



LEGENDA

- | | | | |
|--|-------------------------|--|--------------------------|
| | ŘEŠENÉ ÚZEMÍ | | ČERVENĚ DOTČENÉ PARCELY |
| | PŘÍSTAVBA OBJEKTU | | OSTATNÍ PARCELY |
| | STAVEBNÍ ÚPRAVY OBJEKTU | | DEMOLICE OBJEKTU |
| | | | NOVÉ AREÁLOVÉ KOMUNIKACE |

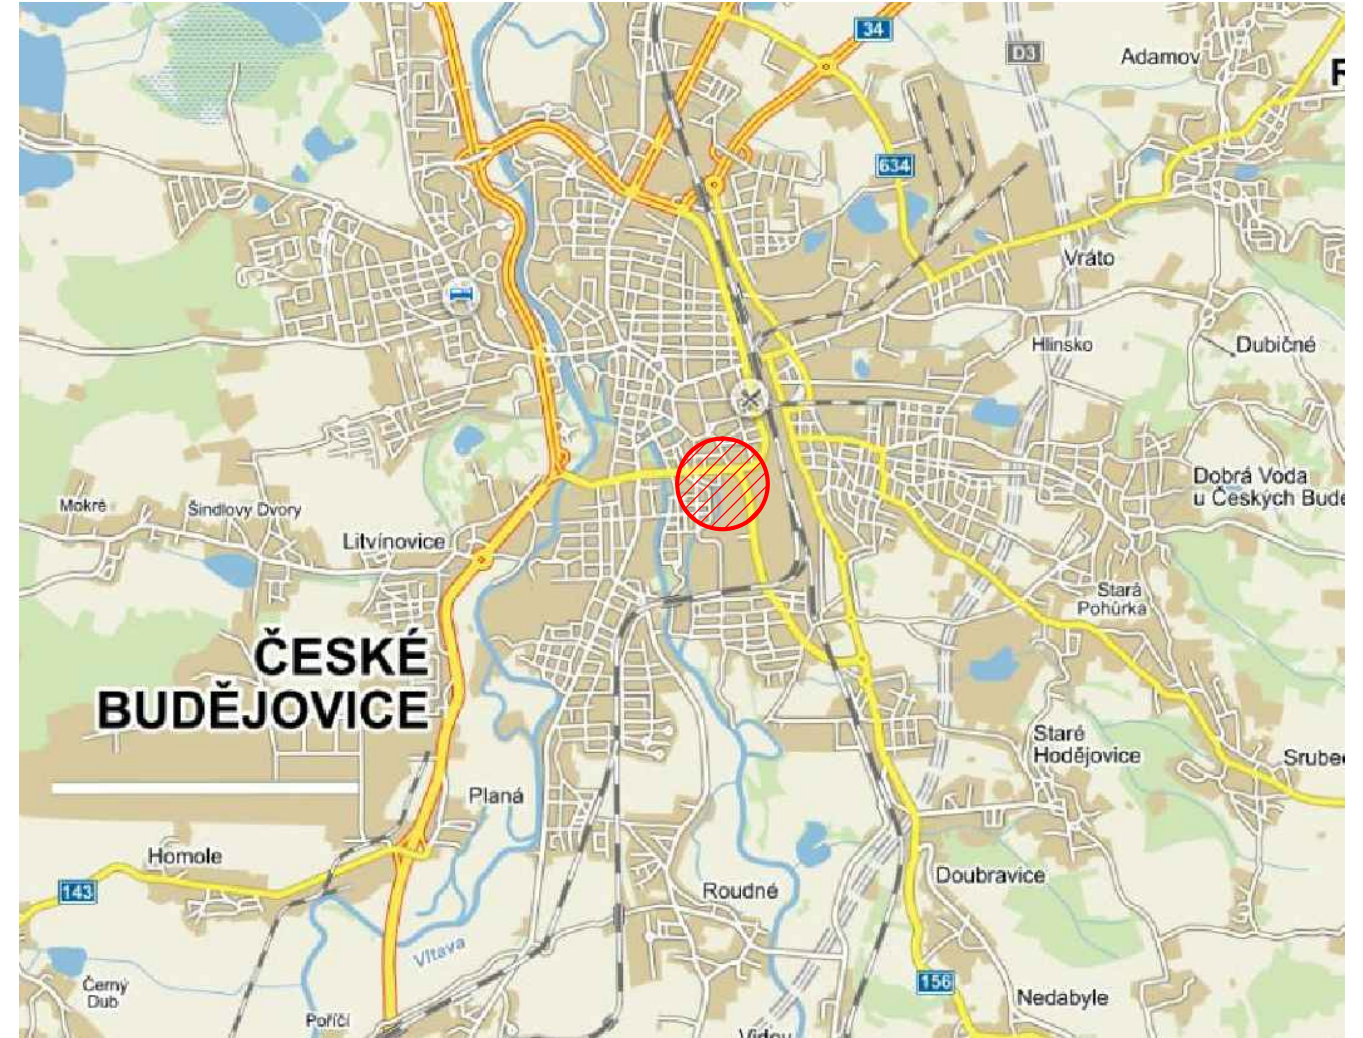

b	Změna :	Provedl :	Obje	Datum :	
a	Změna :	Provedl :	Obje	Datum :	
±0,000 = 389,950 m n.m.					
Vypracoval: Ing. Michna Ondřej		Akce: TR ČB STŘED - VÝSTAVBA R 110 kV + TR		Číslo výkresu: C.1	
Přezkoumal: Ing. Juřina Pavel					
Schválil: Ing. Matuška Marcel		Objekt: C - SITUAČNÍ VÝKRESY			
 OMEXOM GA Energo s.r.o. Na Střílně 1929/8 323 00 Plzeň - Bolevec tel. +420 377 303 111		Objednatel: E.ON Česká republika, s.r.o. F.A. Gerstnera 2151/6 370 01 České Budějovice		Číslo zakázky: 504015201501	
				Stupeň PD: TD	
		Název dokumentace: SITUAČNÍ VÝKRESY SITUACE ŠIRŠÍCH VZTAHŮ		Datum: 06 / 2020	
				Formát: 2 x A4	Měřítko: 1 : 500
				Archivní číslo: 504015201501-004	