


ŘEZ 10-10'  
AEA01

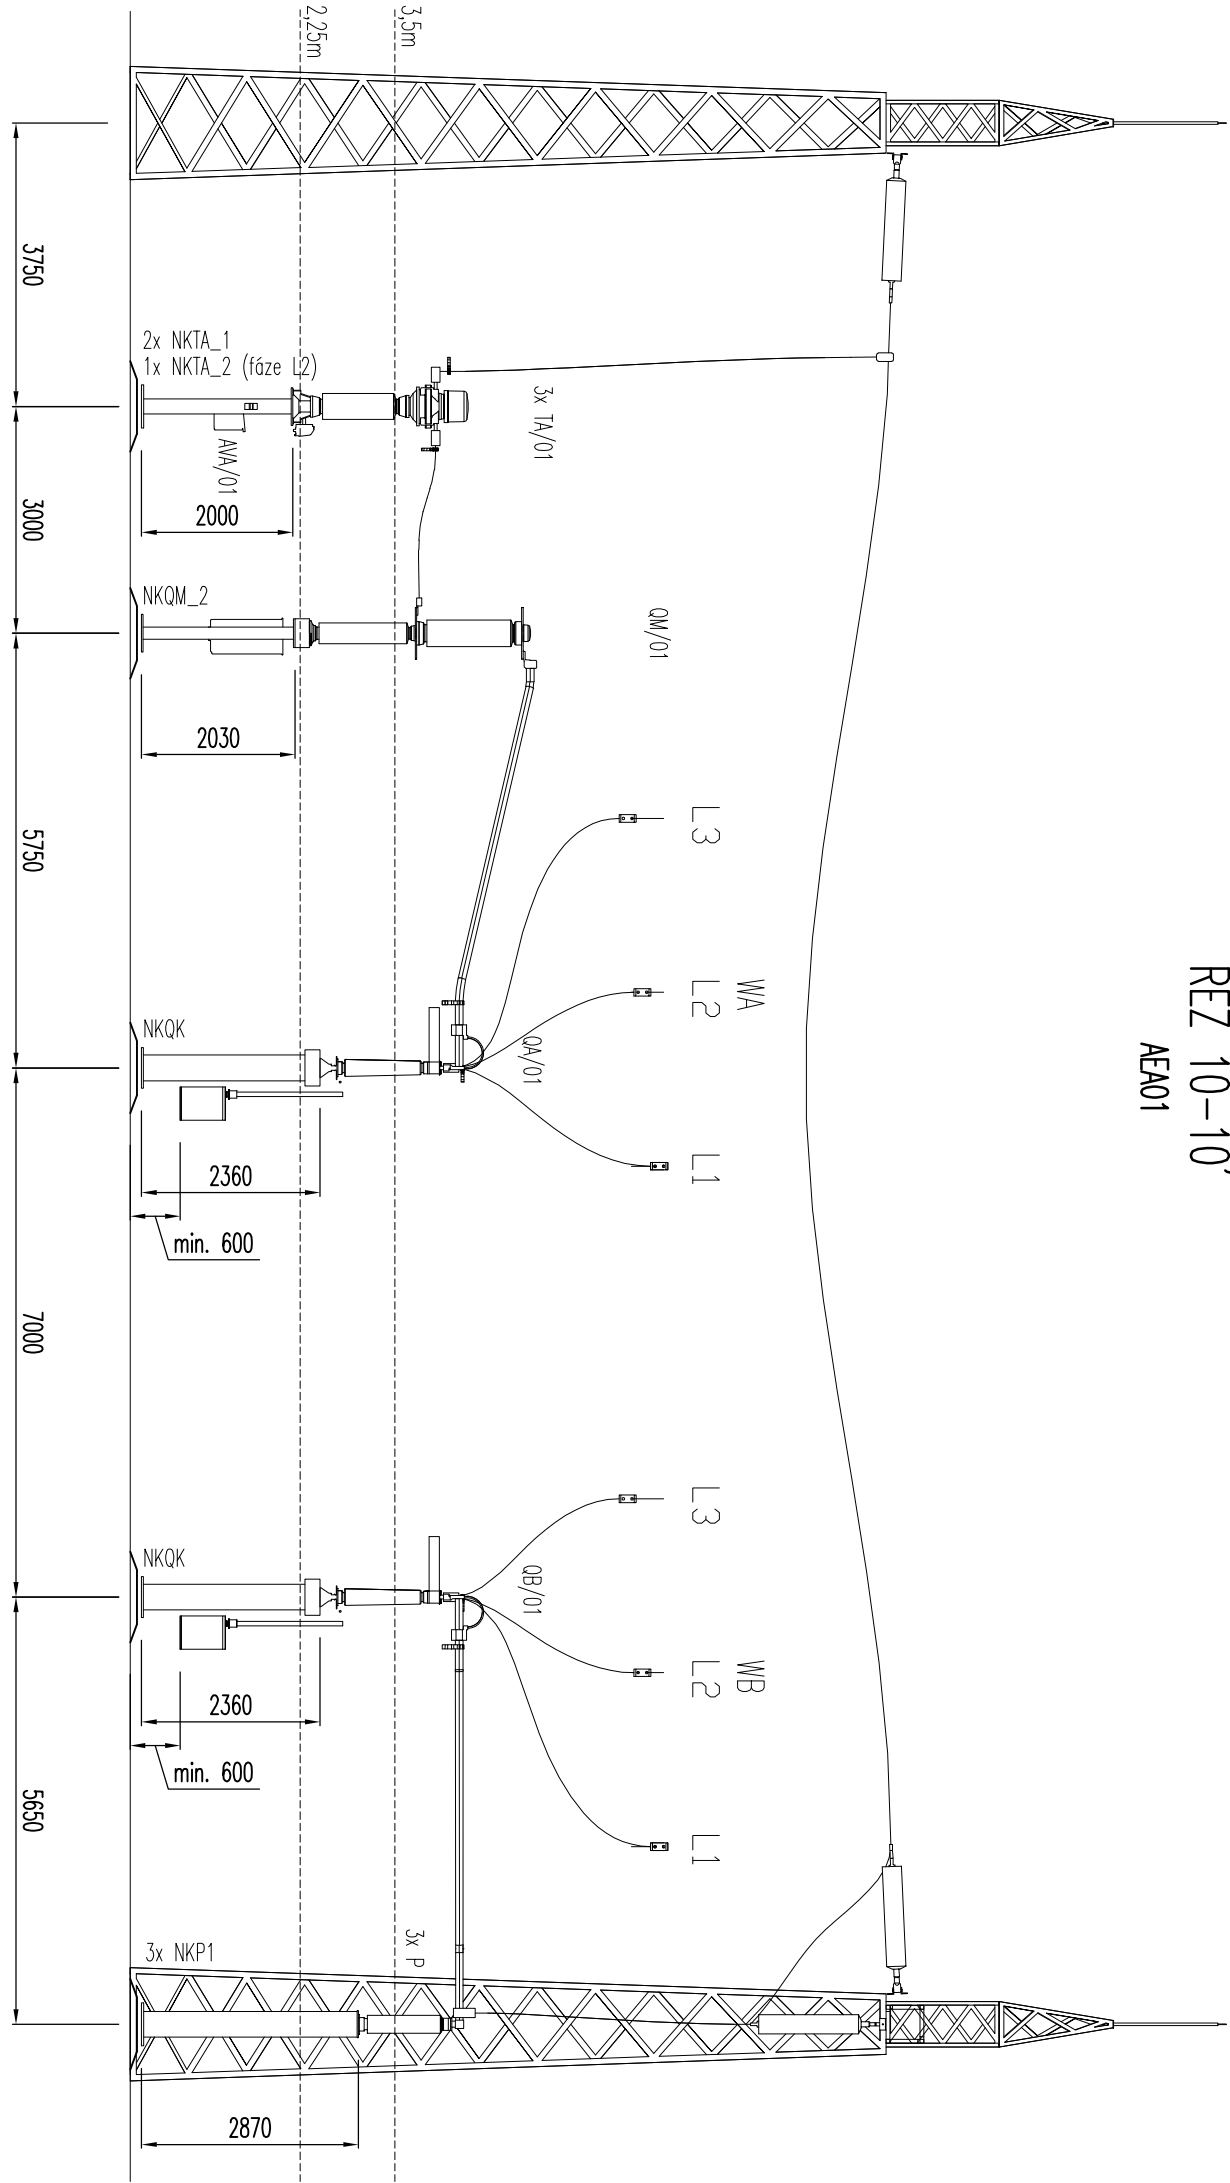

## POZNÁMKA

- DLE ČSN EN 61936-1 MUSÍ BÝT DODRŽENA VZDÁLENOST VŠECH ŽIVÝCH ČÁSTÍ OD TERÉNU 3,35m A MEZI ŽIVÝMI ČÁSTIMI A ZEMÍ 1,1m. OBZVLÁŠTĚ JE TUTO VZDÁLENOST NUTNĚ OHLEDAT MEZI TRUBKOU VEDOUcí MEZI QB A OM A AFE LANEM STEJNÉ FÁZE VEDOUcIM MEZI QA A PŘÍPOJNICí. TRUBKY MEZI OM A QB A AFE LANÁ MEZI QA A PŘÍPOJNICí MUSÍ BÝT ZHOToVITELEM STAVBY DLE PoTŘEBY VYTVAROVÁNY A INSTALOVÁNY TAK, ABY ZDE BÝLY DOSKOKOVÉ VZDÁLENOSTI BEZPEČNĚ ZAJIŠŤOVÁNY.
- DISPOZICíNí UMÍSTĚNí ŘEZU JE NAZNAČENO NA VÝKRESE "PŮDORYS TECHNOLOGIE R110kV".
- STAVAJÍCí TECHNOLOGIE JE KRESLENA ČÁRKOVÁNĚ
- VEŠKERĚ OVLÁDÁCí A PROPOJOVÁCí SKŘÍŇ MUSÍ BÝT UMÍSTĚNÝ SVOU SPoDní HRANOU MíN. 600mm NÁD ÚROVŇí TERÉNU.

LEGENDA ZNAČENÍ	
OZNAČENÍ	NÁZEV
WA, WB	HLAVNÍ PŘÍPOJNICE
L1, L2, L3	OZNAČENÍ FÁZÍ
QA, QB	KÝLOVÝ ODPŮJOVÁČ
P	PODPĚRNÝ IZOLÁTOR 110kV
OM	VÝKONOVÝ VYPÍNAČ
TA	PŘÍSTROJOVÝ TRANSFORMÁTOR PROUDU
FVE	SVODIČ PŘEPĚTÍ VN
AVA	PROPOJOVÁCí SVORKOVÁ SKŘÍŇ PTP
NKQK	POK POD KÝLOVÝ ODPŮJOVÁČ
NKOM	POK POD VÝKONOVÝ VYPÍNAČ
NKTA	POK POD PTP
NKFPV	POK POD SVODIČ PŘEPĚTÍ
NKP1	POK POD PODPĚRNÝ IZOLÁTOR

D			
C			
B			
A			
INDEX REVIZE	POPIS REVIZE	DATUM	JMÉNO
NÁZEV AKCE	TR BLANSKO - ROZŠÍŘENÍ R110kV, DOPLNĚNÍ T103	Č. STAVBY: 1020002620	
STAVEBNÍK	EGD, a.s., LIDICKÁ 1873/36, 602 00 BRNO	Č. OBJ.: 4501338395	
STATUS/STUPEŇ	DOKUMENTACE PRO PROVÁDĚNÍ STAVBY (DPS)		
ČÁST	D.2 DOKUMENTACE TECHNIcKÝCH A TECHNOLOGICKÝCH ZAŘÍZENÍ		
ZHOT. DOKUMENTACE	OMEXOM GA Energy s.r.o., NA STŘÍLNĚ 1929/8, 323 00 PLZEŇ-BOLEVEc	<b>eg.d</b>	
KONTAKTNÍ OSOBA	Ing. MARCEL MATUŠKA, marcelmatushka@gaenergy.cz		
ARCHIVNÍ ČÍSLO	505020100501-334	<b>OMEXOM</b>	
ZOD. PROJEKTANT	ING. MILAN LETEV		
VYPRACOVAL	ING. ROMAN BURŠÍK	DATUM: 01-2021	
KONTROLOVAL	ING. MILAN LETEV		
MÍSTO STAVBY	TR 110/22 KV BLANSKO, Brněnská, 678 01 Blansko	KóD LOKALITY: BK	
SO/PS	PS09 - ROZVODNA 110 KV-, TECHNOLOGIE		
MAJETKOVÁ TŘÍDA	CZD00038	MĚŘÍTKO: M 1:100	
Druh DOKUMENTU	ŘEZ		
NÁZEV DOKUMENTU	PODÉLNĚ ŘEZy TECHNOLOGIE ŘEZ 9-9', 10-10'	FORMÁT: A4	
		LIST/CELKEM: 1/1	
		ARCHIVNÍ ČÍSLO EGD:	

AUTORIZACE: