


LEGENDA MÍSTNOSTÍ:

OZNAČENÍ	ÚČEL MÍSTNOSTI
A0101	CHODBA – VSTUP
A0102	CHODBA
A0103	SCHODIŠTĚ
A0104	ROZVODNA 22 kV
A0105	SKLAD
A0106	STANIČNÍ BATERIE
A0107	SKLAD
A0108	TRANSFORMÁTOR T21
A0109	KABELOVÁ STOUPAČKA

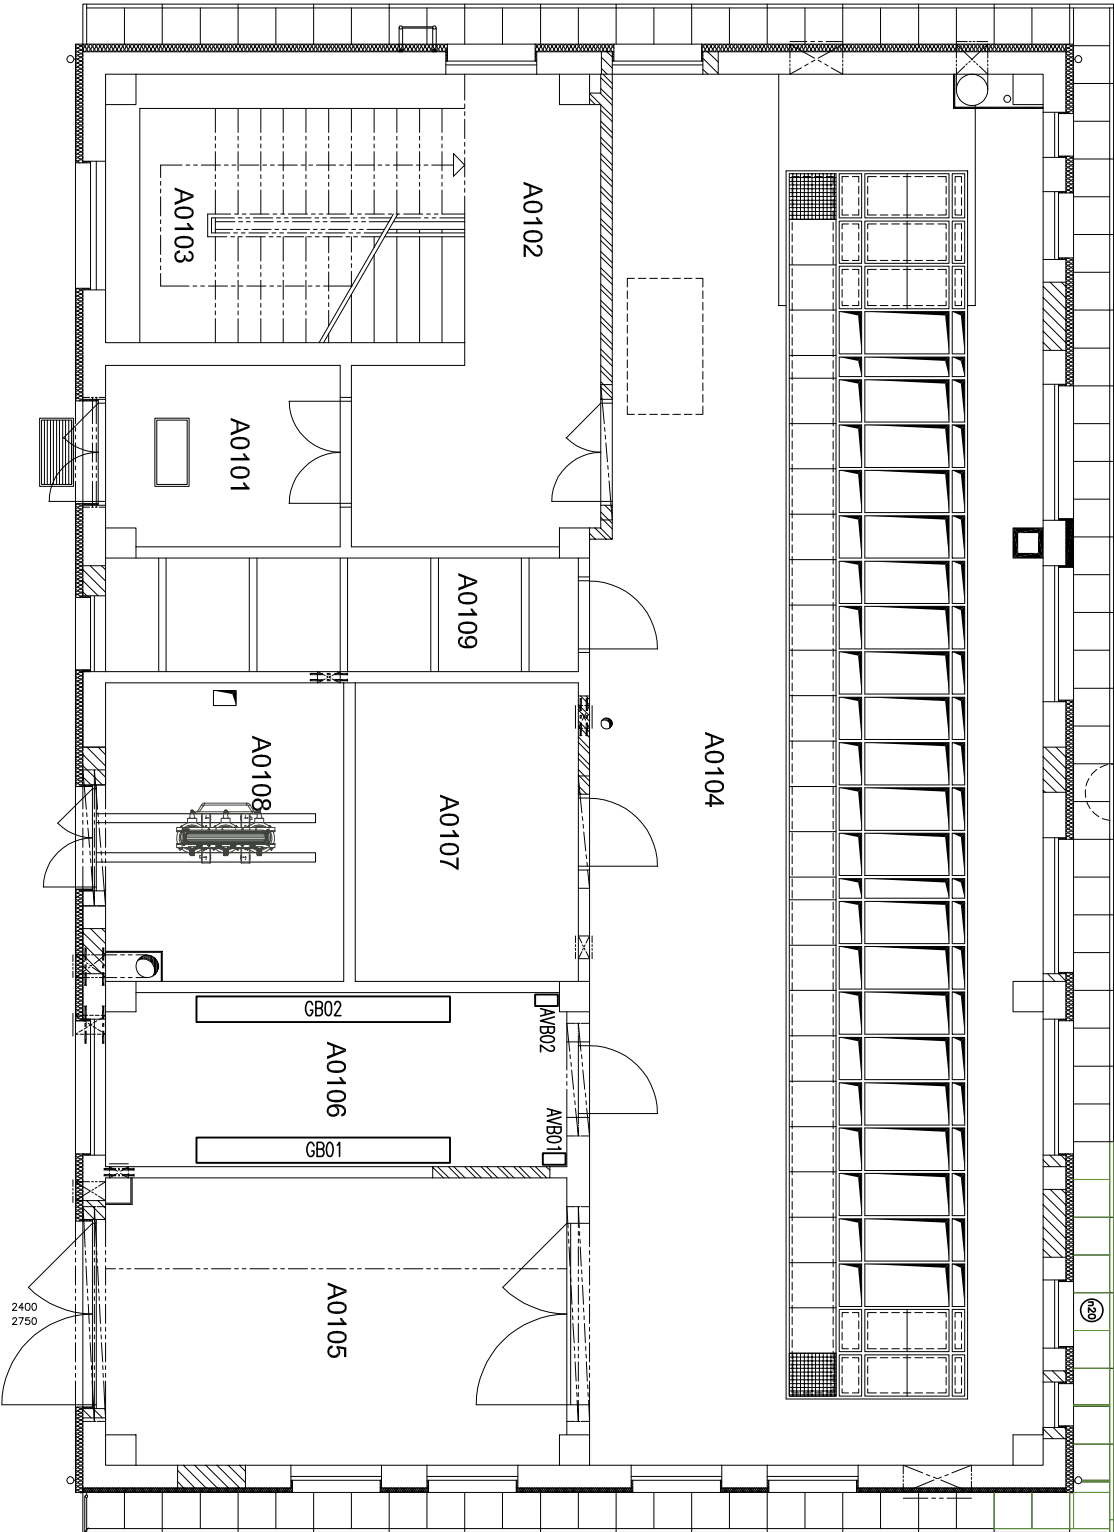

POZNÁMKA:

Nové zkratovací soupravy a nosítká budou uloženy ke stávajícím ochranným a pracovním pomůckám do stávajícího skladu příslušného zařízení (místnosti A0105 a A0107)

D			
C			
B			
A			
INDEX REVIZE	POPIS REVIZE	DATUM	JMÉNO
NÁZEV AKCE	TR BLANSKO - ROZŠÍŘENÍ R110KV, DOPLNĚNÍ T103	Č. STAVBY: 1020002620	
STAVEBNÍK	EG.D, a.s., LIDICKÁ 1873/36, 602 00 BRNO	Č. OBJ.: 4501338395	
STATUS/STUPĚŇ	DOKUMENTACE PRO PROVÁDĚNÍ STAVBY (DPS)		
ČÁST	D.2 DOKUMENTACE TECHNICKÝCH A TECHNOLOGICKÝCH ZAŘÍZENÍ		
ZHOT. DOKUMENTACE	OMEXOM GA Energo s.r.o., NA STŘÍLNĚ 1929/8, 323 00 PLZEŇ-BOLEVEC		
KONTAKTNÍ OSOBA	Ing. MARCEL MATUŠKA, marcel.matuska@ggaenergo.cz		
ARCHIVNÍ ČÍSLO	505020100501-502		
ZOD. PROJEKTANT	ING. MILAN LETEV	DATUM: 07-2021	
VYPRACOVAL	ING. ROMAN BURŠÍK	ČÍSLO VÝK/DOK:	
KONTROLOVAL	ING. MILAN LETEV	D.2 b) - 01	
MÍSTO STAVBY	TR 110/22 KV BLANSKO, Brněnská, 678 01 Blansko	KÓD LOKALITY: BK	
SO/PS	PS80 - OCHRANNÉ A PRACOVNÍ POMŮCKY	MĚŘÍTKO: M 1:100	
MAJETKOVÁ TŘÍDA	CZD000038	FORMÁT: 2xA4	
DRUH DOKUMENTU	PŮDORYS	LIST/CELKEM: 1/1	
NÁZEV DOKUMENTU	Dispozice umístění pomůcek - BSP	ARCHIVNÍ ČÍSLO EG.D:	