

LEGENDA:


- Projektované kabelové vedení VVN/EGD
- Stáv. kabelové vedení NN EGD
- Stáv. kabelové vedení VVN EGD
- Hranice ochranného pásma kabelu 110 kV EGD
- Stáv. sdělovací vedení EGD
- BKOM kabelové vedení
- BKOM PŘEDPOKLADANÁ PŘELOŽKA STAVBY EGD
- GasNet plynová MTL
- GasNet plynová STL
- Šachta průřezu - dožádná EGD starba
- Kabelová spojka VVN EGD starba
- Hranice parcel
- Ústřední parcely

878/56

POZNAMKY:

- SOUBĚH SE SÍŤÍ BKOM NA P.Č. 439.
- PODEL UL. REISSIGOVA, MEZI UL. PODEBRADOVA A STEFANIKOVA.
- OBNAŽENÉ BĚHEM VÝKOPOVÝCH PRÁCI KABELY BKOM BUDOU VYVĚŠENÉ A CHRÁNĚNÉ PROTI MECHANICKÉMU POŠKOZENÍ.
- BĚHEM ZÁSTUPY BUDE PŘEVÁŽENO ZÁSTUPCE BKOM K PROTOKOLÁRNÍMU PŘEVZETÍ.
- SÍŤ BKOM, DOTČENÉ STAVBOU BUDOU ULOŽENÉ DO DÉLENÝCH CHRANIČEK A GEODETICKY ZAMĚŘENÉ.
- PŘEDÁNÍ SPRÁVCÍM BKOM V PROVEDENÍ V SOULADU SE STANDARDEM BKOM.
- PŘÍPADNÉ POŠKOZENÍ INDUKČNÍCH SMYČEK A JEJICH OBNOVENÍ BUDE PROJEDNÁNO V SOULADU S VYJÁDŘENÍM Č. BKOM/25222/2019 A BUDE SOUČÁSTÍ ROPOČTU STAVBY EGD.
- PŘELOŽKA KABELŮ BKOM (ca 50m) BUDE PROJEDNÁNA V SOULADU S VYJÁDŘENÍM Č. BKOM/25222/2019 A BUDE SOUČÁSTÍ ROPOČTU STAVBY EGD.

PŘÍČNÝ ŘEZ

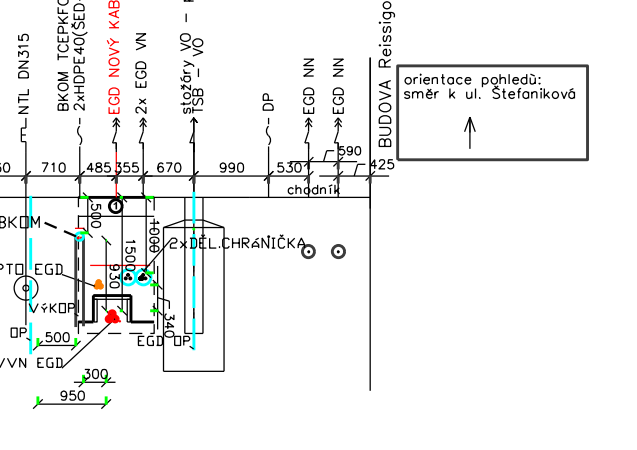

878/56

D			
C			
B			
A			
INDEX REVIZE	POPIS REVIZE	DATUM	JMÉNO
NÁZEV AKCE	TR 110/22 kV Brno-sever (Klusáčkova)	Č. STAVBY:	
STAVEBNÍK	EGD, a.s., LIDICKÁ 1873/36, 602 00 BRNO	Č. OBJ.:	
STATUS/STUPĚŇ	DOKUMENTACE PRO PROVÁDĚNÍ STAVBY (DPS)		
ČÁST	D.2 Dokumentace technických a technologických zařízení		
ZHOT. DOKUMENTACE	Union Grid s.r.o., Václavské náměstí 846/1, 110 00 Praha 1		
KONTAKTNÍ OSOBA	Karel Klein, K.Klein@uniongrid.cz, tel.: +420 702 220 963		
ARCHIVNÍ ČÍSLO		DATUM: 01-2022	
ZOD. PROJEKTANT	Ing. levgen Liefuchyj	ČÍSLO VÝK/DOK:	
VYPRACOVAL	Ing. levgen Liefuchyj	D.2 b) - 40	
KONTROLOVAL	Karel Klein	KÓD LOKALITY: BNS	
MÍSTO STAVBY	TR 110/22 kV, BRNO-SEVER	MĚŘÍTKO: 1:100	
SO/PS	SPOLEČNÁ ČÁST	FORMÁT: 7x44	
MAJETKOVÁ TŘÍDA	CZ000003	LIST/CELKEM: 1/1	
DRUH DOKUMENTU	DETAIL	ARCHIVNÍ ČÍSLO EGD:	
NÁZEV DOKUMENTU	SITUACE REISSIGOVA 2. KABEL VVN, sítě BKOM a GasNet		

Soubor: SITkoordBKOM1