


Technical drawing of a window frame with dimensions and callouts:

- Overall width: 1200
- Overall height: 900
- Top callout (1): 200
- Left callout (5): 700
- Bottom callout (A): 200
- Right callout (A): 200
- Text: otvor pr. 100mm v šacht. dnu

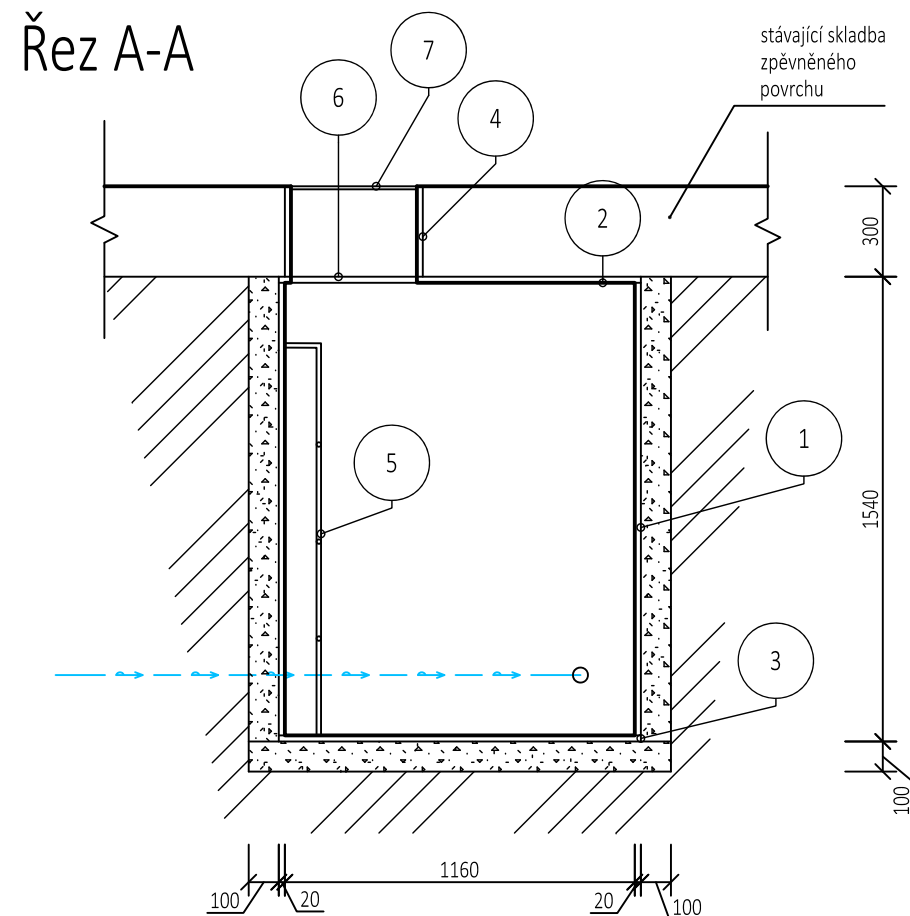

- 1- SEGMENT ŠACHTY 1320*1060*500
- 2- ŠACHTOVÉ VÍKO S OTVOREM 600*600
- 3- ŠACHTOVÉ DNO S ODV. OTVOREM pr. 100mm
- 4- ŠACHTOVÁ NÁSTAVBA S POKLOPEM
- 5- OCELOVÝ ŽEBŘÍK
- 6- POKLOP DŘEVĚNÝ LEHKÝ
- 7- POKLOP STUDNIČNÍ "B"

D			
C			
B			
A			
INDEX REVIZE	POPIS REVIZE	DATUM	JMÉNO
NÁZEV AKCE	TR 110/22 kV Brno-sever, Klusáčkova	Č. STAVBY: 00102002130	
STAVEBNÍK	EG.D, a.s., LIDICKÁ 1873/36, 602 00 BRNO	Č. OBJ.: 4501221360	
STATUS/STUPEŇ	DOKUMENTACE PRO PROVÁDĚNÍ STAVBY (DPS)		
ČÁST	Část dle vyhl. č. 499/2006 Sb. ve znění pozdějších předpisů		
ZHOT. DOKUMENTACE	Union Grid s.r.o., Václavské náměstí 846/1, 110 00 Praha 1	 <small>Číslo Výkresová náčrtí 04/1 100 00 Praha 1</small> <small>Středisko Brno Výkresová 03/02 602 00 Brno</small>	
KONTAKTNÍ OSOBA	Karel Klein, K.Klein@uniongrid.cz, tel.: +420 702 220 963		
ARCHIVNÍ ČÍSLO			
ZHOT. DOKUMENTACE	PROJEKT STAVBY s.r.o., Antonínův Důl 106, Jihlava, 58601		
KONTAKTNÍ OSOBA	Ing. Aleš Sedláček, info@projekt-stavby.cz, tel.: 777 871406		
ARCHIVNÍ ČÍSLO			
ZOD. PROJEKTANT	Ing. Aleš Sedláček	DATUM: 01/2022	
VYPRACOVAL	Ing. Aleš Sedláček	ČÍSLO VÝK/DOK:	
KONTROLOVAL	Michal Kahoun	D.1.1 b) – 04	
MÍSTO STAVBY	TR 110/22 kV Brno-sever, Klusáčkova, BNS	KÓD LOKALITY: BNS	
SO/PS	PS(SO) 71 – VODOVODNÍ PŘÍPOJKA	MĚŘÍTKO: M 1:25	
MAJETKOVÁ TŘÍDA	CZD00026	FORMÁT: 2xA4	
DRUH DOKUMENTU	PŮDORYS, ŘEZ	LIST/CELKEM: 1/1	
NÁZEV DOKUMENTU	VODOMĚRNÁ ŠACHTA STÁVAJÍCÍ STAV	ARCHIVNÍ ČÍSLO EG.D:	

Soubor: S071-D.1.1B)-04-STÁVAJÍCÍ VODOMĚRNÁ ŠACHTA.DWG