



PŮDORYS VN01, KS: 1 M 1:25

VÝZTUŽ ROHŮ ŠACHTY PREVÁZÁNÍ SÍTOVÍN V ROZÍCH


VÝKAZ VÝZTUŽE PRO JEDNÚ ŠACHTU

Pol	Profil	Delka [mm]	ks	50		
				6	8	10
1	50 6	250	16	4.0		
2	50 8	900	32		28.8	
3	50 10	1000	60			60.0
4	50 8	1050	128		134.4	
5	50 10	BM	-			32.0
CELKOVÁ DELKA [m]				4.0	163.2	92.0
HMOTNOST [kg]				0.9	64.4	56.7
CELKOVÁ HMOTNOST [kg]						122.0


Výkaz Sítí pro jednu šachtu					
Číslo sítě	Typ	Rozměry [m]		Počet [ks]	Plocha
S1	AQ80	2.9	1.70	1	4.9300
S2	AQ80	1.7	1.70	1	2.8900
5xS3	AQ80	1.7	0.55	1	4.6750
CELKEM				m ²	12.4950
				kg/m ²	7,9
				kg	98.7105

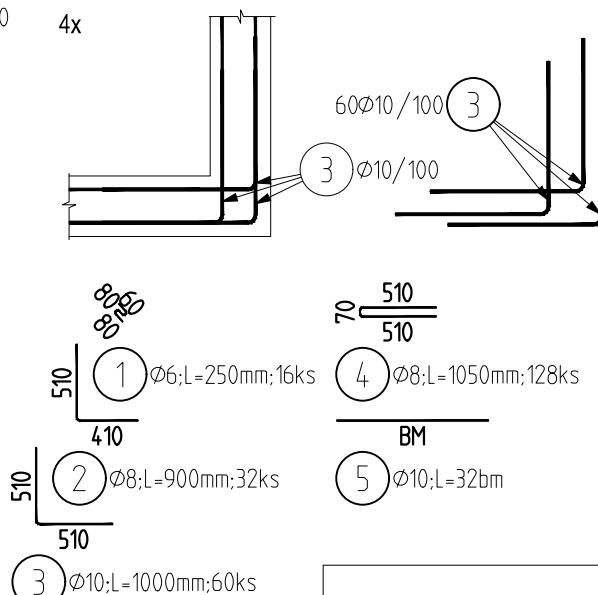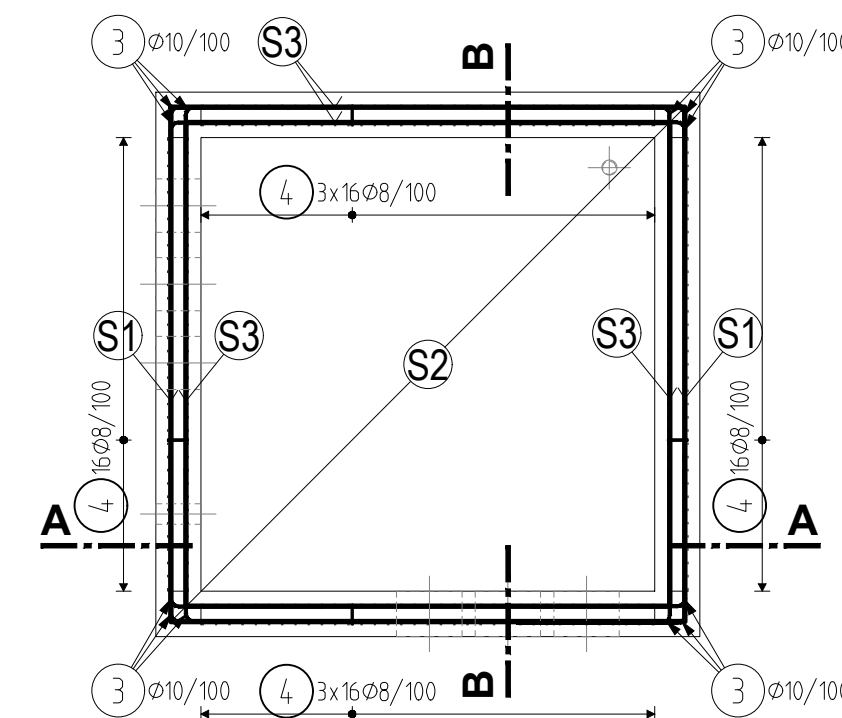

ŘEZ A - A

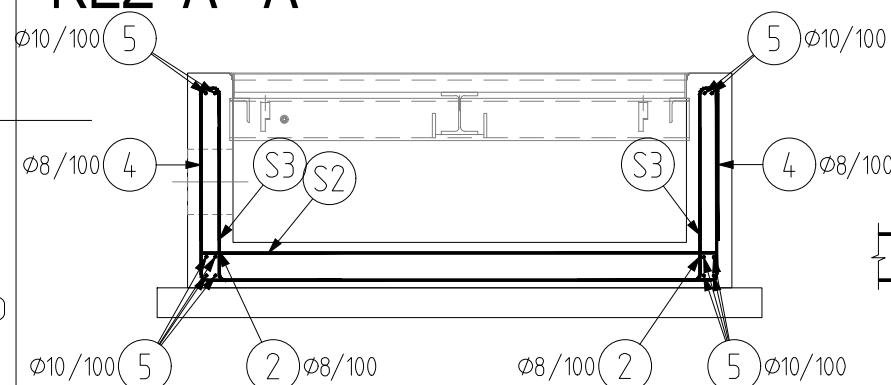

ŘEZ B - B

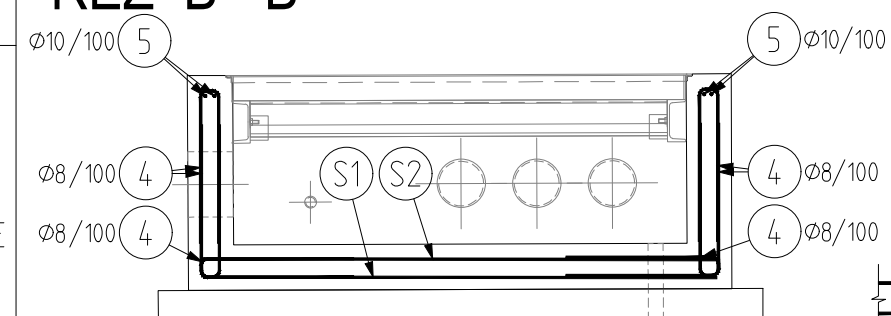

POZNÁMKY KE VN01:

- BETÓNOVAT NA VRSTVU PODKLADNÍHO BETONU
- PŘED BETONÁŽÍ STĚN OŠETŘIT STYKOVOU PLOCHU SE SPODNÍ DESKOU
- PO VYBETONOVÁNÍ STĚN VYHLADIT HORNÍ POVRCH HLADÍTKEM
- PŘED BETONÁŽÍ UŘEZAT VÝZTUŽ ZASAHOJÍCÍ DO OTVORŮ
- BETONOVÉ KONSTRUKCE VIDITELNÉ A NA STYKU SE VZDUCHEM BUDOU OPATŘENY HYDROFOBNÍM IMPREGNAČNÍM NÁTĚREM TŘÍDY II dle EN 1504
- PLASTOVÁ HDPE TRUBKA Ø200/175mm - 3 VSTUPY + Ø160mm -3VSTUPY + Ø40mm - 1VSTUP Ø50mm - 1VSTUP PRE ODTOK

BETON: C25/30- XC2(CZ)- CI 0,4- Dmax 8
PODKLADNÍ BETON C16/20 - X0 - CI 1,0 - Dmax 16
VÝZTUŽ: 10505(R)
KŘYTÍ VÝZTUŽE: 50mm
STYKOVÁNÍ KARI SÍTÍ: min 3 OKA nebo min 400 mm

1,04 m3
0,40 m3

AUTORIZACE:

D			
C			
B			
A			
INDEX REVIZE	POPIS REVIZE	DATUM	JMÉNO
NÁZEV AKCE	TR Domoradice - modernizace	Č. STAVBY:102 0002 640	
STAVEBNÍK	EG.D, a.s., LIDICKÁ 1873/36, 602 00 BRNO	Č. OBJ.: 450 139 6767	
STATUS/STUPEŇ	DOKUMENTACE PRO STAVEBNÍ POVOLENÍ (DSP)	eg·d	
ČÁST	D.1 DOKUMENTACE STAVEBNÍHO NEBO INŽENÝRSKÉHO OBJEKTU		
ZHOT. DOKUMENTACE	SPIE Elektrovod, a.s. odštěpný závod Brno; Traťová 1, 61900 Brno	SPIE	
KONTAKTNÍ OSOBA	Ing. LIBOR PEK, libor.pek@spieelv.cz		
ARCHIVNÍ ČÍSLO	221 20 142	DATUM: 12-2021	
ZOD. PROJEKTANT	Ing. PAVEL SCHELLE		
VYPRACOVAL	Ing. LINDA KÁČEROVÁ	ČÍSLO VÝK/DOK: D.1.31 b) - 07	
KONTRLOVAL	Ing. PETER SZEGEDI		
MÍSTO STAVBY	TR Domoradice	KÓD LOKALITY: DOM	
SO/PS	SO 31 - ROZVODNA 110 KV - STAV. ČÁST	MĚŘÍTKO: M 1:25	
MAJETKOVÁ TŘÍDA	CZD00016	FORMÁT: 2xA4	
DRUH DOKUMENTU	PŮDORYS	LIST/CELKEM: 1/1	
NÁZEV DOKUMENTU	KABELOVÁ ŠACHTA - VÝZTUŽ VN01	ARCHIVNÍ ČÍSLO EG.D:	

Soubor: S031 - DOMORADICE_V10 - KOMORY VN_VYSTUZ.DWG