




PŮDORYS K14, KS: 1
M 1:25

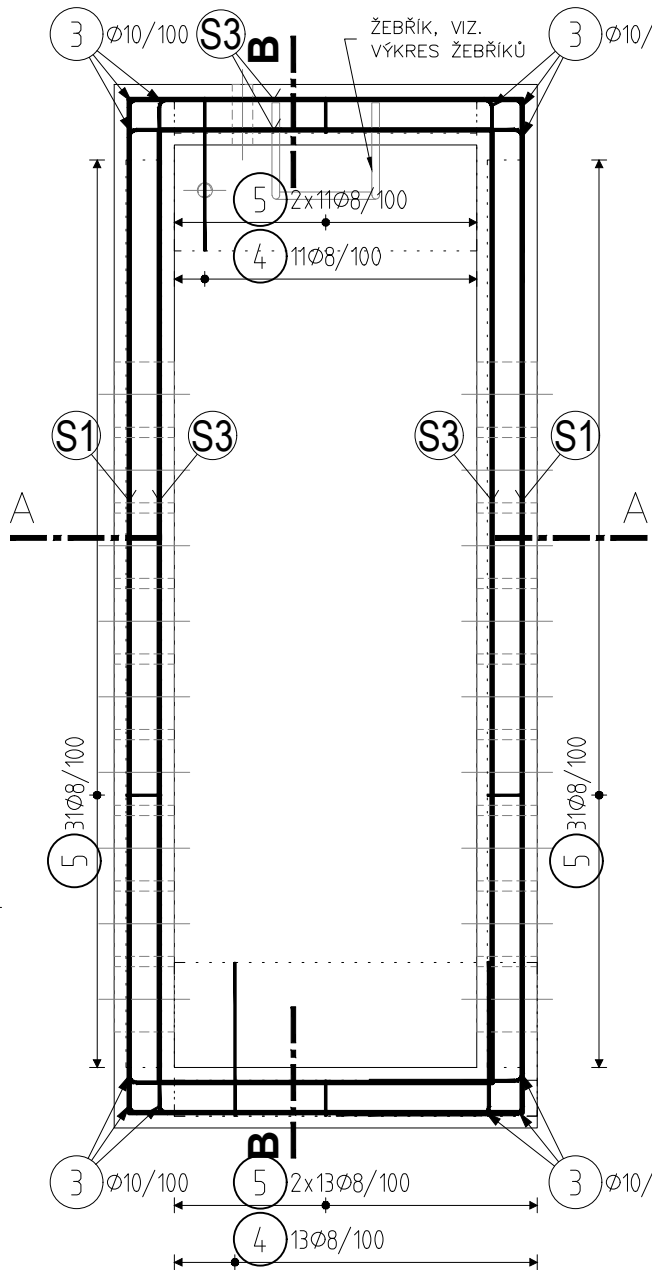


VÝZTUŽ ROHŮ ŠACHTY
PREVÁZÁNÍ SÍTOVIN V ROZÍCH

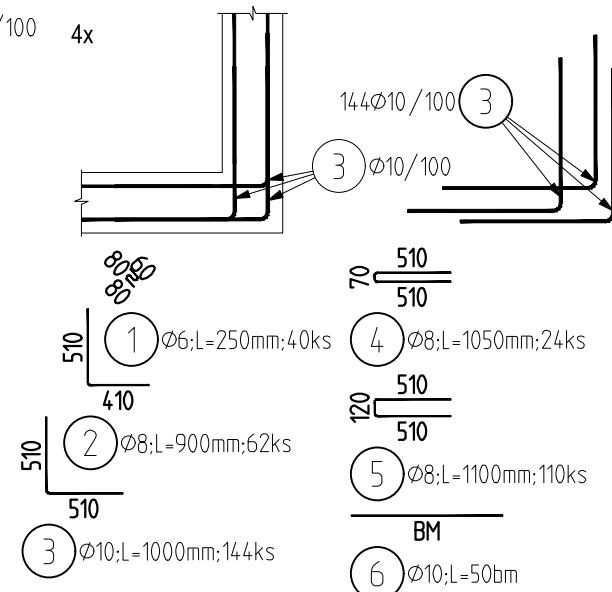

ŘEZ A - A

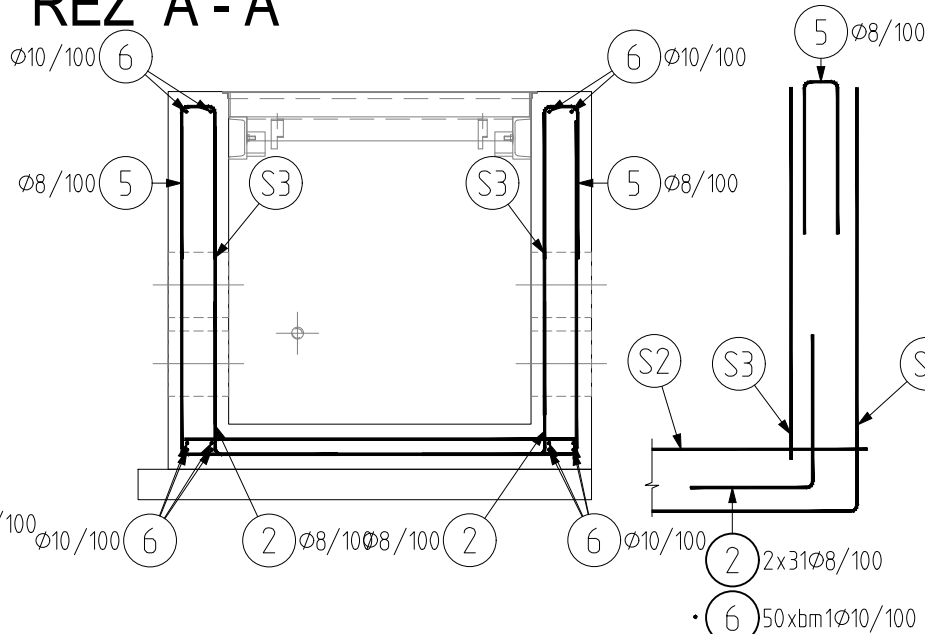

ŘEZ B - B

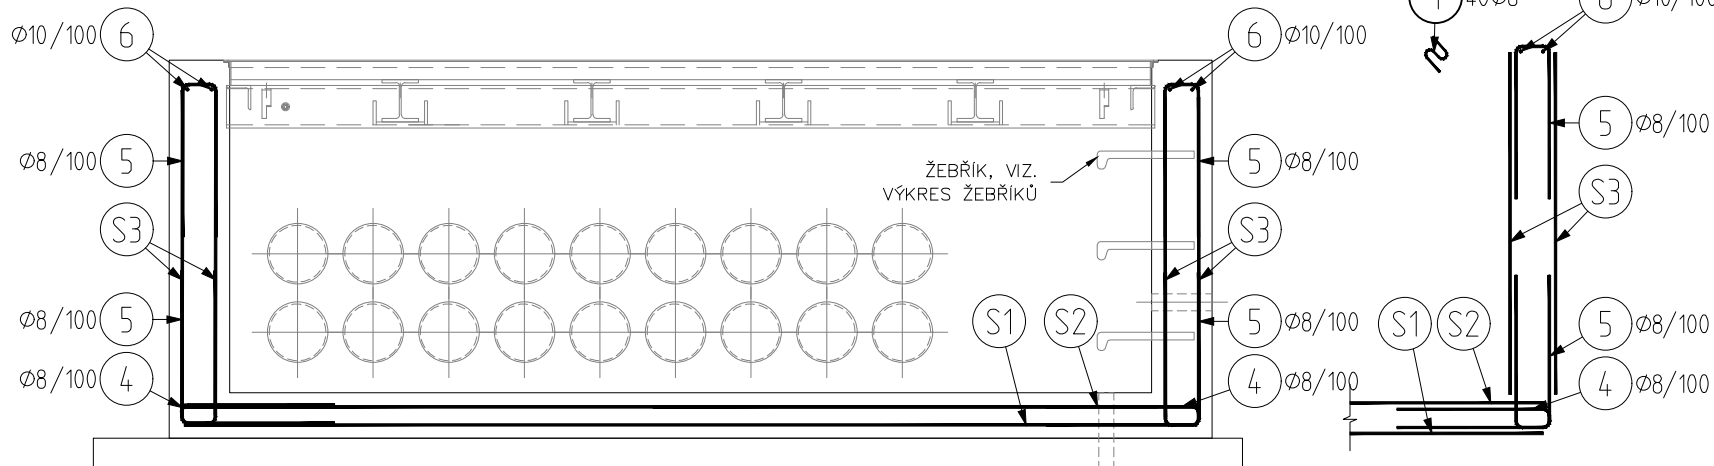

VÝKAZ VÝZTUŽE PRO JEDNÚ ŠACHTU

Pol	Profil	Delka [mm]	ks	50		
				6	8	10
1	50	6	250	40		
2	50	8	900	62	55.8	
3	50	10	1000	144		144.0
4	50	8	1050	24	25.2	
5	50	8	1100	110	121.0	
6	50	10	BM	-		50.0
CELKOVÁ DELKA [m]				10.0	202.0	194.0
HMOTNOST [kg]				2.2	79.7	119.6
CELKOVÁ HMOTNOST [kg]				201.5		

Výkaz Sítí pro jednu šachtu					
Číslo sítě	Typ	Rozměry [m]		Počet [ks]	Plocha
S1	AQ80	3.6	3.35	1	12.0600
S2	AQ80	3.6	1.30	1	4.6800
2xS3	AQ80	1.3	1.15	1	2.9900
4xS4	AQ80	3.35	1.15	1	pl
CELKEM				m ²	19.7300
				kg/m ²	7,9
				kg	155.8670

POZNÁMKY KE K14:

- BETÓNOVAT NA VRSTVU PODKLADNÍHO BETONU
- PŘED BETONÁŽÍ STĚN OŠETŘIT STYKOVOU PLOCHU SE SPODNÍ DESKOU
- PO VYBETONOVÁNÍ STĚN VYHLADIT HORNÍ POVRCH HLADÍTKEM
- PŘED BETONÁŽÍ UŘEZAT VÝZTUŽ ZASAHOJÍCÍ DO OTVORŮ
- BETONOVÉ KONSTRUKCE VIDITELNÉ A NA STYKU SE VZDUCHEM BUDOU OPATŘENY HYDROFOBNÍM IMPREGNAČNÍM NÁTĚREM TŘÍDY II dle EN 1504
- PLASTOVÁ HDPE TRUBKA Ø200/175mm - 36 VSTUPŮ + Ø40mm - 1VSTUP Ø50mm - 1VSTUP PRE ODTOK

BETON: C25/30- XC2(CZ)- CI 0,4- Dmax 8 2,68 m3

PODKLADNÍ BETON C16/20 - X0 - CI 1,0 - Dmax 16 0,57 m3

VÝZTUŽ: 10505(R)

KŘYTÍ VÝZTUŽE: 50mm

STYKOVÁNÍ KARI SÍTÍ: min 3 OKA nebo min 400 mm

AUTORIZACE:

D			
C			
B			
A			
INDEX REVIZE	POPIS REVIZE	DATUM	JMÉNO
NÁZEV AKCE	TR Domoradice - modernizace	Č. STAVBY:102 0002 640	
STAVEBNÍK	EG.D, a.s., LIDICKÁ 1873/36, 602 00 BRNO	Č. OBJ.: 450 139 6767	
STATUS/STUPEŇ	DOKUMENTACE PRO STAVEBNÍ POVOLENÍ (DSP)	eg·d	
ČÁST	D.1 DOKUMENTACE STAVEBNÍHO NEBO INŽENÝRSKÉHO OBJEKTU		
ZHOT. DOKUMENTACE	SPIE Elektrovod, a.s. odštěpný závod Brno; Traťová 1, 61900 Brno	SPIE	
KONTAKTNÍ OSOBA	Ing. LIBOR PEK, libor.pek@spieelv.cz		
ARCHIVNÍ ČÍSLO	221 20 142	DATUM: 12-2021	
ZOD. PROJEKTANT	Ing. PAVEL SCHELLE	ČÍSLO VÝK/DOK:	
VYPRACOVAL	Ing. LINDA KÁČEROVÁ	D.1.31 b) - 31	
KONTRLOVAL	Ing. PETER SZEGEDI		
MÍSTO STAVBY	TR Domoradice	KÓD LOKALITY: DOM	
SO/PS	SO 31 - ROZVODNA 110 KV - STAV. ČÁST	MĚŘÍTKO: M 1:25	
MAJETKOVÁ TŘÍDA	CZD00016	FORMÁT: 3xA4	
DRUH DOKUMENTU	PŮDORYS	LIST/CELKEM: 1/1	
NÁZEV DOKUMENTU	KABELOVÁ ŠACHTA - VÝZTUŽ K14		ARCHIVNÍ ČÍSLO EG.D: