


| POZICE | Ks | NÁZEV | TYP |
|--------|------|-------------------------------|-----------------------------|
| 1 | 25 m | ELEKTROINSTALAČNÍ TRUBKA | 8032HF_FA |
| 2 | 25 | PŘÍCHYTKA ELEKTROINST. TRUBKY | 5332HF_FB |
| 3 | 2 | KRABICE SE SVORKOVNICÍ | KF 2500 B |
| 4 | 2 | PROFIL "L" | L 90x90x7 |
| 5 | 2 | SVÍTIDLO | NYTIA M T5A 11k7 740 (105W) |
| 6 | 1 | STAHOVACÍ PÁSEK | 7,6x200MM ČERNÝ |
| 7 | 1 | TEPLEM SMRŠTITELNÁ TRUBICE | SR3 92-25/1000 |
| 8 | | STĚNA TRAFOSTÁNÍ | |

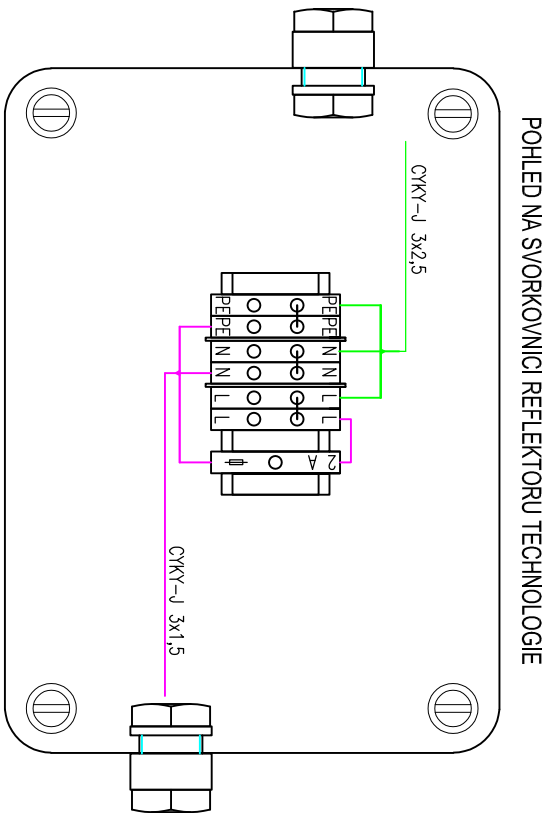

POZNÁMKA:
ZELENÁ – PŘÍVOD
RŮŽOVÁ – VÝVOD DO SVÍTIDLA

POZNÁMKY:

1. PLASTOVOU ODBOČNOU KRABICI A PŘÍCHYTKY PRO TRUBKU UPEVNIT POMOCÍ ŠROUBŮ.

| | | | |
|-------------------|---|-------------------------|-------|
| D | | | |
| C | | | |
| B | | | |
| A | | | |
| INDEX REVIZE | POPIS REVIZE | DATUM | JMÉNO |
| NÁZEV AKCE | TR DOMORADICE - MODERNIZACE | Č. STAVBY: 102 0002 640 | |
| STAVEBNÍK | EG.D, a.s., LIDICKÁ 1873/36, 602 00 BRNO | Č. OBJ.: 450 129 6767 | |
| STATUS/STUPĚŇ | DOKUMENTACE PRO PROVÁDĚNÍ STAVBY (DPS) | | |
| ČÁST | D.2 DOKUMENTACE TECHNICKÝCH A TECHNOLOGICKÝCH ZAŘÍZENÍ | | |
| ZHOT. DOKUMENTACE | SPiE Elektrovod, a.s. odštěpný závod Brno, Třatřová 1, 61900 Brno | | |
| KONTAKTNÍ OSOBA | Ing. LIBOR PEK, libor.pek@spieelv.cz | | |
| ARCHIVNÍ ČÍSLO | 221 20 091 | | |
| ZOD. PROJEKTANT | Ing. PAVEL SCHELLE | DATUM: 08-2021 | |
| VYPRACOVAL | Ing. PETR ŠERÝ | ČÍSLO VÝK/DOK: | |
| KONTROLOVAL | Ing. JAKUB MAŠEK | D.2.37.2 16 | |
| MÍSTO STAVBY | TR 110/22 kV DOMORADICE, Budějovická 63, 381 01 Český Krumlov | KOD LOKALITY: DOM | |
| SO/PS | S037.2 OSVĚTLENÍ TECHNOLOGICKÝCH ČÁSTÍ ROZVODEN | MĚŘÍTKO: 1:25 | |
| MAJETKOVÁ TŘÍDA | CZD00017 | FORMÁT: 2xA4 | |
| DRUH DOKUMENTU | POHLED | LIST/CELKEM: 1/1 | |
| NÁZEV DOKUMENTU | UCHYCENÍ SVÍTIDEL NA STĚNĚ TR | ARCHIVNÍ ČÍSLO EG.D: | |