




PŮDORYS VN02, KS: 1  
M 1:25

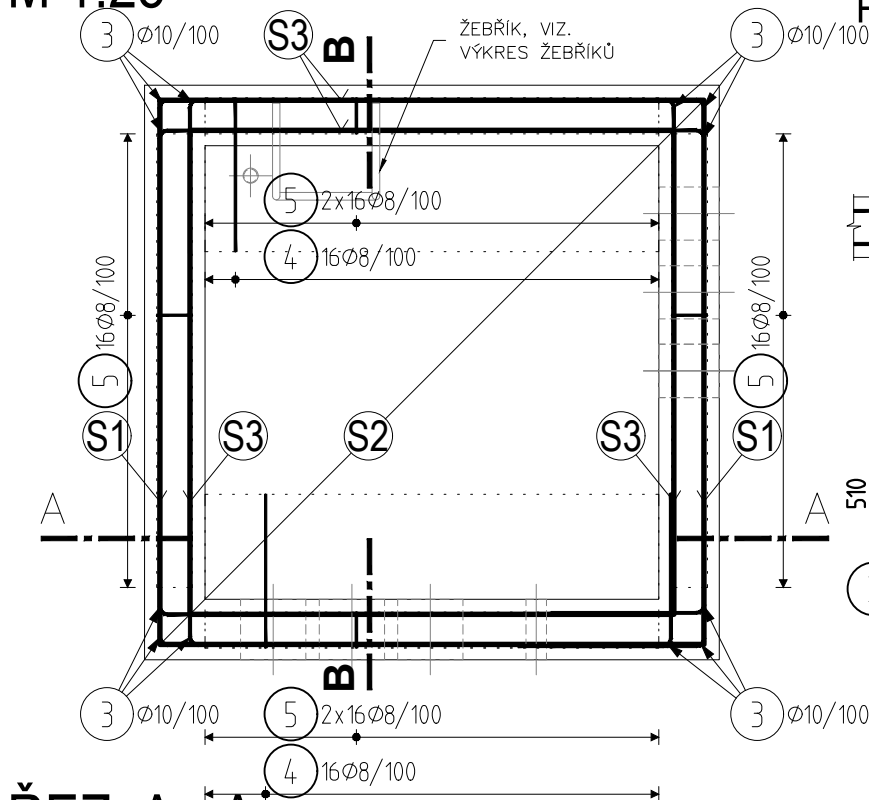


ŘEZ A - A

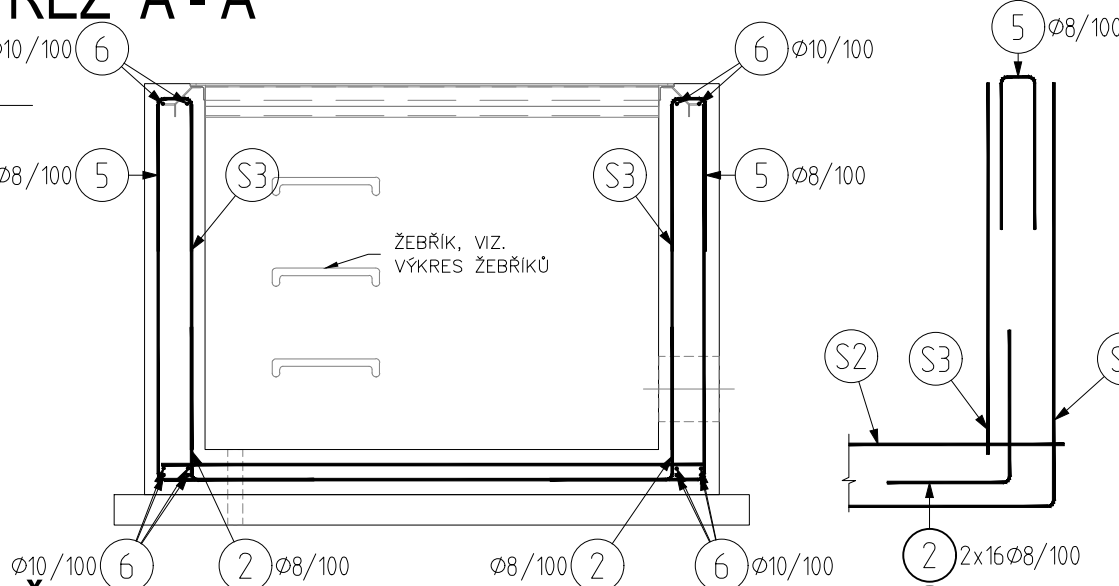

ŘEZ B - B

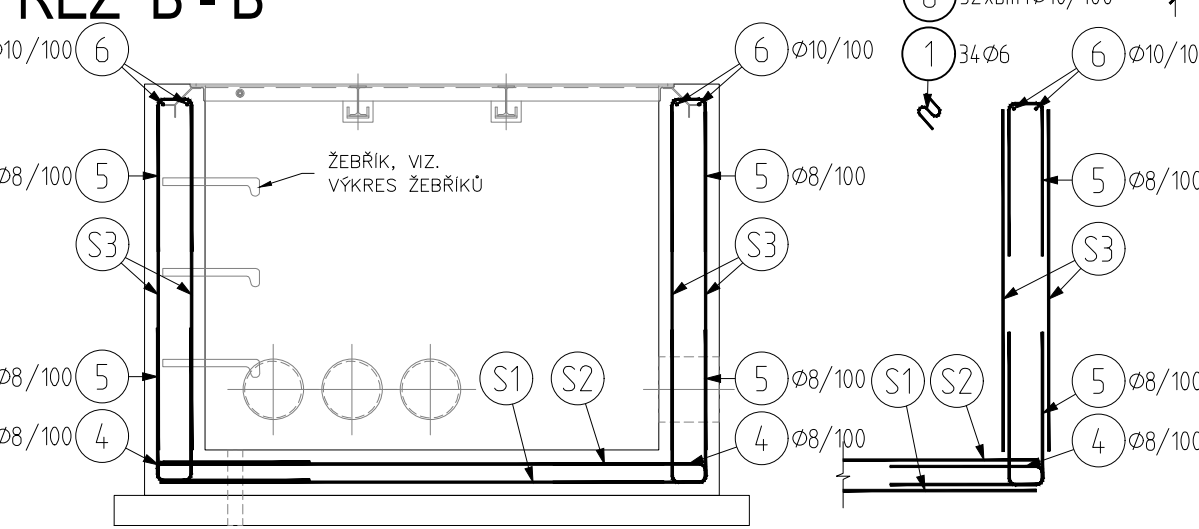

VÝZTUŽ ROHŮ ŠACHTY  
PREVÁZÁNÍ SÍTOVIN V ROZÍCH

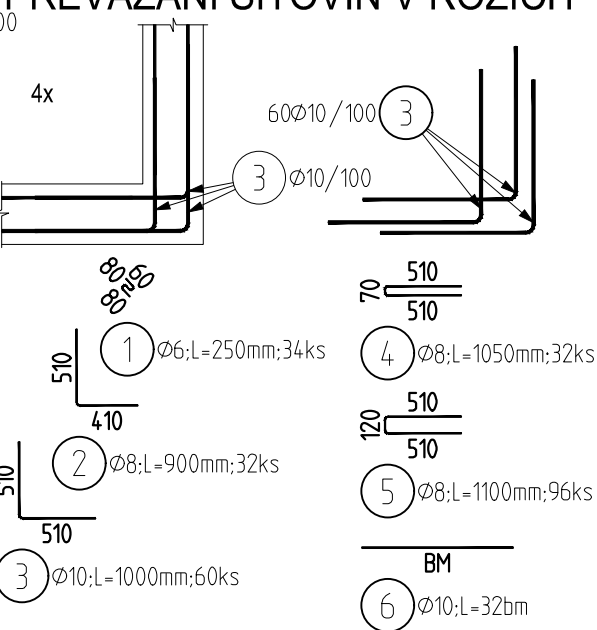

VÝKAZ VÝZTUŽE PRO JEDNÚ ŠACHTU

Pol	Profil	Delka [mm]	ks	50		
				6	8	10
1	50	6	250	34	8.5	
2	50	8	900	32		28.8
3	50	10	1000	60		60.0
4	50	8	1050	32		33.6
5	50	8	1100	96		105.6
6	50	10	BM	-		32.0
CELKOVÁ DELKA [m]				8.5	168.0	92.0
HMOTNOST [kg]				1.9	66.3	56.7
CELKOVÁ HMOTNOST [kg]						124.9

Výkaz Sítí pro jednu šachtu					
Číslo sítě	Typ	Rozměry [m]		Počet [ks]	Plocha
S1	AQ80	1.8	4.30	1	7.7400
S2	AQ80	1.8	1.80	1	3.2400
6xS3	AQ80	1.8	1.25	1	13.5000
CELKEM				m <sup>2</sup>	24.4800
				kg/m <sup>2</sup>	7,9
				kg	193.3920

POZNÁMKY KE VN02:

- BETÓNOVAT NA VRSTVU PODKLADNÍHO BETONU
- PŘED BETONÁŽÍ STĚN OŠETŘIT STYKOVOU PLOCHU SE SPODNÍ DESKOU
- PO VYBETONOVÁNÍ STĚN VYHLADIT HORNÍ POVRCH HLADÍTKEM
- PŘED BETONÁŽÍ UŘEZAT VÝZTUŽ ZASAHOJÍCÍ DO OTVORŮ
- BETONOVÉ KONSTRUKCE VIDITELNÉ A NA STYKU SE VZDUCHEM BUDOU OPATŘENY HYDROFOBNÍM IMPREGNAČNÍM NÁTĚREM TŘÍDY II dle EN 1504
- PLASTOVÁ HDPE TRUBKA Ø200/175mm - 3 VSTUPY + Ø160mm -3VSTUPY + Ø40mm - 1VSTUP Ø50mm - 1VSTUP PRE ODTOK

BETON: C25/30- XC2(CZ)- CI 0,4- Dmax 8 2,19 m3  
PODKLADNÍ BETON C16/20 - X0 - CI 1,0 - Dmax 16 0,44 m3  
VÝZTUŽ: 10505(R)  
KŘYTÍ VÝZTUŽE: 50mm  
STYKOVÁNÍ KARI SÍTÍ: min 3 OKA nebo min 400 mm

AUTORIZACE:

D			
C			
B			
A			
INDEX REVIZE	POPIS REVIZE	DATUM	JMÉNO
NÁZEV AKCE	TR Domoradice - modernizace	Č. STAVBY:102 0002 640	
STAVEBNÍK	EG.D, a.s., LIDICKÁ 1873/36, 602 00 BRNO	Č. OBJ.: 450 139 6767	
STATUS/STUPEŇ	DOKUMENTACE PRO STAVEBNÍ POVOLENÍ (DSP)		
ČÁST	D.1 DOKUMENTACE STAVEBNÍHO NEBO INŽENÝRSKÉHO OBJEKTU		
ZHOT. DOKUMENTACE	SPIE Elektrovod, a.s. odštěpný závod Brno; Traťová 1, 61900 Brno		
KONTAKTNÍ OSOBA	Ing. LIBOR PEK, libor.pek@spieel.v.cz		
ARCHIVNÍ ČÍSLO	221 20 142		
ZOD. PROJEKTANT	Ing. PAVEL SCHELLE	DATUM: 12-2021	
VYPRACOVAL	Ing. LINDA KÁČEROVÁ	ČÍSLO VÝK/DOK:	
KONTRLOVAL	Ing. PETER SZEGEDI	D.1.31 b) - 09	
MÍSTO STAVBY	TR Domoradice	KÓD LOKALITY: DOM	
SO/PS	SO 31 - ROZVODNA 110 KV - STAV. ČÁST	MĚŘÍTKO: M 1:25	
MAJETKOVÁ TŘÍDA	CZD00016	FORMÁT: 3xA4	
DRUH DOKUMENTU	PŮDORYS	LIST/CELKEM: 1/1	
NÁZEV DOKUMENTU	KABELOVÁ ŠACHTA - VÝZTUŽ VN02	ARCHIVNÍ ČÍSLO EG.D:	