




PŮDORYS M 1:50

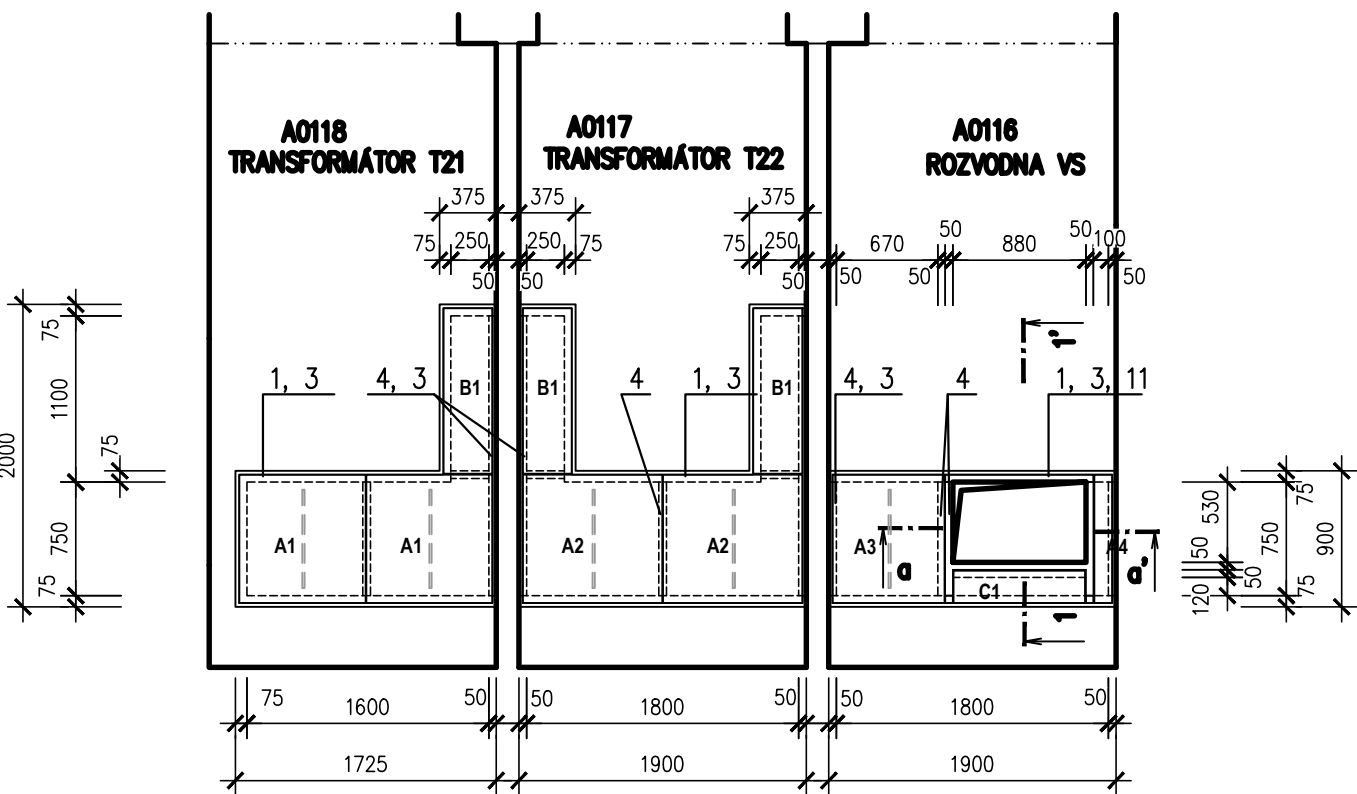


ŘEZ 1-1' M 1:10

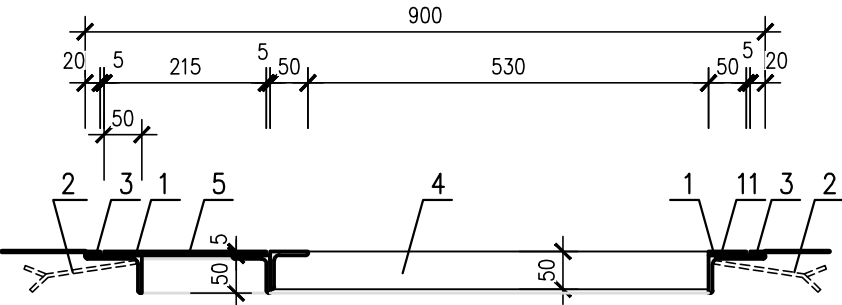


ŘEZ a-a' M 1:10

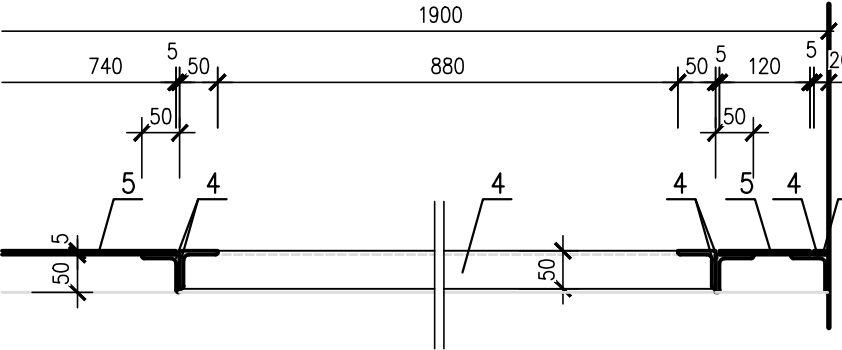


A - PLECHY ŠÍŘKY 850 mm

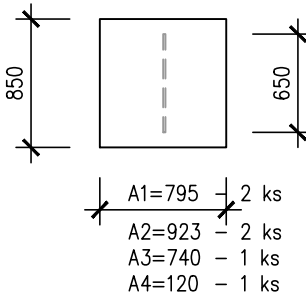

B1 - PLECH - 3 ks

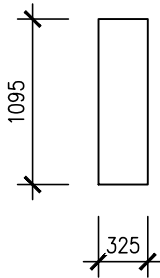

C1 - PLECH - 1 ks

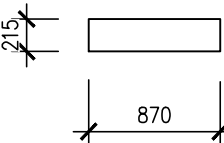

VÝPIS MATERIÁLU

OZN.	NÁZEV	MATERIÁL	MNOŽSTVÍ m(m2)	HMOTNOST kg/m(m2)	CELKEM kg
1	RÁM - LEMOVACÍ ÚHELNIK	L 75/50/5 mm	5,25	4,75	72,44
2	PRACNY	PÁSOVINA 50/3, dl. 0,150 m á 0,9 m	3,30	1,18	3,90
3	LEMOVÁNÍ - ZARÁŽKA	PÁSOVINA 20/5 mm	13,05	0,785	10,24
4	PŘÍČNÍKY, NOSNÝ RÁM PLECHŮ	L 50/50/5 mm	12,43	3,77	46,86
5	RÝHOVANÝ PLECH	TL. 5 mm	5,00	40,0	200,00
6	VÝZTUHA PLECHU	T č. 50 dl. 0,650 m	3,25	4,44	14,43
CELKEM					347,87
PROŘEZ + SVARY 5%					17,13
CELKEM 1 ks					365,0

POZNÁMKA

DOPLŇUJÍCÍ LEMUJÍCÍ RÁM OSADIT DO PODLAHY PŘI JEJÍ BETONÁŽI
PŘÍČNÍKY U STĚNY BUDOU PŘIVAŘENY K LEMUJÍCÍMU ÚHELNIKU A KOTVENY POMOCÍ HMOŽDINEK DO ZDIVA
OTVORY PRO PROSTUP KABELŮ K TECHNOLOGII MIMO ROZVÁDĚČ BUDOU VYŘEZÁNY NA MÍSTĚ DLE POTŘEBY
OTVORY PRO KOTVENÍ ROZVÁDĚČE BUDOU VYVRTÁNY NA MÍSTĚ DLE POTŘEBY
KRYCÍ PLECHY BUDOU OPATŘENY OTVOREM PRO ZVEDNUTÍ HÁKEM
POVRCHOVÁ ÚPRAVA 1x ZÁKLADNÍ NÁTĚR + 2x SVRCHNÍ NÁTĚR V BARVĚ RAL 7001

AUTORIZACE:

±0,000=468,03

NÁZEV AKCE	TR LIPNICE - OBNOVA TRANSFORMOVNY	Č. STAVBY:102 0002 421
STAVEBNÍK	EG.D, a.s., LIDICKÁ 1873/36, 602 00 BRNO	Č. OBJ.: 1430 002 7035
STATUS/STUPEŇ	DOKUMENTACE PRO PROVÁDĚNÍ STAVBY (DPS)	eg.d
ČÁST	D.1.1 ARCHITEKTONICKO STAVEBNÍ ŘEŠENÍ	
ZHOT. DOKUMENTACE	EG.D, a.s., LIDICKÁ 1873/36, 602 00 BRNO	eg.d
KONTAKTNÍ OSOBA	Ing. PETR ŠPIČÁK, petr.spicak@eqd.cz, tel.:535 141 951	
ARCHIVNÍ ČÍSLO		DATUM: 05-2022
ZOD. PROJEKTANT	Ing. KVĚTOSLAVA ŘEZNÍKOVÁ	ČÍSLO VÝK/DOK:
VYPRACOVAL	Ing. KVĚTOSLAVA ŘEZNÍKOVÁ	33
KONTRLOVAL	Ing. PETR ŠPIČÁK	
MÍSTO STAVBY	TR 110/22 kV LIPNICE, 373 12 JÍLOVICE U TRHOVÝCH SVINŮ	KÓD LOKALITY: LIP
SO/PS	S030 - TECHNOLOGICKÉ BUDOVY	MĚŘÍTKO: M 1:50
MAJETKOVÁ TŘÍDA	CZD00015	FORMÁT: 3xA4
DRUH DOKUMENTU	PŮDORYS, ŘEZ	LIST/CELKEM: 1/1
NÁZEV DOKUMENTU	ZÁMEČNICKÉ VÝROBKY - Z6 ZAKRYTÍ KANÁLŮ M. Č. A0116 - A0118	ARCHIVNÍ ČÍSLO EG.D: