


## LEGENDA MÍSTNOSTÍ

ČÍSLO MÍST.	ÚČEL MÍSTNOSTI
A0101	VSTUPNÍ CHODBA
A0102	WC
A0103	UMÝVÁRNA
A0104	CHODBA
A0105	DÍLNA
A0106	PŘEDSÍŇ
A0107	ÚPRAVNA VODY
A0108	TECHNICKÁ MÍSTNOST
A0109	ROZVODNA 22kV
A0110	TELEKOMUNIKACE
A0111	OCHRANY A DRŠO
A0112	STANIČNÍ BATERIE
A0113	DENNÍ MÍSTNOST
A0114	GARŽ
A0115	GARŽ
A0116	ROZVODNA VS
A0117	TRANSFORMÁTOR T22
A0118	TRANSFORMÁTOR T21
A0119	HASÍČI TECHNIKA

## LEGENDA

		KANALIZACE STÁVAJÍCÍ	
—		SV - PITNÁ VODA STU	
—		TV - PITNÁ VODA TEPL	
—		STÁVAJÍCÍ ZAŘIZ.PŘE	
" Us "		KANALIZAČNÍ POTRUBÍ	
		těs.elastomer.dvoubr	
Ozn.DN	32	Tr. PPs HT	
Ozn.DN	40	Tr. PPs HT	
Ozn.DN	50	Tr. PPs HT	
Ozn.DN	70	Tr. PPs HT	
Ozn.DN	100	Tr. PPs HT	
SVODY ULOŽENÉ V ZEMINĚ - INTERIER			
Ozn.DN	100	Tr. PP SN 8	110 x
Ozn.DN	125	Tr. PP SN 8	125 x
Č	ČISTIČI TVAROVKA		
GP	VPUST PODLAHOVÁ		
SI	ZÁPACHOVÁ UZÁVĚRKA		
		PŘEČERPÁVACÍ POTRUBÍ	
Označ.	25	Tr. PP RCT PN 22	32 x

## SCHEMA VSTUPNÍ SESTAVY S ÚPRAVNAMI VODY

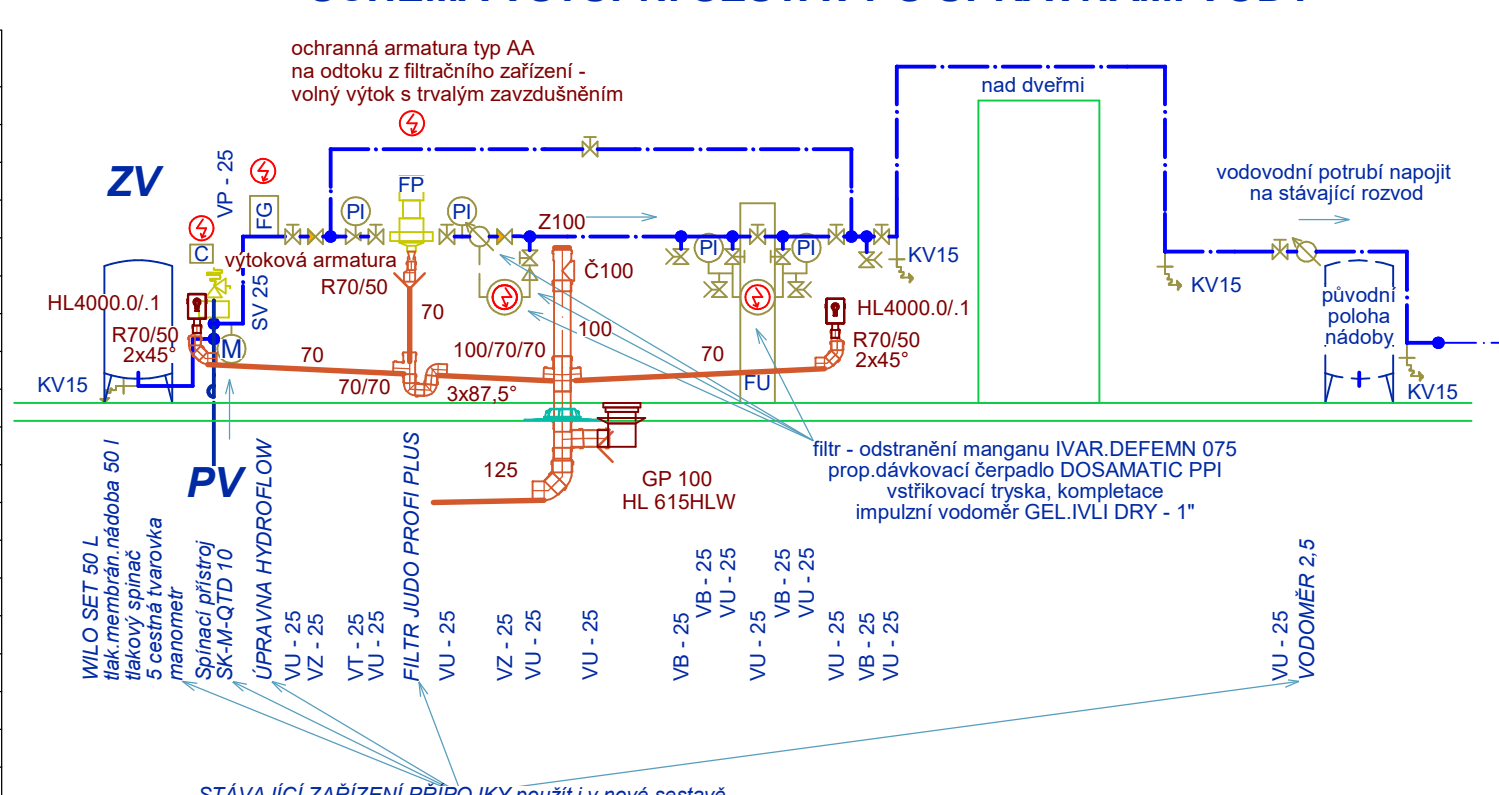

- ZAŘIZOVACÍ PŘEDMĚTY
- D DŘEZ JEDNODUCHÝ
  - OT OHŘÍVAČ VODY ZÁSOBNIK.TLAKOVÝ
  - RD REVIZNÍ DVÍŘKA
  - S SPRCHOVÉ STÁNÍ
  - U UMYVADLO JEDNODUCHÉ
  - UM UMYVÁTKO
  - WD WC KOMBI MÍSA SE SPODNÍM ODPADEM s nízkou položenou nádržkou

AUTORIZACE:

NÁZEV AKCE	TR LIPNICE - OBNOVA TRANSFORMOVNY	Č. STAVBY: 102 0002 421
STAVEBNÍK	EGD, a.s., LIDICKÁ 1873/36, 602 00 BRNO	Č. OBJ.: 1430 002 7035
STATUS/STUPEŇ	DOKUMENTACE PRO PROVÁDĚNÍ STAVBY (DPS)	eg.d
ČÁST	D.1.4.1 ZDRAVOTNĚ TECHNICKÉ INSTALACE	
ZHOT. DOKUMENTACE	EGD, a.s., LIDICKÁ 1873/36, 602 00 BRNO	eg.d
KONTAKTNÍ OSOBA	Ing. PETR ŠPIČÁK, petr.spicak@eqd.cz, tel.: 535 141 951	
ARCHIVNÍ ČÍSLO		ing KITTEL
ZHOT. DOKUMENTACE	Ing. JAROMÍR KITTEL, Mokrý 112, 370 01 Litvínovice	
KONTAKTNÍ OSOBA	Ing. JAROMÍR KITTEL, jaki@volny.cz, tel.: 603 484 918	eg.d
ARCHIVNÍ ČÍSLO	220006	
ZOD. PROJEKTANT	Ing. JAROMÍR KITTEL	DATUM: 03-2022
VYPRACOVAL	Ing. JAROMÍR KITTEL	ČÍSLO VÝK/DOK: 03
KONTRLOVAL		
MÍSTO STAVBY	TR 110/220 kV LIPNICE, 373 12 JÍLOVICE U TRHOVÝCH SVINŮ	KÓD LOKALITY: LIP
SO/PS	S030 - TECHNOLOGICKÉ BUDOVY	MĚŘÍTKO: M 1:50
MAJETKOVÁ TŘÍDA	CZD00015	FORMÁT: 8x44
DRUH DOKUMENTU	PŮDORYS	LIST/CELKEM: 1/1
NÁZEV DOKUMENTU	PŮDORYS 1NP nový stav	ARCHIVNÍ ČÍSLO EGD: