


POZNÁMKY

- PŘED OSAZENÍM PŘEFA PATEK BUDE ZKONTROLOVÁNA ROZTEČ KOTEVNÍCH ŠROUBŮ. TOLERANCE ROZTEČE MAX. +/- 1,0mm
- ÚROVEŇ VŠECH PODKLADNÍCH BETONŮ S PŘESNOSTÍ ± 3mm
- ZPŮSOB OSAZENÍ PATEK ZP - VIZ VÝKRES Č. D.11-08
- ZÁKLADOVÉ PATKY JSOU TYPOVÉ, PREFABRIKOVANÉ, VYROBENY Z BETONU C 25/30 VC2-XF2-S3
- OBECNÝ POLOHĚ OHYBU PRO KORUGOVANÉ TRUBKY JE PĚTINÁSOBEK JEJICH VNĚJŠÍHO PRŮMĚRU
- VÝKOPOVÉ PRÁCE V OBLASTECH STÁVAJÍCÍCH CHRÁNEK JE NUTNÉ PROVÁDĚT S VELKOU OPATRNOSTÍ, ABY NEDOŠLO K JEJICH POŠKOZENÍ. NEJLÉPE TYTO PRÁCE PROVÁDĚT RUČNĚ
- PŘI VÝKOPOVÝCH PRÁČÍCH JE NUTNÉ BRÁT VELKÝ OHLED NA TO, KTERÉ ZAŘÍZENÍ JE ZAPNUTÉ A KTERÉ JE VYPNUTÉ. JE NUTNÉ SI UZEMÍ PRO VÝKOPOVÉ PRÁCE OHRANIČIT MOBILNÍM OPLECENÍM
- CHRÁNEKY V PREFABRIKOVANÝCH PATKÁCH BUDOU PROVEDENY S PŘESAHEM 300mm V BOČNÍCH STĚNÁCH Z DŮVODU NASPOJKOVÁNÍ NA POKRACUJÍCÍ TRUBKU
- HORNÍ HRANY PATEK BUDOU ZKOSENY
- HORNÍ PLOCHA PATEK BUDE VČ. STĚN BUDE OPATŘENA NÁTĚREM - VIZ VÝKRES D.11-10

LEGENDA PATEK

- ZP 1.0 ZÁKL. PATKA 2x800x800 mm, BEZ KOLENA
- ZP 2.0 ZÁKL. PATKA 800x800 mm, BEZ KOLENA
- ZP 2.1 ZÁKL. PATKA 800x800 mm, S KOLENEM/110
- ZP 3.0 ZÁKL. PATKA 1300x1300 mm, BEZ KOLENA

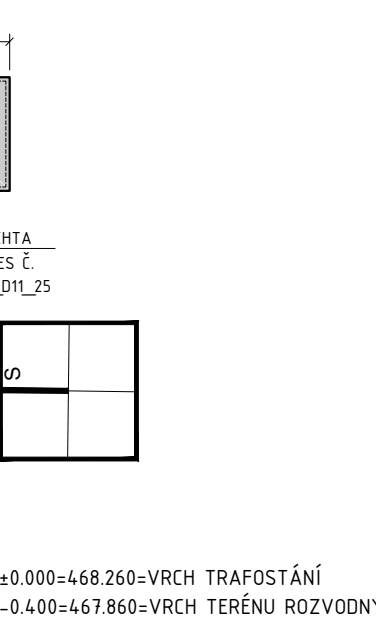

±0.000=468.260=VRCH TRAFOSTÁNÍ
-0.400=467.860=VRCH TERÉNU ROZVODNY

NÁZEV AKCE	TR LIPNICE - OBNOVA TRANSFORMOVNY	Č. STAVBY: 102 0002 421
STAVEBNÍK	EGD, a.s., LIDICKÁ 1873/36, 602 00 BRNO	Č. OBJ.:
STATUS/STUPĚŇ	DOKUMENTACE PRO VYDÁNÍ SPOLEČNÉHO POVOLENÍ	eg.d
ČÁST	D.1.1 ARCHITEKTONICKO-STAVEBNÍ ŘEŠENÍ	
ZHOT. DOKUMENTACE	EGD, a.s., LIDICKÁ 1873/36, 602 00 BRNO	eg.d
KONTAKTNÍ OSOBA	Ing. PETR ŠPIČÁK, petr.spicak@egd.cz, tel. 535 141 951	
ARCHIVNÍ ČÍSLO		eg.d
ZOD. PROJEKTANT	Ing. KVĚTOSLAVA ŘEZNÍKOVÁ	
VYPRACOVAL	Ing. LUKÁŠ BAZANT	DATUM: 06-2022
KONTROLOVAL	Ing. PETR ŠPIČÁK	ČÍSLO VÝK./DOK.: 05
MÍSTO STAVBY	TR 110/22 KV LIPNICE, 373 12, JÍLOVICE U TRHOVÝCH SVINŮ	KÓD LOKALITY: LIP
SO/PS	S031 - ROZVODNA 110 kV - STAVEBNÍ ČÁST	MĚŘÍTKO: M 1:100
MAJETKOVÁ TŘÍDA	CZ000016	FORMÁT: A1
DRUH DOKUMENTU	PŮDORYS	LIST/CELKEM: 1/1
NÁZEV DOKUMENTU	PŮDORYS ROZVODNY 110kV NOVÝ STAV	ARCHIVNÍ ČÍSLO EGD: