
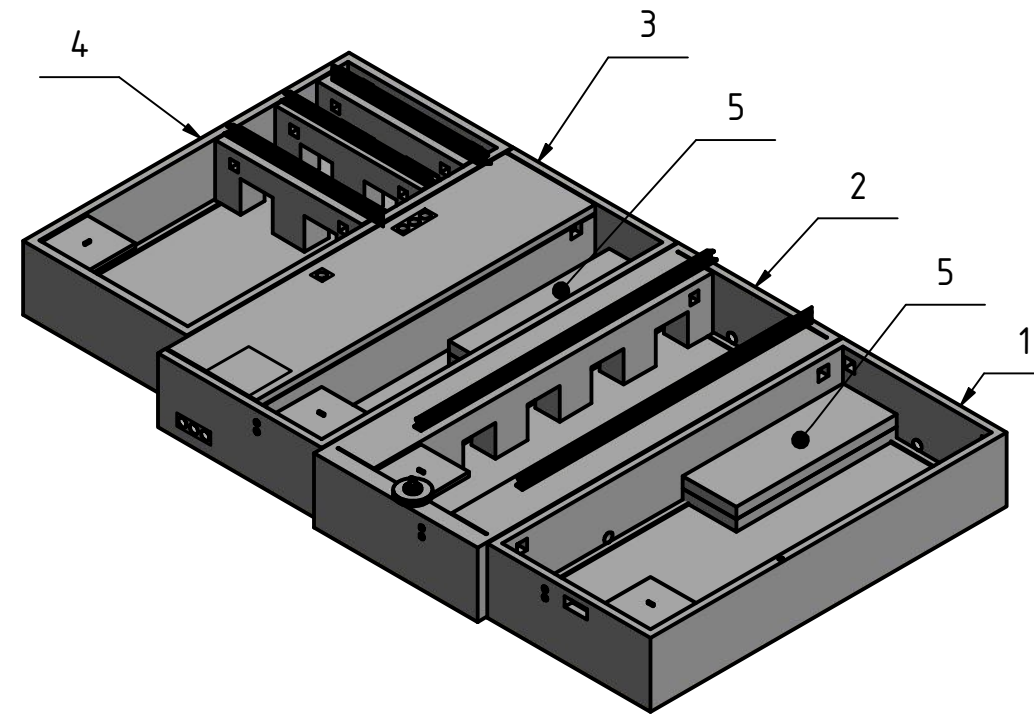


A-A (1 : 100)

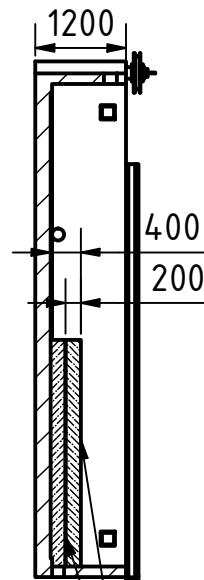

AUTORIZACE:

POZNÁMKY:
VANY PO DEMONTÁŽI BUDOU ZNOVU POUŽITÉ
DO NOVÉHO TRAFOSTÁNÍ T102

KUSOVNÍK

POLOŽKA	KS	ČÍSLO SOUČÁSTI	DODAVATEL	POPIS
1	1	4. AW 3066	BETONBAU	
2	1	5. AW 3066	BETONBAU	
3	1	6. AW 3066	BETONBAU	
4	1	10. AW 3060	BETONBAU	
5	4	SILNIČNÍ PANEL 3000x1000x200		

D			
C			
B			
A			
INDEX REVIZE	POPIS REVIZE	DATUM	JMÉNO
NÁZEV AKCE	TR LIPNICE - OBNOVA TRANSFORMOVNY	Č. STAVBY: 102 0002 421	
STAVEBNÍK	EG.D, a.s., LIDICKÁ 1873/36, 602 00 BRNO	Č. OBJ.: 1430 002 7035	
STATUS/STUPEŇ	DOKUMENTACE PRO PROVÁDĚNÍ STAVBY (DPS)		
ČÁST	D.2 DOKUMENTACE TECHNICKÝCH A TECHNOLOGICKÝCH ZAŘÍZENÍ		
ZHOT. DOKUMENTACE	EG.D, a.s., LIDICKÁ 1873/36, 602 00 BRNO		
KONTAKTNÍ OSOBA	Ing. PETR ŠPIČÁK, petr.spicak@egd.cz, tel.: 535 141 951		
ARCHIVNÍ ČÍSLO			
ZOD. PROJEKTANT	Ing. JAN POLÁČEK	DATUM: 04-2022	
VYPRACOVAL	TOMÁŠ VIKTORIN	ČÍSLO VÝK/DOK:	
KONTRLOVAL	Ing. ZDENĚK MATOUŠEK	D.2B - 25	
MÍSTO STAVBY	TR 110/22 kV LIPNICE, 373 12 JÍLOVICE U TRHOVÝCH SVINŮ	KÓD LOKALITY: LIP	
SO/PS	PS04 - TRANSFORMÁTORY 110/22 kV	MĚŘÍTKO: 1 : 100	
MAJETKOVÁ TŘÍDA	CZD00035	FORMÁT: A3	
DRUH DOKUMENTU	VÝKRES	LIST/CELKEM: 1/1	
NÁZEV DOKUMENTU	PŮDORYS VAN TRANSFORMÁTORU PROVIZORNÍ STAV	ARCHIVNÍ ČÍSLO EG.D:	

Soubor: LIP_PS04_25_PŮDORYS_VAN_TRAFOSTÁNÍ_PS.dwg