



PŮDORYS

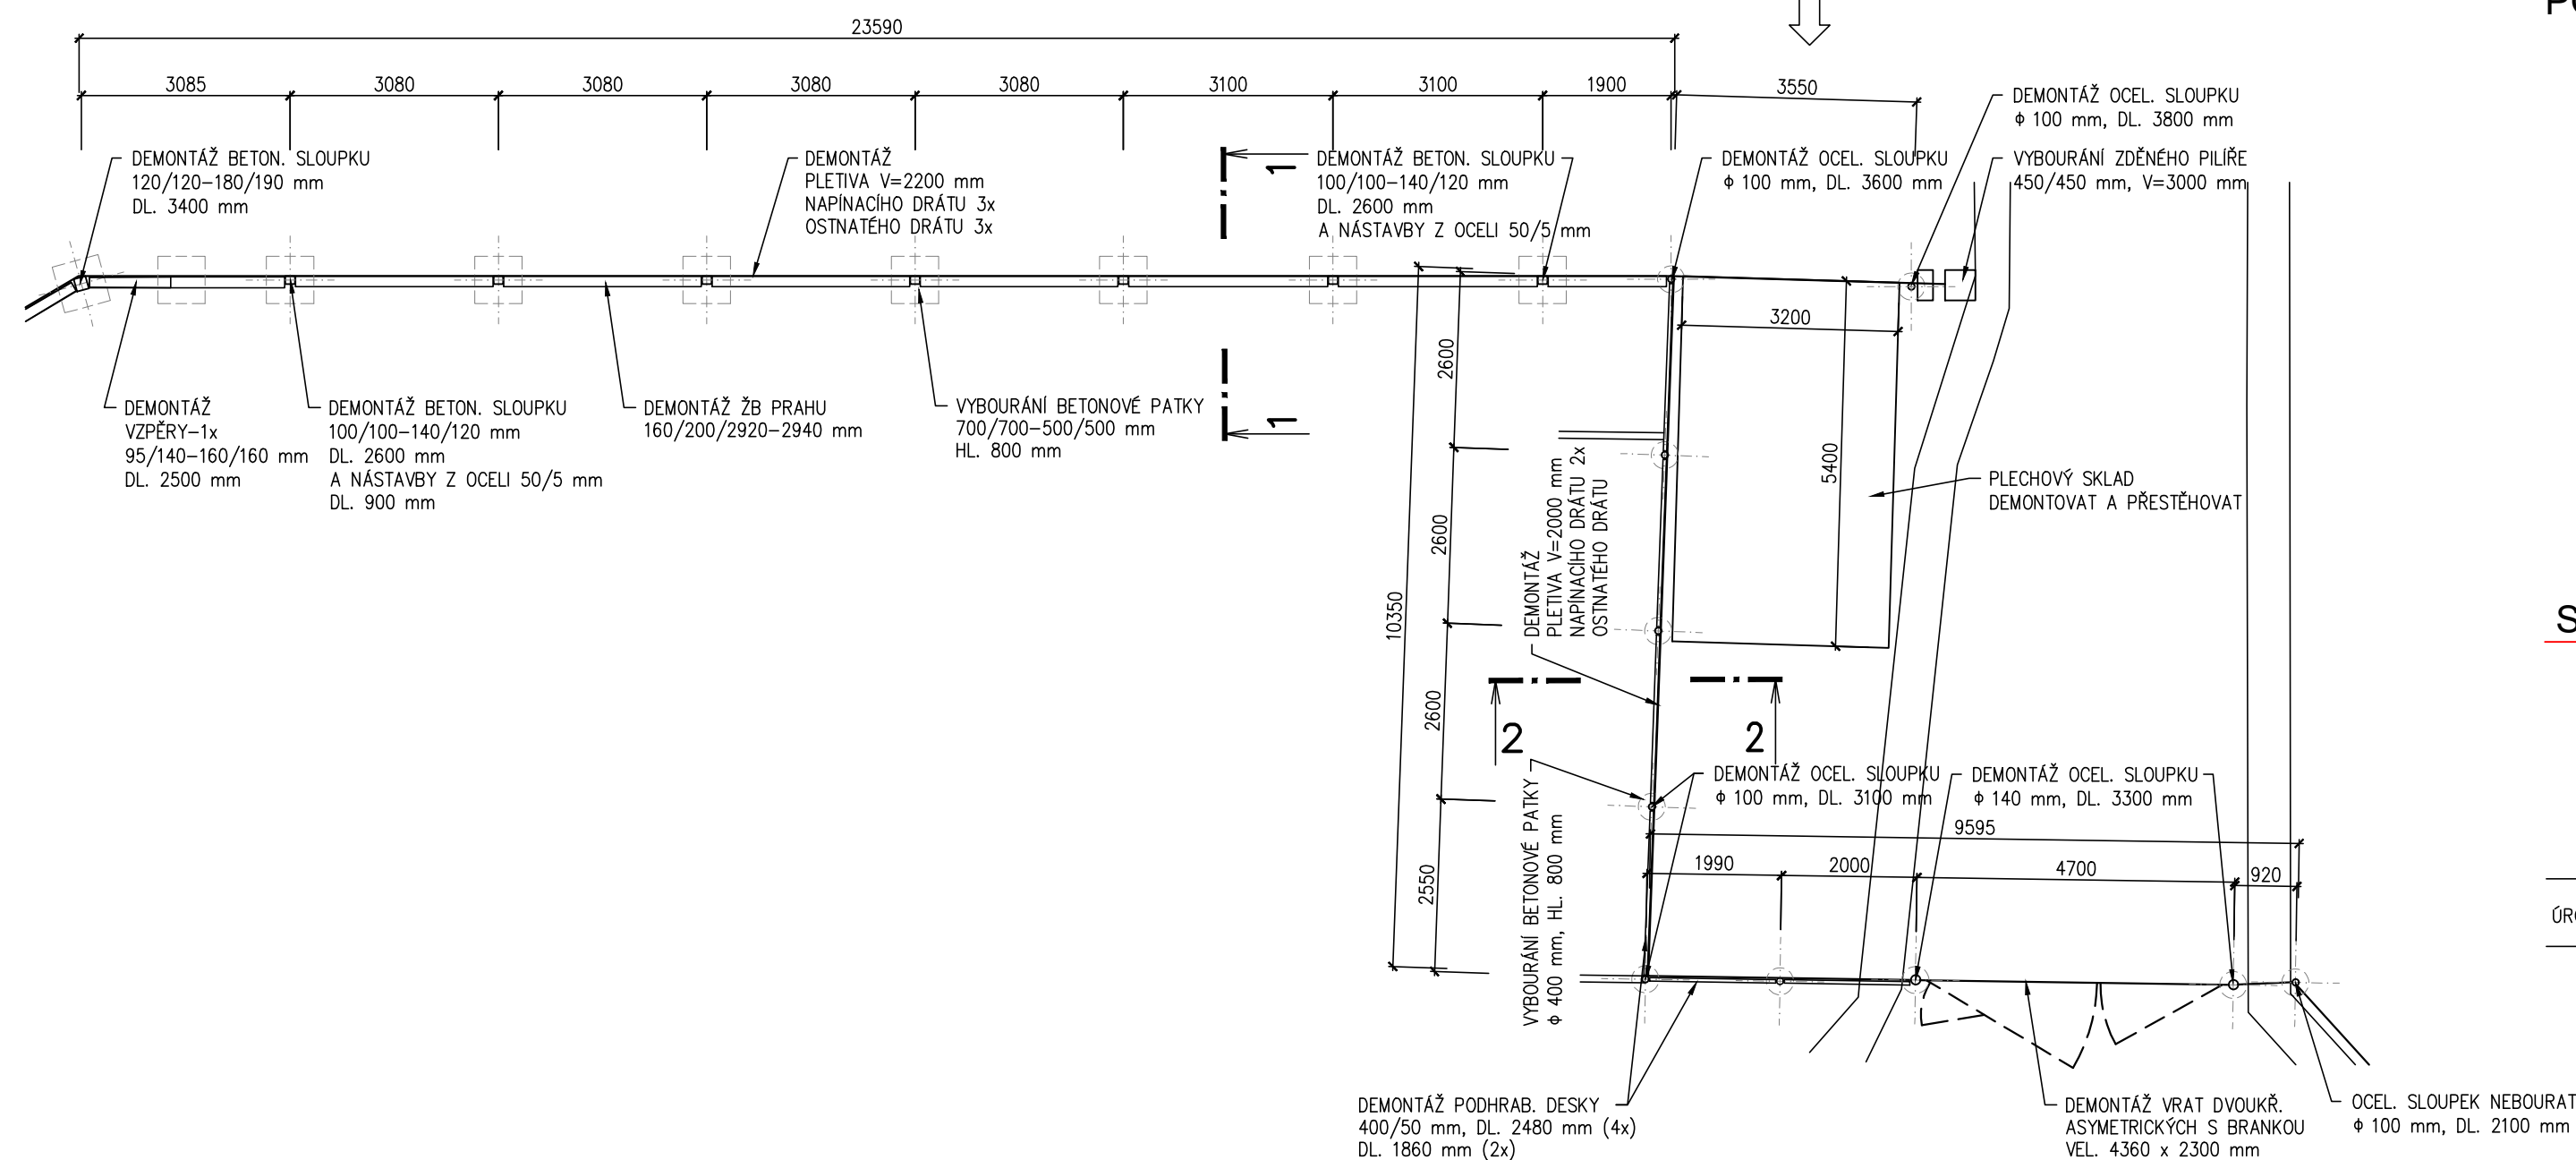


ROZVINUTÝ POHLED

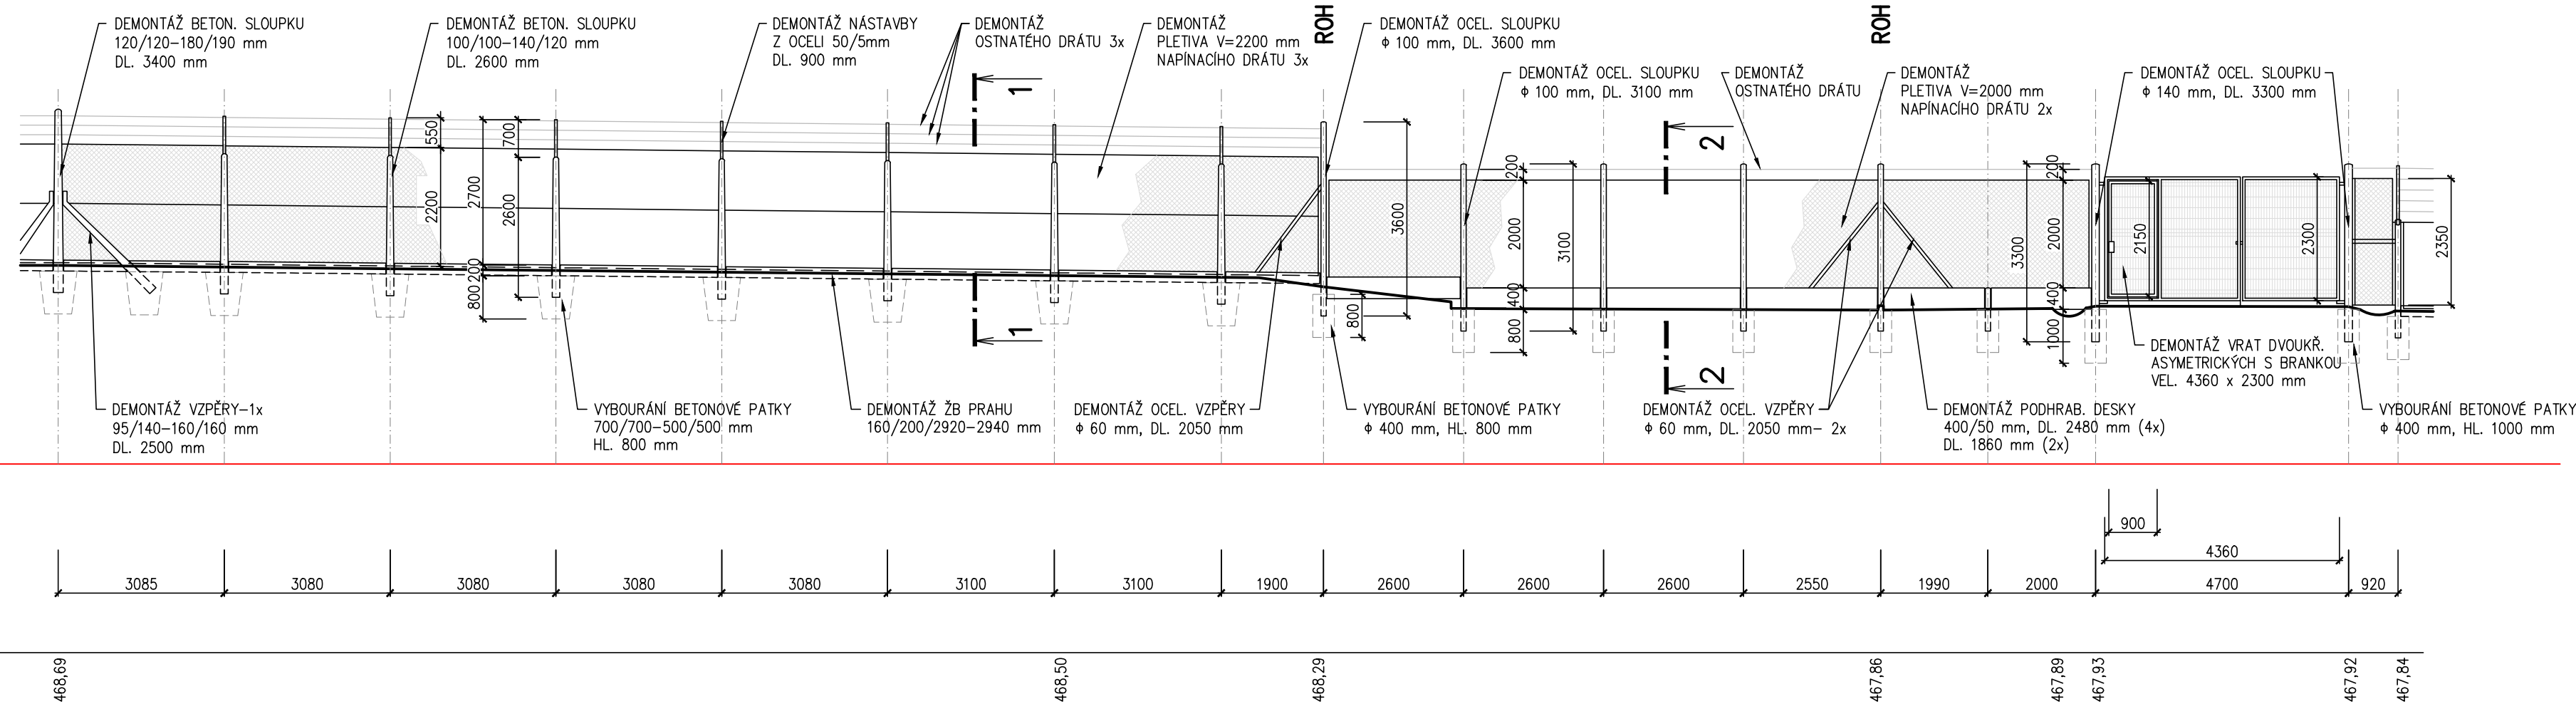


ÚSEK Č. 1


POHLED "P"

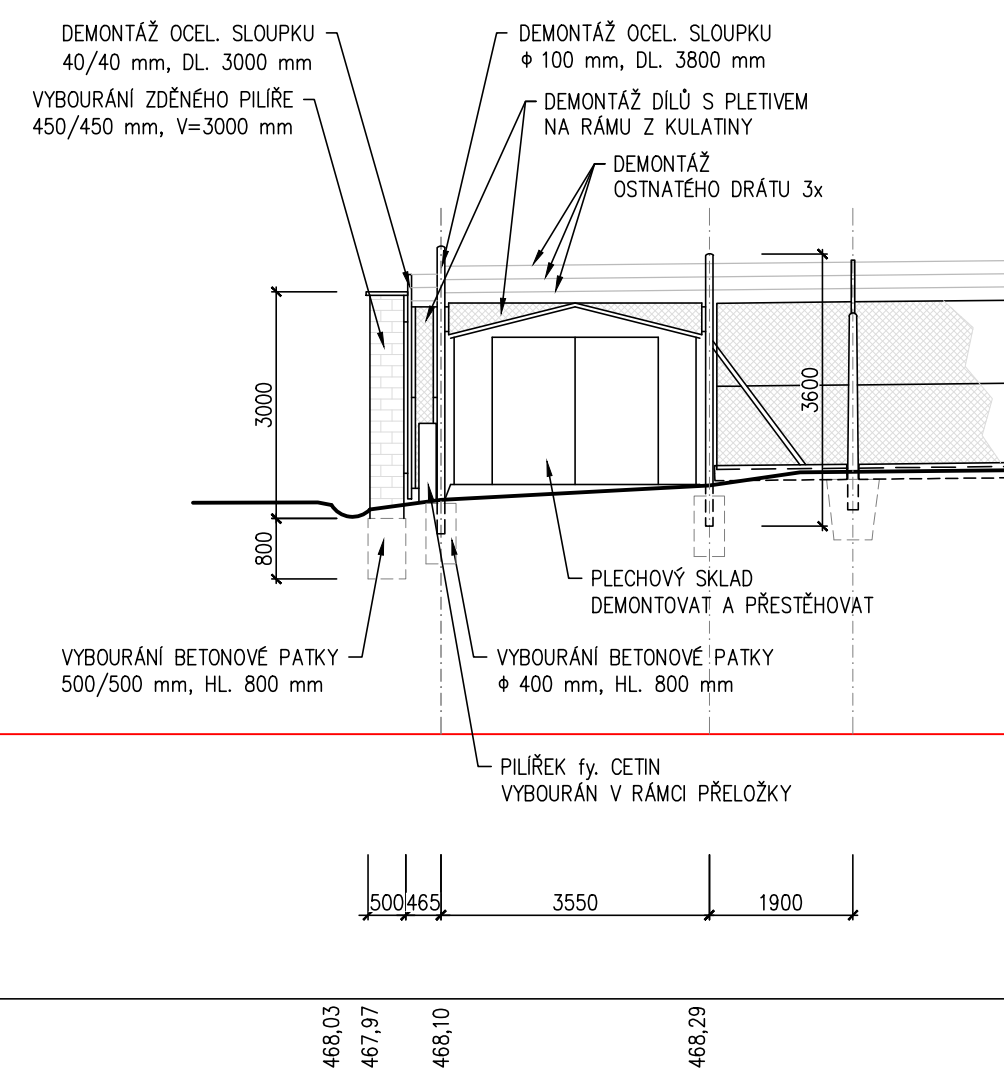

ŘEZ 1-1

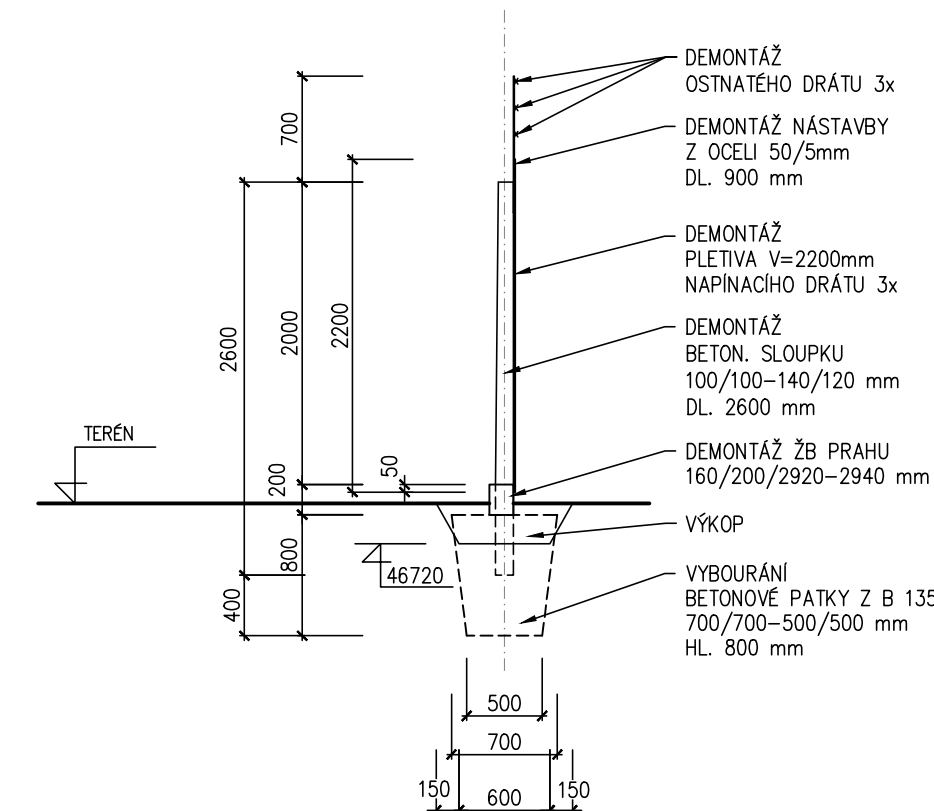

ŘEZ 2-2

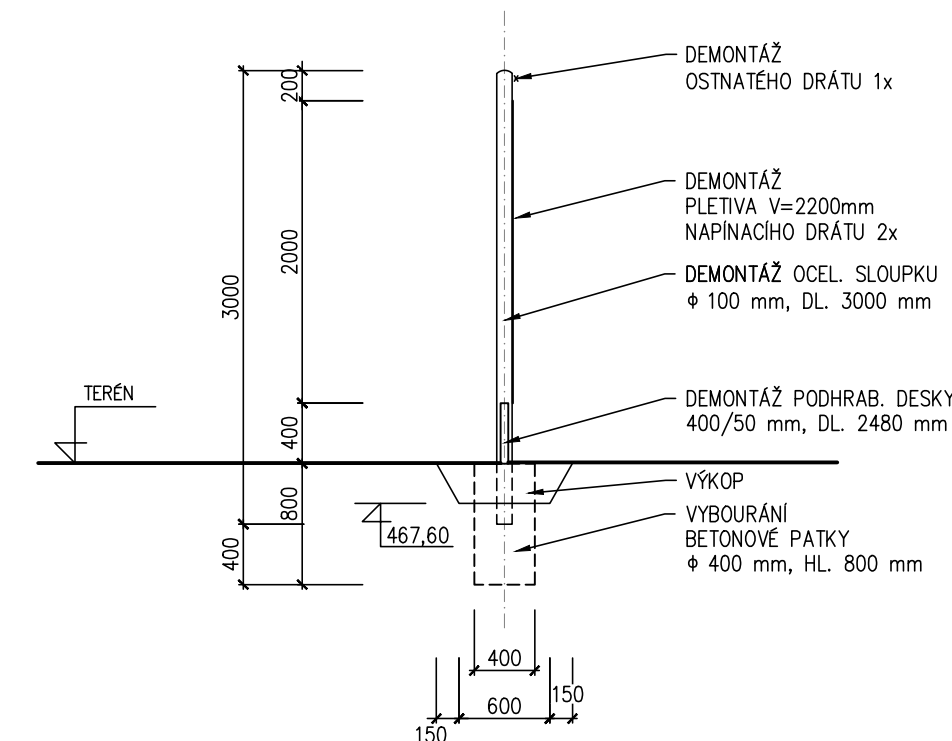

NÁZEV AKCE	TR LIPNICE - OBNOVA TRANSFORMOVNY	Č. STAVBY: 102 0002 421	
STAVEBNÍK	EGD, a.s., LIDICKÁ 1873/36, 602 00 BRNO	Č. OBJ.: 1430 002 7035	
STATUS/STUPEŇ	DOKUMENTACE PRO PROVÁDĚNÍ STAVBY (DPS)	eg.d	
ČÁST	D.1 DOKUMENTACE STAVEBNÍHO NEBO INŽENÝRSKÉHO OBJEKTU		
TR. DOKUMENTACE	EGD, a.s., LIDICKÁ 1873/36, 602 00 BRNO	eg.d	
KONTAKTNÍ OSOBA	Ing. PETR ŠPIČÁK, petr.spicak@egd.cz, tel.:535 141 951		
ARCHIVNÍ ČÍSLO			
ZOD. PROJEKTANT	Ing. KVĚTOSLAVA ŘEZNÍKOVÁ		DATUM: 05-2022
VYPRACOVAL	Ing. KVĚTOSLAVA ŘEZNÍKOVÁ		ČÍSLO VÝK/DOK: 02
KONTROLOVAL	Ing. PETR ŠPIČÁK		
MÍSTO STAVBY	TR 110/122 kV LIPNICE, 373 12 JÍLOVICE U TRHOVÝCH SVINŮ	KÓD LOKALITY: LIP	
SO/PS	S047 - OPLOČENÍ	MĚŘÍTKO: M 1:100	
MAJETKOVÁ TŘÍDA	CZD00018	FORMÁT: 8xA4	
DRUH DOKUMENTU	PŮDORYS, POHLED	LIST/CELKEM: 1/1	
NÁZEV DOKUMENTU	BOURÁNÍ OPLOČENÍ ÚSEK Č. 1	ARCHIVNÍ ČÍSLO EGD:	