




PŮDORYS

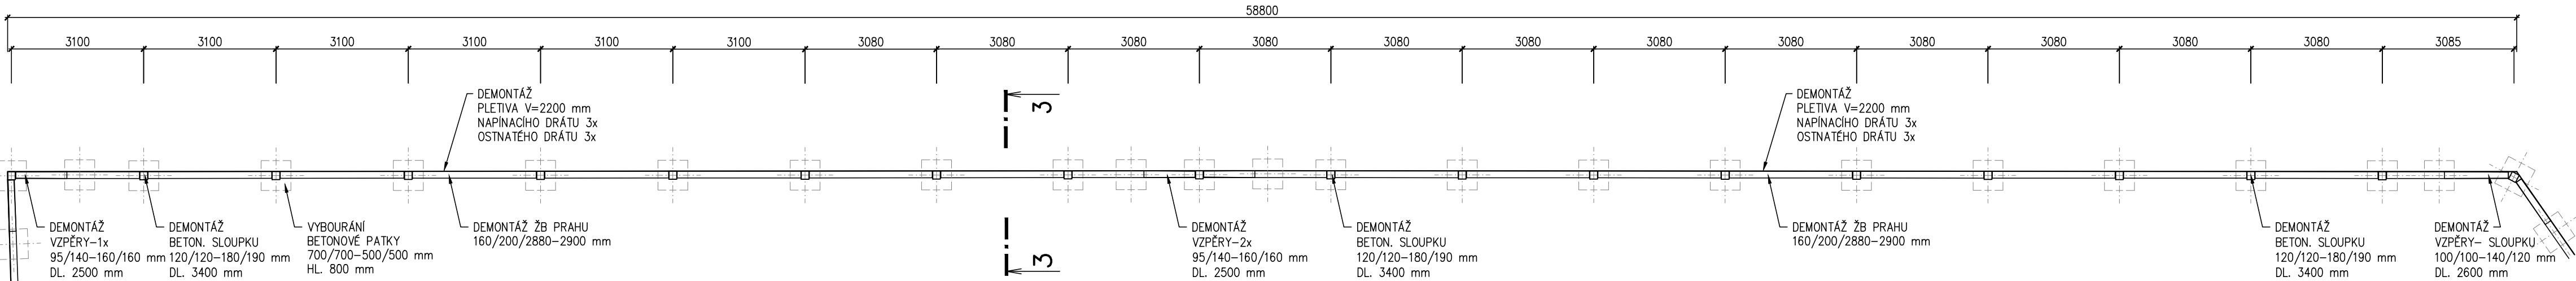

POHLED

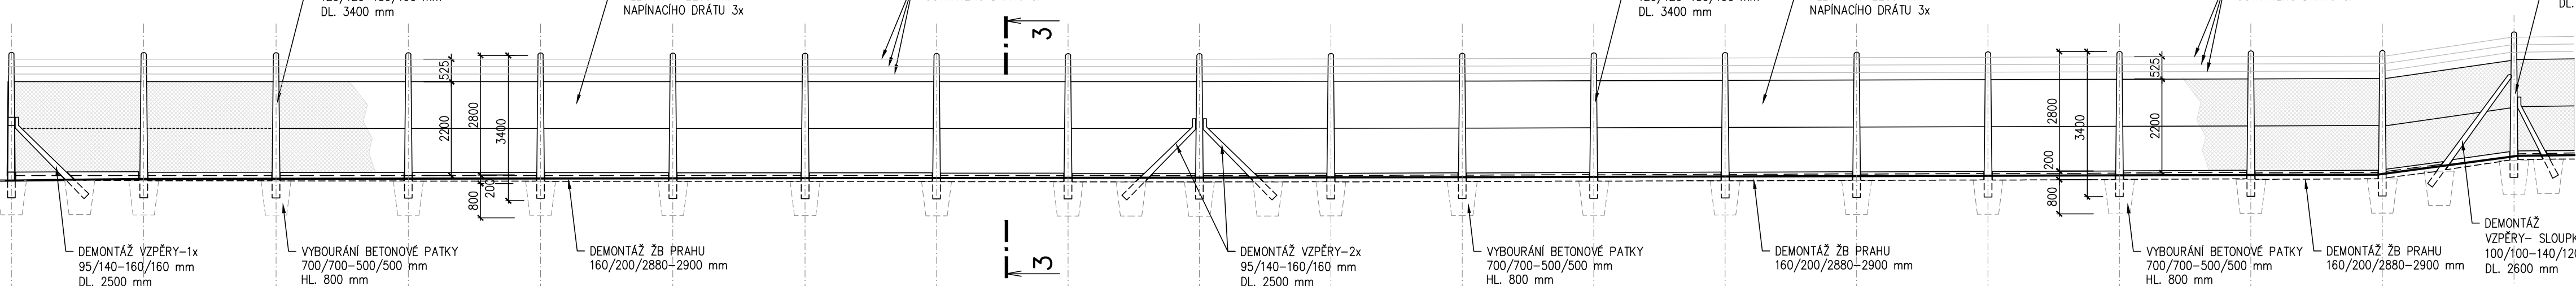


S.R.465,00

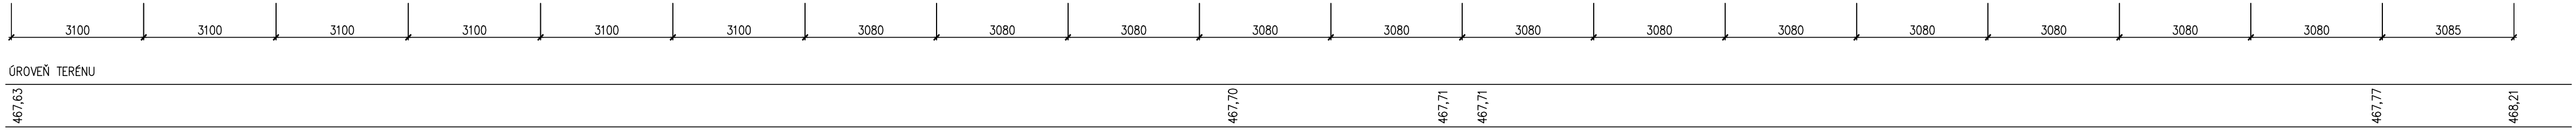

ÚSEK Č. 5

ŘEZ 3-3

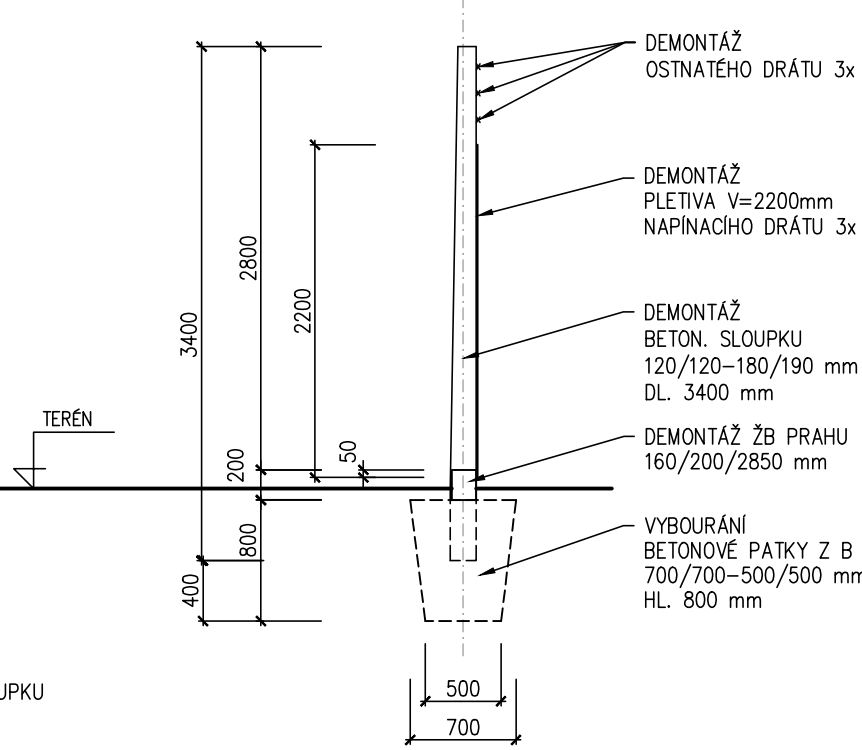

|                   |  |                         |
|-------------------|--|-------------------------|
| NÁZEV AKCE        | TR LIPNICE - OBNOVA TRANSFORMOVNY                      | Č. STAVBY: 102 0002 421 |
| STAVEBNÍK         | EGD, a.s., LIDICKÁ 1873/36, 602 00 BRNO                | Č. OBJ.: 1430 002 7035  |
| STATUS/STUPEŇ     | DOKUMENTACE PRO PROVÁDĚNÍ STAVBY (DPS)                 | eg-d                    |
| ČÁST              | D.1 DOKUMENTACE STAVEBNÍHO NEBO INŽENÝRSKÉHO OBJEKTU   |                         |
| ZHOT. DOKUMENTACE | EGD, a.s., LIDICKÁ 1873/36, 602 00 BRNO                | eg-d                    |
| KONTAKTNÍ OSOBA   | Ing. PETR ŠPIČÁK, petr.spicak@egd.cz, tel.:535 141 951 |                         |
| ARCHIVNÍ ČÍSLO    |  |                         |
| ZOD. PROJEKTANT   | Ing. KVĚTOSLAVA ŘEZNÍKOVÁ                              | DATUM: 05-2022          |
| VYPRACOVAL        | Ing. KVĚTOSLAVA ŘEZNÍKOVÁ                              | ČÍSLO VÝK/DOK: 06       |
| KONTROLOVAL       | Ing. PETR ŠPIČÁK                                       |                         |
| MÍSTO STAVBY      | TR 110/22 kV LIPNICE, 373 12 JÍLOVICE U TRHOVÝCH SVINŮ | KÓD LOKALITY: LIP       |
| SO/PS             | SO47 - OPLOCENÍ  | MĚŘÍTKO: M 1:100        |
| MAJETKOVÁ TŘÍDA   | CZD00018   | FORMÁT: 4xA4            |
| DRUH DOKUMENTU    | PŮDORYS, POHLED  | LIST/CELKEM: 1/1        |
| NÁZEV DOKUMENTU   | BOURÁNÍ OPLOCENÍ ÚSEK Č. 5                             | ARCHIVNÍ ČÍSLO EGD:     |