



Z1

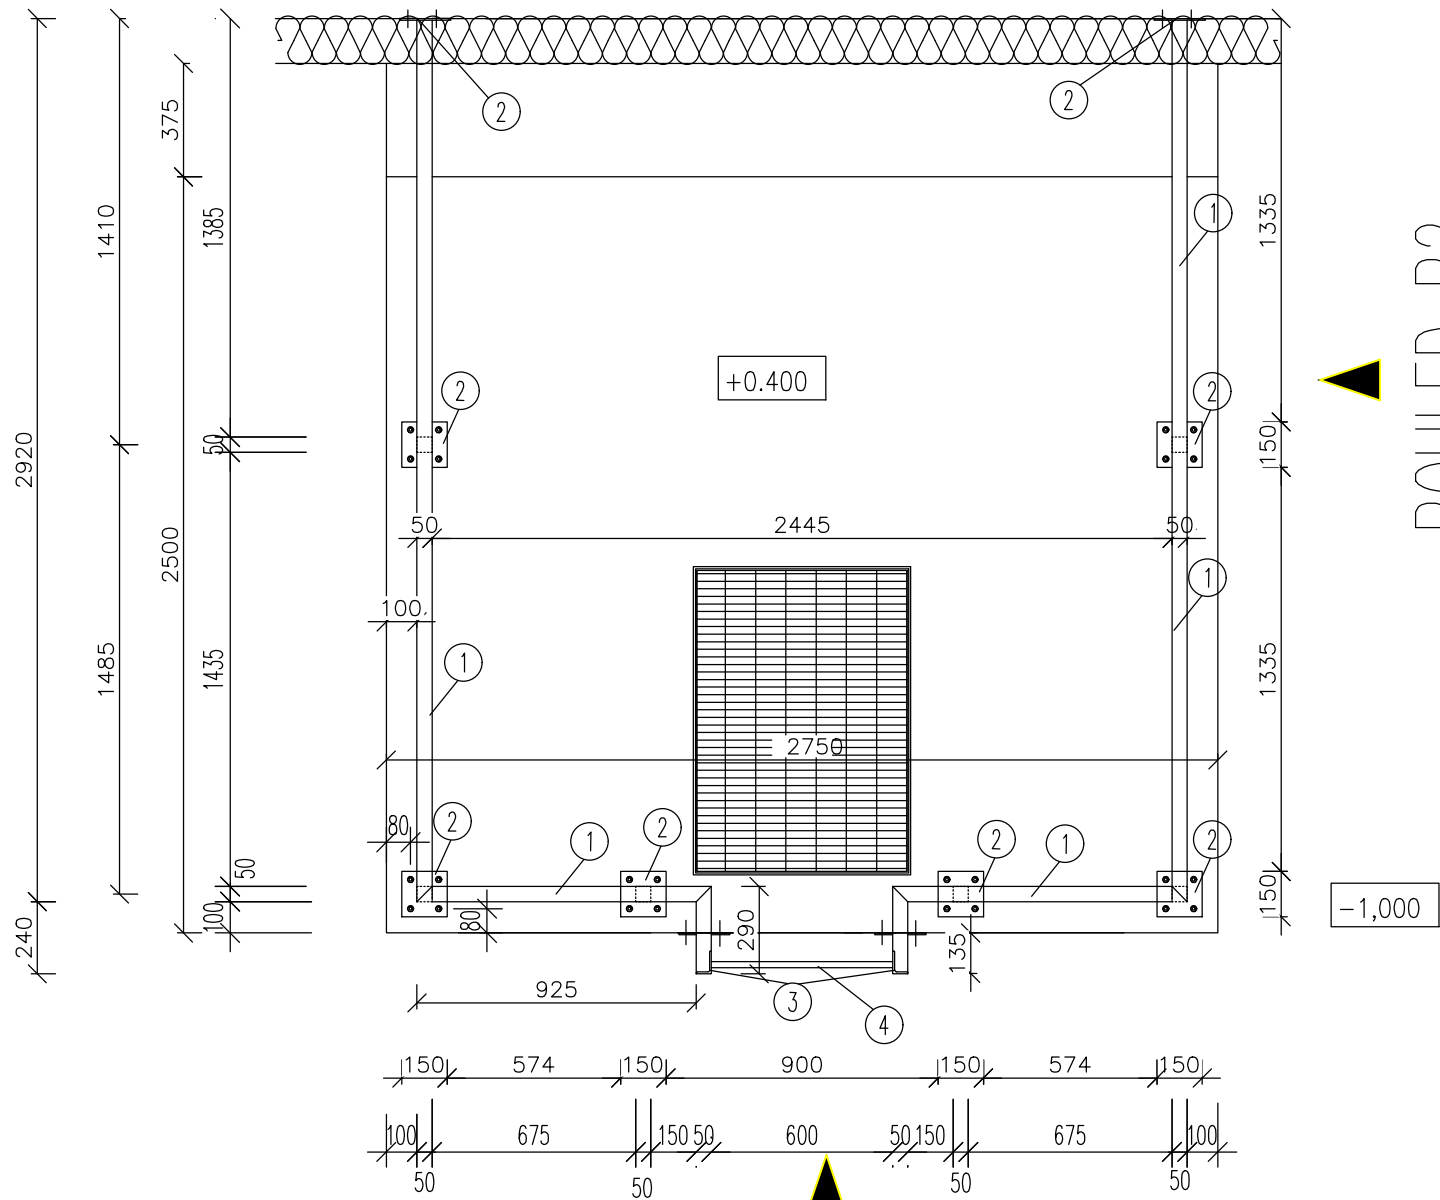


POHLED P1

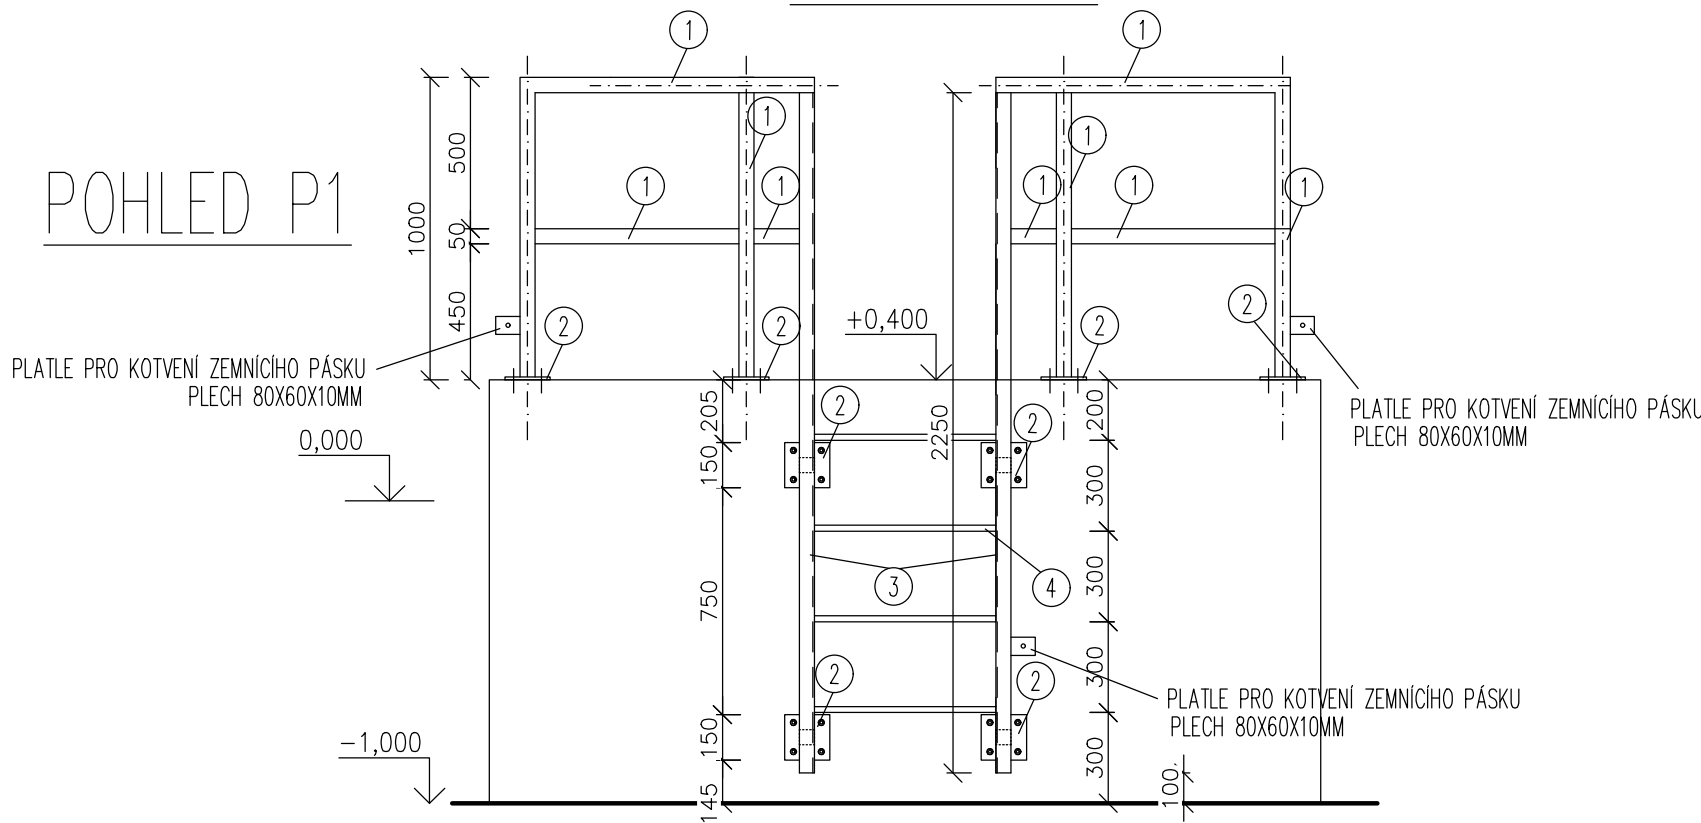

POHLED P2


POHLED P2

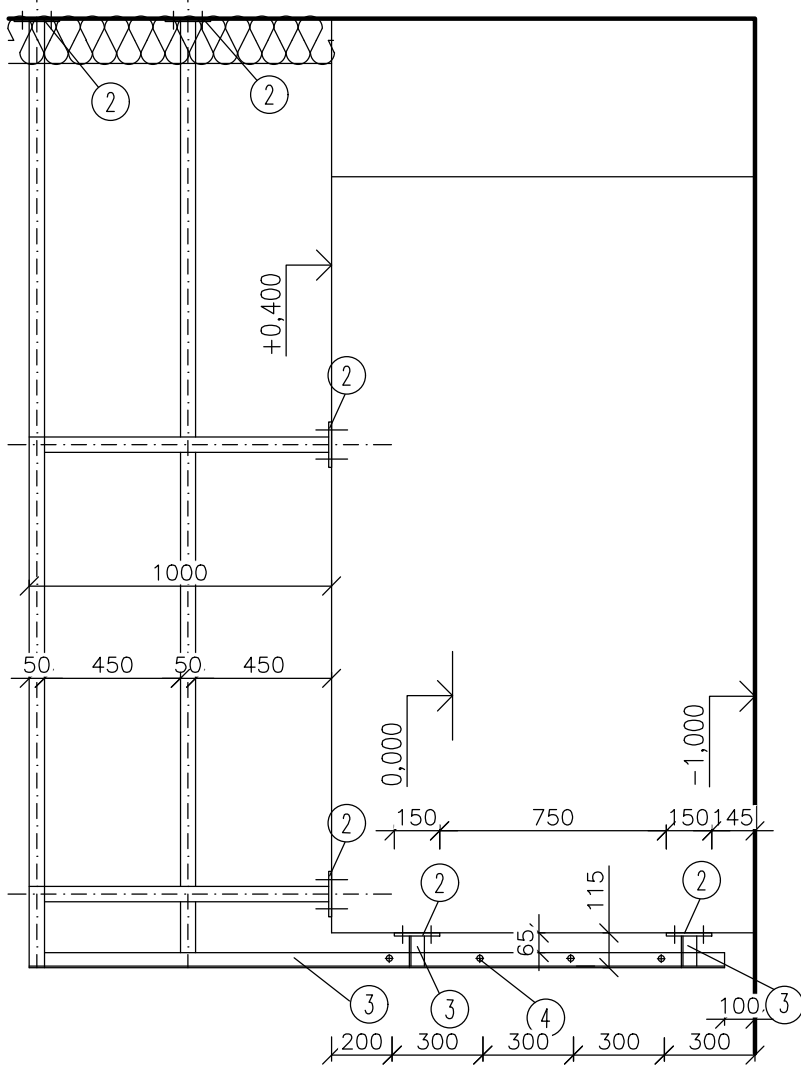

POHLED P2

PŮDORYS KOTEVNÍHO PLECHU
M 1:10

ŘEZ KOTEVNÍHO PLECHU

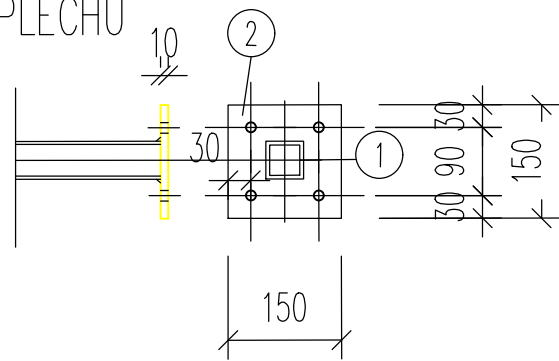

VÝPIS MATERIÁLU PRO ZÁBRADLÍ SE ŽEBŘÍKEM-Z1

POL.	POPIS	ROZMĚR MM	KS	MNOŽSTVÍ CELKEM M	HMOTNOST	
					KG/KS, M	CELKEM KG
1	JEKL 50X50X5	22500			6,366	143,25
2	STYČNIKOVÝ PLECH 150X150X10 + 4 CHEM. KOTVY M12+ PODLOŽKY A MATKY		14	14	2,6	36,4
3	L 50/50/5	5100			3,77	19,23
4	KULATINA DN 20	600	4	4	2,47	5,93
CELKEM						204,83
5% na svary a prořez						10,24
CELKEM kg						215,1

POVRCHOVÁ ÚPRAVA ŽÁROVÝM ZINKOVÁNÍM.
ZÁBRADLÍ I ŽEBŘÍK BUDE PŘIPOJEN NA UZEMŇOVACÍ SÍŤ.
PŘED VÝROBOU ZAMĚŘIT DLE SKUTEČNÉHO PROVEDENÍ.

AUTORIZACE:

D			
C			
B			
A			
INDEX REVIZE	POPIS REVIZE	DATUM	JMÉNO
NÁZEV AKCE	TR Řípv - rek.R110kV, sek.tech., VS, PZTS	Č. STAVBY: 001020003001	
STAVEBNÍK	EG.D, a.s., LIDICKÁ 1873/36, 602 00 BRNO	Č. OBJ.: 4501656578	
STATUS/STUPEŇ	Dokumentace pro provedení stavby (DPS)		
ČÁST	D.1.1 Architektonicko-stavební řešení		
ZHOT. DOKUMENTACE	EGEM s.r.o., Starochodovská 41/68, 149 00 Praha 4		
KONTAKTNÍ OSOBA	Ing. Čestmír Vášek, cestmir.vasek@egem.cz, tel.:+420 721 363 423		
ARCHIVNÍ ČÍSLO	3EGE 37894		
ZOD. PROJEKTANT	Ing. Ivan Litochleb	DATUM: 04/2024	
VYPRACOVAL	Ing. Ivan Litochleb	ČÍSLO VÝK/DOK: D1.1b)-23	
KONTROLOVAL	Ing. Petr Mýtina		
MÍSTO STAVBY	Řípv 32, 674 01 Třebíč	KÓD LOKALITY: ŘÍP	
SO/PS	S031-Rozvodna 110-stav. část	MĚŘÍTKO: M 1:25	
MAJETKOVÁ TŘÍDA	CZD00016	FORMÁT: 3xA4	
DRUH DOKUMENTU	výkres	LIST/CELKEM: 1/1	
NÁZEV DOKUMENTU	ZÁBRADLÍ+ŽEBŘÍK NA K1 Z1	ARCHIVNÍ ČÍSLO EG.D:	