



HOK

3 kusy

PŮDORYS

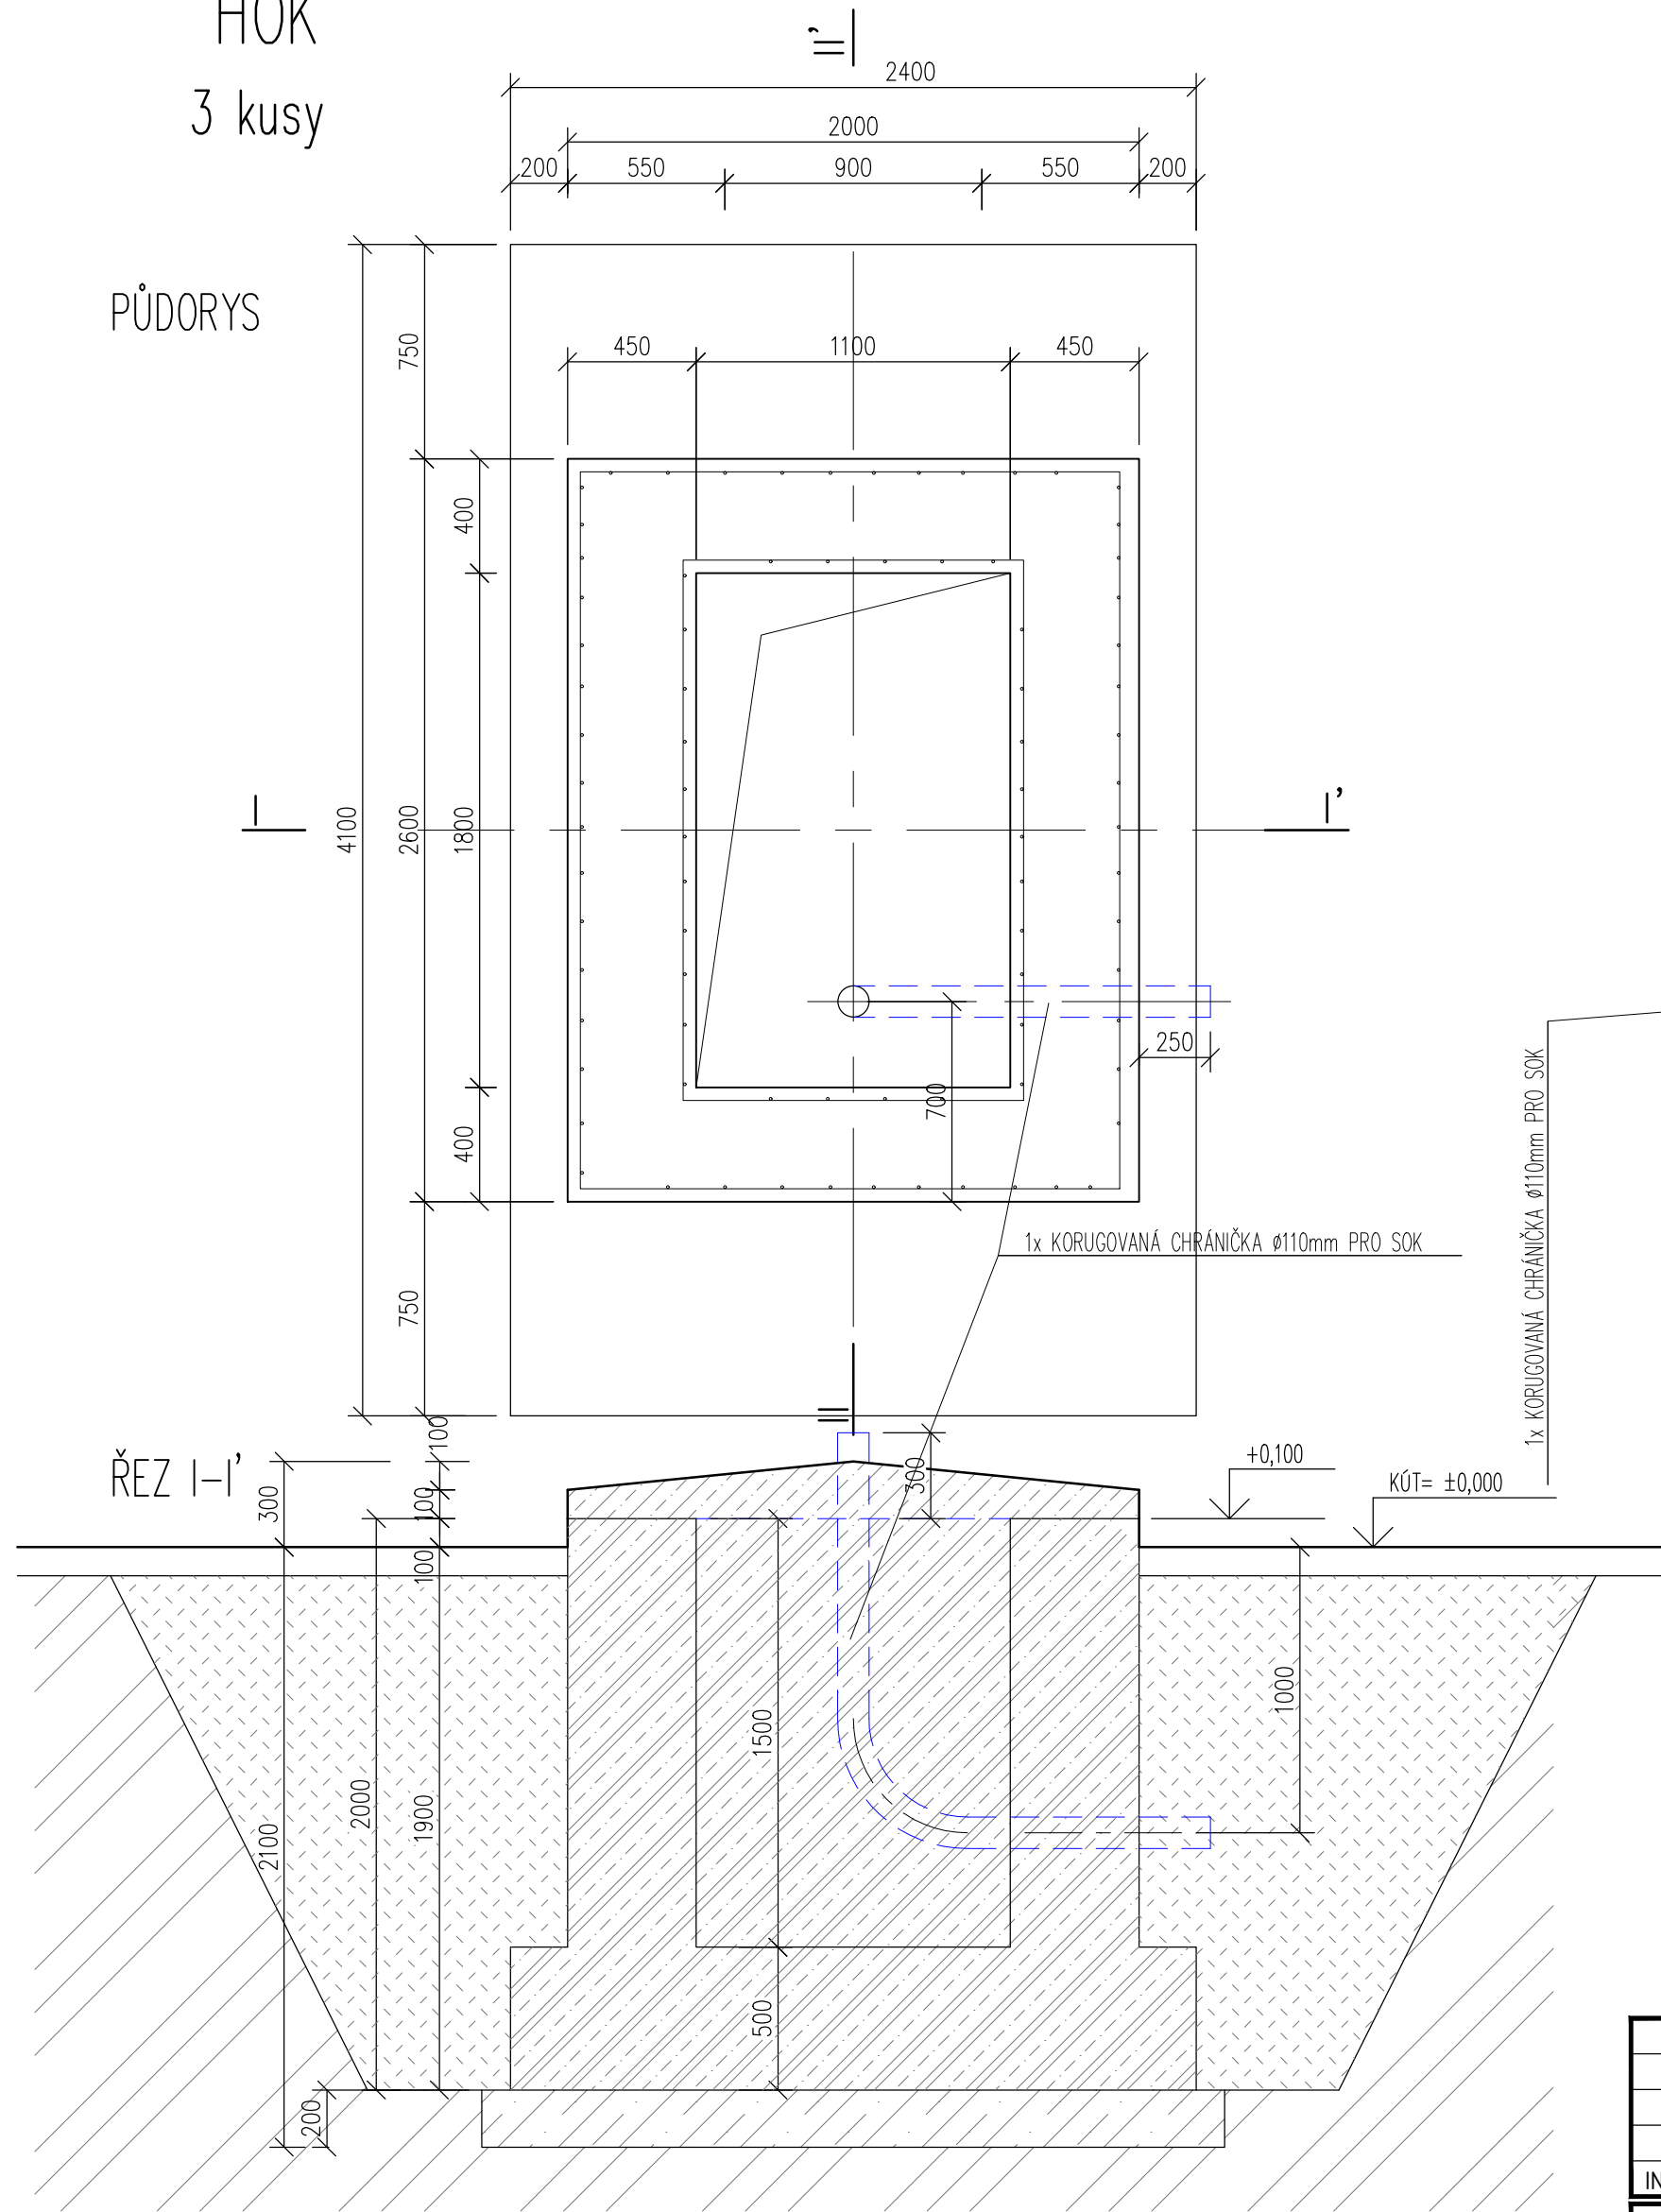

ŘEZ II-II'

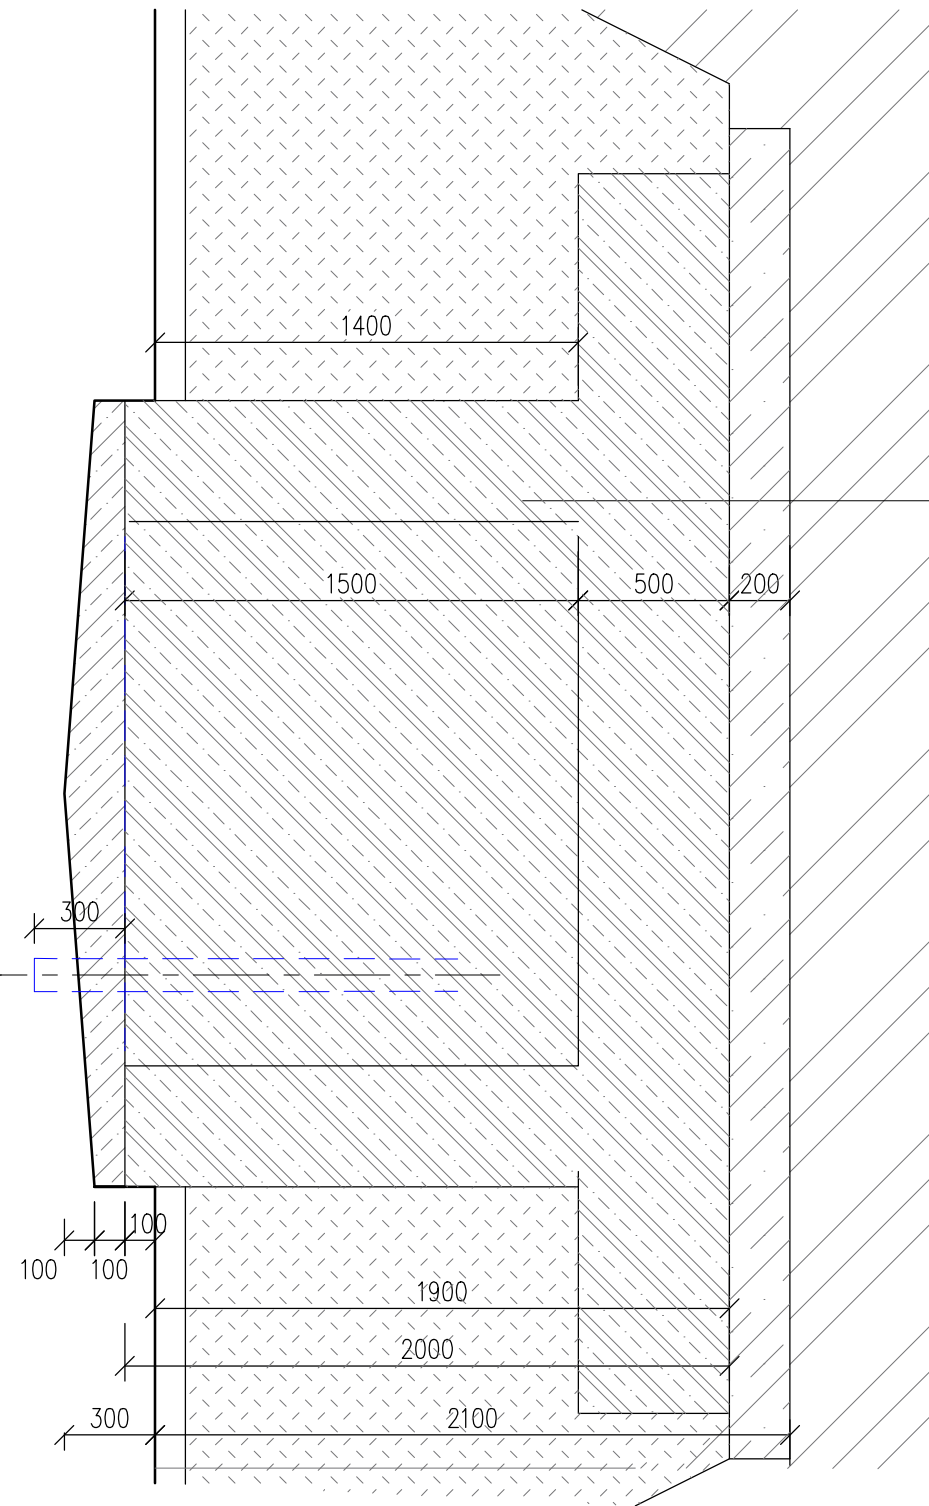

ŽELEZOBETONOVÝ ZÁKLAD C30/37  
PODKLADNÍ BETON C16/20 200mm

AUTORIZACE:

| D                 |  |  |                      |
|-------------------|--|--|----------------------|
| C                 |  |  |                      |
| B                 |  |  |                      |
| A                 |  |  |                      |
| INDEX REVIZE      | POPIS REVIZE   | DATUM  | JMÉNO                |
| NÁZEV AKCE        | TR Řípov - rek.R110kV, sek.tech., VS, PZTS                       | Č. STAVBY: 001020003001<br>Č. OBJ.: 4501656578 |                      |
| STAVEBNÍK         | EG.D, a.s., LIDICKÁ 1873/36, 602 00 BRNO                         | <b>eg.d</b>                                    |                      |
| STATUS/STUPEŇ     | Dokumentace pro sloučené povolení (DUR+DSP)                      |  |                      |
| ČÁST              | D.1.1 Architektonicko-stavební řešení                            |  |                      |
| ZHOT. DOKUMENTACE | EGEM s.r.o., Starochodovská 41/68, 149 00 Praha 4                | DATUM: 04/2024<br>ČÍSLO VÝK/DOK:<br>D1.1b)-10  |                      |
| KONTAKTNÍ OSOBA   | Ing. Čestmír Vášek, cestmir.vasek@egem.cz, tel.:+420 721 363 423 |  |                      |
| ARCHIVNÍ ČÍSLO    | 3EGE 37880   |  |                      |
| ZOD. PROJEKTANT   | Ing. Ivan Litochleb  |  |                      |
| VYPRACOVAL        | Ing. Ivan Litochleb  |  |                      |
| KONTROLOVAL       | Ing. Petr Mýtina   |  |                      |
| MÍSTO STAVBY      | Řípov 32, 674 01 Třebíč  | KÓD LOKALITY: ŘIP                              |                      |
| SO/PS             | S031-Rozvodna 110-stav. část                                     | MĚŘÍTKO: M 1:25                                |                      |
| MAJETKOVÁ TŘÍDA   | CZD00016   | FORMÁT: 2xA4                                   |                      |
| DRUH DOKUMENTU    | výkres   | LIST/CELKEM: 1/1                               |                      |
| NÁZEV DOKUMENTU   | Základ HOK1  |  | ARCHIVNÍ ČÍSLO EG.D: |