




POHLED:

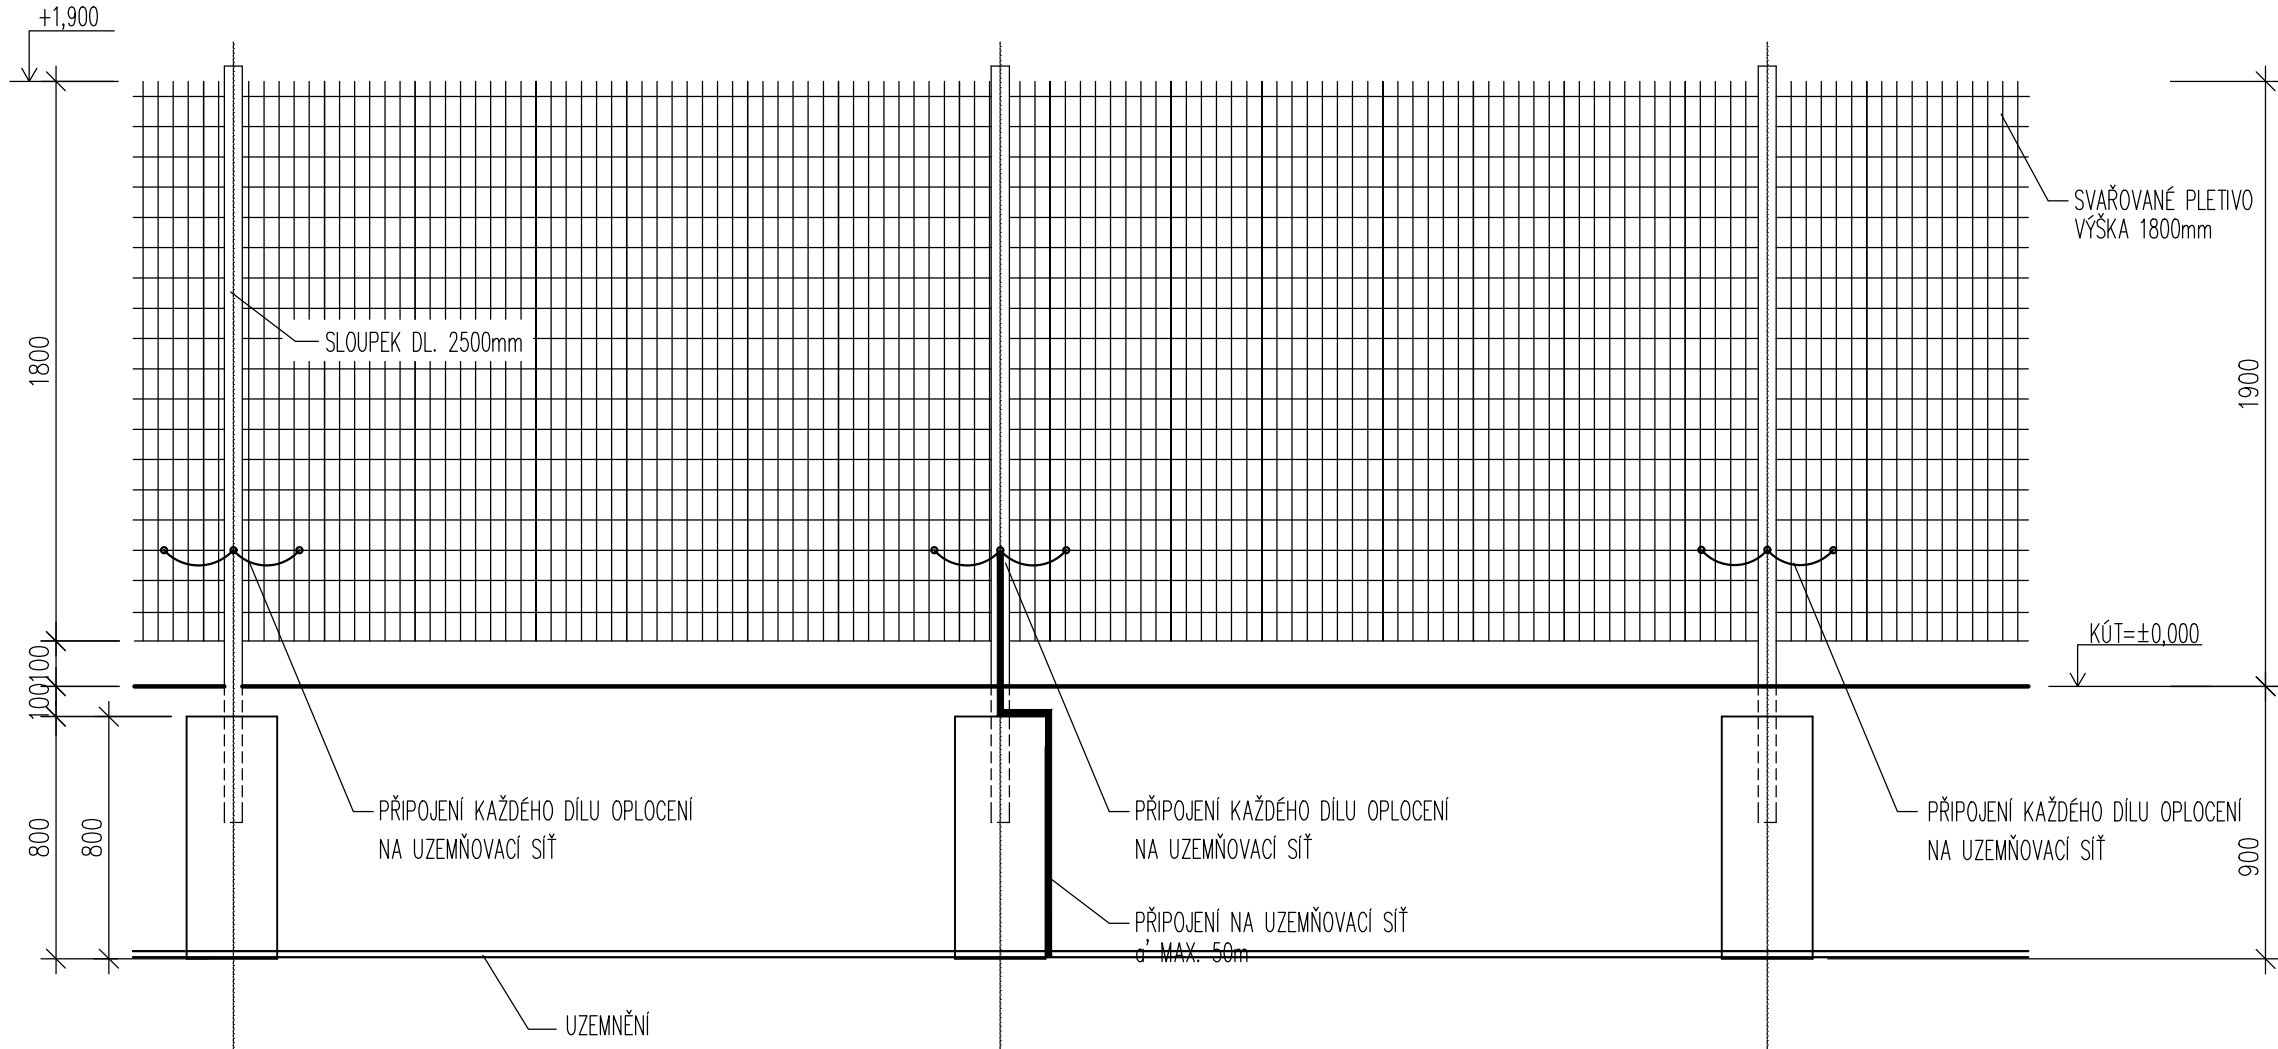


ŘEZ:

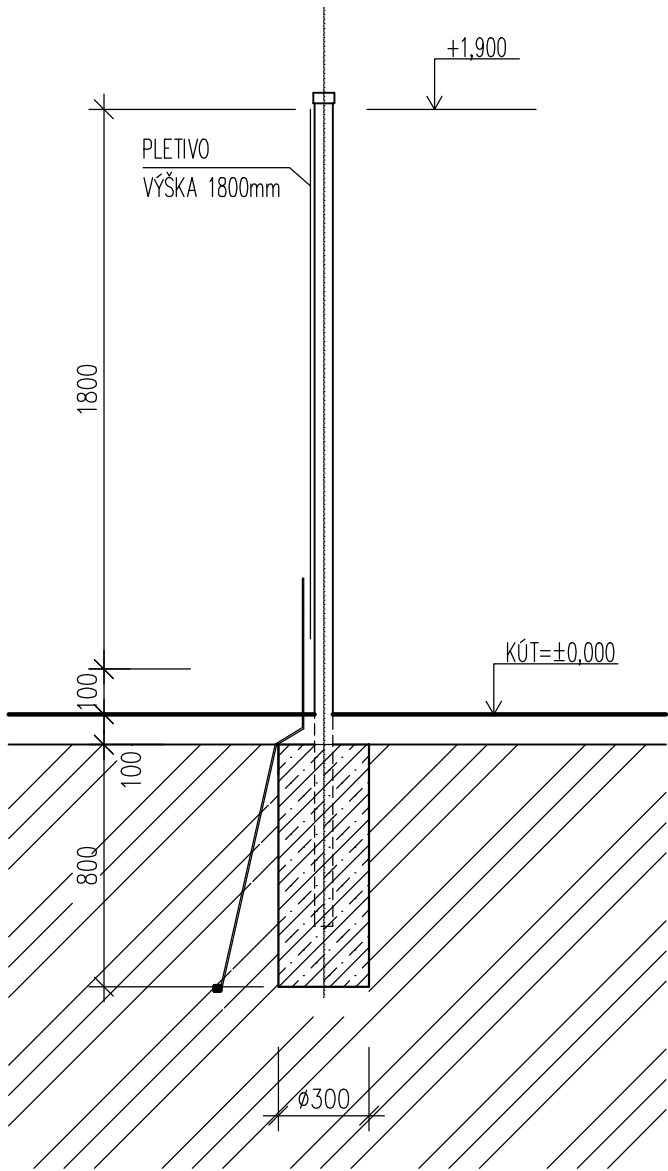

PŮDORYS

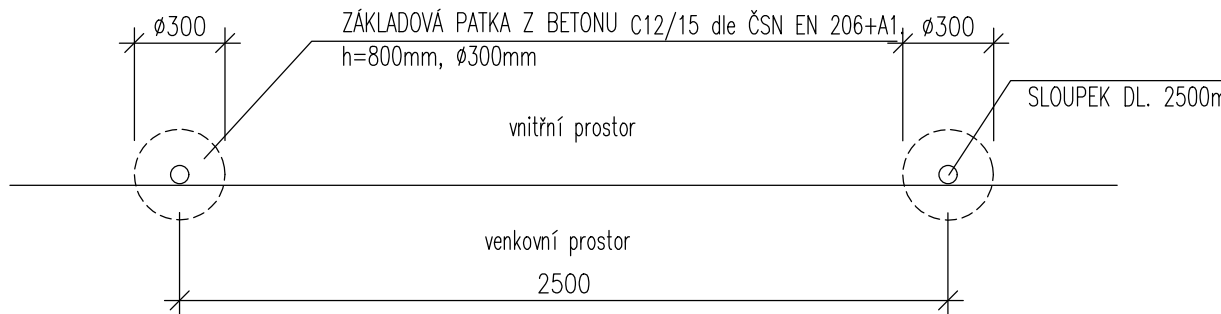

AUTORIZACE:

D			
C			
B			
A			
INDEX REVIZE	POPIS REVIZE	DATUM	JMÉNO
NÁZEV AKCE	TR Řířov - rek.R110kV, sek.tech., VS, PZTS	Č. STAVBY: 001020003001	
STAVEBNÍK	EG.D, a.s., LIDICKÁ 1873/36, 602 00 BRNO	Č. OBJ.: 4501656578	
STATUS/STUPEŇ	Dokumentace pro provedení stavby (DPS)		
ČÁST	D.1.1 Architektonicko-stavební řešení		
ZHOT. DOKUMENTACE	EGEM s.r.o., Starochodovská 41/68, 149 00 Praha 4	DATUM: 04/2023 ČÍSLO VÝK/DOK: D1.1b)-04	
KONTAKTNÍ OSOBA	Ing. Čestmír Vášek, cestmir.vasek@egem.cz, tel.:+420 721 363 423		
ARCHIVNÍ ČÍSLO	2EGE 11997		
ZOD. PROJEKTANT	Ing. Ivan Litochleb		
VYPRACOVAL	Ing. Ivan Litochleb	KÓD LOKALITY: ŘÍP MĚŘÍTKO: M 1:25 FORMÁT: 3x4 LIST/CELKEM: 1/1	
KONTROLOVAL	Ing. Petr Mýtina		
MÍSTO STAVBY	Řířov 32, 674 01 Třebíč	ARCHIVNÍ ČÍSLO EG.D:	
SO/PS	S047-Oplocení		
MAJETKOVÁ TŘÍDA	CZD00018		
DRUH DOKUMENTU	situace		
NÁZEV DOKUMENTU	VZOROVÉ POLE VNITŘNÍ OPLOCENÍ		