


ŘEZ A-A'

OSADIT NOVOU SAMOTIŽNOU ŽALUZIOVOU Klapku S RÁMEM TRK500
+PRODLOUŽIT VZT POTRUBÍ 700x700mm Ø 150mm
2.09

STÁVAJÍCÍ TERÉN

ŘEZ A1-A1'

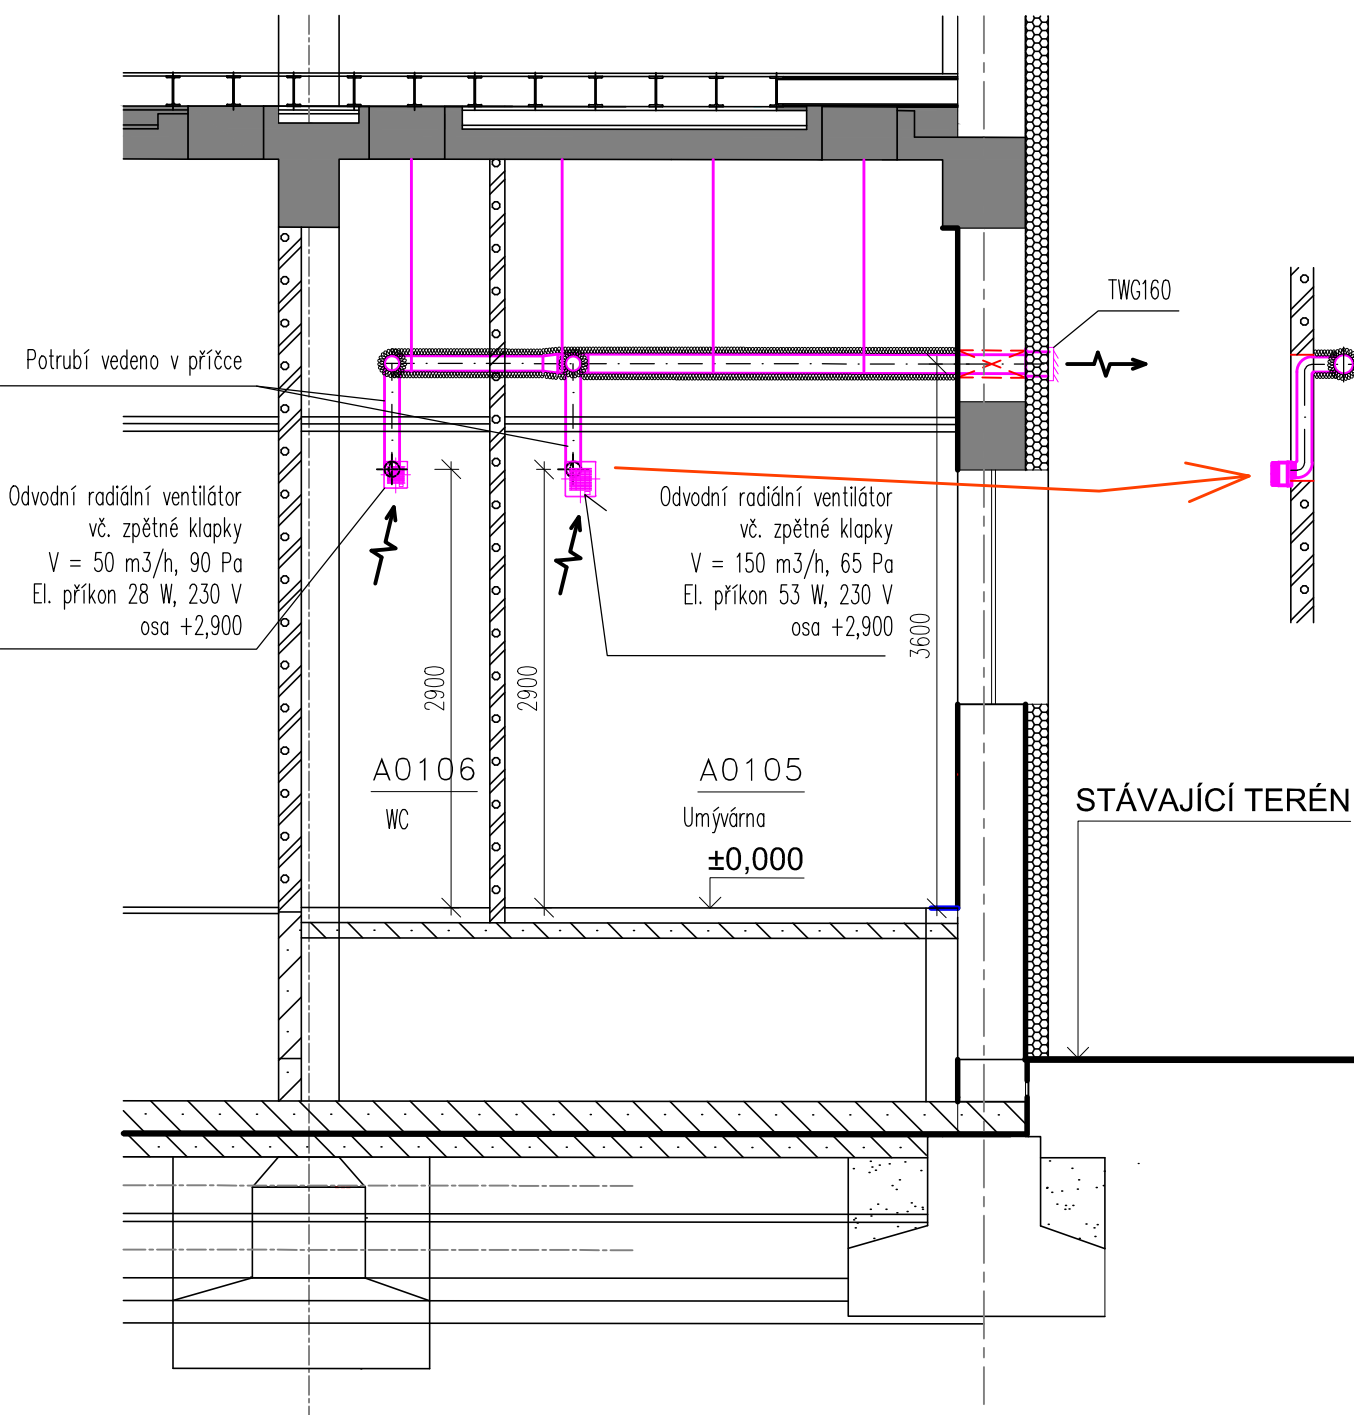

LEGENDA TZB:

- CH Potrubí chladiva Cu – kapalina
PLYN Potrubí chladiva Cu – plyn
VZT kruhové potrubí SPIRO
POŽARNÍ IZOLACE VZT POTRUBÍ TL. 40mm

POZN.:

- VÝŠKOVÉ OSAZENÍ HORNÍ HRANY VNITŘNÍ JEDNOTKY KLIMATIZACE
150mm POD STROPEM
–DÉLKA ROZVODŮ MIN/MAX – 5m/30m
–POTRUBÍ A KABELAŽ BUDE VEDENA V PODHLEDU, V KABELOVÉM PROSTORU
ČI POD OMÍTKOU
–DRÁTOVÝ OVLADAČ VNITŘNÍ KLIM. JEDNOTKY S LCD PANELEM
BUDE UMÍSTĚN U VSTUPNÍCH DVEŘÍ

- AUTOMATICKÉ ČASOVÉ NASTAVENÍ VĚTRÁNÍ V TECHNOLOGICKÝCH BUDE NAPŘ.: 8x DENNĚ NA 2min
–ČASOVÝ INTERVAL BUDE PŘÍPADNĚ UPRAVEN DLE ZKUŠEBNÍHO PROVOZU NEBO
POŽADAVKU TECHNOLOGA
–VĚTRÁNÍ WC A UMÝVÁRNY BUDE SPOUŠTĚNO RUČNĚ SPINAČEM U DVEŘÍ S DOBĚHEM 5min
–EL. PŘIPOJENÍ VIZ. ČÁST ELEKTROINSTALACE

AUTORIZACE:

D			
C			
B			
A			
INDEX REVIZE	POPIS REVIZE	DATUM	JMÉNO
NÁZEV AKCE	TR Řífov - rek.R110kV, sek.tech., VS, PZTS	Č. STAVBY: 001020003001	
STAVEBNÍK	EG.D, a.s., LIDICKÁ 1873/36, 602 00 BRNO	Č. OBJ.: 4501656578	
STATUS/STUPEŇ	Dokumentace pro provedení stavby/DPS		
ČÁST	D.14 Technika prostředí staveb		
ZHOT. DOKUMENTACE	EGEM s.r.o., Starochodovská 41/68, 149 00 Praha 4		
KONTAKTNÍ OSOBA	Ing. Čestmír Vášek, cestmir.vasek@egem.cz, tel.: +420 721 363 423		
ARCHIVNÍ ČÍSLO	2EGE 12412		
ZOD. PROJEKTANT	Ing. Ivan Liščák	DATUM: 04/2024	
VYPRACOVAL	Pavel Hoško, DiS.	ČÍSLO VÝK/DOK:	
KONTROLOVAL	Ing. Petr Mýřina	D14 b)-03	
MÍSTO STAVBY	Řífov 32, 674 01 Třebíč	KÓD LOKALITY: ŘÍP	
SO/PS	S055-Vzduchotechnika, klimatizace	MĚŘÍTKO: M 1:50	
MAJETKOVÁ TŘÍDA	CZD00019	FORMÁT: 8xA4	
DRUH DOKUMENTU	výkres	LIST/CELKEM: 1/1	
NÁZEV DOKUMENTU	Řez A-A , A1-A1- R22kV	ARCHIVNÍ ČÍSLO EG.D:	