




POHLED JIHOVÝCHODNÍ

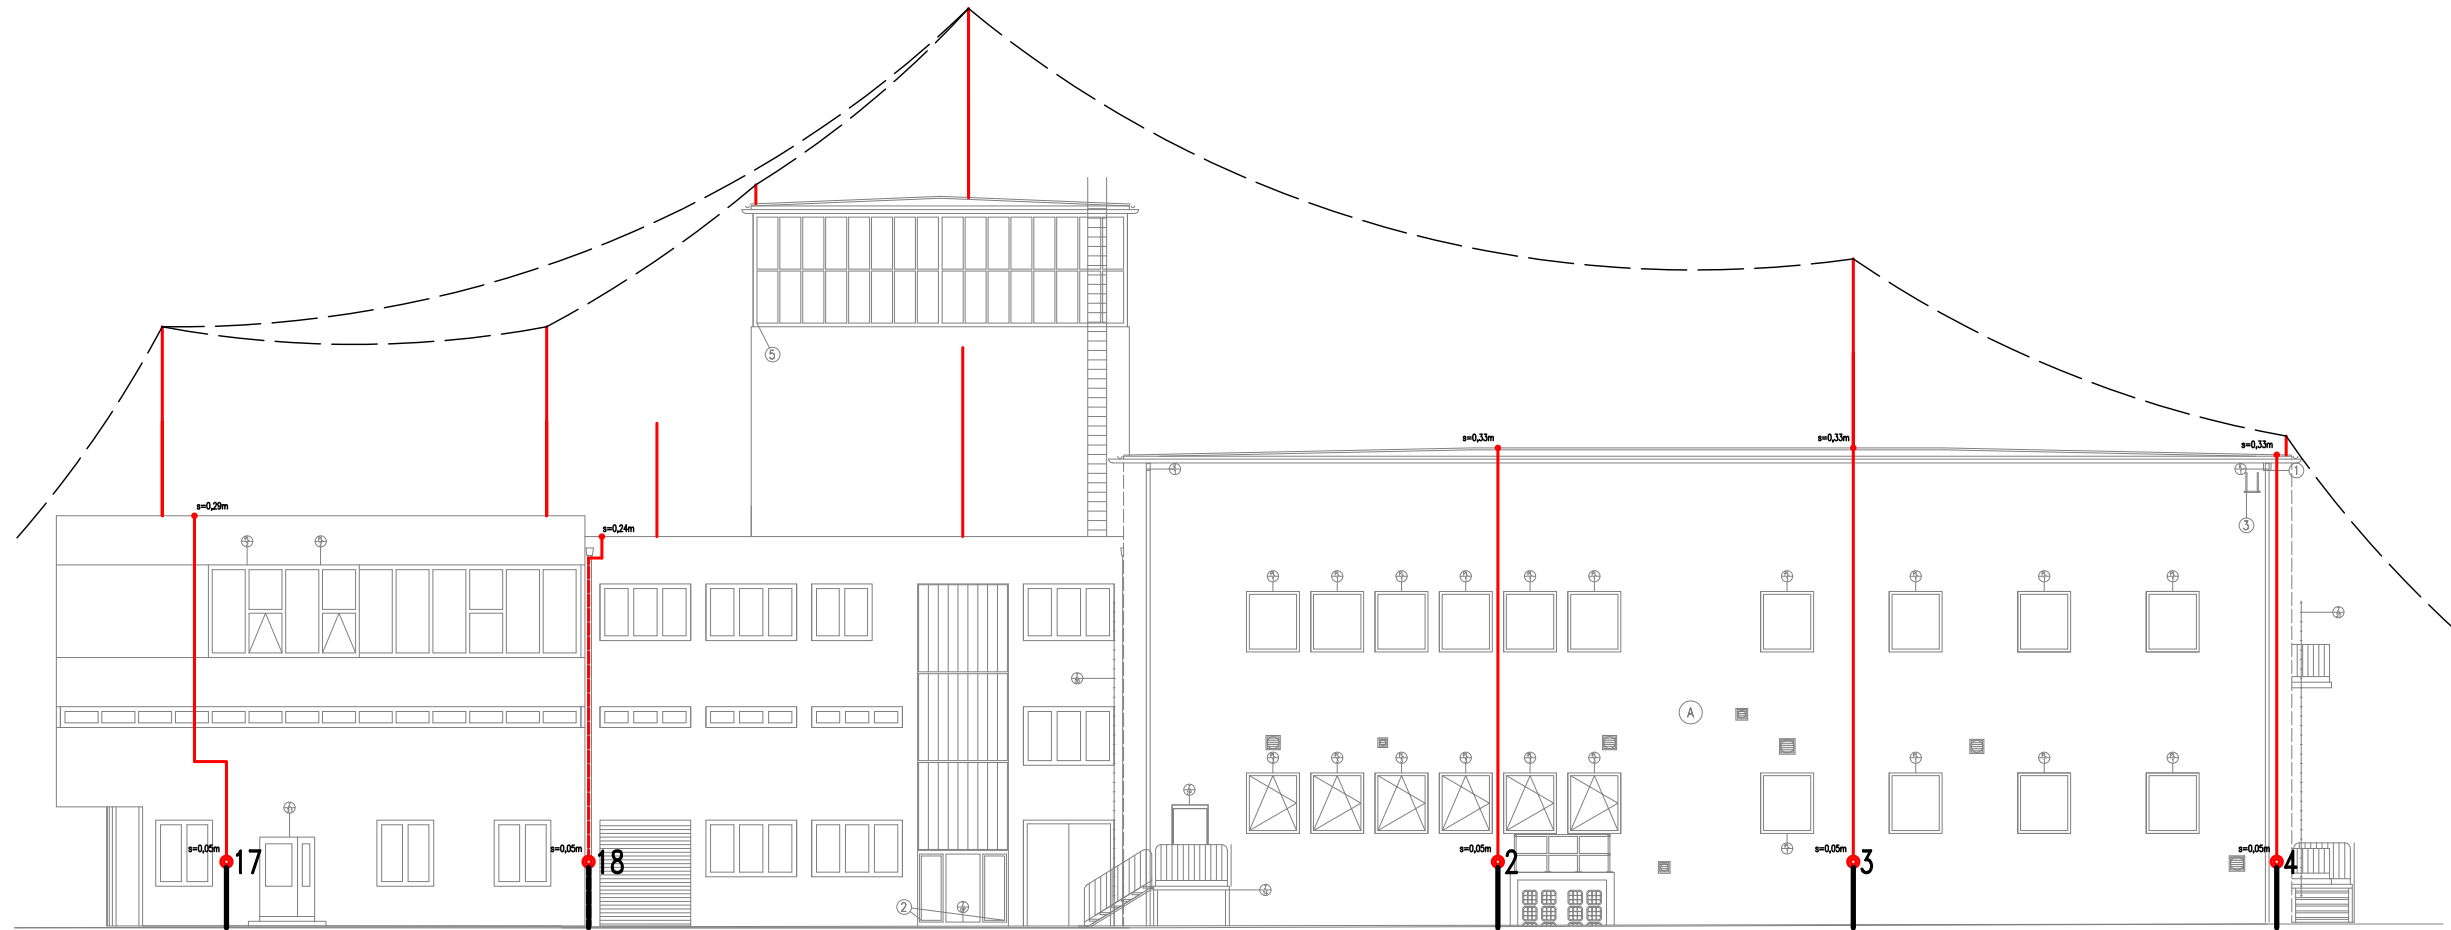

POHLED JIHOZÁPADNÍ

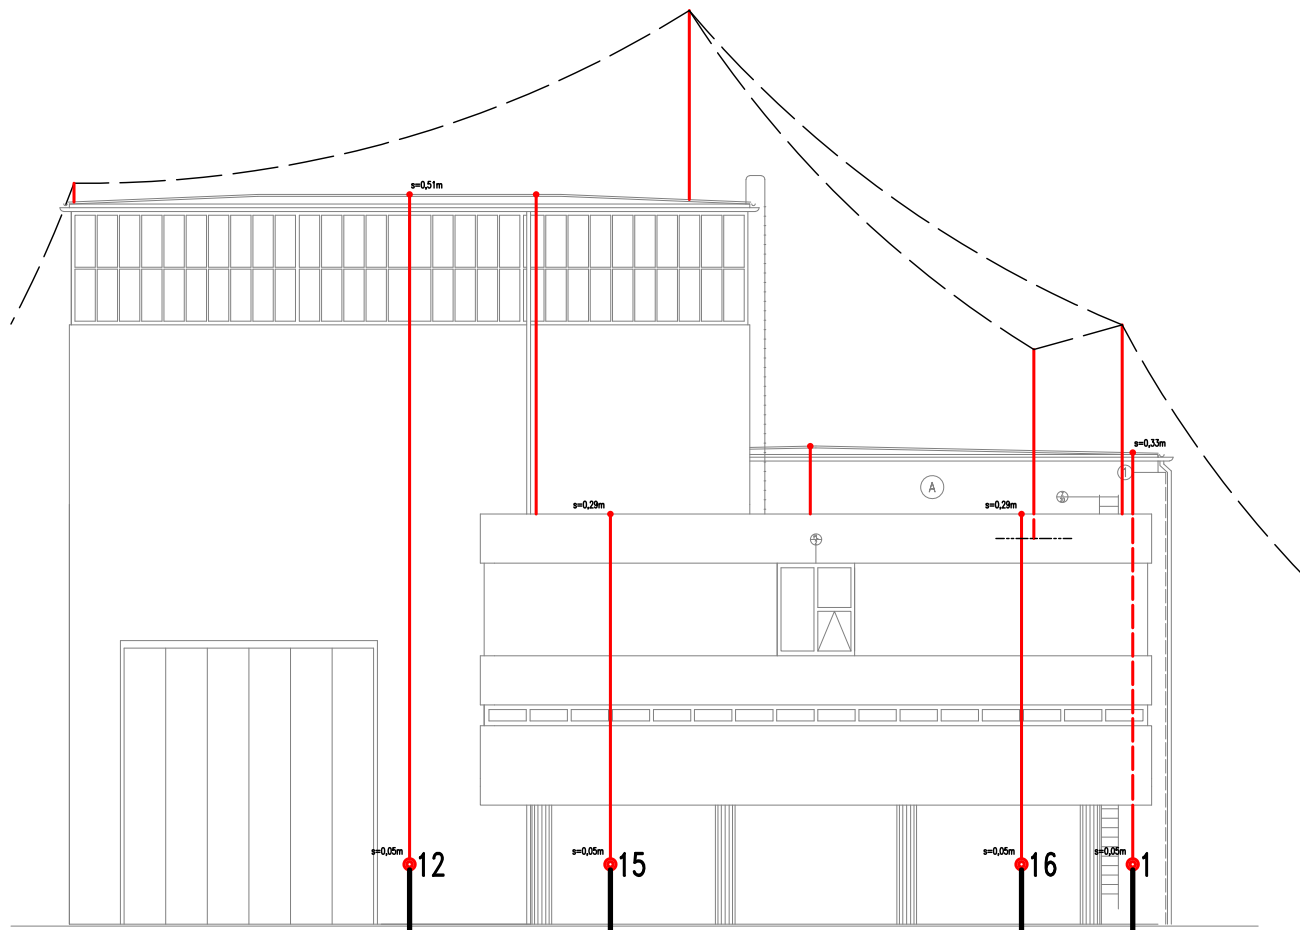

POHLED SEVEROZÁPADNÍ

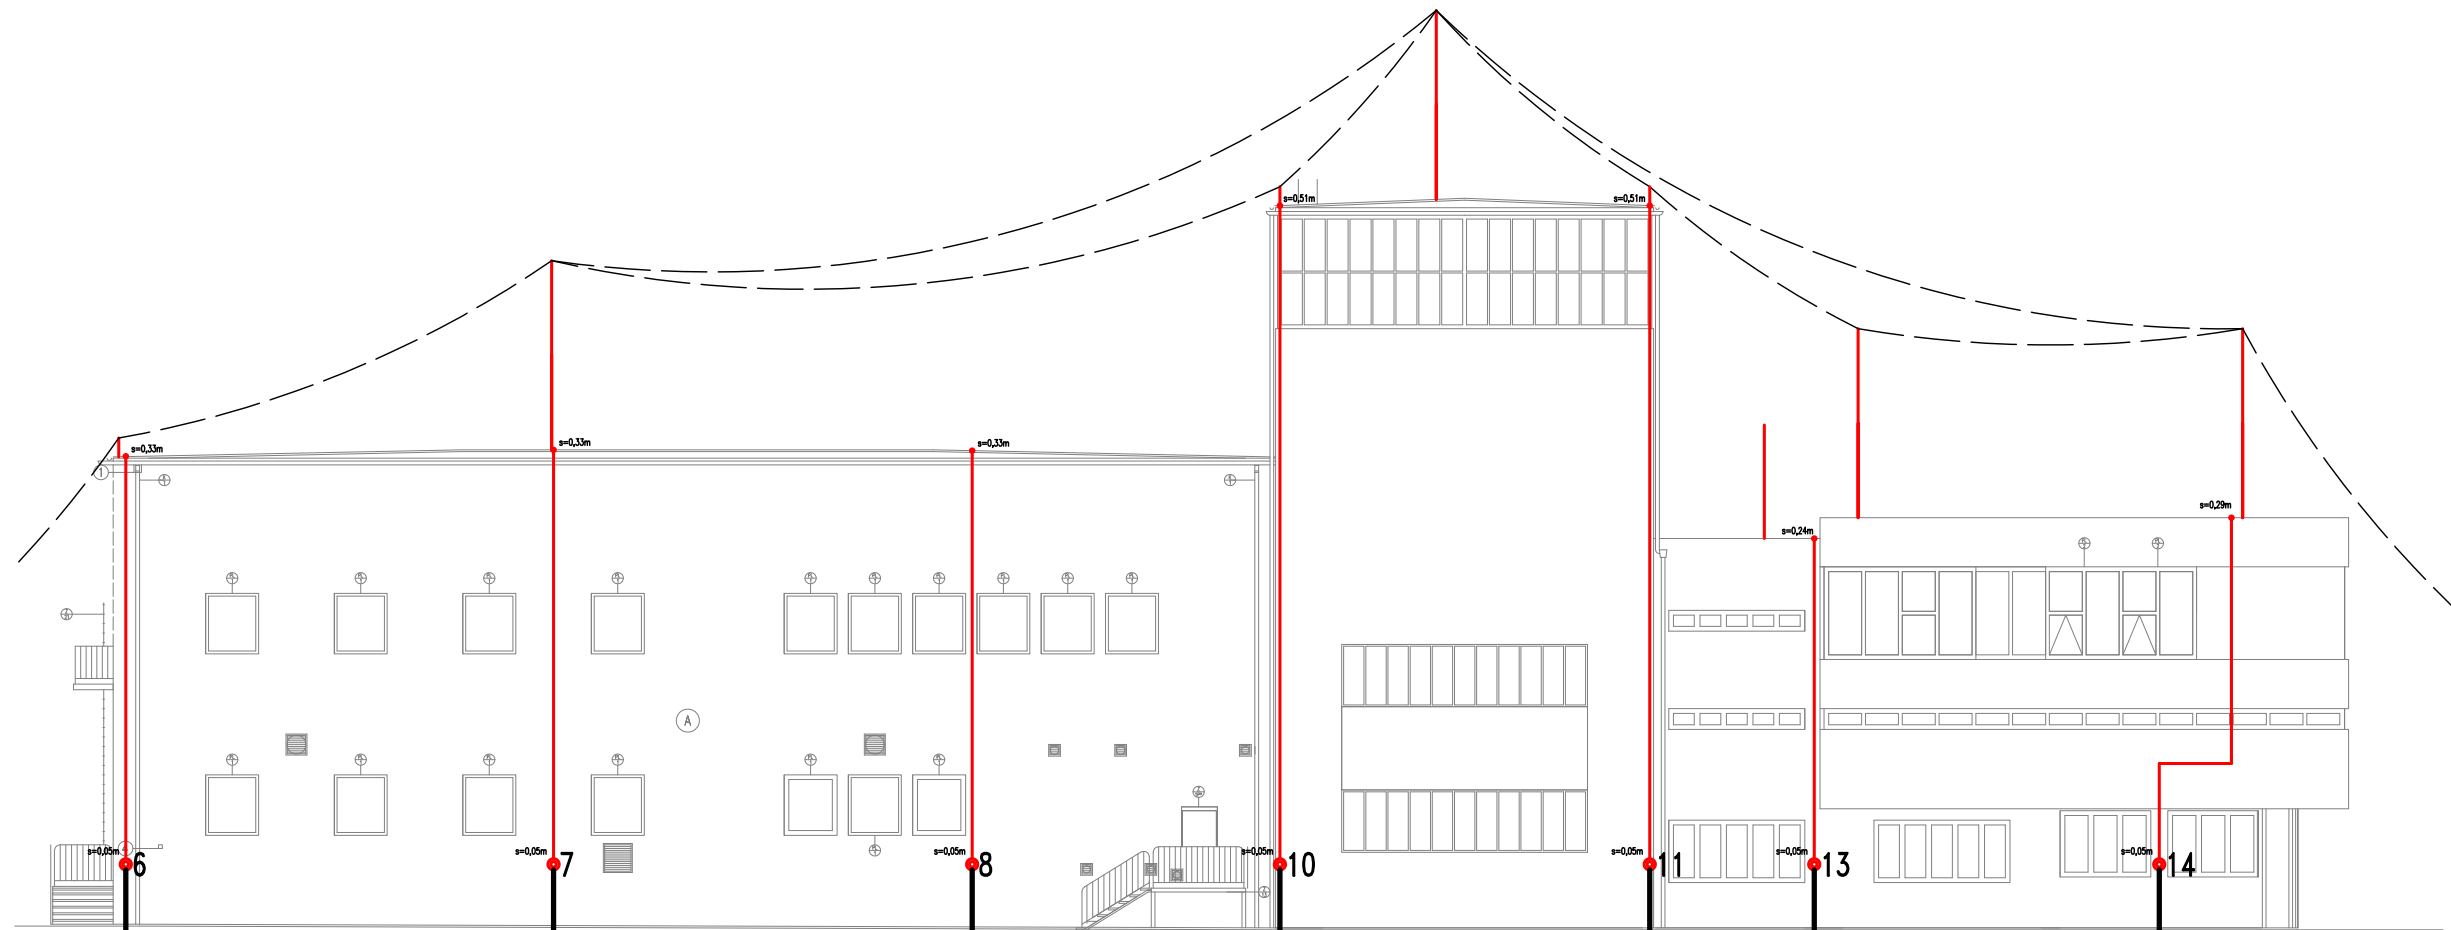

POHLED SEVEROVÝCHODNÍ

LEGENDA HROMOSVODU:

V souladu s ČSN EN 62305 byl objekt zařazen do třídy LPS II.

- Jímací soustava (drát AlMgSi Ø8)
- Svod hromosvodu (drát AlMgSi Ø8), napojení přes zkušební svorku na stávající obvodový zemnič
- Vodivé spojení, odbočení
- Poloměr valivé koule

AUTORIZACE:

D			
C			
B			
A			
INDEX REVIZE	POPIS REVIZE	DATUM	JMÉNO
NÁZEV AKCE	TR Řípov - rek.R110kV, sek.tech., VS, PZTS	Č. STAVBY: 001020003001	
STAVEBNÍK	EG.D, a.s., LIDICKÁ 1873/36, 602 00 BRNO	Č. OBJ.: 4501656578	
STATUS/STUPEŇ	Dokumentace pro provádění stavby (DPS)		
ČÁST	D.1.4 Silnoproudá elektroinstalace		
ZHOT. DOKUMENTACE	EGEM s.r.o., Starochodovská 41/68, 149 00 Praha 4		
KONTAKTNÍ OSOBA	Ing. Čestmír Vášek, cestmir.vasek@egem.cz, tel.: +420 721 363 423		
ARCHIVNÍ ČÍSLO			
ZHOT. DOKUMENTACE	ELSOX s.r.o., Seifertova 525, 261 01 Příbram		
KONTAKTNÍ OSOBA	Ing. Radek Procházka, prochazka@elsox.cz, tel.: 608 981 648	DATUM: 08/2024	
ARCHIVNÍ ČÍSLO	2309		
ZOD. PROJEKTANT	Ing. Radek Procházka	ČÍSLO VÝK/DOK: D.1.4 b) - 18	
VYPRACOVAL	David Janura, Radek Procházka		
KONTRLOVAL	Ing. Radek Procházka	KÓD LOKALITY: ŘÍP	
MÍSTO STAVBY	Řípov 32, 674 01 Třebíč		
SO/PS	S030 Technologické budovy	MĚŘÍTKO: M 1:200	
MAJETKOVÁ TŘÍDA	CZD00016	FORMÁT: 4x A4	
DRUH DOKUMENTU	výkres	LIST/CELKEM: 1/1	
NÁZEV DOKUMENTU	BLESKOSVOD - POHLEDY		ARCHIVNÍ ČÍSLO EG.D: