


LEGENDA UZEMNĚNÍ:

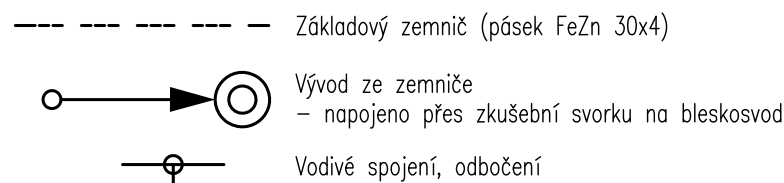

POZNÁMKY:

- Nový základový zemnič (pásek FeZn 30x4) je uložen v základové rýze.
- Vývody nad betonový základ a ve styku se zeminou je nutné důkladně chránit proti korozi (např. asfaltovou zálivkou, licí pryskyřicí) v souladu s ČSN 33 2000–5–54 ed.3.
- Vývody ze zemniče budou provedeny s dostatečnou rezervou.
- Hodnota zemního odporu musí být menší než 2Ω.

AUTORIZACE:

D			
C			
B			
A			
INDEX REVIZE	POPIS REVIZE	DATUM	JMÉNO
NÁZEV AKCE	TR Řípov – rek.R110kV, sek.tech., VS, PZTS	Č. STAVBY: 102 0002 780	
STAVEBNÍK	EG.D, a.s., LIDICKÁ 1873/36, 602 00 BRNO	Č. OBJ.: 001020003001	
STATUS/STUPEŇ	Dokumentace pro provádění stavby (DPS)		eg.d
ČÁST	D.1.4 Silnoproudá elektroinstalace		
ZHOT. DOKUMENTACE	EGEM s.r.o., Starochodovská 41/68, 149 00 Praha 4		EGEM
KONTAKTNÍ OSOBA	Ing. Čestmír Vášek, cestmir.vasek@egem.cz, tel.:+420 721 363 423		
ARCHIVNÍ ČÍSLO			
ZHOT. DOKUMENTACE	ELSOX s.r.o., Seifertova 525, 261 01 Příbram		ELSOX elektroprojekty
KONTAKTNÍ OSOBA	Ing. Radek Procházka, prochazka@elsox.cz, tel.:608 981 648		
ARCHIVNÍ ČÍSLO	2309		
ZOD. PROJEKTANT	Ing. Radek Procházka	DATUM: 08/2024	
VYPRACOVAL	David Janura, Radek Procházka	ČÍSLO VÝK/DOK: D.1.4 b) – 09	
KONTROLOVAL	Ing. Radek Procházka		
MÍSTO STAVBY	Řípov 32, 674 01 Třebíč	KÓD LOKALITY: ŘIP	
SO/PS	SO 78 – Garáže, sklady, vrátnice	MĚŘÍTKO: M 1:100	
MAJETKOVÁ TŘÍDA	CZD00029	FORMÁT: 2x A4	
DRUH DOKUMENTU	výkres	LIST/CELKEM: 1/1	
NÁZEV DOKUMENTU	UZEMNĚNÍ	ARCHIVNÍ ČÍSLO EG.D:	