


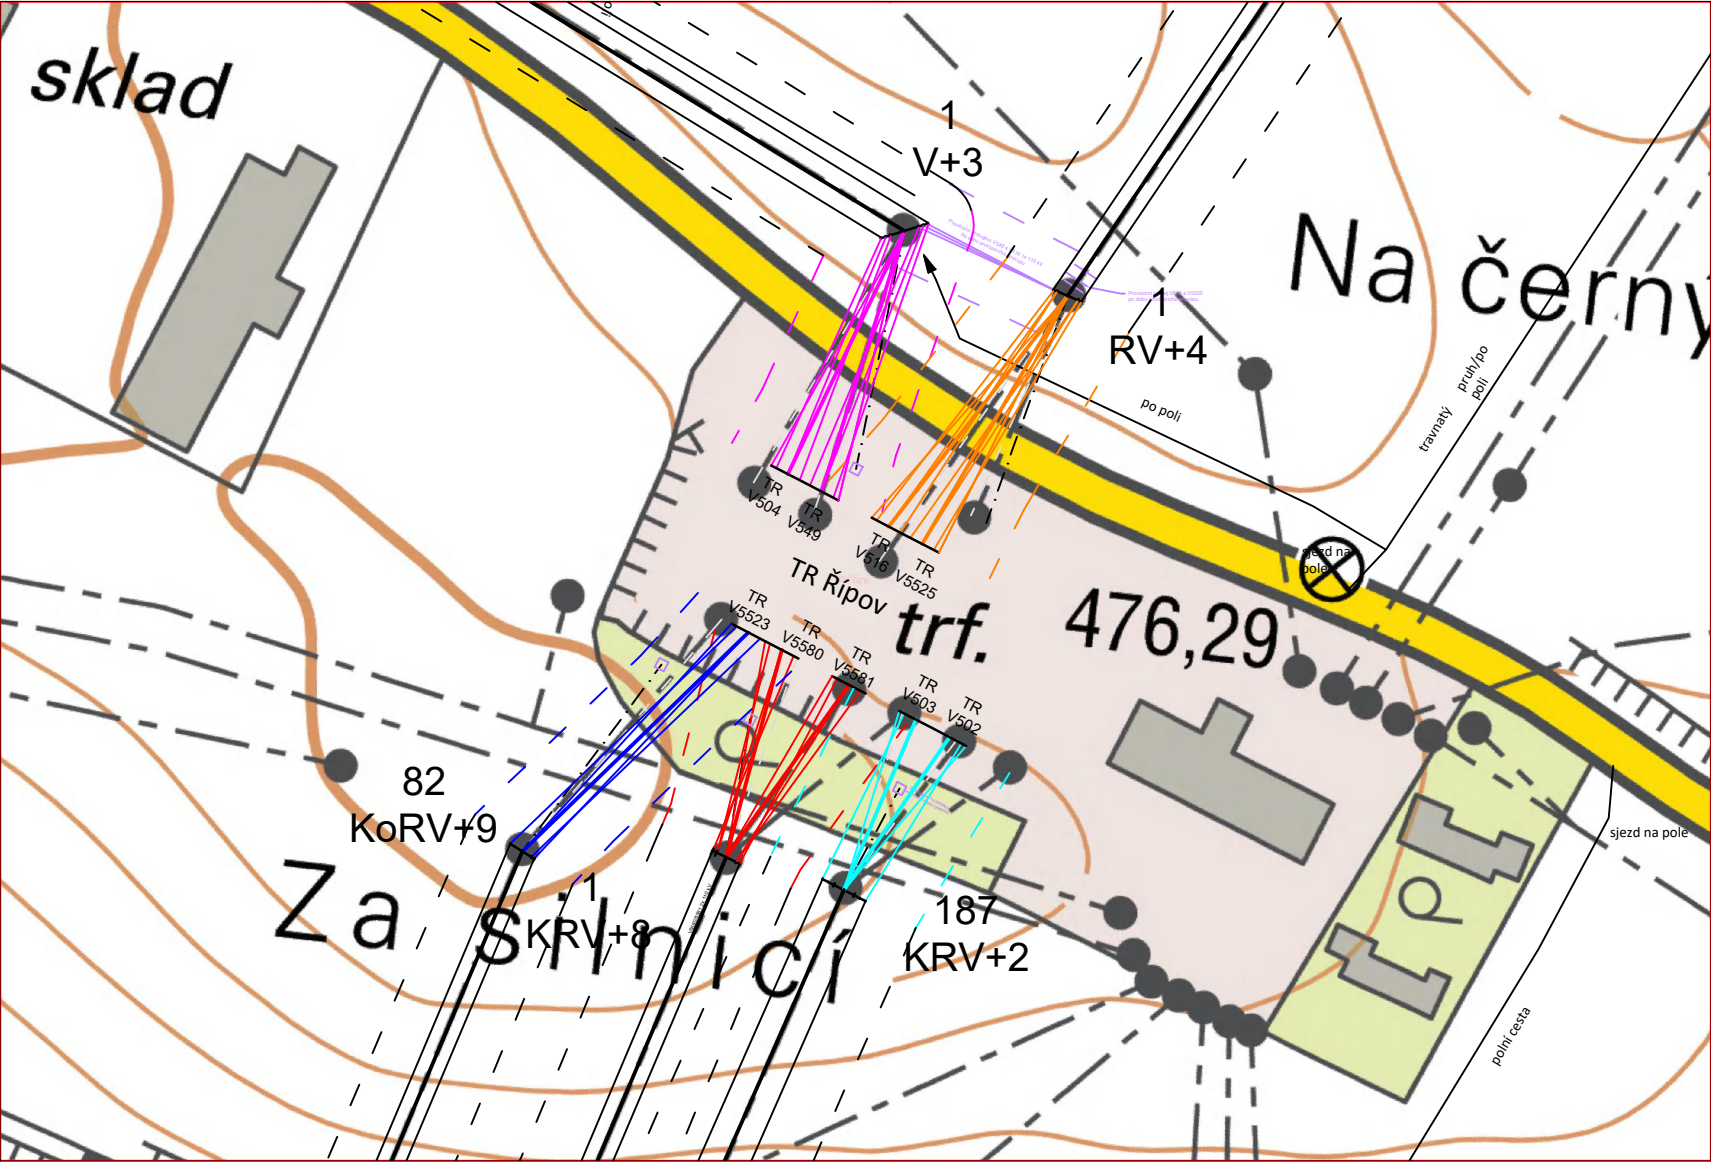

Detail zaústění do TR Řípov

měřítko 1: 2000



Legenda:

Přeústění 110 kV	osa	krajní vodič	OP 110 kV
SO 01.1 V5523	<div></div>	<div></div>	<div></div>
SO 01.2 V5580/5581	<div></div>	<div></div>	<div></div>
SO 01.3 V502/503	<div></div>	<div></div>	<div></div>
SO 01.4 V504/549	<div></div>	<div></div>	<div></div>
SO 01.5 V516/5525	<div></div>	<div></div>	<div></div>
SO 01.6, SO 01.7 provizorní propojení	<div></div>	<div></div>	<div></div>
Stávající trasy 110 kV			
Stávající trasy	<div></div>	<div></div>	<div></div>
Demontáž	<div></div>	<div></div>	<div></div>
Příjezdová cesta - návrh	<div></div>		

D			
C			
B			
A			
INDEX REVIZE	POPIS REVIZE	DATUM	JMÉNO
NÁZEV AKCE	TR Řípov – rek.R110kV, sek.tech., VS, PZTS	Č. STAVBY: 001020003001 Č. OBJ.: 4501656578	
STAVEBNÍK	EG.D, a.s., LIDICKÁ 1873/36, 602 00 BRNO	<div>eg.d</div>	
STATUS/STUPĚŇ	DPS		
ČÁST	C situační výkresy	<div>EGEM</div>	
ZHOT. DOKUMENTACE	EGEM s.r.o., Starochodovská 41/68, 149 00 Praha 4		
KONTAKTNÍ OSOBA	Čestmír Vášek; cestmir.vasek@egem.cz; +420 721 363 423	DATUM: 04/2024	
ARCHIVNÍ ČÍSLO			
ZOD. PROJEKTANT	Ing. Pavel Froněk	ČÍSLO VÝK/DOK: C1 – 1	
VYPRACOVAL	Ing. Petr Rázek		
KONTROLOVAL	Ing. Petr Rázek	KÓD LOKALITY: ŘIP	
MÍSTO STAVBY	Řípov 32, 674 01 Třebíč		
SO/PS	SO 01	MĚŘÍTKO: 1: 10000	
MAJETKOVÁ TŘÍDA	CZD00002		
DRUH DOKUMENTU	výkres	FORMÁT: 3A4	
NÁZEV DOKUMENTU	Přehledná situace		
		LIST/CELKEM: 1/1	
		ARCHIVNÍ ČÍSLO EG.D:	