




POHLED PŘEDNÍ 1:10

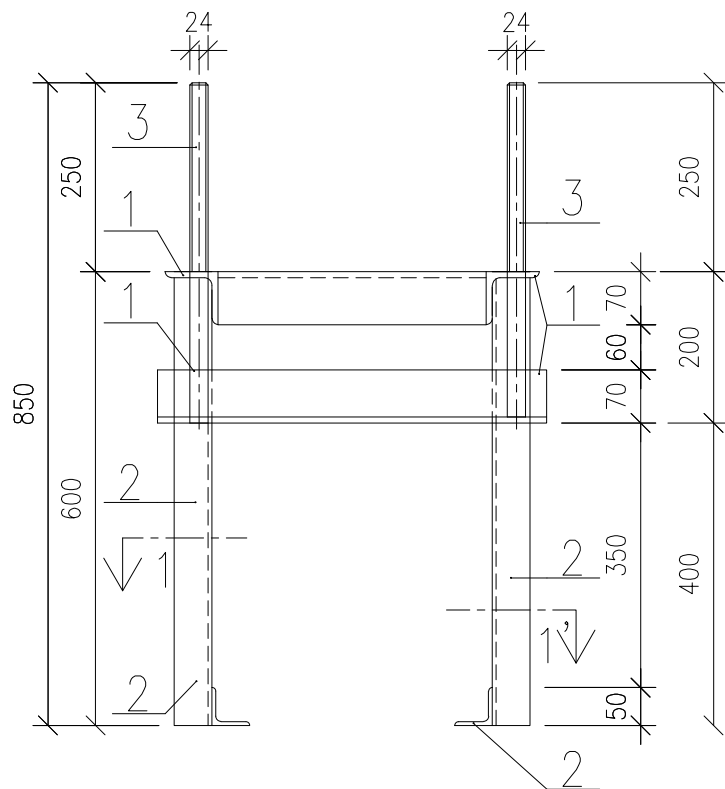


PŮDORYS 1:10

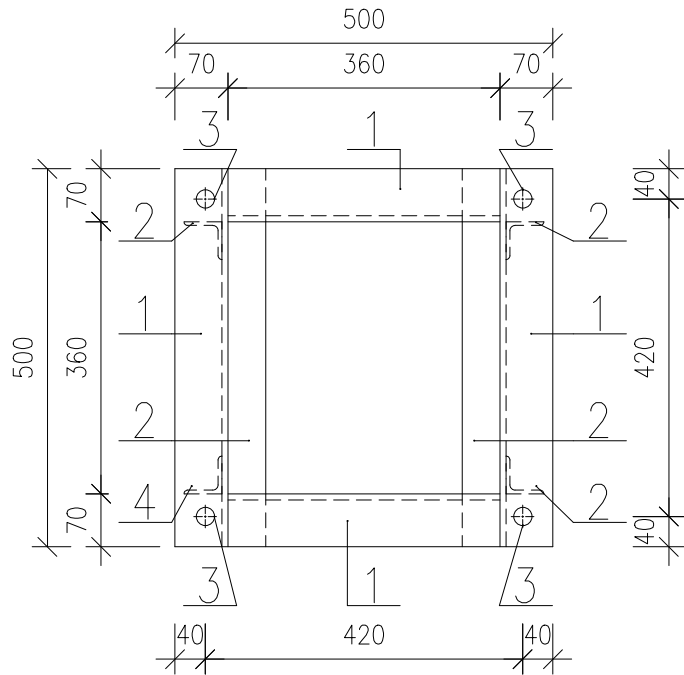


POHLED BOČNÍ 1:10

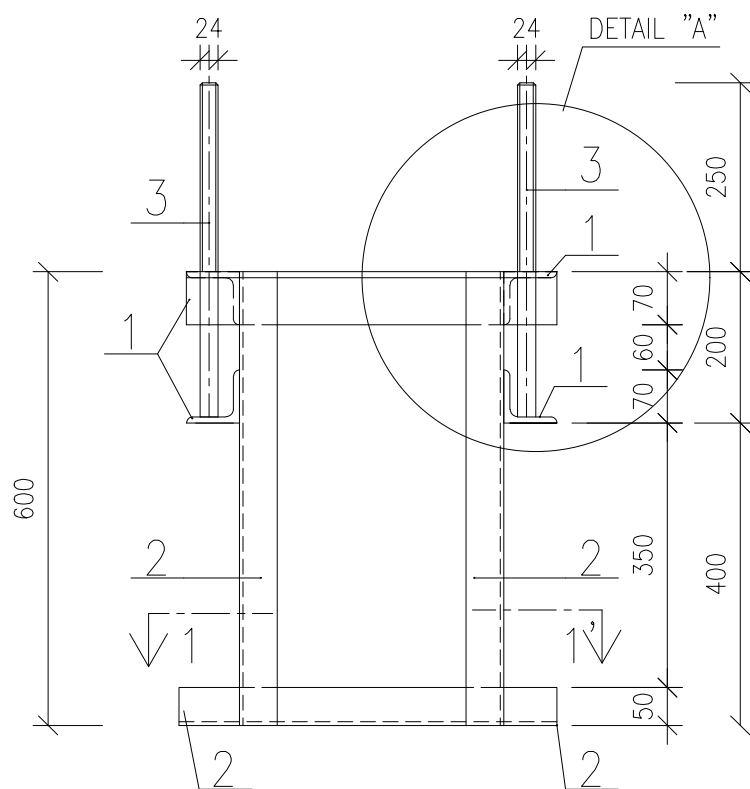

ŘEZ 1 - 1'

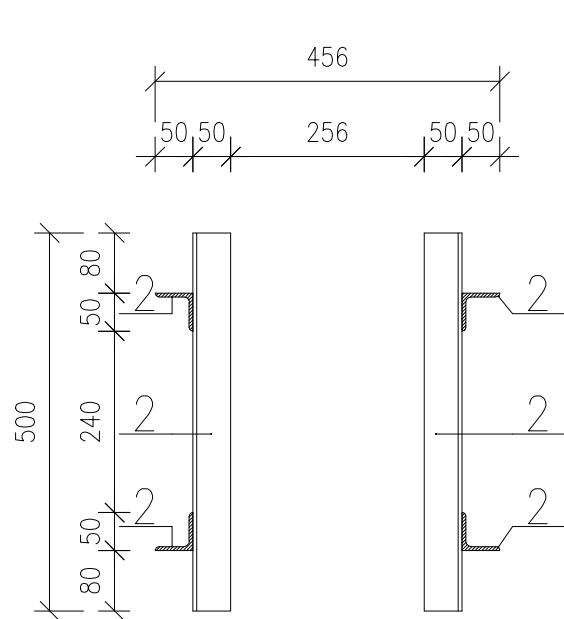

DETAIL "A" 1:5

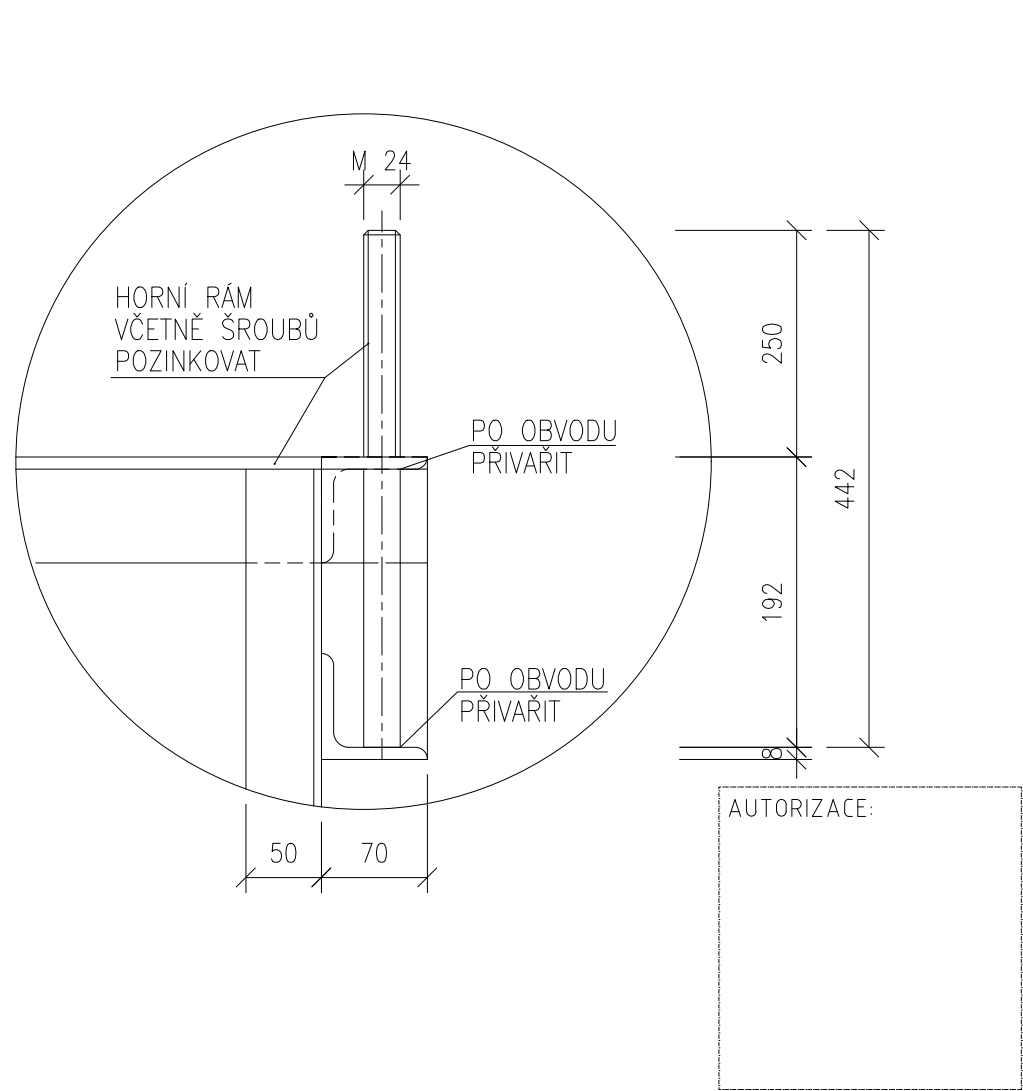

ČÍSLO	KONSTRUKČNÍ PRVEK	Množství [m]	HMOTNOST JEDNOTKOVÁ		HMOTNOST [kg]
			[kg/m ]	[kg/m <sup>2</sup> ]	
1	Rám L 70x70x8 mm	2,72	9,63		26,19
2	Rám L 50x50x5 mm	3,40	3,77		12,85
3	Kotevní šroub – závitová tyč Ø24 mm	1,77	3,55		6,29
	Na svary a žárový zinek 5%				2,27
CELKOVÁ HMOTNOST 1 ks					47,6Kg

D			
C			
B			
A			
INDEX REVIZE	POPIS REVIZE	DATUM	JMÉNO
NÁZEV AKCE	TR Řípv - rek.R110kV, sek.tech., VS, PZTS	Č. STAVBY: 001020003001	
STAVEBNÍK	EG.D, a.s., LIDICKÁ 1873/36, 602 00 BRNO	Č. OBJ.: 4501656578	
STATUS/STUPEŇ	Dokumentace pro provedení stavby (DPS)	<b>eg.d</b>	
ČÁST	D.1.1 Architektonicko-stavební řešení		
ZHOT. DOKUMENTACE	EGEM s.r.o., Starochodovská 41/68, 149 00 Praha 4	<b>EGEM</b>	
KONTAKTNÍ OSOBA	Ing. Čestmír Vášek, cestmir.vasek@egem.cz, tel.:+420 721 363 423		
ARCHIVNÍ ČÍSLO	3EGE 37193	DATUM: 04/2024	
ZOD. PROJEKTANT	Ing. Ivan Lišochleb	ČÍSLO VÝK/DOK:	
VYPRACOVAL	Ing. Petr Mýtina	D1.1b)-09	
KONTROLOVAL	Ing. Petr Mýtina	KÓD LOKALITY: ŘIP	
MÍSTO STAVBY	Řípv 32, 674 01 Třebíč	MĚŘÍTKO: M 1:10	
SO/PS	S031-Rozvodna 110-stav. část	FORMÁT: 2xA4	
MAJETKOVÁ TŘÍDA	CZD00016	LIST/CELKEM: 1/1	
DRUH DOKUMENTU	výkres	ARCHIVNÍ ČÍSLO EG.D:	
NÁZEV DOKUMENTU	Kotevní rám		