



MĚŘÍCÍ ŠACHTA PRO UZEMNĚNÍ M 1:20
2 KUSY

SCHEMA – Příklad sestavy
ŘEZ ŠACHTOU

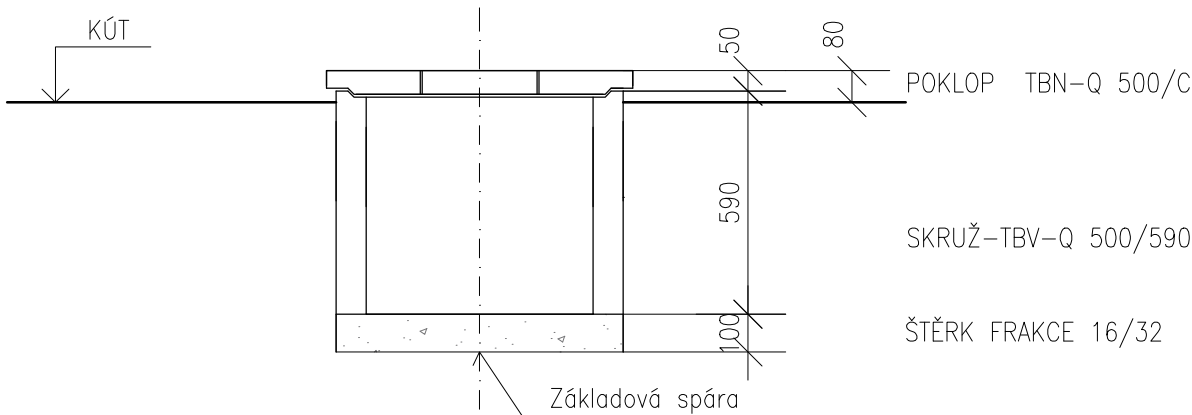

PŮDORYS ŠACHTY

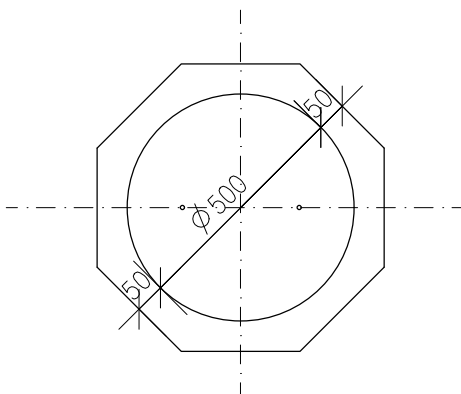

VÝPIS PRVKŮ PRO 1KS ŠACHTY

POKLOP TBN-Q 500/C 1 ks

TBV-Q 500/590 1 ks

AUTORIZACE:

D			
C			
B			
A			
INDEX REVIZE	POPIS REVIZE	DATUM	JMÉNO
NÁZEV AKCE	TR Řípov - rek.R110kV, sek.tech., VS, PZTS	Č. STAVBY: 001020003001	
STAVEBNÍK	EG.D, a.s., LIDICKÁ 1873/36, 602 00 BRNO	Č. OBJ.: 4501656578	
STATUS/STUPEŇ	Dokumentace pro provedení stavby (DPS)		
ČÁST	D.1.1 Architektonicko-stavební řešení		
ZHOT. DOKUMENTACE	EGEM s.r.o., Starochodovská 41/68, 149 00 Praha 4		
KONTAKTNÍ OSOBA	Ing. Čestmír Vášek, cestmir.vasek@egem.cz, tel.:+420 721 363 423		
ARCHIVNÍ ČÍSLO	3EGE 37192		
ZOD. PROJEKTANT	Ing. Ivan Litochleb		
VYPRACOVAL	Ing. Ivan Litochleb	DATUM: 04/2024	ČÍSLO VÝK/DOK: D1.1b)-08
KONTROLOVAL	Ing. Petr Mýtina		
MÍSTO STAVBY	Řípov 32, 674 01 Třebíč		
SO/PS	S031-Rozvodna 110-stav. část	KÓD LOKALITY: ŘIP	MĚŘÍTKO: M 1:20 FORMÁT: 2xA4 LIST/CELKEM: 1/1
MAJETKOVÁ TŘÍDA	CZD00016		
DRUH DOKUMENTU	výkres		
NÁZEV DOKUMENTU	Zemníčí jímka	ARCHIVNÍ ČÍSLO EG.D:	