


LEGENDA SILNOPROUDU:

-
-
1. Proudová soustava a napětí:
- 3NPE, 400/230V, 50Hz, TN-S
2. Ve všech prostorech, kde je budována nová elektroinstalace (mimo prostory označené šrafováním), dojde k demontáži veškerých stávajících instalací (tj. odstranění kabeláže, svítek, přístrojů, krabic na omítkách a v podhledech, kabelových lišt, ...). Dále budou odpojeny, vybourány a zapraveny podomítkové krabice.

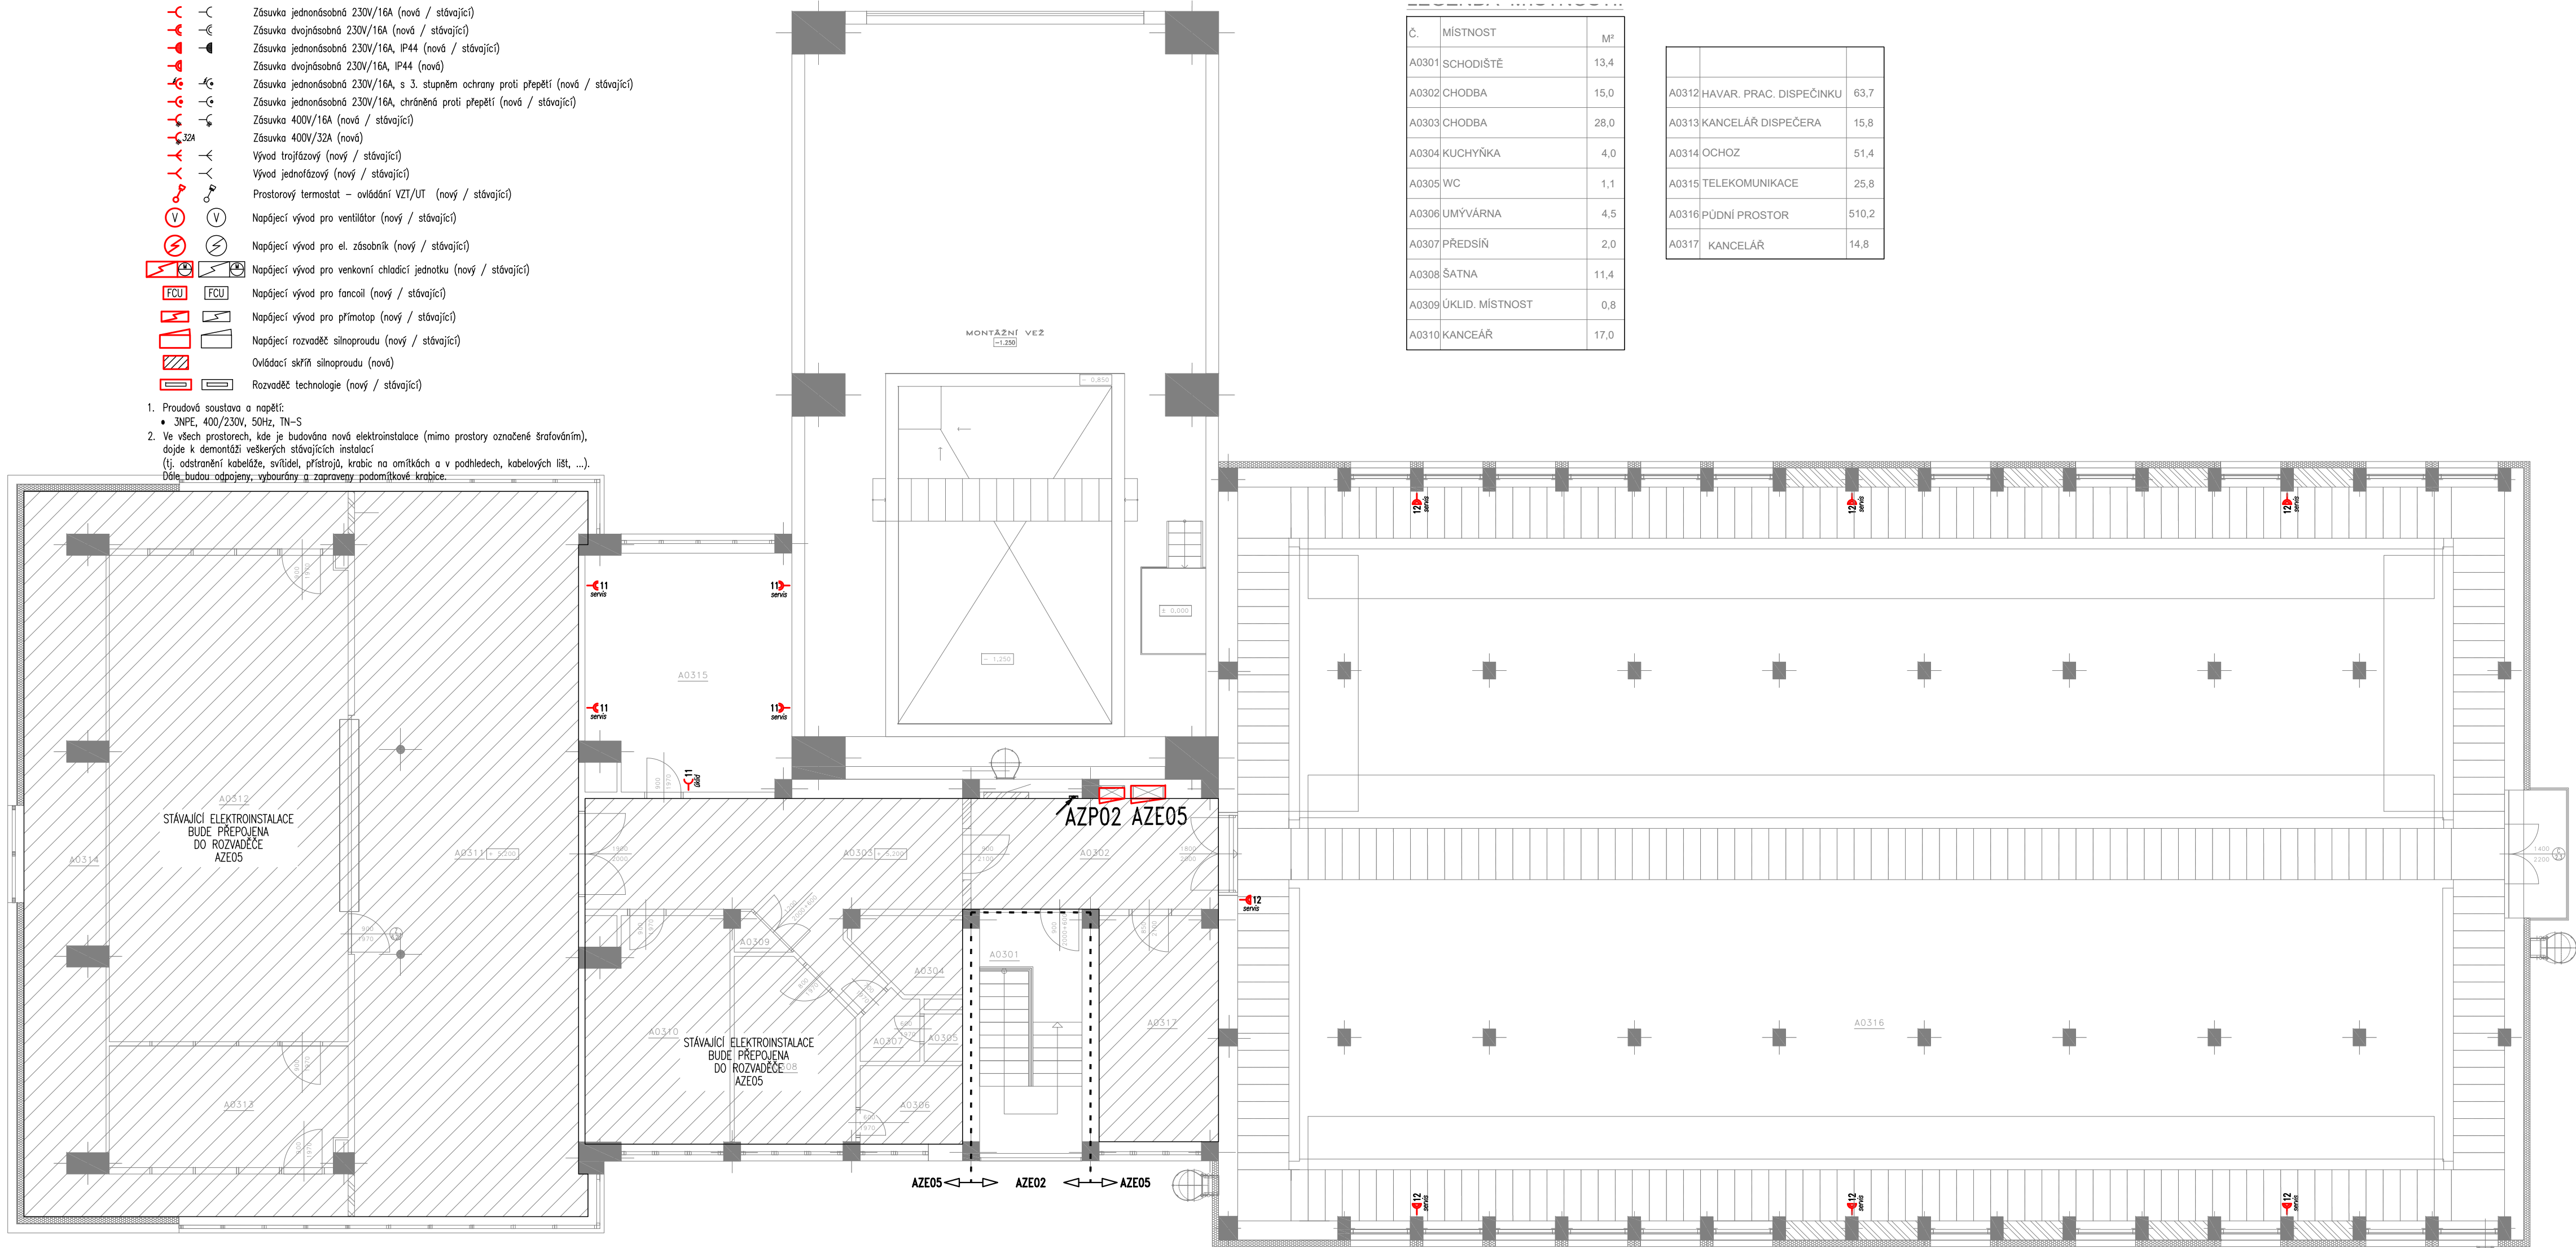

Č.	MÍSTNOST	M²
A0301	SCHODIŠTĚ	13,4
A0302	CHODBA	15,0
A0303	CHODBA	28,0
A0304	KUCHYŇKA	4,0
A0305	WC	1,1
A0306	UMÝVÁRNA	4,5
A0307	PŘEDSÍŇ	2,0
A0308	ŠATNA	11,4
A0309	ÚKLID. MÍSTNOST	0,8
A0310	KANCELÁŘ	17,0

A0312	HAVAR. PRAC. DISPEČINKU	63,7
A0313	KANCELÁŘ DISPEČERA	15,8
A0314	OCHOZ	51,4
A0315	TELEKOMUNIKACE	25,8
A0316	PŮDNÍ PROSTOR	510,2
A0317	KANCELÁŘ	14,8

AUTORIZACE:

D			
C			
B			
A			
INDEX REVIZE	POPIS REVIZE	DATUM	JMÉNO
NÁZEV AKCE	TR Řípv - rek.R110kV, sek.tech., VS, PZTS	Č. STAVBY: 001020003001	
STAVEBNÍK	EG.D, a.s., LIDICKÁ 1873/36, 602 00 BRNO	Č. OBJ.: 4501656578	
STATUS/STUPEŇ	Dokumentace pro provádění stavby (DPS)		
ČÁST	D.14 Silnoproudá elektroinstalace		
ZHOT. DOKUMENTACE	EGEM s.r.o., Starochodovská 41/68, 149 00 Praha 4		
KONTAKTNÍ OSOBA	Ing. Čestmír Vášek, cestmir.vasek@egem.cz, tel.: +420 721 363 423		
ARCHIVNÍ ČÍSLO			
ZHOT. DOKUMENTACE	ELSOX s.r.o., Seifertova 525, 261 01 Příbram		
KONTAKTNÍ OSOBA	Ing. Radek Procházka, prochazka@elsox.cz, tel.: 608 981 648		
ARCHIVNÍ ČÍSLO	2309		
ZOD. PROJEKTANT	Ing. Radek Procházka	DATUM: 08/2024	
VYPRACOVAL	David Janura, Radek Procházka	ČÍSLO VÝK/DOK: D.1.4 b) - 12	
KONTROLOVAL	Ing. Radek Procházka		
MÍSTO STAVBY	Řípv 32, 674 01 Třebíč	KÓD LOKALITY: ŘP	
SO/PS	S030 Technologické budovy	MĚŘÍTKO: M 1:100	
MAJETKOVÁ TŘÍDA	CZD00016	FORMÁT: 8x A4	
DRUH DOKUMENTU	výkres	LIST/CELKEM: 1/1	
NÁZEV DOKUMENTU	PŮDORYS 3.NP-ELEKTROINSTALACE	ARCHIVNÍ ČÍSLO EG.D:	