
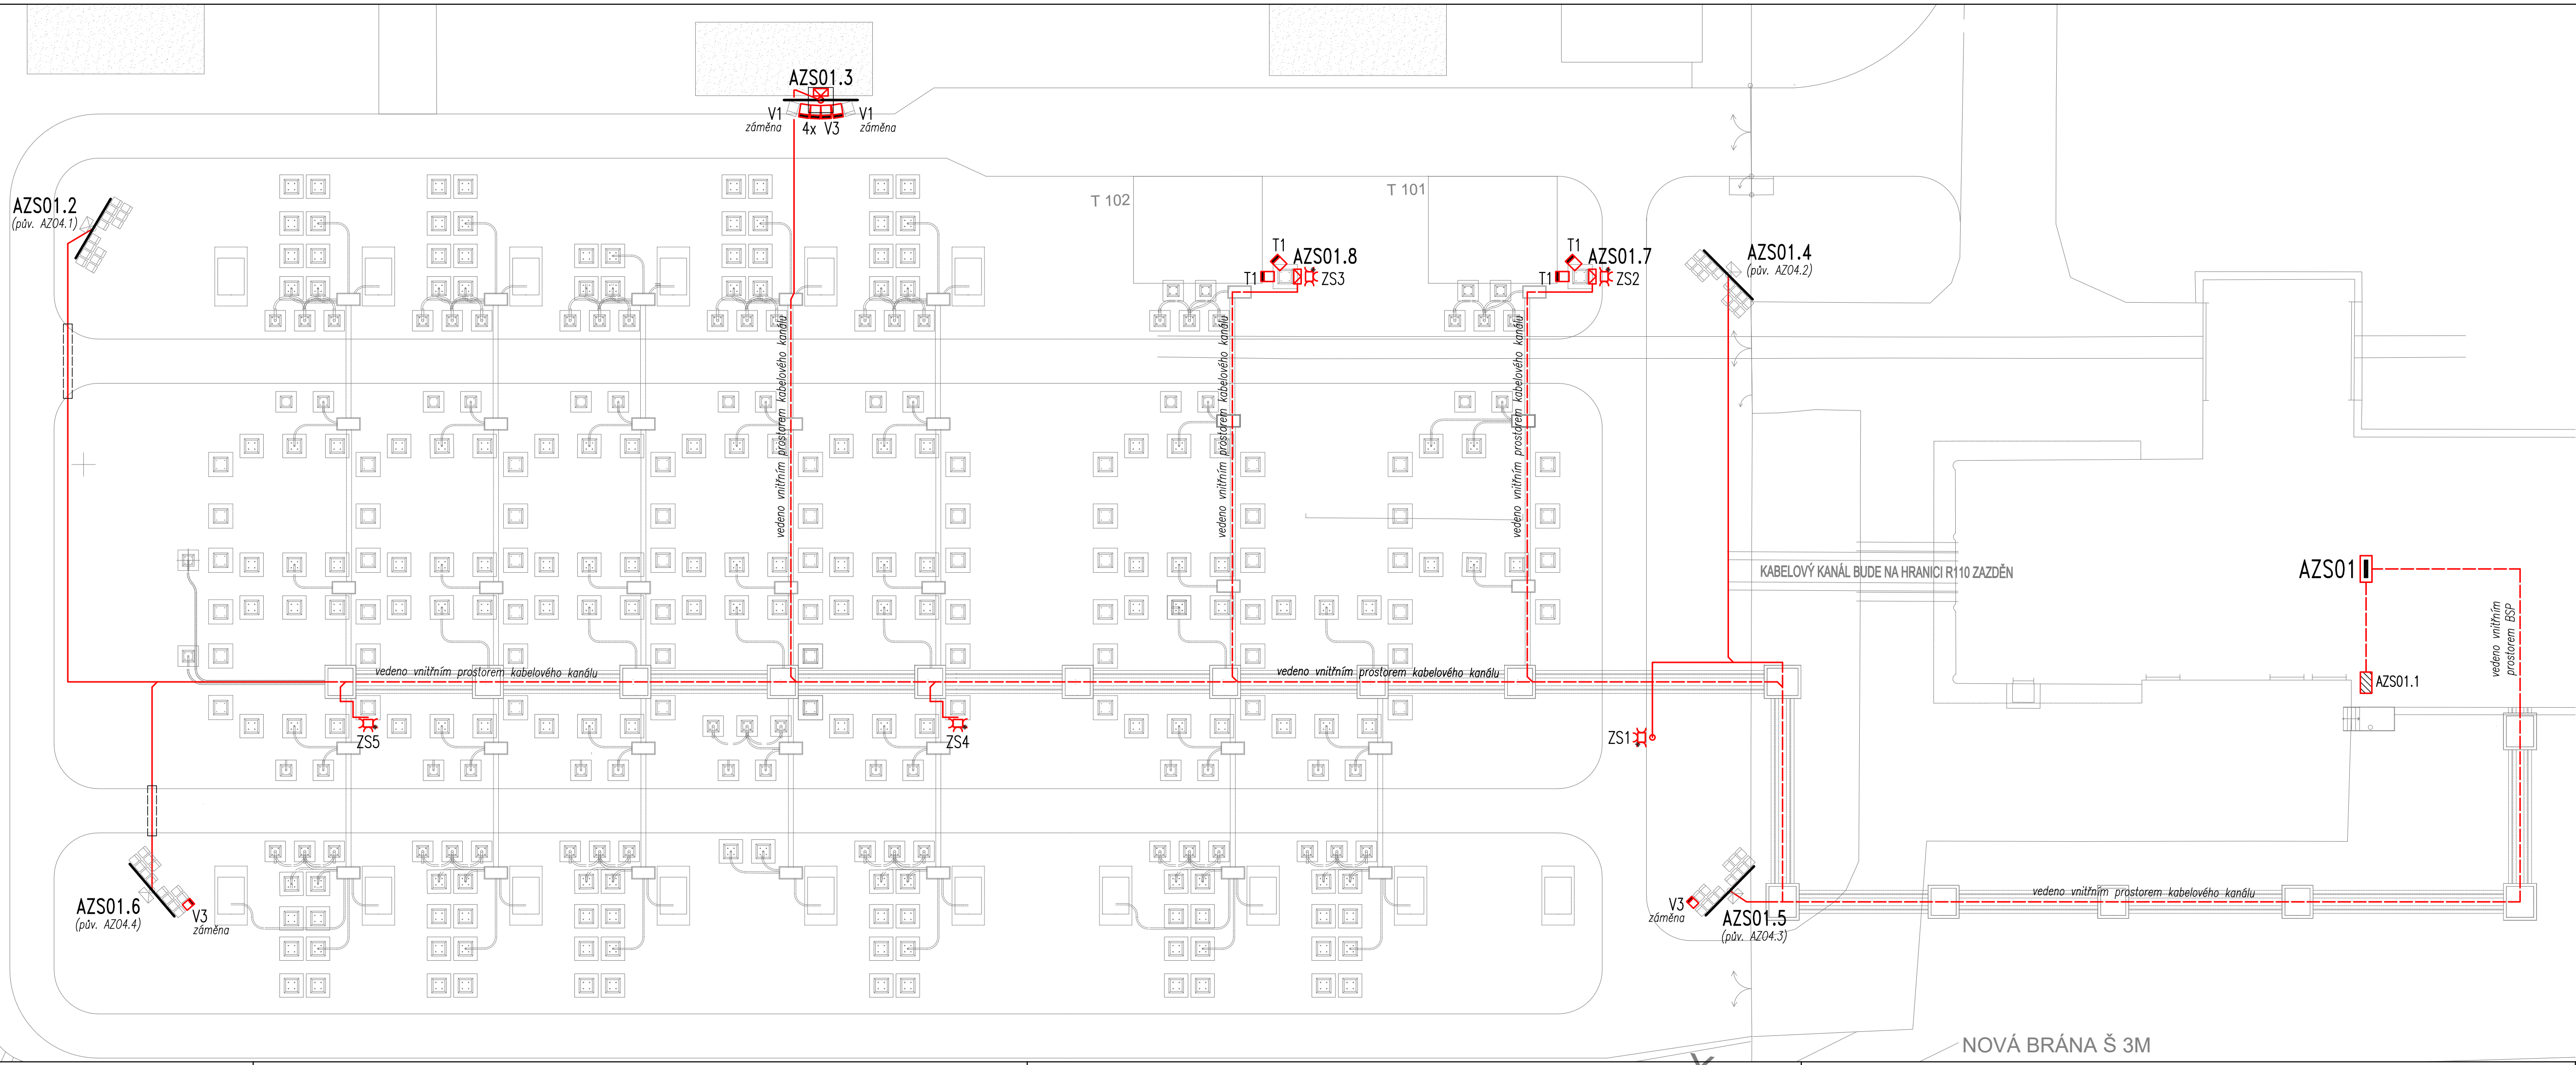


LEGENDA:

- Stávající svítidlo provozního osvětlení:
V1: LED reflektor, P_i=119,2W, φ=14.005lm, IP66
V2: LED reflektor, P_i=118,7W, φ=17.770lm, IP66
- Nové svítidlo provozního osvětlení
V3: LED reflektor, P_i=401,6W, φ=60.385lm, IP66
T1: LED reflektor, P_i=60,2W, φ=9.420lm, IP66
- ▬ Rozvaděč venkovního osvětlení
- ▨ Ovládací skříň venkovního osvětlení
- ⚡ Zásuvková skříň (1x 400V/32A, 1x 400V/16A, 2x 230V/16A)
- Nová kabelová trasa, vedeno výkopem
- - - Nová kabelová trasa, vedeno v chrániče
- - - Nová kabelová trasa, vedeno vnitřním prostorem (budova, kabel.kanál, ...)

- POZNÁMKY:
- Proudová soustava a napětí: 3NPE, 230/400V, 50Hz, TN-S.
 - V trase nových kabelů bude veden průběžný zemnič, propojený s technologickým uzemněním areálu.
 - Všechny výstupy kabelů z komor kabelových kanálů do terénu musí zhotovitel utěsnit proti vnikání vody.
 - Při umísťování základů stožárů osvětlení musí, zhotovitel úzce spolupracovat se stavbou.
 - Souběh a křížení podzemních sítí dle ČSN 73 6055.
 - Uložení kabelů dle ČSN ČSN 33 2000-5-52 ed. 2.
 - Základ pro atypický stožár DOS 80-VS:

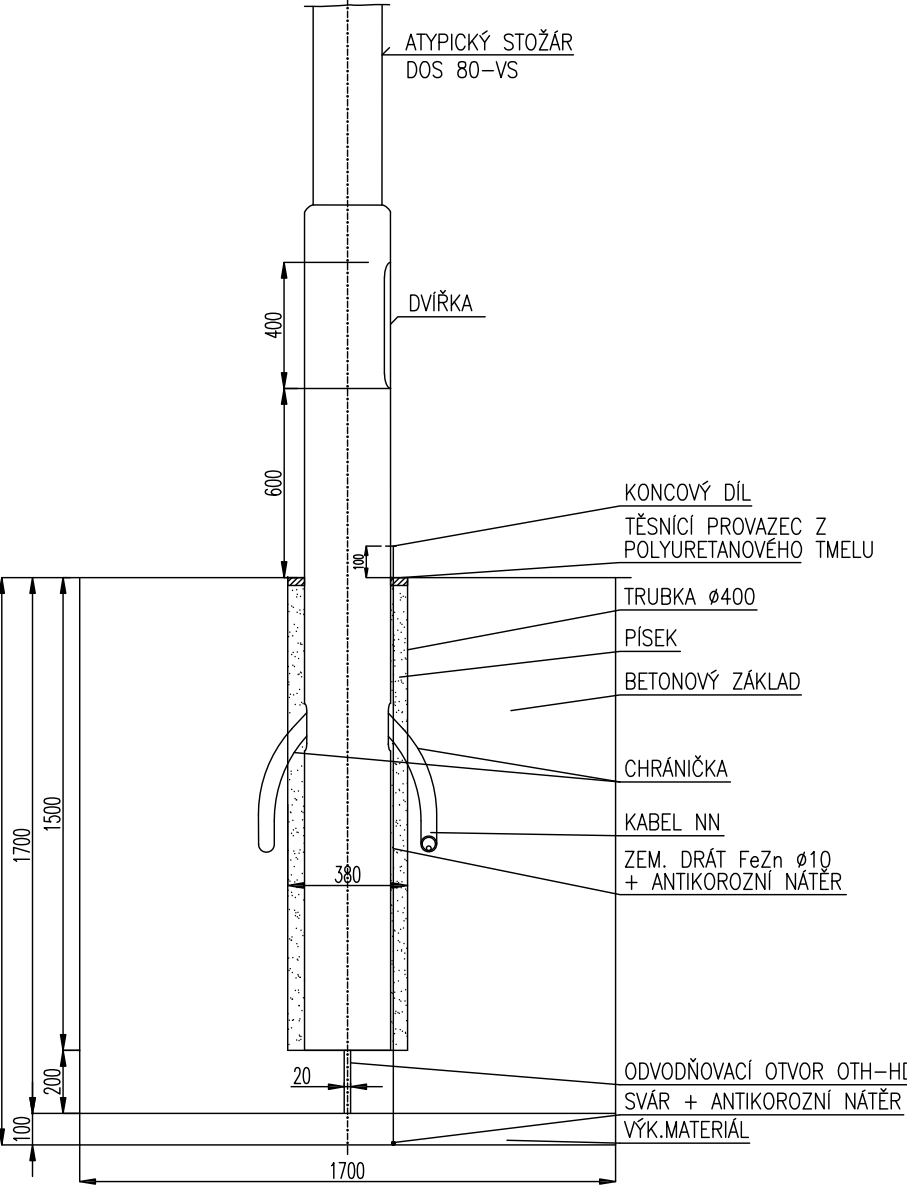

D			
C			
B			
A			
INDEX REVIZE	POPIS REVIZE	DATUM	JMÉNO
NÁZEV AKCE	TR Řířov - rek.R110kV, sek.tech., VS, PZTS	Č. STAVBY: 001020003001	
STAVEBNÍK	EG.D, a.s., LIDICKÁ 1873/36, 602 00 BRNO	Č. OBJ.: 4501656578	
STATUS/STUPEŇ	Dokumentace pro provádění stavby (DPS)		
ČÁST	Osvětlení technologických částí rozvoden		
ZHOT. DOKUMENTACE	EGEM s.r.o., Starochodovská 41/68, 149 00 Praha 4		
KONTAKTNÍ OSOBA	Ing. Čestmír Vášek, cestmir.vasek@egem.cz, tel.: +420 721 363 423		
ARCHIVNÍ ČÍSLO			
ZHOT. DOKUMENTACE	ELSOX s.r.o., Seifertova 525, 261 01 Příbram		
KONTAKTNÍ OSOBA	Ing. Radek Procházka, prochazka@elsox.cz, tel.: 608 981 648		
ARCHIVNÍ ČÍSLO	2309		
ZOD. PROJEKTANT	Ing. Radek Procházka	DATUM: 08/2024	
VYPRACOVAL	David Janura, Radek Procházka	ČÍSLO VÝK/DOK: D.1.4 b) - 04	
KONTROLOVAL	Ing. Radek Procházka		
MÍSTO STAVBY	Řířov 32, 674 01 Třebíč	KÓD LOKALITY: ŘIP	
SO/PS	S037.2 Osvětlení technologických částí rozvoden	MĚŘÍTKO: M 1:250	
MAJETKOVÁ TŘÍDA	CZ000015	FORMÁT: 5x A4	
DRUH DOKUMENTU	SITUACE	LIST/CELKEM: 1/1	
NÁZEV DOKUMENTU	SITUACE OSVĚTLENÍ TECHNOLOGICKÝCH ČÁSTÍ ROZVODEN		ARCHIVNÍ ČÍSLO EG.D:

AUTORIZACE: