


LEGENDA MÍSTNOSTÍ:

Č.	MÍSTNOST	PLOCHA M²
A1S01	SCHODIŠTĚ	38,1
A1S02	KABELOVÝ KANÁL	148,5

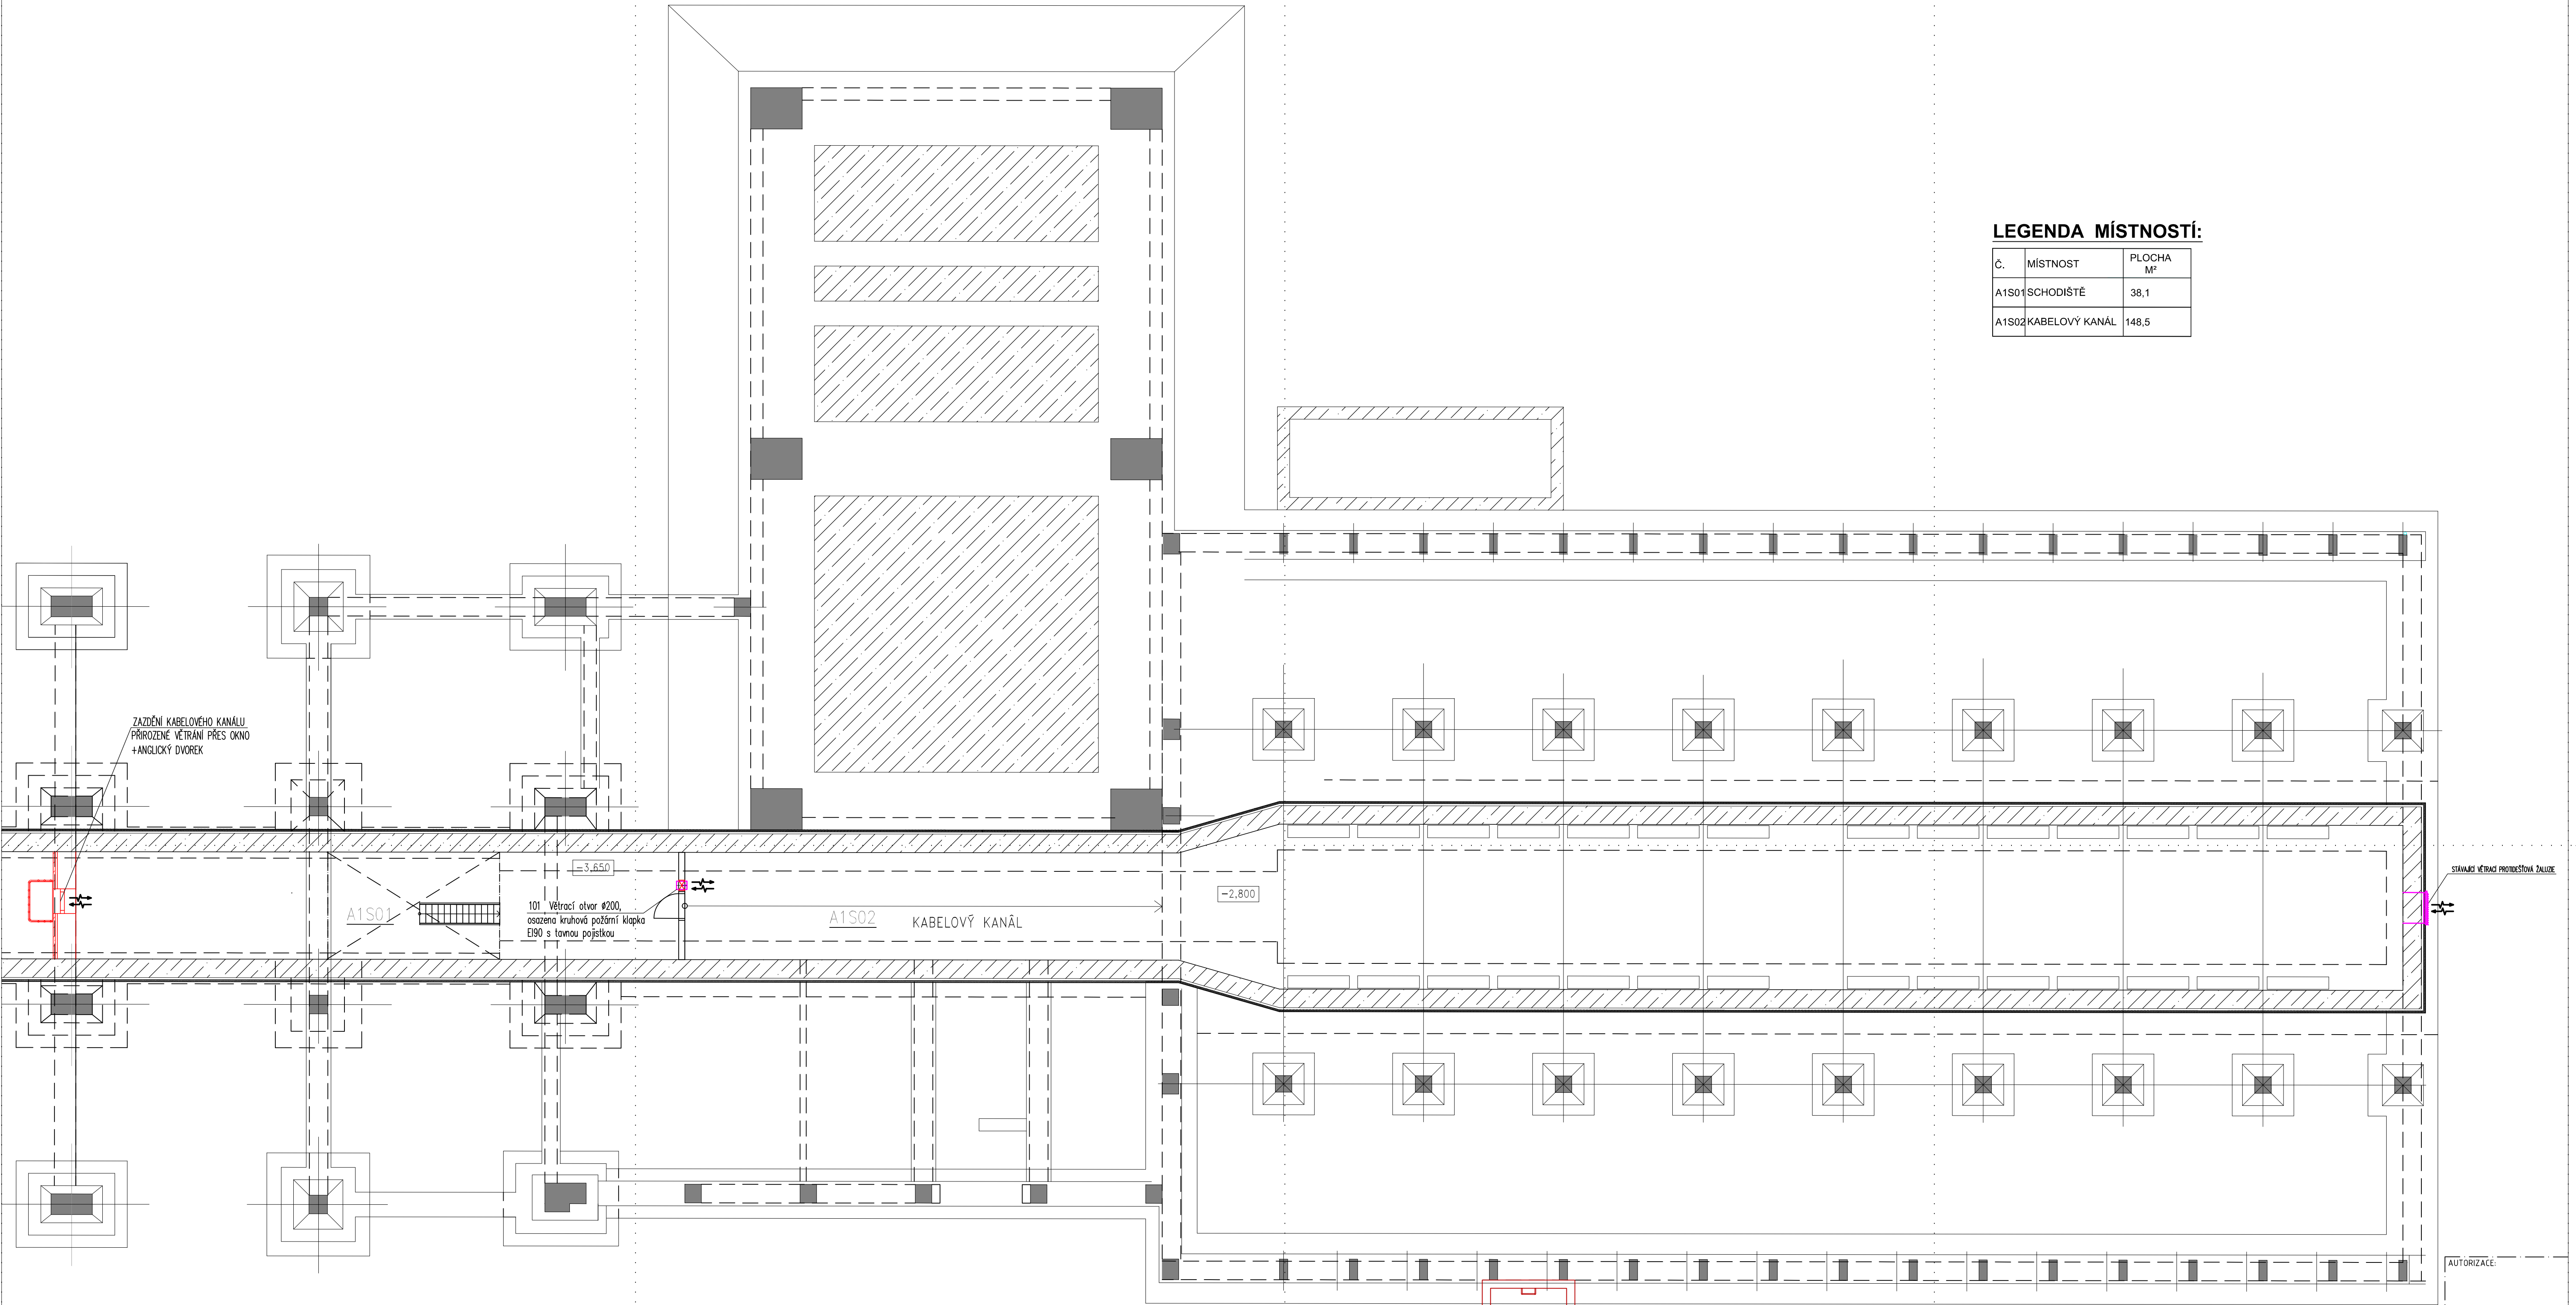

D			
C			
B			
A			
INDEX REVIZE	POPIS REVIZE	DATUM	JMÉNO
NÁZEV AKCE	TR Řípov - rek.R110kV, sek.tech., VS, PZTS	Č. STAVBY: 102.0002.780	Č. OBJ.: 001020003001
STAVEBNÍK	EGD, a.s., LIDICKÁ 1873/36, 602 00 BRNO	eg.d	
STATUS/STUPEŇ	Dokumentace pro provedení stavby/DPS		
ČÁST	D.1.4 Technika prostředí staveb		
ZHOT. DOKUMENTACE	EGEM s.p.a., Starochodovská 41/68, 149 00 Praha 4	EGEM	
KONTAKTNÍ OSOBA	Ing. Čestmír Vášek, cestmir.vasek@egem.cz, tel.: +420 721 363 423		
ARCHIVNÍ ČÍSLO	1EGE 13334		
ZOD. PROJEKTANT	Ing. Ivan Litochleb	DATUM: 04/2024	
VYPRACOVAL	Pavel Hoško, DIS.	ČÍSLO VÝK./DOK.: D1.4 b)-01	
KONTRLOVAL	Ing. Petr Mýšina		
MÍSTO STAVBY	Řípov 32, 674 01 Třebíč	KÓD LOKALITY: ŘIP	
SO/PS	S055-Vzduchotechnika, klimatizace	MĚŘÍTKO: M 1:75	
MAJETKOVÁ TŘÍDA	CZD00019	FORMÁT: 8x4	
DRUH DOKUMENTU	výkres	LIST/CELKEM: 1/1	
NÁZEV DOKUMENTU	Kabelový kanál - půdorys		ARCHIVNÍ ČÍSLO EGD: