

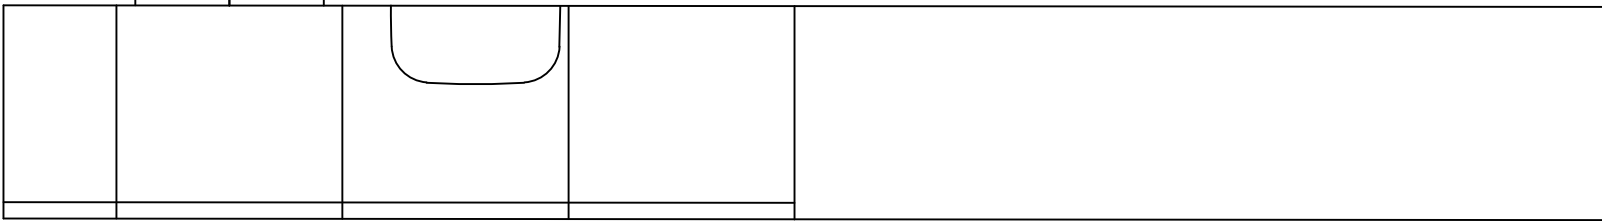


POHLED

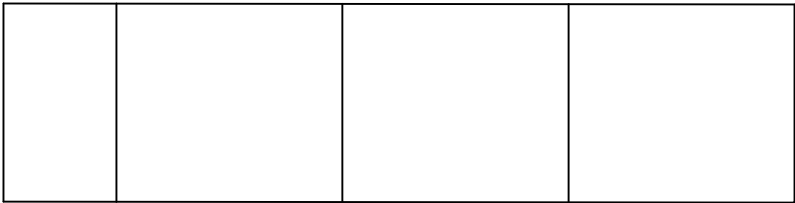

PŮDORYS

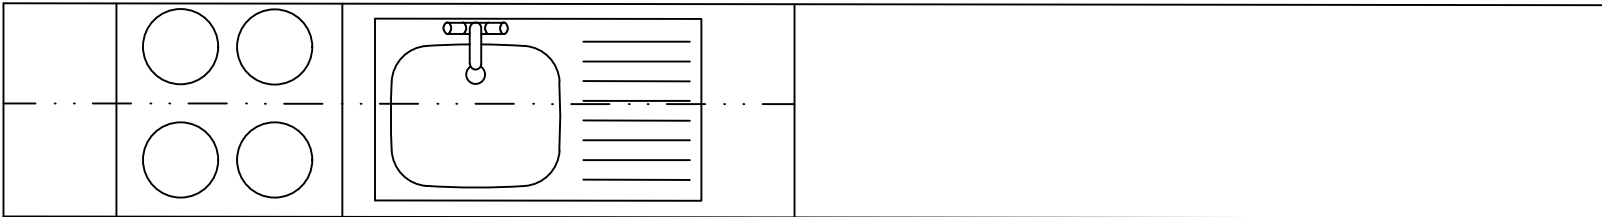

AUTORIZACE:

KUCHYŇSKÁ LINKA

se dřezem a vestavěnou varnou deskou se čtyřmi plotýnkami
spodní a horní skříňky
délka horních skříňek 2 100mm
délka spodní linky 4 250mm
materiál – laminát
varná deska i dřez je dodávka linky

NÁZEV AKCE	TR Řípov – rek.R110kV, sek.tech., VS, PZTS	Č. STAVBY: 102 0002 780 Č. OBJ.: 001020003001
STAVEBNÍK	EG.D, a.s., LIDICKÁ 1873/36, 602 00 BRNO	
STATUS/STUPEŇ	Dokumentace pro provedení stavby (DPS)	
ČÁST	D.1.1 Architektonicko-stavební řešení	
ZHOT. DOKUMENTACE	EGEM s.r.o., Starochodovská 41/68, 149 00 Praha 4	
KONTAKTNÍ OSOBA	Ing. Čestmír Vášek, cestmir.vasek@egem.cz, tel.:+420 721 363 423?	
ARCHIVNÍ ČÍSLO		
ZOD. PROJEKTANT	Ing. Ivan Litochleb	DATUM: 04/2024
VYPRACOVAL	Ing. arch. Anna Zachariášová	ČÍSLO VÝKRESU: D.1.1 b) – 17
KONTROLOVAL	Ing. Petr Mýtina	
MÍSTO STAVBY	Řípov 32, 674 01 Třebíč	MĚŘÍTKO: M 1:20
SO/PS	S030–Technologické budovy	FORMÁT: 2A4
MAJETKOVÁ TŘÍDA	CZD00015	KÓD LOKALITY: ŘIP
DRUH DOKUMENTU	výkres	
NÁZEV DOKUMENTU	KUCHYŇSKÁ LINKA	ARCHIVNÍ ČÍSLO: