


LEGENDA HROMOSVODU:

V souladu s ČSN EN 62305 byl objekt zařazen do třídy LPS III.

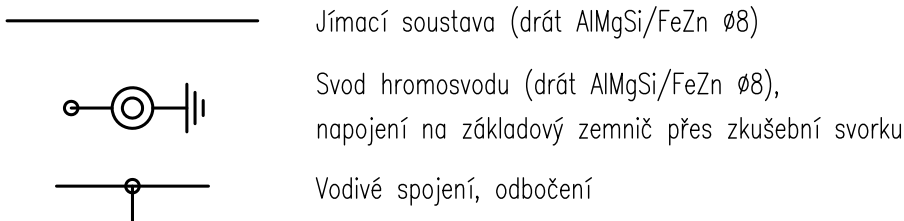

POZNÁMKY:

- Na střeše objektu bude hřebenová jímací soustava, provedená drátem AlMgSi (popř. FeZn) ø8, vedeným na podpěrách a doplněná pomocnými jímacími hroty.
- Všechny kovové konstrukce střechy a zařízení umístěné na střeše budou v ochranném prostoru jímací soustavy.
- Vodiče jímací soustavy budou umístěny (pokud možno) na vnějších hranách střechy.
- Jímací soustava bude se zemnicí soustavou objektu vodivě spojena pomocí 4 svodů.
- Svorky budou očíslovány v souladu s projektovou dokumentací.

AUTORIZACE:

D			
C			
B			
A			
INDEX REVIZE	POPIS REVIZE	DATUM	JMÉNO
NÁZEV AKCE	TR Řípov - rek.R110kV, sek.tech., VS, PZTS	Č. STAVBY: 102 0002 780	Č. OBJ.: 001020003001
STAVEBNÍK	EG.D, a.s., LIDICKÁ 1873/36, 602 00 BRNO	eg.d	
STATUS/STUPEŇ	Dokumentace pro provádění stavby (DPS)		
ČÁST	D.1.4 Silnoproudá elektroinstalace		
ZHOT. DOKUMENTACE	EGEM s.r.o., Starochodovská 41/68, 149 00 Praha 4	EGEM	
KONTAKTNÍ OSOBA	Ing. Čestmír Vášek, cestmir.vasek@egem.cz, tel.: +420 721 363 423		
ARCHIVNÍ ČÍSLO			
ZHOT. DOKUMENTACE	ELSOX s.r.o., Seifertova 525, 261 01 Příbram	ELSOX elektroprojekty	
KONTAKTNÍ OSOBA	Ing. Radek Procházka, prochazka@elsox.cz, tel.: 608 981 648		
ARCHIVNÍ ČÍSLO	-		
ZOD. PROJEKTANT	Ing. Radek Procházka	DATUM: 08/2024	
VYPRACOVAL	David Janura, Radek Procházka	ČÍSLO VÝK/DOK: D.1.4 b) - 08	
KONTROLOVAL	Ing. Radek Procházka		
MÍSTO STAVBY	Řípov 32, 674 01 Třebíč	KÓD LOKALITY: ŘIP	
SO/PS	SO 78 - Garáže, sklady, vrátnice	MĚŘÍTKO: M 1:100	
MAJETKOVÁ TŘÍDA	CZD00029	FORMÁT: 2x A4	
DRUH DOKUMENTU	výkres	LIST/CELKEM: 1/1	
NÁZEV DOKUMENTU	HROMOSVOD		ARCHIVNÍ ČÍSLO EG.D: