


Legenda:			
Přeústění 110 kV	osa	krajní vodič	OP 110 kV
SO 01.1 V5523	<div></div>	<div></div>	<div></div>
SO 01.2 V5580/5581	<div></div>	<div></div>	<div></div>
SO 01.3 V502/503	<div></div>	<div></div>	<div></div>
SO 01.4 V504/549	<div></div>	<div></div>	<div></div>
SO 01.5 V516/5525	<div></div>	<div></div>	<div></div>
SO 01.6, SO 01.7 provizorní propojení	<div></div>	<div></div>	<div></div>
Stávající trasy 110 kV			
Stávající trasy	<div></div>	<div></div>	<div></div>
Demontáž	<div></div>	<div></div>	<div></div>
KZL provizorní provoz provizorní SK pro KZL	<div></div>	<div></div>	<div></div>

Provizorní propojení mezi V5523 a V5580

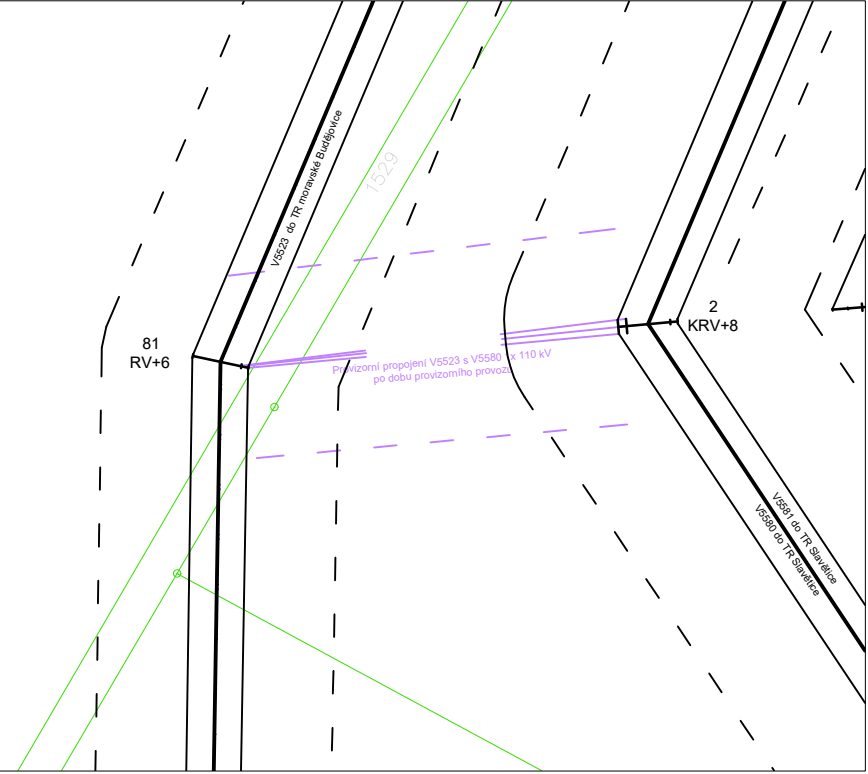

D			
C			
B			
A			
INDEX REVIZE	POPIS REVIZE	DATUM	JMÉNO
NÁZEV AKCE	TR Řípv - rek.R110kV, sek.tech., VS, PZTS	Č. STAVBY: 001020003001	
STAVEBNÍK	EG.D, a.s., LIDICKÁ 1873/36, 602 00 BRNO	Č. OBJ.: 4501656578	
STATUS/STUPEŇ	DPS	<div>eg.d</div>	
ČÁST	C - Situační výkresy		
ZHOT. DOKUMENTACE	EGEM s.r.o., Starochodovská 41/68, 149 00 Praha 4	<div>EGEM</div>	
KONTAKTNÍ OSOBA	Čestmír Vášek; cestmir.vasek@egem.cz; +420 721 363 423		
ARCHIVNÍ ČÍSLO			
ZOD. PROJEKTANT	Ing. Pavel Froněk	DATUM: 04/2023	
VYPRACOVAL	Ing. Petr Rázek	ČÍSLO VÝK/DOK: C2-01	
KONTROLOVAL	Ing. Petr Rázek		
MÍSTO STAVBY	Řípv 32, 674 01 Třebíč	KÓD LOKALITY: ŘÍP	
SO/PS	SO 01	MĚŘÍTKO: 1: 1000	
MAJETKOVÁ TRÍDA	CZD00002	FORMÁT: A2	
DRUH DOKUMENTU	výkres	LIST/CELKEM: 1/1	
NÁZEV DOKUMENTU	Katastrální situace Zaústění		ARCHIVNÍ ČÍSLO EG.D: