

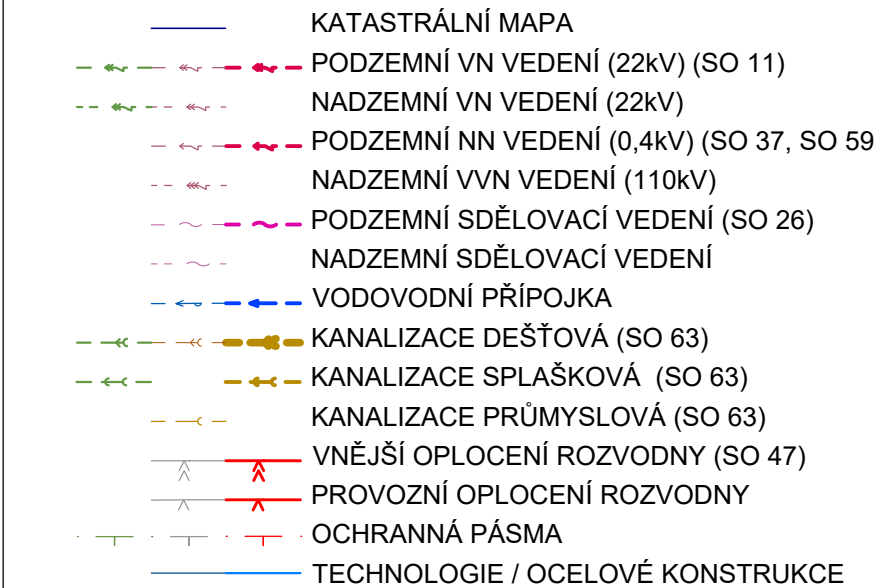


LEGENDA

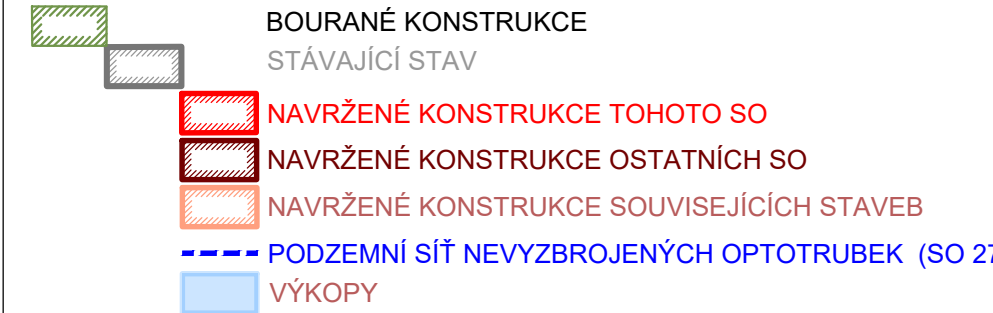

LEGENDA SC

- SO 01 - Vedení 110 kV - venkovní
- SO 11 - Vedení 22 kV - kabelové
- SO 13 - Trafostanice 22/0,4 kV - venkovní
- SO 21 - Vedení NN kabelové
- SO 26 - Telekomunikační kabely
- SO 27 - Optotrubka
- SO 30 - Technologické budovy (BSP)
- SO 31 - Rozvodna 110 kV - stavební část
- SO 37 - Osvětlení technologické části rozvodny
- SO 40 - Komunikace místní a účelové
- SO 47 - Oplocení
- SO 55 - Vzduchotechnika, klimatizace
- SO 59 - Zabezpečovací systémy
- SO 63 - Kanalizace
- SO 66 - Žumpa
- SO 71 - Vodovodní přípojka
- SO 75 - Přípojka kanalizace
- SO 78 - Garáže, sklady, vrátnice

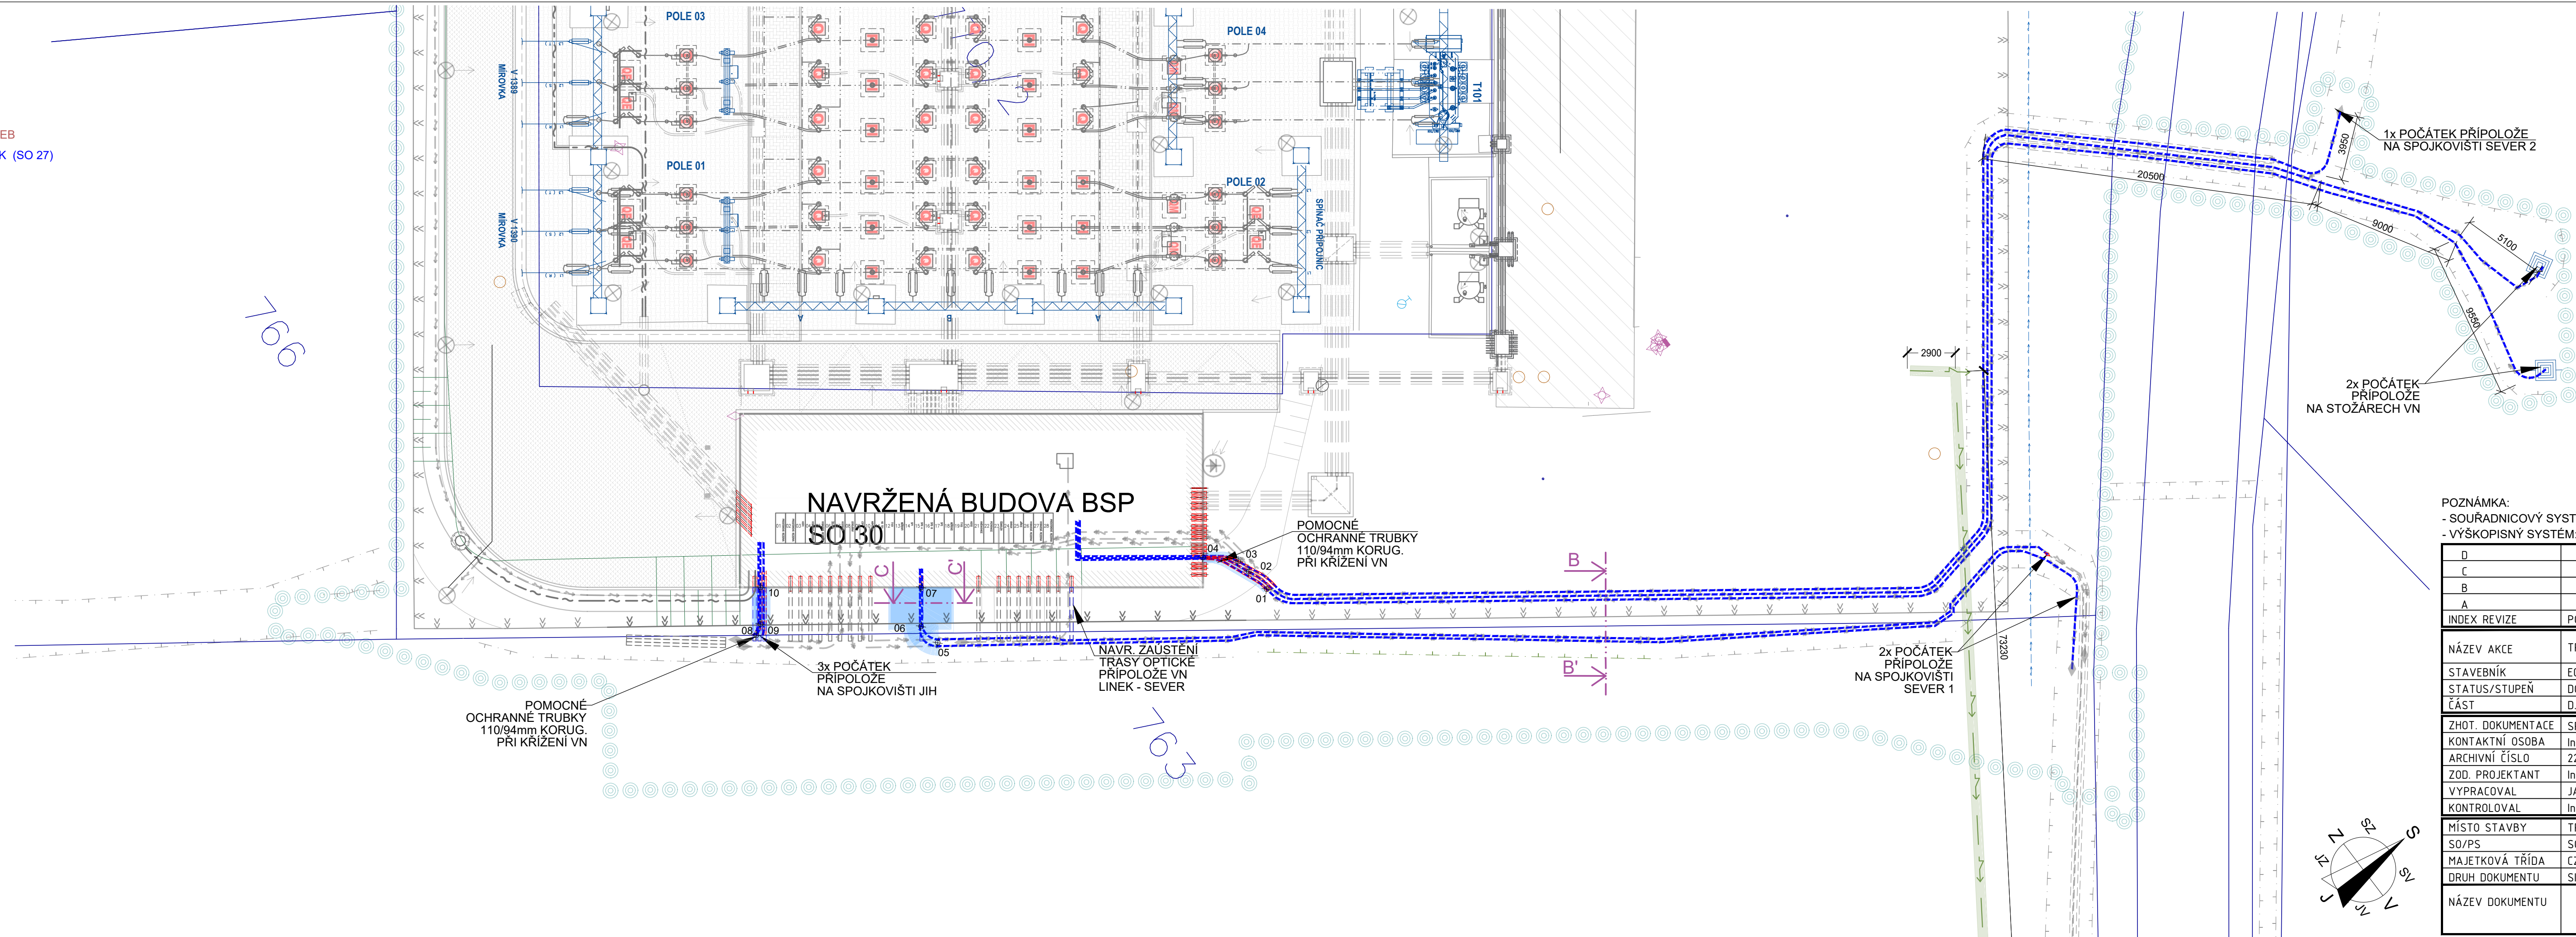

SOUŘADNICE VYZNAČENÝCH
BODŮ KABELŮ SO 27

bod	souřadnice X	souřadnice Y
01	1111302.052	685241.786
02	1111302.274	685243.277
03	1111302.408	685244.171
04	1111303.959	685245.642
05	1111319.864	685251.236
06	1111320.068	685252.635
07	1111318.639	685254.518
08	1111328.333	685258.239
09	1111327.728	685258.621
10	1111326.381	685260.392

AUTORIZACE

POZNÁMKA:
- SOUŘADNICOVÝ SYSTÉM: S-JTSK
- VÝŠKOPISNÝ SYSTÉM: m.n.m. BPV

D			
C			
B			
A			
INDEX REVIZE	POPIS REVIZE	DATUM	JMÉNO
NÁZEV AKCE	TR HUMPOLEC - MODERNIZACE	Č. STAVBY: 001020002865	
STAVEBNÍK	EG.D, a.s., LIDICKÁ 1873/36, 602 00 BRNO	Č. OBJ.: 4501621562	
STATUS/STUPĚŇ	DOKUMENTACE PRO PROVÁDĚNÍ STAVBY (DPS)		
ČÁST	D.1 DOKUMENTACE STAVEBNÍHO NEBO INŽENÝRSKÉHO OBJEKTU		
ZHOT. DOKUMENTACE	SPIE Elektrovod, a.s. odštěpný závod Brno; Traťová 1, 61900 Brno		
KONTAKTNÍ OSOBA	Ing. LIBOR PEK, libor.pek@spieelv.cz		
ARCHIVNÍ ČÍSLO	221 22 058		
ZOD. PROJEKTANT	Ing. LIBOR PEK		
VYPRACOVAL	JAKUB DVORNÍK		
KONTOLEOVÁL	Ing. KAREL KRÁL		DATUM: 01-2025
			ČÍSLO VÝK/DOK: D.1.27 b) - 03
MÍSTO STAVBY	TR 110/22 KV HUMPOLEC	KÓD LOKALITY: HUM	
SO/PS	S027 Optotrubka	MĚŘÍTKO: M 1:200	
MAJETKOVÁ TŘÍDA	CZD00013	FORMÁT: 5x A4	
DRUH DOKUMENTU	SITUACE	LIST/CELKEM: 1/1	
NÁZEV DOKUMENTU	SITUAČNÍ VÝKRES Optotrubek		ARCHIVNÍ ČÍSLO EG.D:

Soubor: D.1.27 B) - 03 SITUACNÍ VÝKRES.DWG