



PŮDORYS 1.NP

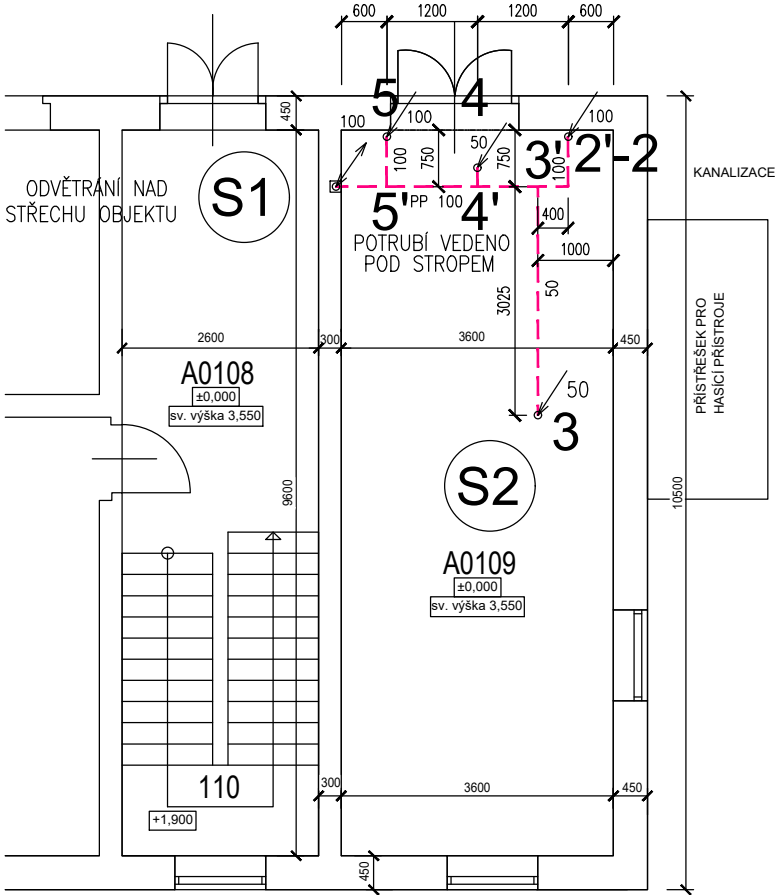

PŮDORYS 2.NP

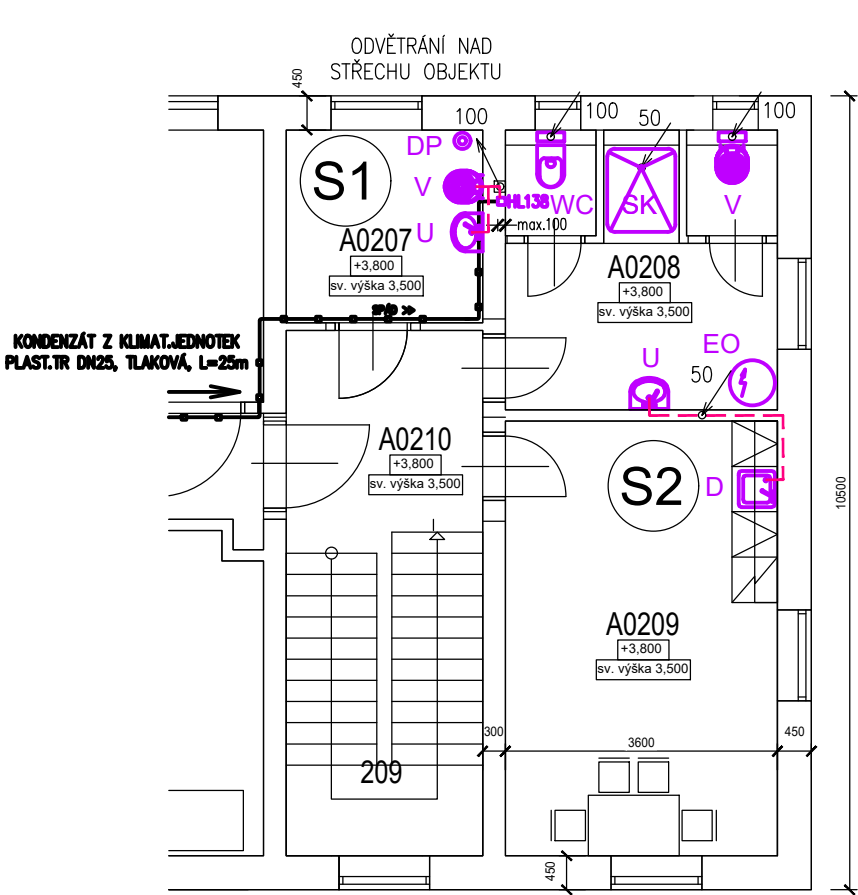

LEGENDA ZAŘÍZENÍ


- WC KLOZET (PŘEDSTĚNOVÝ MONT.SYSTÉM)
- U UMYVADLO S PÁKOVOU BATERÍ
- V VÝLEVK (STOJÍCÍ) S PLASTOVOU MŘÍŽKOU
- SK SPRCHOVACÍ KOUT S PÁKOVOU BATERÍ A ZÁSTĚNOU
- D DŘEZ V KUCHYŇSKÉ LINCE
- EO ELEKTRICKÝ AKUMULAČNÍ OHŘÍVAČ VODY 80l
- VH VENTILAČNÍ HLAVICE
- DP DESTILAČNÍ PŘÍSTROJ

LEGENDA POTRUBÍ


- ODPADNÍ TRUBKY (KG)
- ODPADNÍ TRUBKY (HT)
- KONDENZAČNÍ POTRUBÍ (VZT)

LEGENDA MÍSTNOSTÍ


OZN.	ÚČEL MÍSTNOSTI	PLOCHA (m²)
A0108	CHODBA	14,30
A0109	SKLAD	34,56
A0207	TECH.MÍSTNOST	18,36
A0208	SOCIÁLNÍ ZÁZEMÍ	13,32
A0209	DENNÍ MÍSTNOST	20,70
A0210	SCHODIŠTĚ	10,66

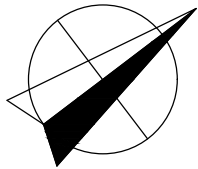

PŮDORYS ZÁKLADŮ

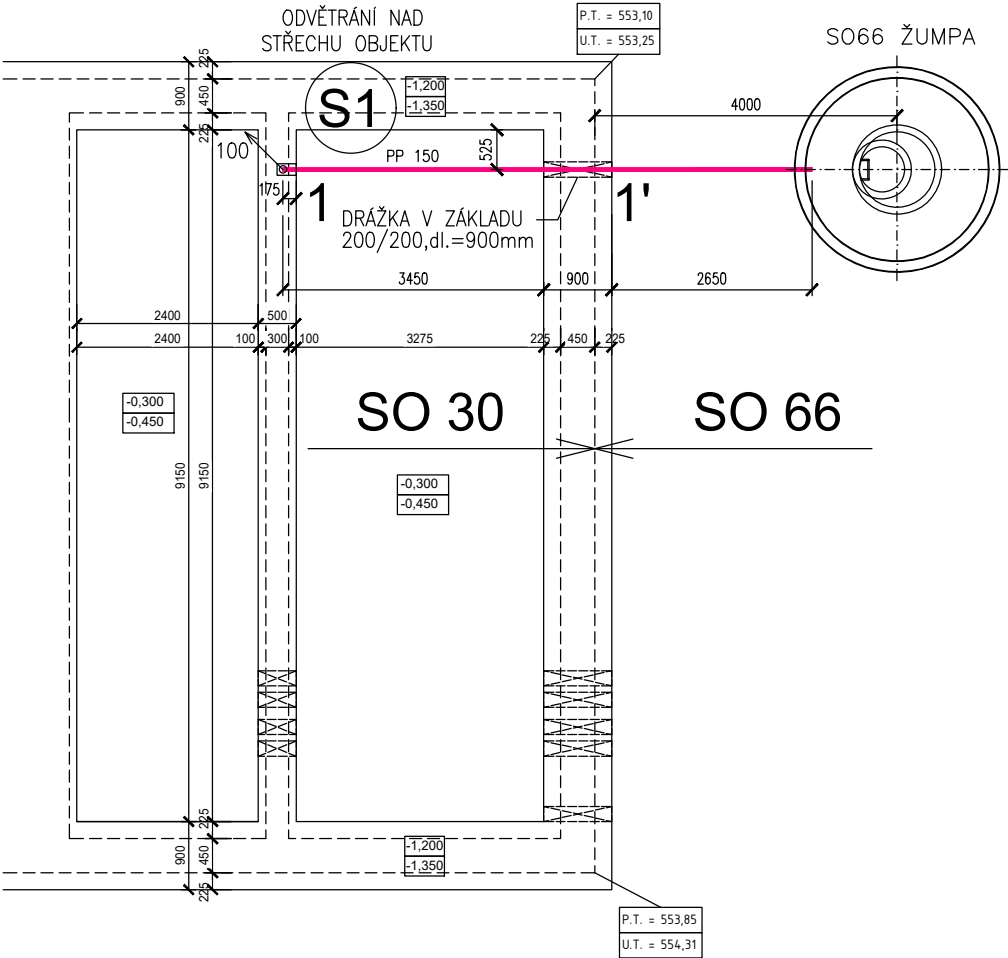

PŮDORYS STŘECHY

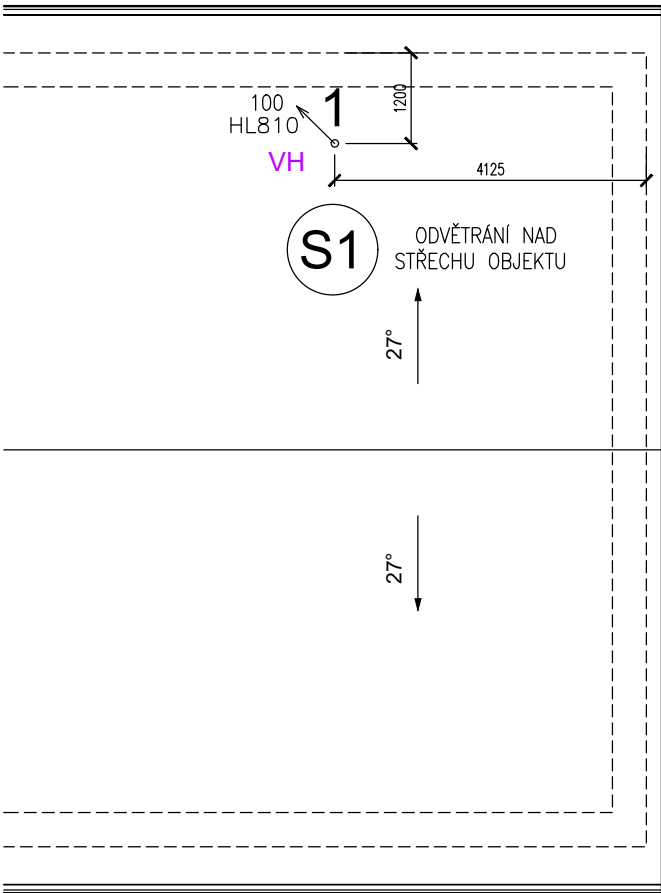

datum tisku
03.06.2025

±0,000=553,30

AUTORIZACE:

D			
C			
B			
A			
INDEX REVIZE	POPIS REVIZE	DATUM	JMÉNO
NÁZEV AKCE	TR Humpolec - modernizace	Č. STAVBY: 001020002865	
STAVEBNÍK	EG.D, a.s., LIDICKÁ 1873/36, 602 00 BRNO	Č. OBJ.: 4501621562	
STATUS/STUPEŇ	DOKUMENTACE PRO PROVÁDĚNÍ STAVBY (DPS)		
ČÁST	D.1 DOKUMENTACE STAVEBNÍHO NEBO INŽENÝRSKÉHO OBJEKTU		
ZHOT. DOKUMENTACE	SPIE Elektrovod, a.s. odštěpný závod Brno, Traťová 1, 61900 Brno		
KONTAKTNÍ OSOBA	Ing. LIBOR PEK, libor.pek@spieelv.cz		
ARCHIVNÍ ČÍSLO	221 22 058		
ZOD. PROJEKTANT	ING. JAROSLAV RAKUŠAN	DATUM: 07-2024	
VYPRACOVAL	ING. JAROSLAV RAKUŠAN	ČÍSLO VÝK/DOK: D.1.30.4.2 b)-61	
KONTROLOVAL	JAKUB DVORNÍK		
MÍSTO STAVBY	TR 110/22 kV Humpolec	KÓD LOKALITY: HUM	
SO/PS	SO 30 - TECHNOLOGICKÉ BUDOVY - ZTI	MĚŘÍTKO: M 1:100	
MAJETKOVÁ TŘÍDA	CZD00015	FORMÁT: 2xA4	
DRUH DOKUMENTU	PŮDORYS	LIST/CELKEM: 1/1	
NÁZEV DOKUMENTU	PŮDORYS KANALIZACE	ARCHIVNÍ ČÍSLO EG.D:	