



PŮDORYS 2.NP,M 1:50

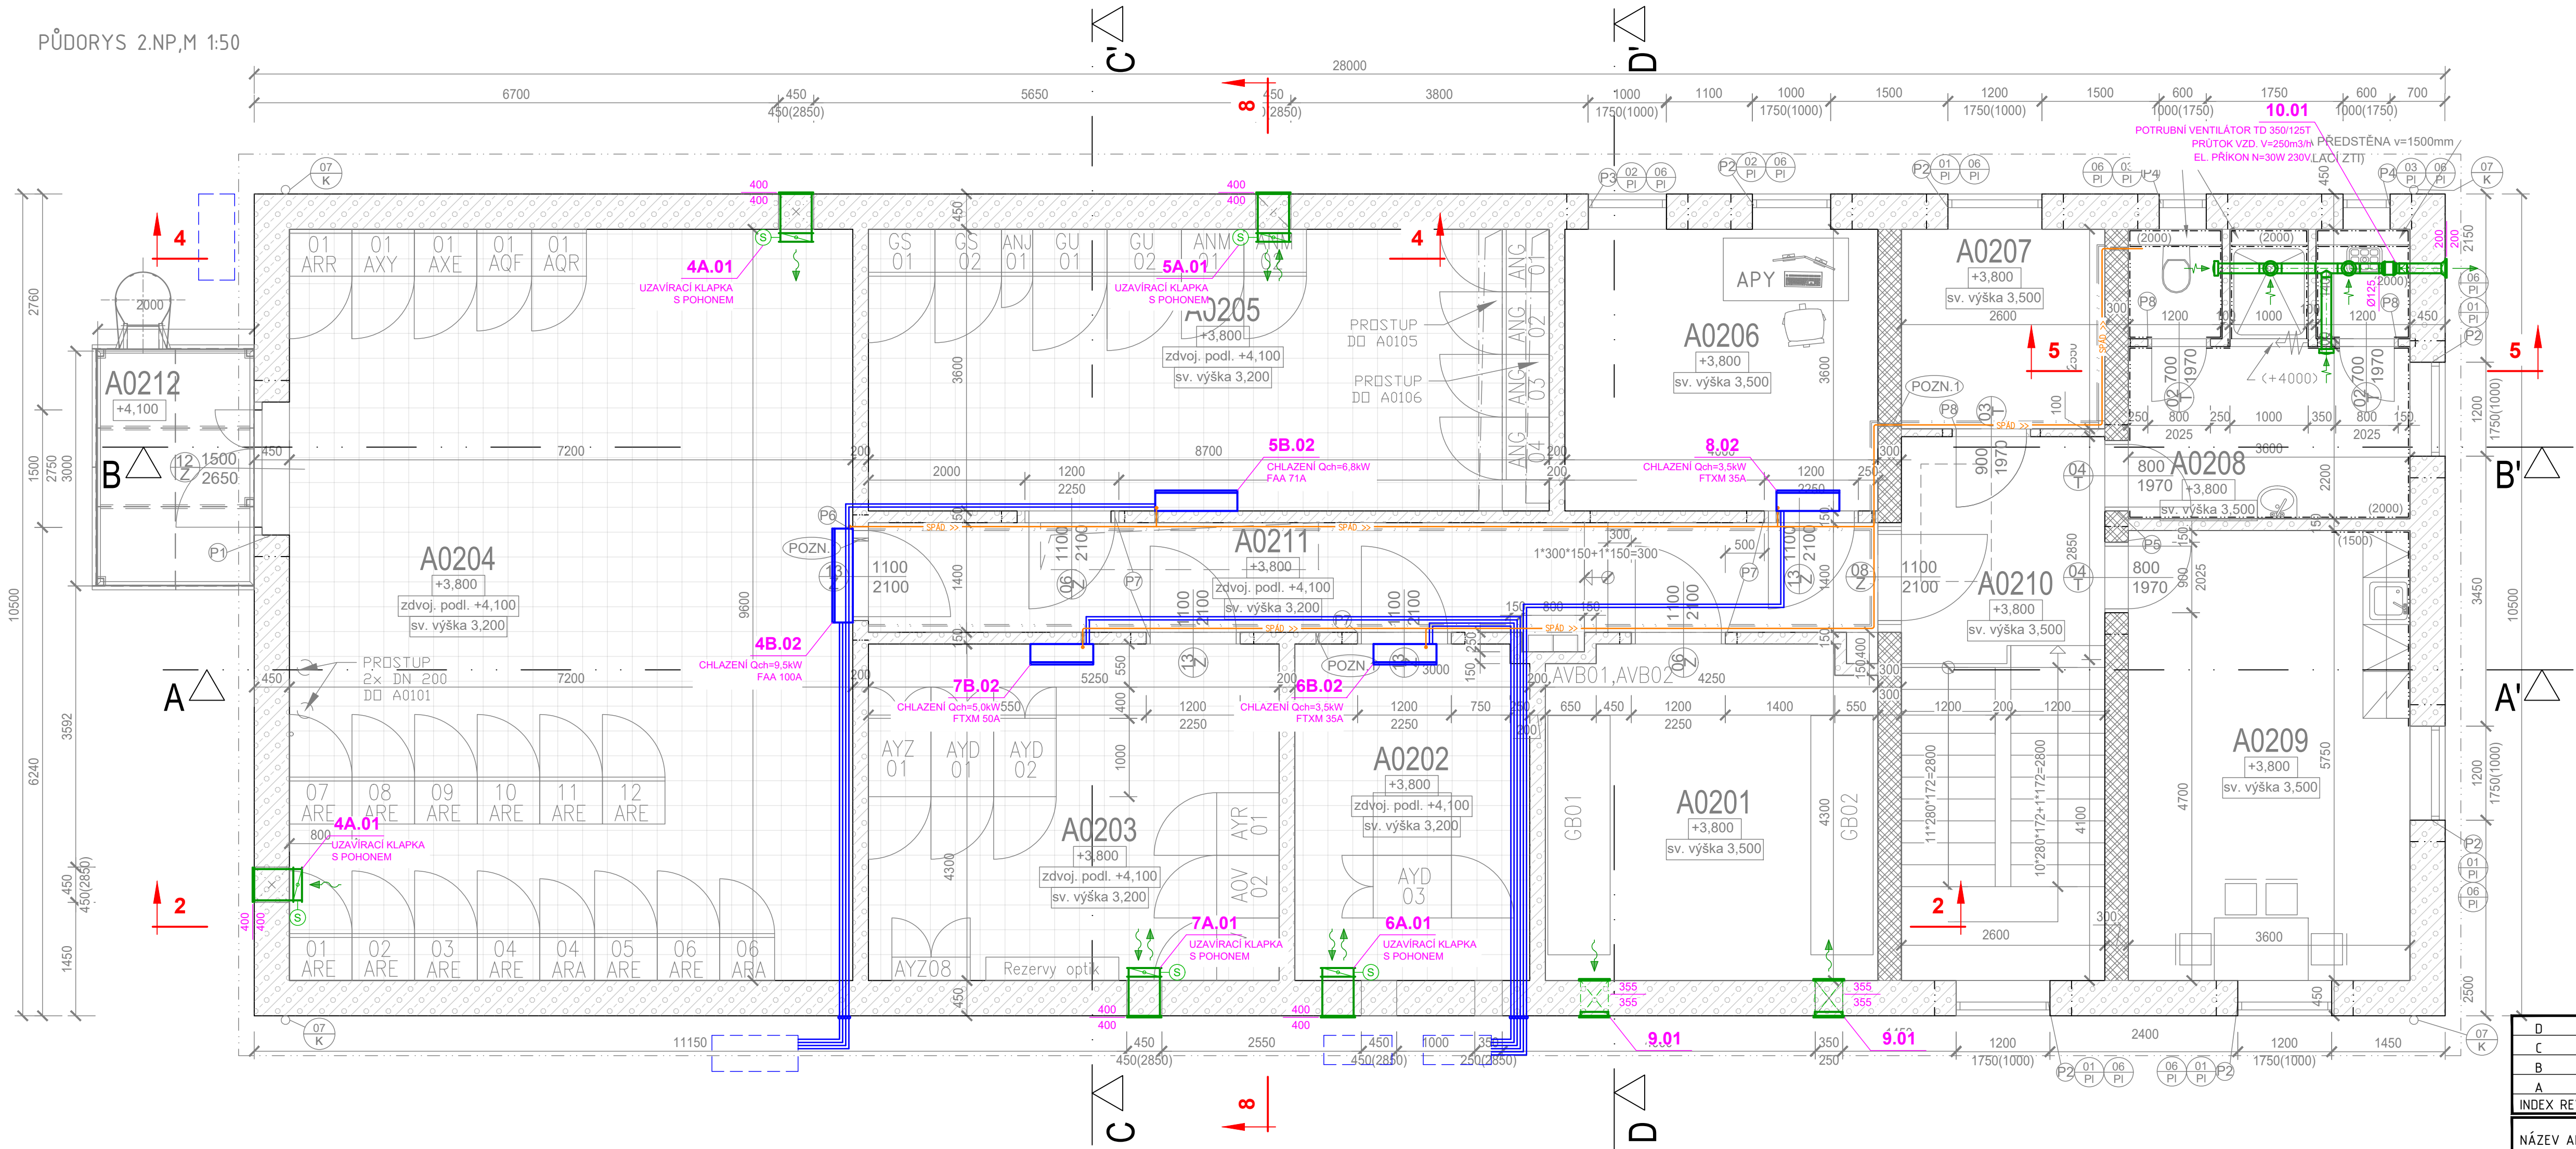

LEGENDA MÍSTNOSTÍ

OZN	MÍSTNOST	m²	NÁSLAPNÁ VRSTVA	POZNÁMKA	S.V.M. (mm)
A0201	STANIČNÍ BATERIE	24,08	VINYL. PÁSY+PUZZLE	ANTISTATICKÉ, ODOLNÉ ELEKTROLYTU	3300
A0202	CIT - PIT	12,90	ZDVOJENÁ PODLAHA	KAZET. PODHLED	3000
A0203	TELEKOMUNIKACE	16,77	ZDVOJENÁ PODLAHA	KAZET. PODHLED	3000
A0204	OCHRANY A DRŠO	69,12	ZDVOJENÁ PODLAHA	KAZET. PODHLED	3000
A0205	VLASTNÍ SPOTŘEBA	31,32	ZDVOJENÁ PODLAHA	KAZET. PODHLED	3000
A0206	DOZORNA	14,40	VINYLOVÉ PÁSY	KAZET. PODHLED	3300
A0207	TECH. MÍSTNOST	18,36	KERAMICKÁ DLAŽBA	KAZET. PODHLED	3300
A0208	SOCIÁLNÍ ŽÁZEMÍ	13,32	KERAMICKÁ DLAŽBA	KAZET. PODHLED	3300
A0209	DENNÍ MÍSTNOST	20,70	VINYLOVÉ PÁSY	KAZET. PODHLED	3300
A0210	SCHODIŠTĚ	10,66	VINYLOVÉ PÁSY	KAZET. PODHLED	3300
A0211	CHODBA	25,97	ZDVOJENÁ PODLAHA + VINYLOVÉ PÁSY	KAZET. PODHLED	3000-3150
A0212	BALKON	6,00	POROROŠT		

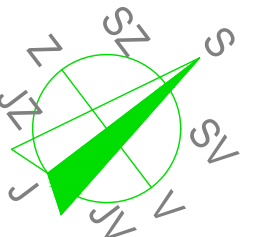

AUTORIZACE:

D			
C			
B			
A			
INDEX REVIZE	POPIS REVIZE	DATUM	JMÉNO
NÁZEV AKCE	TR Humpolec - modernizace	Č. STAVBY: 001020002865	Č. OBJ.: 4501621562
STAVEBNÍK	EG.D, a.s., LIDICKÁ 1873/36, 602 00 BRNO	eg.d	
STATUS/STUPEŇ	DOKUMENTACE PRO PROVÁDĚNÍ STAVBY (DPS)		
ČÁST	D.1 DOKUMENTACE STAVEBNÍHO NEBO INŽENÝRSKÉHO OBJEKTU	SPIE	
ZHOT. DOKUMENTACE	SPIE Elektrovd, a.s. odštěpný závod Brno, Traťová 1, 61900 Brno		
KONTAKTNÍ OSOBA	Ing. LIBOR PEK, libor.pek@spieel.v.cz	DATUM: 01-2023	
ARCHIVNÍ ČÍSLO	221 22 058		
ZOD. PROJEKTANT	STANISLAV PERGLER	ČÍSLO VÝK/DOK: D.155 b) - 03	
VYPRACOVAL	MICHAL ŠEFRÁNEK		
KONTROLOVAL	Ing. PETER SZEGEDI	KÓD LOKALITY: HUM	
MÍSTO STAVBY	TR 110/22 KV HUMPOLEC		
SO/PS	SO 55 - VZDUCHOTECHNIKA A KLIMATIZACE	MĚŘÍTKO: M 1:50	
MAJETKOVÁ TŘÍDA	CZD00019		
DRUH DOKUMENTU	PŮDORYS	FORMÁT: 8x44	
NÁZEV DOKUMENTU	PŮRORYS 2.NP VZDUCHOTECHNIKA A KLIMATIZACE		
		LIST/CELKEM: 1/1	
		ARCHIVNÍ ČÍSLO EG.D:	