



PAŽENÍ VÝKOPU RÝHY – ŠTĚTOVNICE


PŘÍČNÝ ŘEZ 1:100  
V MÍSTĚ ŠACHTY Š2=P0

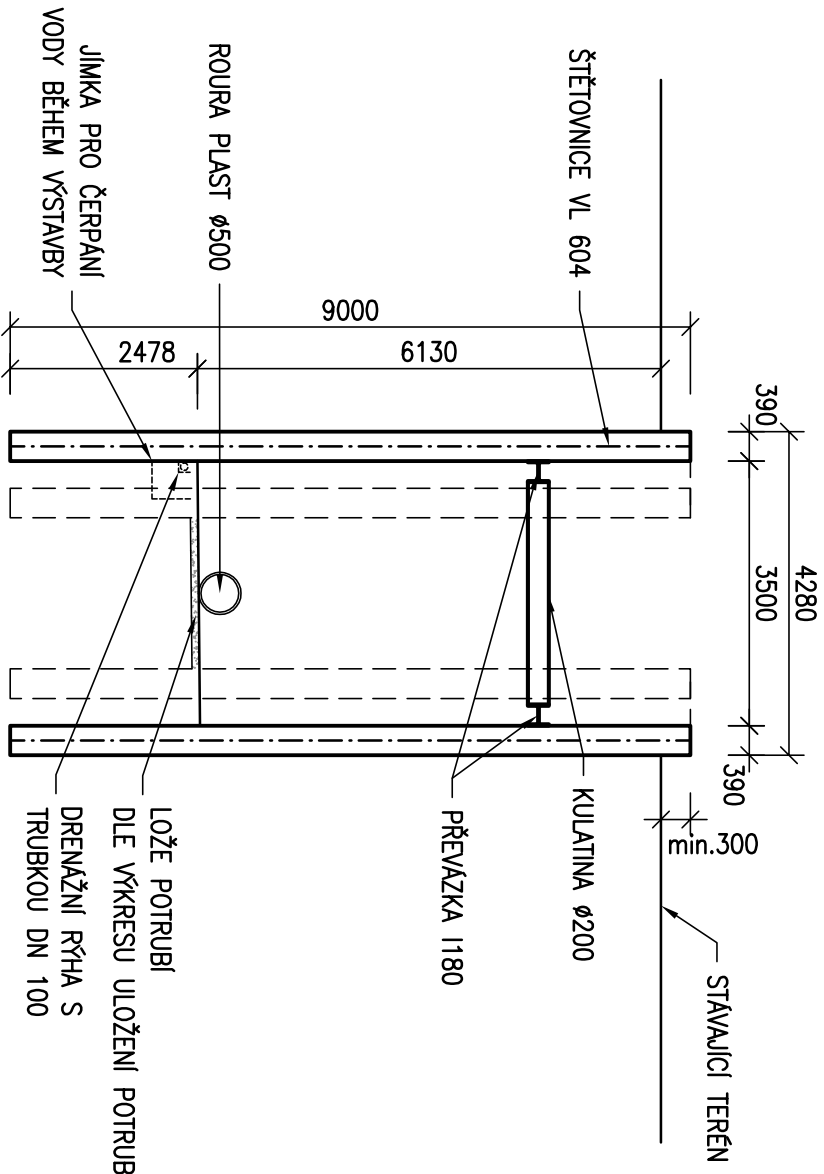


PŮDORYS 1:100  
V MÍSTĚ ŠACHTY

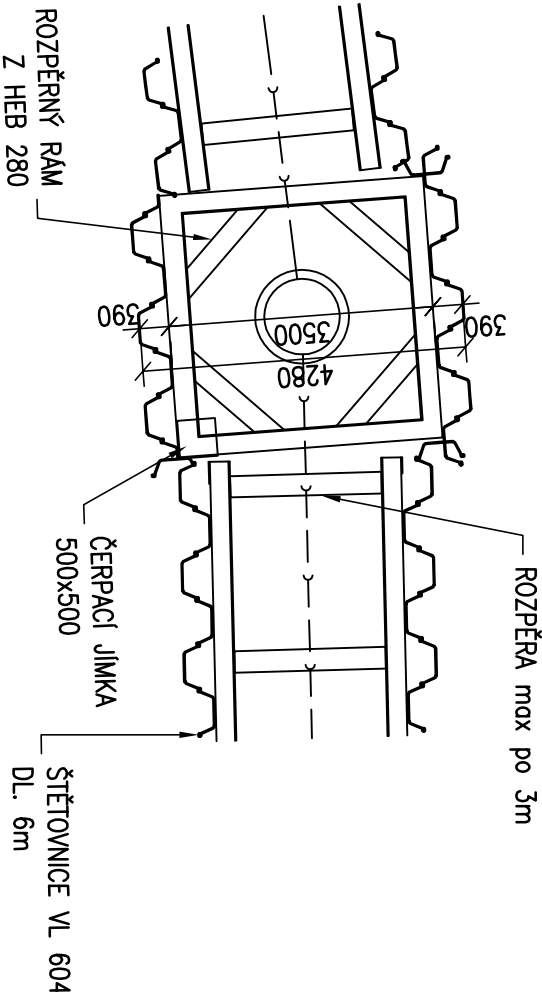

PŘÍČNÝ ŘEZ 1:100  
V MÍSTĚ ŠACHET

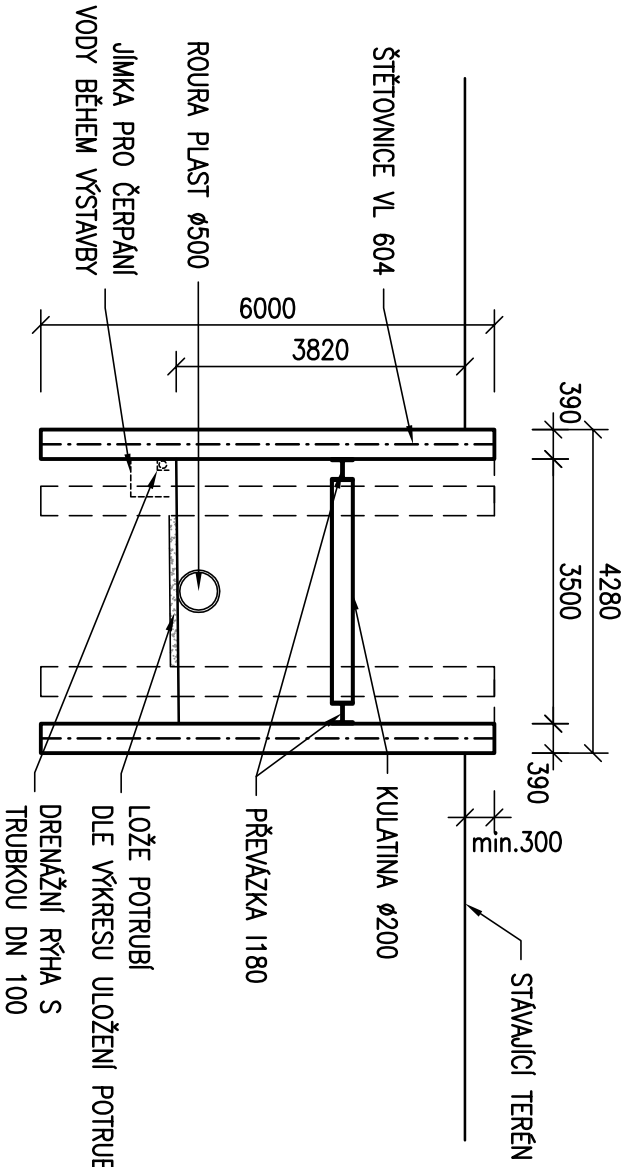


PŘÍČNÝ ŘEZ 1:100  
V TRASE

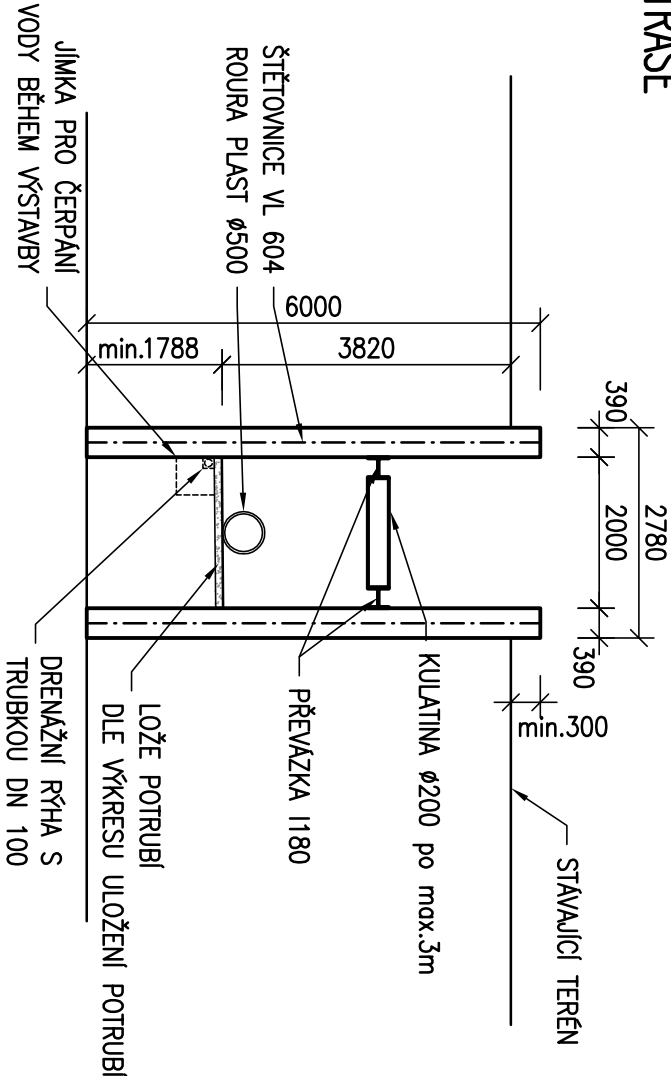

D.1  
SO 302.1






Souřadnicový systém S-JTSK, Výškový systém Bpv



**Jihočeský kraj**

  **JiHOČESKÝ KRAJ**  
U ZIMNÍHO STADIONU 1952/2  
370 76 ČESKÉ BUDĚJOVICE

**Objednatel:**

|  |   |
|--|---|
| Ateliér: České Budějovice – Čechova 50, 370 01 České Budějovice – tel. 386 303 211, e-mail: molbox@el-progprojekt.cz, ID datové schránky: 4klr54 |   |
| Nom./výpracov:   | Zodpovědný projektant:  |
| Irena RANDUSOVÁ  | Irena RANDUSOVÁ   |
| podpis:   | podpis:  |
| Technická kontrola:  | Hlavní inženýr projektu:  |
| Ing. Jiří ČERMÁK   | Ing. JIŘÍ ČERMÁK  |
| podpis:   | podpis:  |
|  <p>PRAGOPROJEKT, a.s., K Rybníku 1689/16, 147 54 Praha 4</p> |   |
| Zhotovitel:  |   |

|   |  |                        |  |
|---|--|------------------------|--|
| Kraj: JIHOČESKÝ   |  | Čís. zakázky: 17-307-2 |  |
| Obec: Č. BUDĚJOVICE, PLANÁ, BORŠOV NAD VLTAVOU, VČELINÁ, ROUDNÉ             |  | Čís. akce: 17-307      |  |
| Objednatel: JIHOČESKÝ KRAJ, U Zimního stadionu 1952/2, 370 76 Č. Budějovice |  | Datum: 02/2020         |  |
| Akce: JIŽNÍ TANGENTA ČESKÉ BUDĚJOVICE<br>(km 0,000 - km 2,706), okr. ČB     |  | Formát: 3xA4           |  |
| Objekt: SO 302.1-PŘELOŽKA DEŠŤOVÉ KANALIZACE-STOKA 302                      |  | Měřítko: 1:100         |  |
| Příloha: PAŽENÍ VÝKOPU RÝHY - ŠTĚTOVNICE                                    |  | Stupeň: PDPs           |  |
|   |  | Čís. přílohy: 302.1 9  |  |