


ŘEZ 4-4'  
AEA07

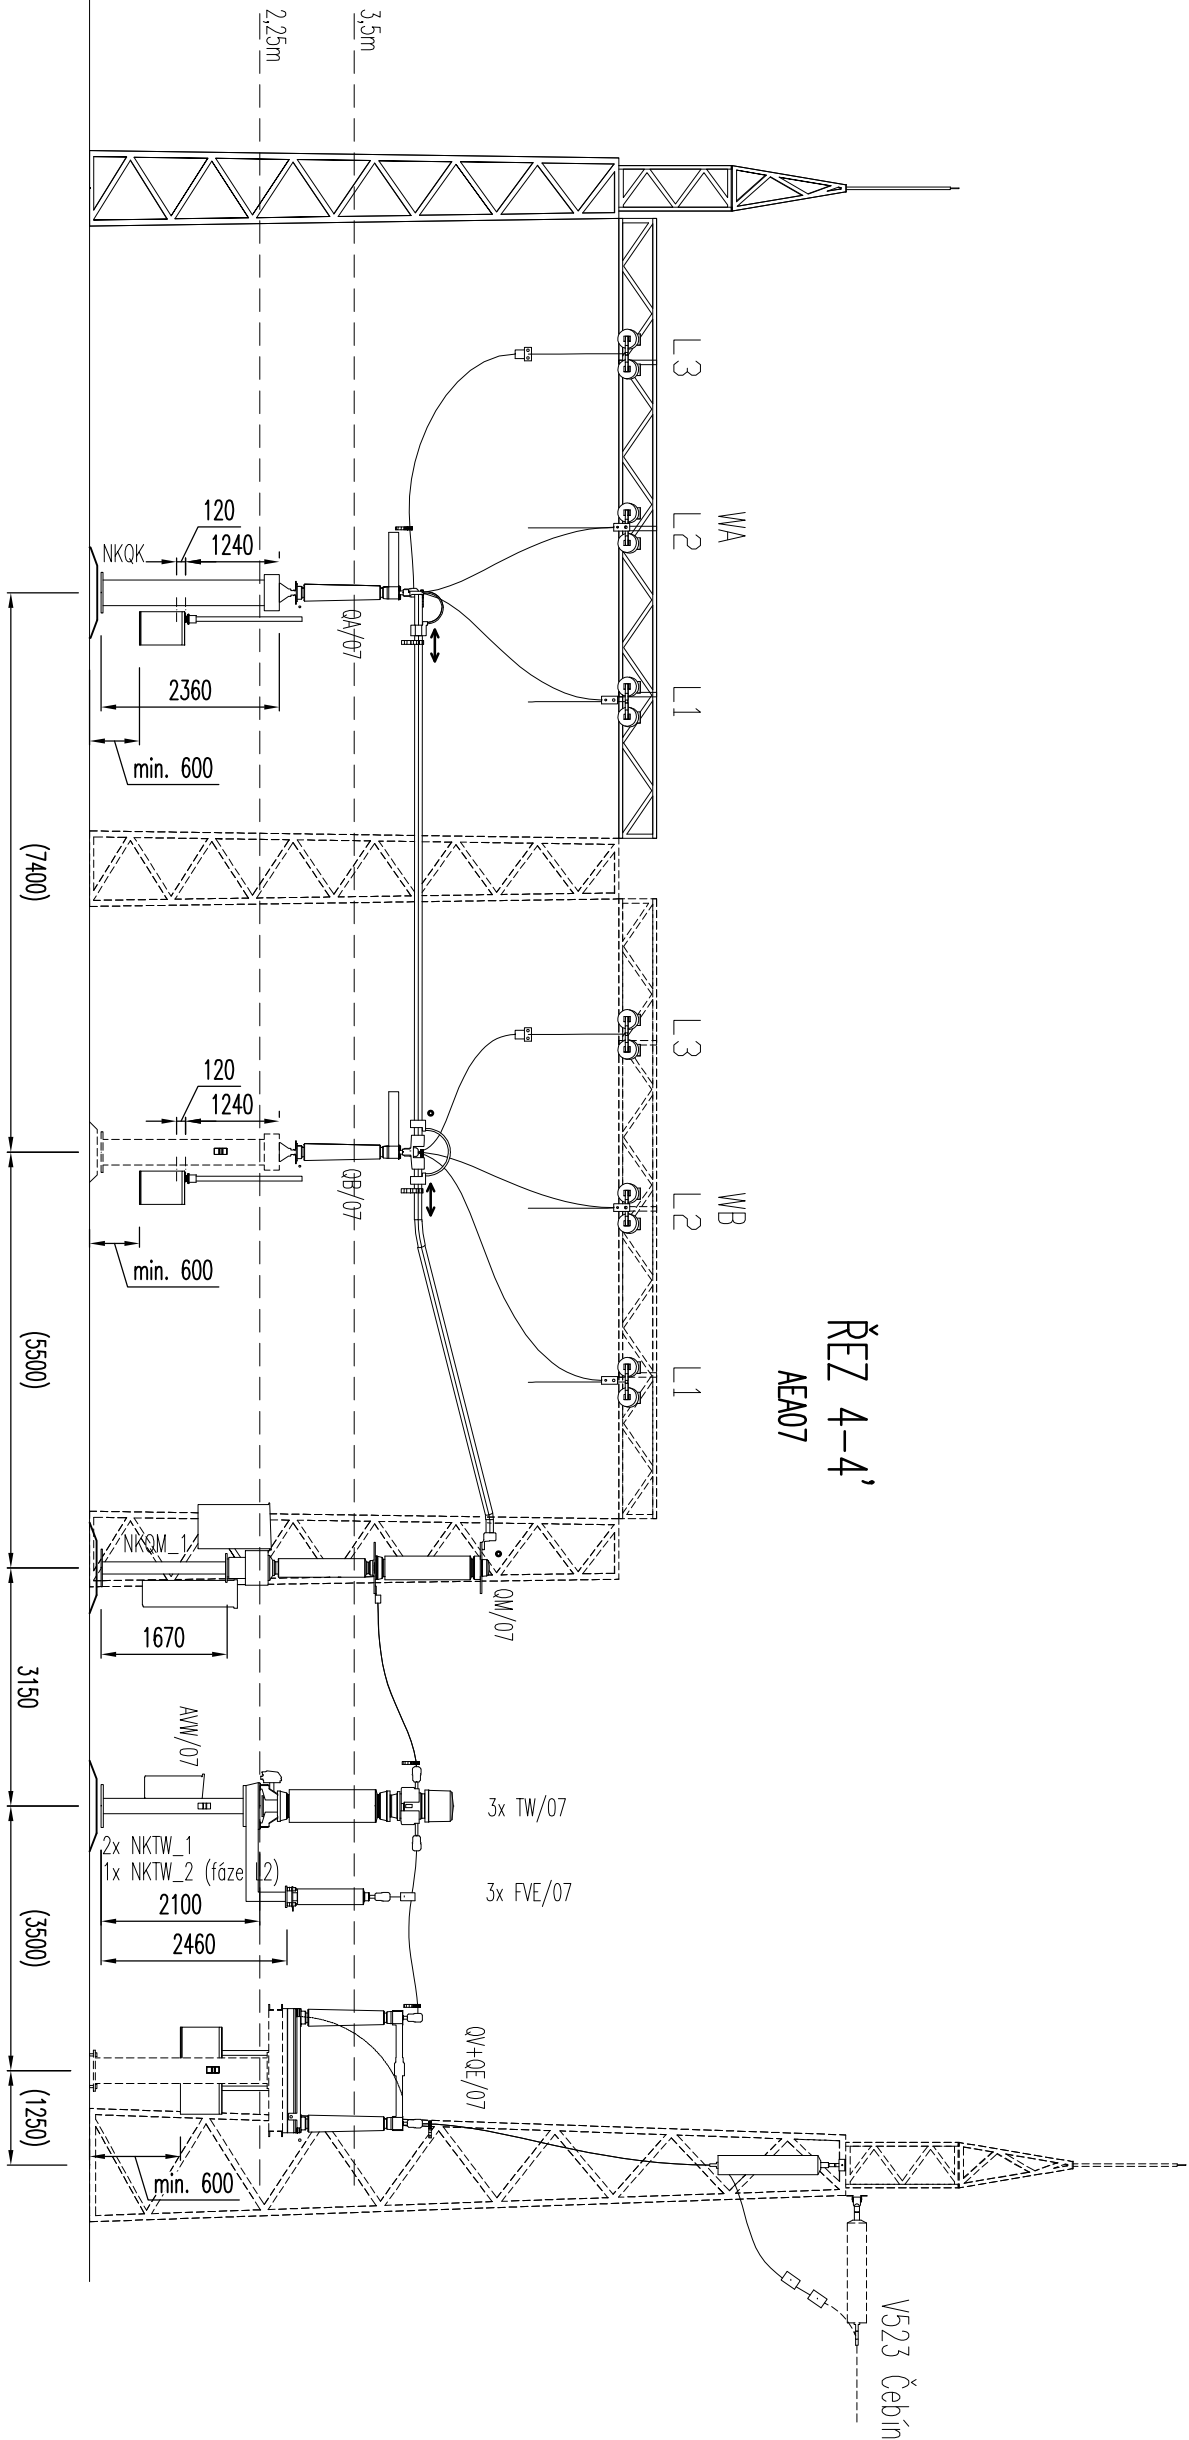

## POZNÁMKA

- DLE ČSN EN 61936-1 MUSÍ BÝT DODRŽENA VZDALENOST VŠECH ŽIVÝCH ČÁSTÍ OD TERÉNU 3,35m A MEZI ŽIVÝMI ČÁSTIMI A ZEMÍ 1,1m. OBZVLÁŠTĚ JE TUTO VZDALENOST NUTNO OHLEDAT MEZI TRUBKOU VEDOUcí MEZI QB A QM A AFE LANEM STEJNÉ FÁZE VEDOUcIM MEZI QA A PŘÍPOJNICí. TRUBKY MEZI QM A QB A AFE LANA MEZI QA A PŘÍPOJNICí MUSÍ BÝT ZHOVOVITELEM STAVBY DLE POTŘEBY VYTVAROVANÝ A INSTALOVANÝ TAK, ABY ZDE BYLY DOSKOKOVÉ VZDALENOSTI BEZPEČNĚ ZAJIŠTĚNÝ.
- DISPOZIČNÍ UMÍSTĚNÍ ŘEZU JE NAZNAČENO NA VÝKRESE "PŮDORYS TECHNOLOGIE R110kV".
- STAVAJÍCÍ TECHNOLOGIE JE KRESLENA ČÁRKOVANĚ
- VEŠKERÉ OVLÁDÁNÍ A PROPOJOVACÍ SKŘÍŇ MUSÍ BÝT UMÍSTĚNÝ SVOU SPODNÍ HRANOU MIN. 600mm NAD ÚROVNÍ TERÉNU.

LEGENDA ZNAČENÍ	
OZNAČENÍ	NÁZEV
WA, WB	HLAVNÍ PŘÍPOJNICE
L1, L2, L3	OZNAČENÍ FÁZÍ
QA, QB	KŘÍLOVÝ ODPŮJOVAC
QM	VÝKONOVÝ VYPÍNAČ
TA	PŘÍSTROJOVÝ TRANSFORMÁTOR PROUDU
TW	PŘÍSTROJOVÝ TRANSFORMÁTOR KOMBINOVANÝ
FVE	SVODIČ PŘEPĚTÍ VN
AVA	PROPOJOVACÍ SVORKOVÁ SKŘÍŇ PTP
AWW	PROPOJOVACÍ SVORKOVÁ SKŘÍŇ PTK
NKQK	POK POD KŘÍLOVÝ ODPŮJOVAC
NKQM	POK POD VÝKONOVÝ VYPÍNAČ
NKTA	POK POD PTP
NKTW	POK POD PTK
NKFV	POK POD SVODIČ PŘEPĚTÍ

D			
C			
B			
A			
INDEX REVIZE	POPIS REVIZE	DATUM	JMÉNO
NÁZEV AKCE	TR BLANSKO - ROZŠÍŘENÍ R110kV, DOPLNĚNÍ T103	Č. STAVBY: 1020002620	
STAVEBNÍK	EG.D. a.s., LIDICKÁ 1873/36, 602 00 BRNO	Č. OBJ.: 4501338395	
STATUS/STUPĚŇ	DOKUMENTACE PRO PROVÁDĚNÍ STAVBY (DPS)		
ČÁST	D.2 DOKUMENTACE TECHNIČKÝCH A TECHNOLOGICKÝCH ZAŘÍZENÍ		
ZHOT. DOKUMENTACE	OMEXOM GA. Energo s.r.o., NA STŘÍLNĚ 1929/8, 323 00 PLZEŇ-BOLEVEČ		
KONTAKTNÍ OSOBA	Ing. MARCEL MATUŠKA, marcelmatushka@gaenergo.cz		
ARCHIVNÍ ČÍSLO	505020100501-334		
ZOD. PROJEKTANT	ING. MILAN LETEV		
VYPRACOVAL	ING. ROMAN BURŠÍK	DATUM: 01-2021	
KONTROLOVAL	ING. MILAN LETEV		
MÍSTO STAVBY	TR 110/22 KV BLANSKO, Brněnská, 678 01 Blansko	KÓD LOKALITY: BK	
SO/PS	PS09 - ROZVODNA 110 KV-, TECHNOLOGIE	MĚŘÍTKO: M 1:100	
MAJETKOVÁ TŘÍDA	CZD00038	FORMÁT: A4	
Druh DOKUMENTU	ŘEZ	LIST/CELKEM: 1/1	
NÁZEV DOKUMENTU	PODÉLNÉ ŘEZY TECHNOLOGIE ŘEZ 3-3', 4-4'		ARCHIVNÍ ČÍSLO EG.D.