


LEGENDA:

**KABELOVÝ KANÁL EKO 80x40**  
**ZÁSUVKA DVOJNÁSOBNÁ MASTĚNNÁ 230V/16A IP43**


POZNÁMKY:

NOVÉ KABELY VEDENY V LIŠTÁCH NAPOVORCHU.

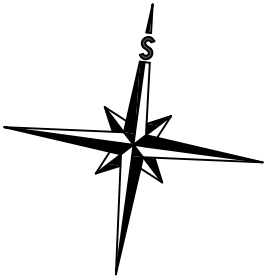


AUTORIZACE:

ŘEZ ULOŽENÍ KABELU NN  
V AREÁLOVÝCH KOMUNIKACÍCH

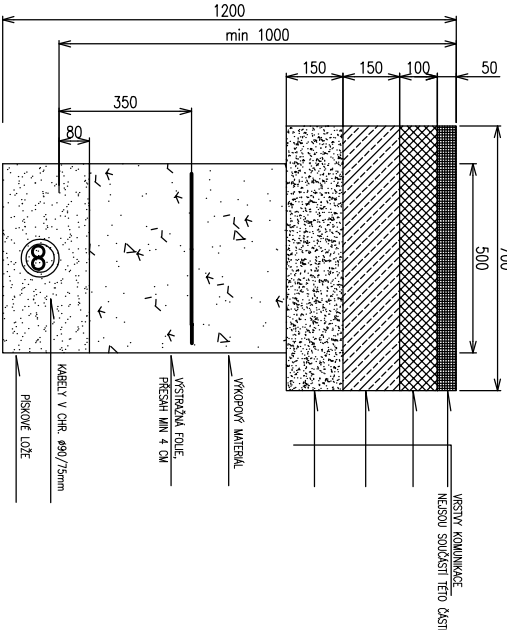

ŘEZ ULOŽENÍ KABELU NN  
V TERÉNU

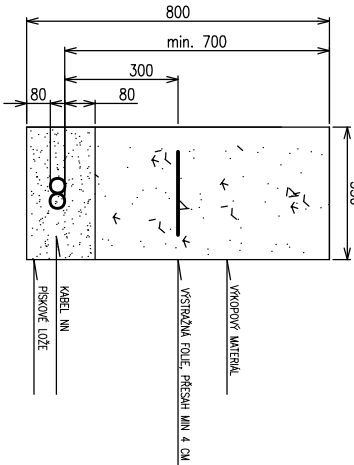

|                   |   |                       |            |
|-------------------|---|-----------------------|------------|
| D                 |   |                       |            |
| C                 |   |                       |            |
| B                 |   |                       |            |
| A                 | AKTUALIZACE PRO VOS                                       | 03/2023               | ING. MAŠEK |
| INDEX REVIZE      | POPIS REVIZE  | DATUM                 | JMÉNO      |
| NÁZEV AKCE        | TR SLUŠOVICE - REKONST. TRANSFORMOVNY                     | Č. STAVBY: 1020002360 |            |
| STAVEBNÍK         | EG.D, a.s., LIDICKÁ 1873/36, 602 00 BRNO                  | Č. OBJ.: 4501160391   |            |
| STATUS/STUPĚŇ     | DOKUMENTACE PRO PROVÁDĚNÍ STAVBY (DPS)                    |                       |            |
| ČÁST              | D.2 DOKUMENTACE TECHNICKÝCH A TECHNOLOGICKÝCH ZARÍZENÍ    |                       |            |
| ZHOT. DOKUMENTACE | ELEKTROLA, s.r.o., OTROKOVICE, čp. 1781, 765 02           |                       |            |
| KONTAKTNÍ OSOBA   | ING. JAKUB MAŠEK, JAKUB.MASEK@ELEKTROLA.CZ                |                       |            |
| ARCHIVNÍ ČÍSLO    | 04.0819   |                       |            |
| ZOD. PROJEKTANT   | ING. JAKUB MAŠEK  | DATUM: 10/2020        |            |
| VYPRACOVAL        | ING. PETR DVOŘÁK  | ČÍSLO VÝK/DOK:        |            |
| KONTROLOVAL       | ING. JAKUB MAŠEK  | 71_D.2 b) - 06        |            |
| MÍSTO STAVBY      | TR 110/22 KV SLUŠOVICE, 763 15 SLUŠOVICE, JEN EV. Č. 0103 | KÓD LOKALITY: SLU     |            |
| SO/PS             | SO 71 - VODOVODNÍ PŘÍPOJKA                                | MĚŘÍTKO: 1:50         |            |
| MAJETKOVÁ TŘÍDA   | CZD000026   | FORMÁT: 2xA4          |            |
| DRUH DOKUMENTU    | PŮDORYS   | LIST/CELKEM: 1/1      |            |
| NÁZEV DOKUMENTU   | ÚPRAVNA VODY - EL. ČÁST - PŮDORYS BSP                     | ARCHIVNÍ ČÍSLO EG.D:  |            |