


LEGENDA

- STÁVAJÍCÍ DEŠŤOVÁ KANALIZACE
- VÝTLAČNÉ POTRUBÍ DEŠŤOVÉ KANALIZACE DN100 (PE 100 konol SDR17 110x6,6mm)
- STÁVAJÍCÍ VÝTLAČNÉ POTRUBÍ DEŠŤOVÉ KANALIZACE ZRUŠENO
- INŽENÝRSKÉ SÍTĚ NAVRHOVANÉ
- NOVÉ KABELY
- NOVÁ CHRÁNIČKA

ŘEZ ULOŽENÍ KABELŮ V CHRÁNIČCE

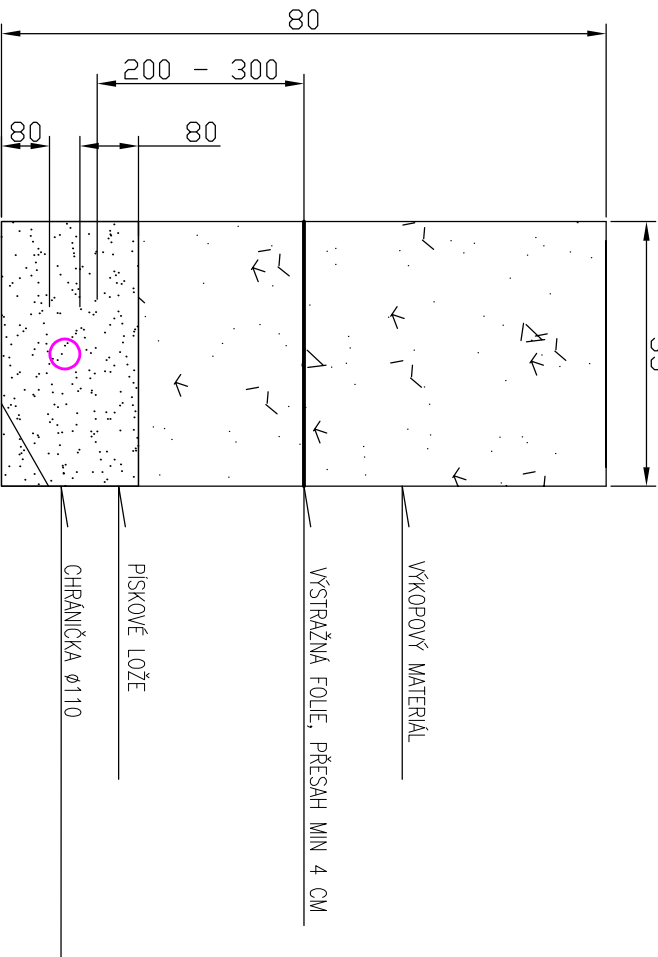

D		
C		
B		
A	AKTUALIZACE PRO VOS	03/2023
INDEX REVIZE	POPIS REVIZE	JMÉNO
NÁZEV AKCE	TR SLUŠOVICE - REKONST. TRANSFORMOVNÝ	Č. STAVBY: 1020002360
STAVEBNÍK	EG.D, a.s., LIDICKÁ 1873/36, 602 00 BRNO	Č. OBJ.: 4501160391
STATUS/STUPEŇ	DOKUMENTACE PRO PROVADĚNÍ STAVBY (DPS)	
ČÁST	D.2 DOKUMENTACE TECHNICKÝCH A TECHNOLOGICKÝCH ZAŘÍZENÍ	
ZHOT. DOKUMENTACE	ELEKTROLA, s.r.o., OTROKOVICE, čp. 1781, 765 02	
KONTAKTNÍ OSOBA	ING. JAKUB MAŠEK, JAKUB.MASEK@ELEKTROLA.CZ	
ARCHIVNÍ ČÍSLO	040819	
ZOD. PROJEKTANT	ING. JAKUB MAŠEK	DATUM: 10/2020
VYPRACOVAL	ING. JAKUB MAŠEK	ČÍSLO VÝK/DOK: 63D2b)-03
KONTROLOVAL	ING. JAKUB MAŠEK	
MÍSTO STAVBY	TR 110/22 KV SLUŠOVICE, 763 15 SLUŠOVICE, JEN EV. Č. 0103	KÓD LOKALITY: SLU
SO/PS	SO 63 - KANALIZACE	MĚŘÍTKO: 1:250
MAJETKOVÁ TŘÍDA	CZD000021	FORMÁT: 2xA4
DRUH DOKUMENTU	VÝKRES	LIST/CELKEM: 1/1
NÁZEV DOKUMENTU	SITUACE - TECHNOLOGIE	ARCHIVNÍ ČÍSLO EG.D:



AUTORIZACE: