

SPLAŠKOVÁ KANALIZACE

1' - 1

1:100/100

TECHNOLOGICKÁ BUDOVA

2' - 2

LEGENDA ZAŘÍZENÍ

- WC KLOZET (PŘEDSTĚNOVÝ MONT.SYSTÉM)  
U UMYVADLO S PÁKOVOU BATERIÍ  
V VÝLEVKA (PŘEDSTĚNOVÝ MONT.SYSTÉM)  
SK SPRCHOVACÍ KOUT S PÁKOVOU BATERIÍ

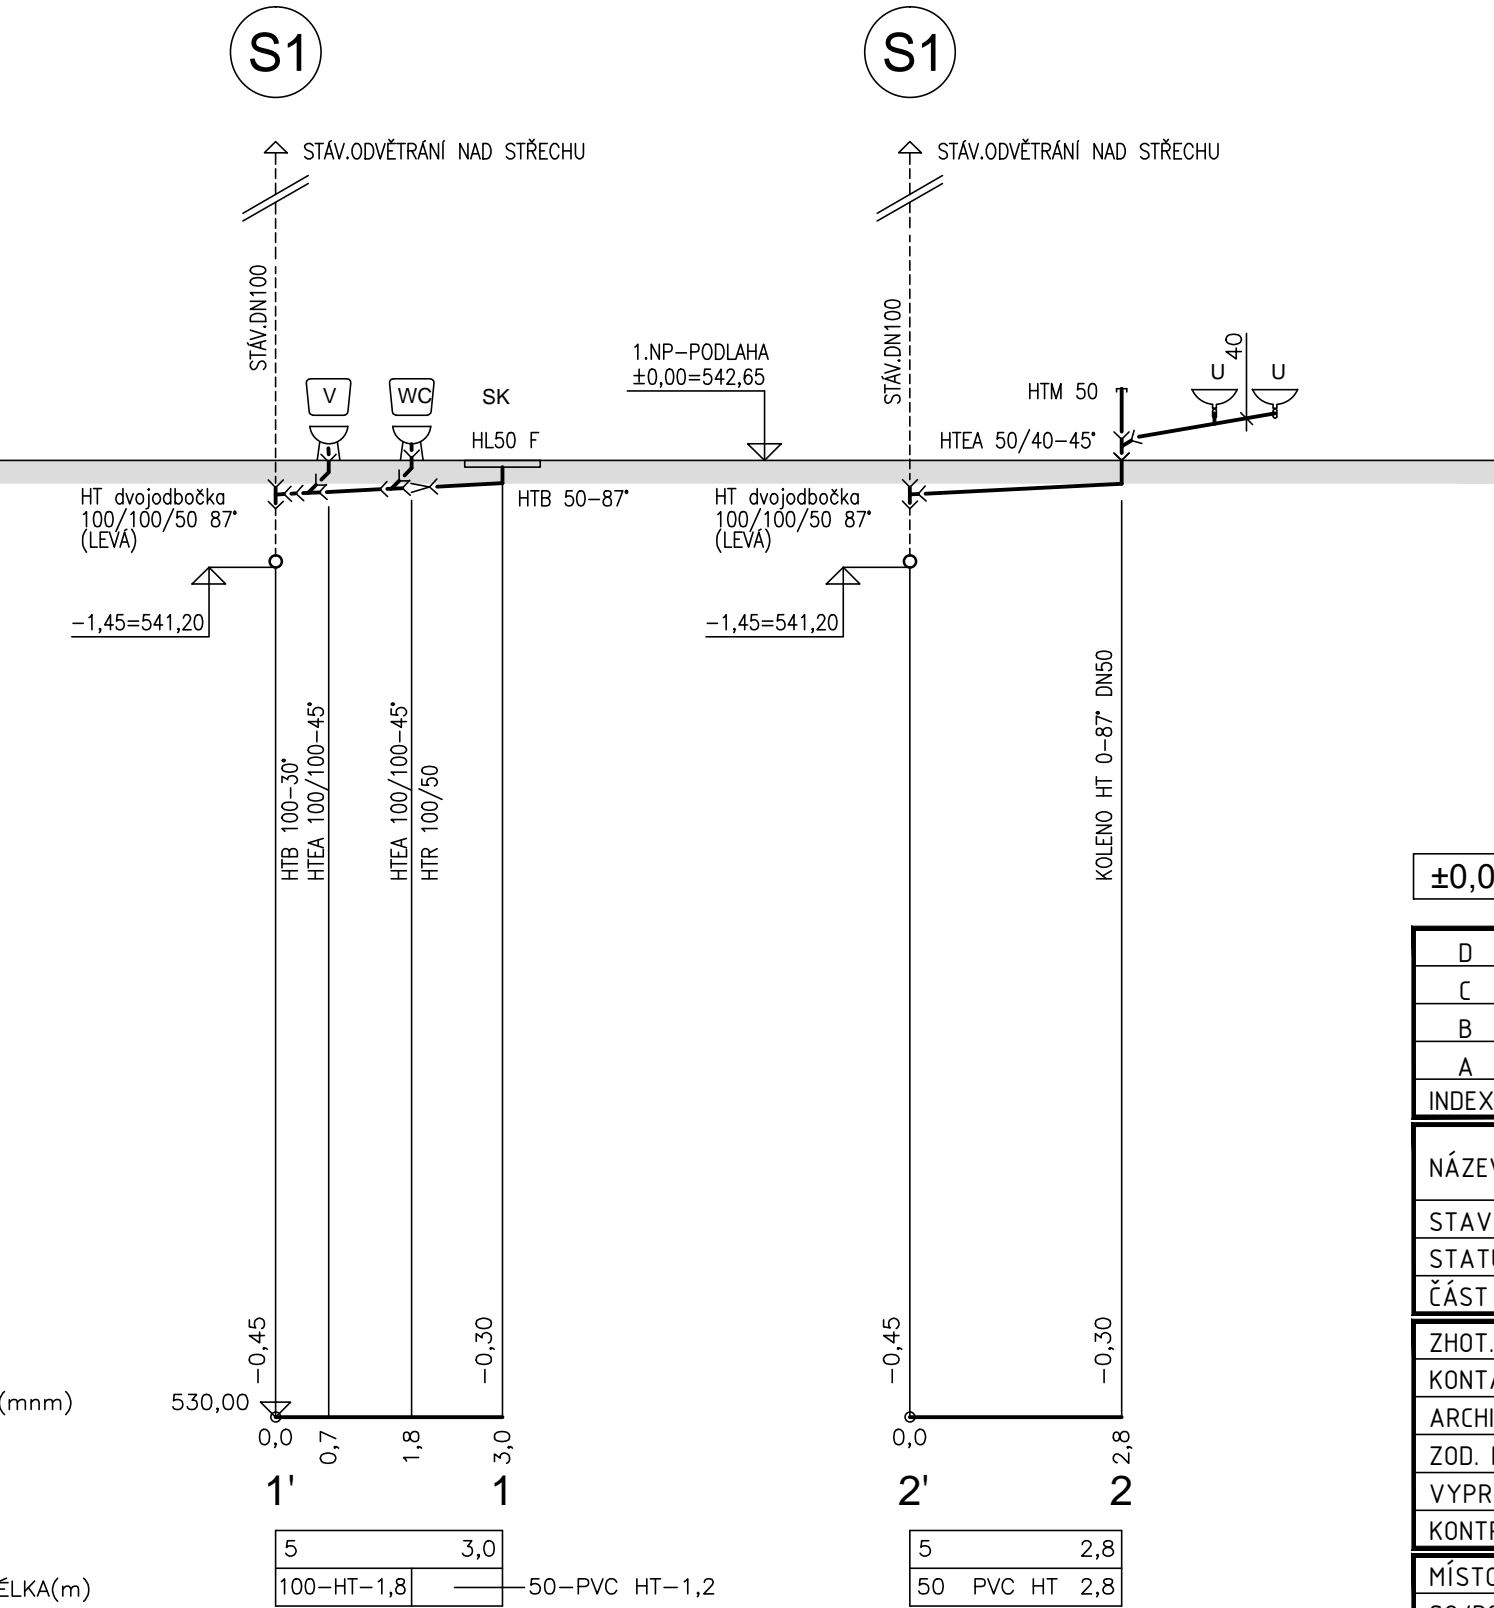
LEGENDA POTRUBÍ

KANALIZAČNÍ ROURY Z PVC HT

POZNÁMKA:  
Pro prostupy potrubí podlahovou izolací budou použity těsnící manžety HL800/50-125



DNO POTRUBÍ  
SROVNÁVACÍ ROVINA (mm)  
STANIČENÍ (m)

SKLON(%)—DÉLKA(m)  
PROFIL(mm)—MAT.—DÉLKA(m)



AUTORIZACE:

±0,000=542,65

D			
C			
B			
A			
INDEX REVIZE	POPIS REVIZE	DATUM	JMÉNO
NÁZEV AKCE	TR Domoradice - modernizace	Č. STAVBY: 102 0002 640	
STAVEBNÍK	EG.D, a.s., LIDICKÁ 1873/36, 602 00 BRNO	Č. OBJ.: 4501396767	
STATUS/STUPEŇ	DOKUMENTACE PRO STAVEBNÍ POVOLENÍ (DSP)		
ČÁST	D.1 DOKUMENTACE STAVEBNÍHO NEBO INŽENÝRSKÉHO OBJEKTU		
ZHOT. DOKUMENTACE	SPIE Elektrovod, a.s. odštěpný závod Brno; Traťová 1, 61900 Brno		
KONTAKTNÍ OSOBA	Ing. LIBOR PEK, libor.pek@spieelv.cz		
ARCHIVNÍ ČÍSLO	221 20 142		
ZOD. PROJEKTANT	Ing. PAVEL SCHELLE		
VYPRACOVAL	Ing. JAROSLAV RAKUŠAN	DATUM: 04-2022	
KONTRLOVAL	Ing. PETER SZEGEDI	ČÍSLO VÝK/DOK: D.1.30 b) - 34	
MÍSTO STAVBY	TR Domoradice	KÓD LOKALITY: DOM	
SO/PS	SO 30 - TECHNOLOGICKÉ BUDOVY	MĚŘÍTKO: M 1:100/100	
MAJETKOVÁ TŘÍDA	CZD00026	FORMÁT: 2xA4	
DRUH DOKUMENTU	PŮDORYS	LIST/CELKEM: 1/1	
NÁZEV DOKUMENTU	PODÉLNÝ ŘEZ VNITŘNÍ KANALIZACE	ARCHIVNÍ ČÍSLO EG.D:	