




BOČNÍ POHLED SMĚREM NA BSP

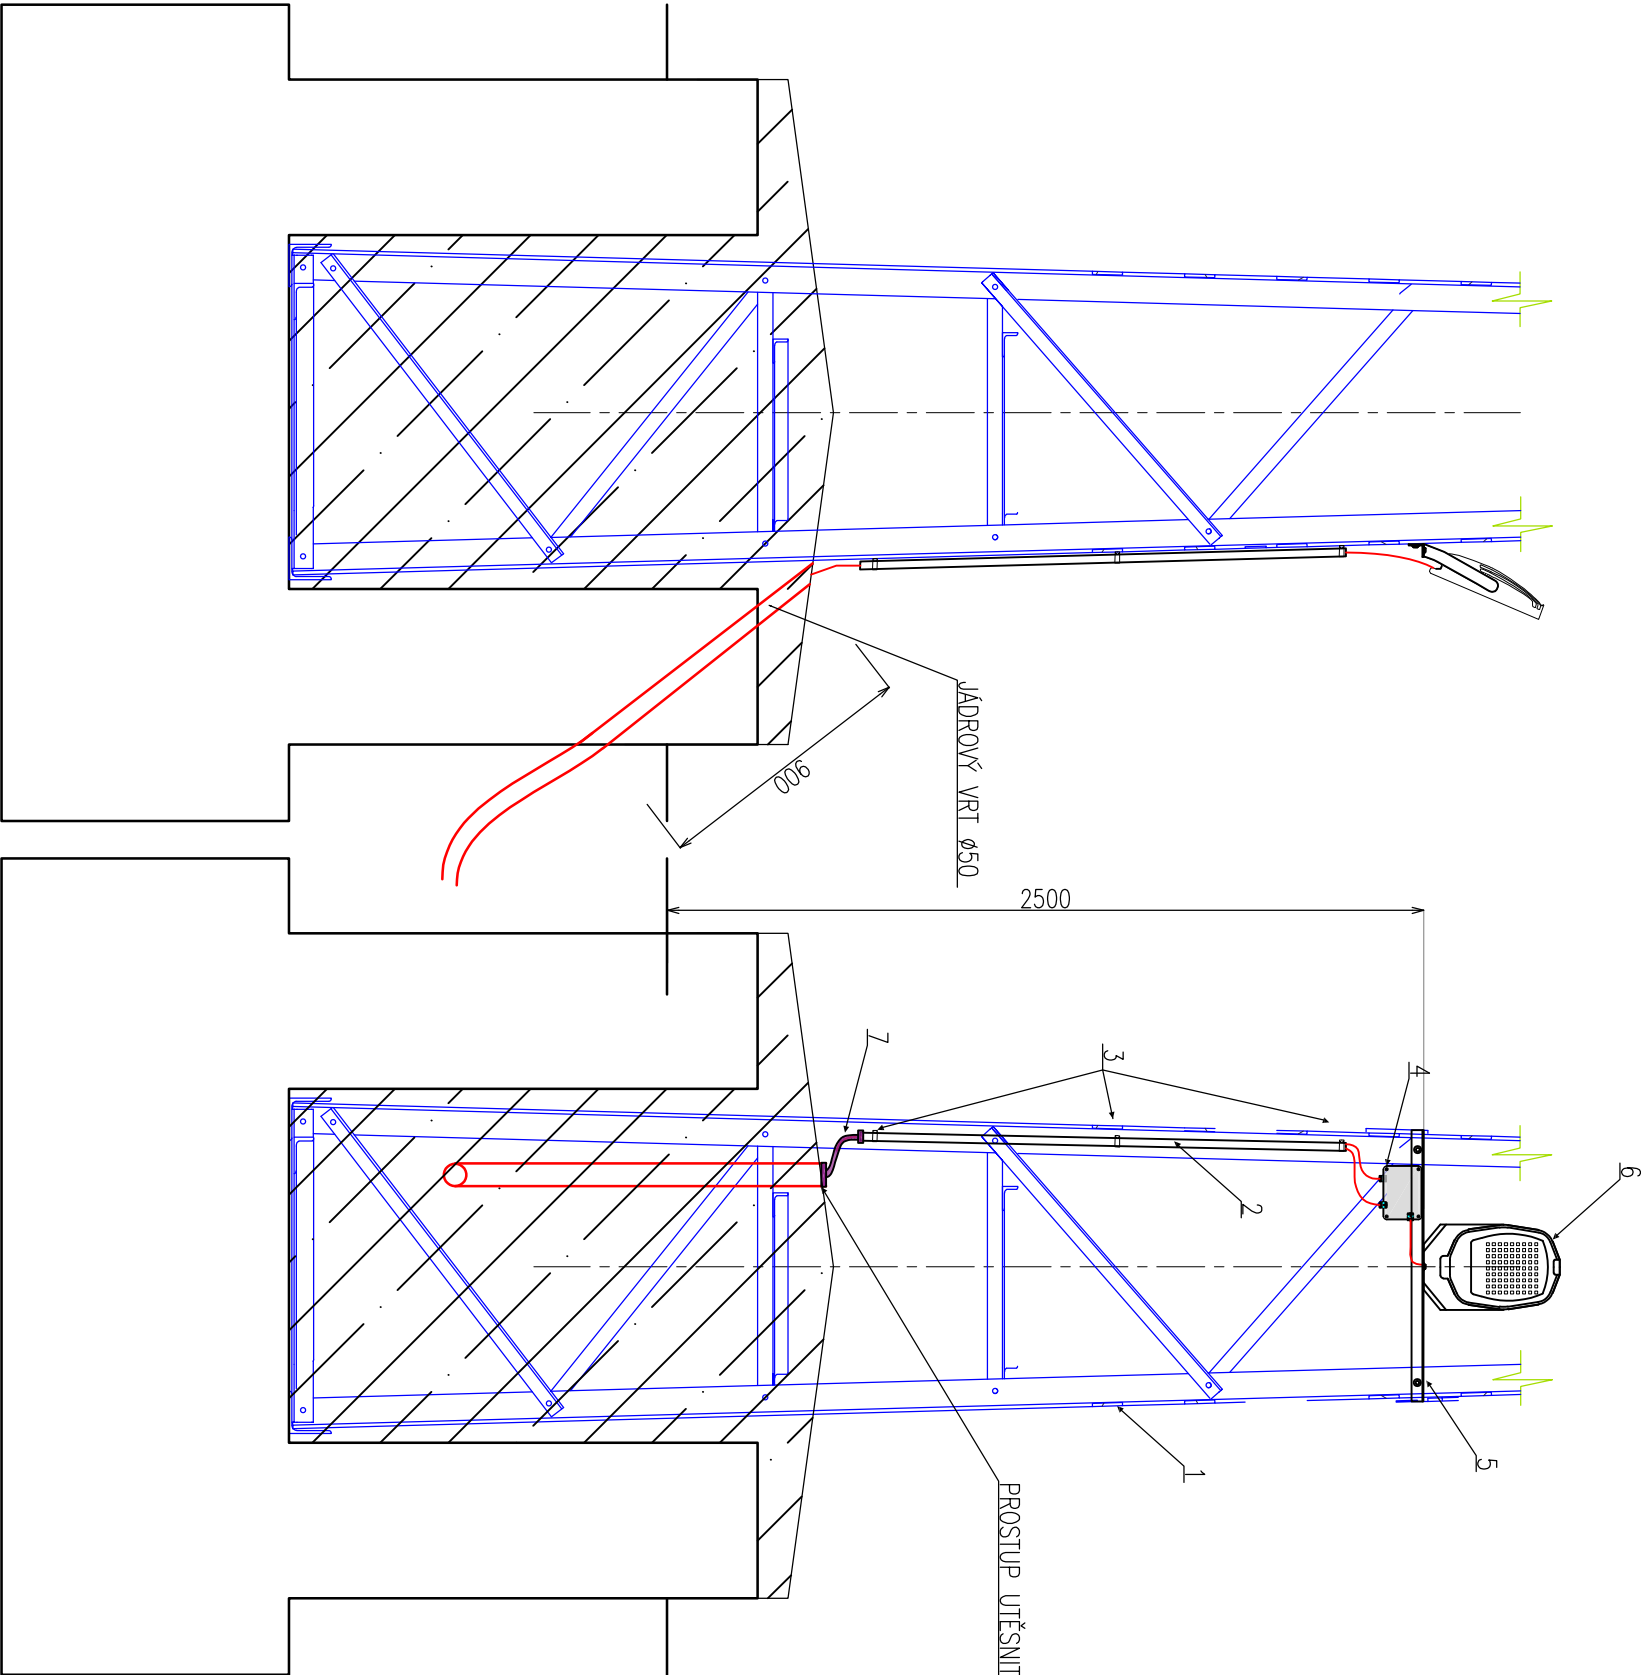

POHLED Z KOMUNIKACE SMĚREM NA R110KV

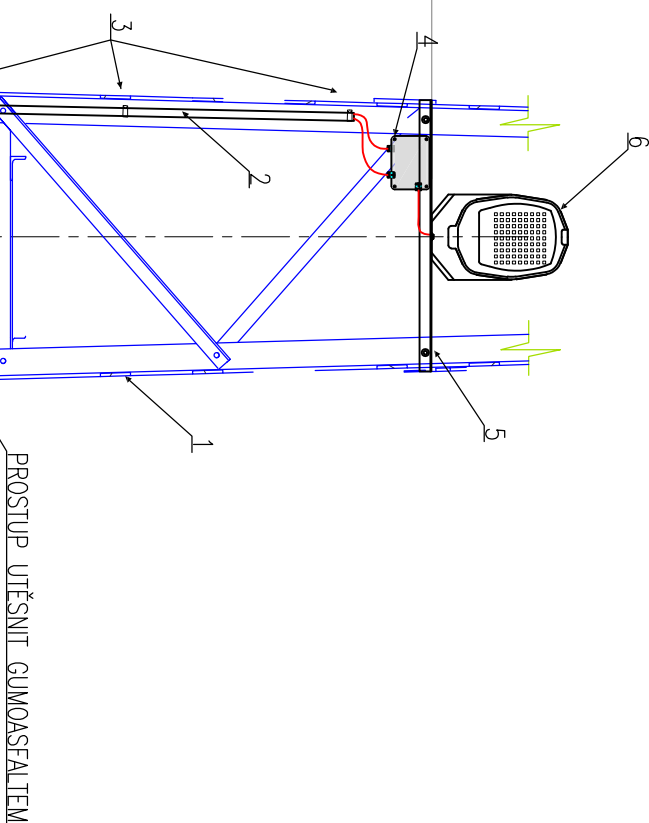

POHLED NA SVORKOVNICI V KRABICI

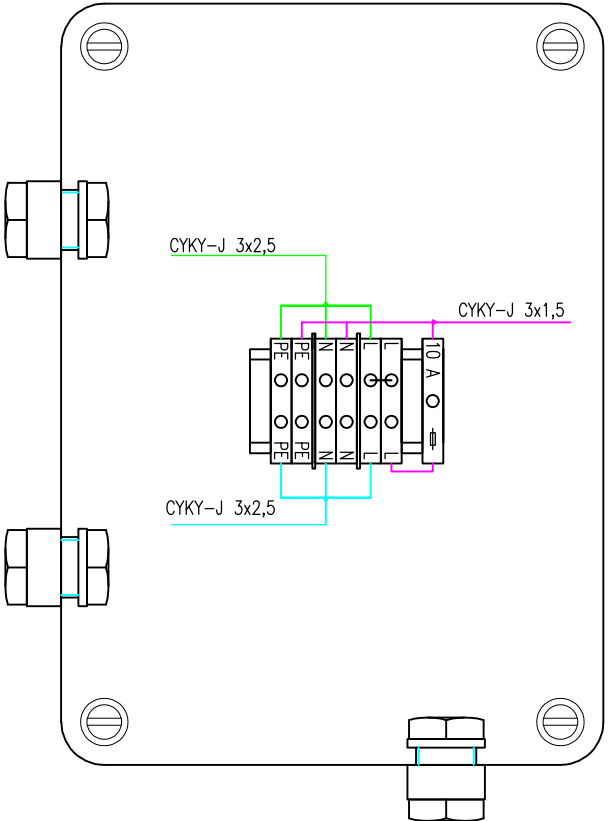

POZNÁMKA:
ZELENÁ – PŘÍVOD
MODŘÁ – VÝVOD NA VEDLEJŠÍ HOK
RŮŽOVÁ – VÝVOD DO SVÍTIDLA

POZICE	Ks	NÁZEV	TYP
1	1	STOŽÁR PORTÁLU	XXX
2	1,5 m	OCELOVÁ TRUBKA DN32/26,6	6232 ZNM_S
3	3	PŘÍCHYTKA ELEKTROINSTALAČNÍ TRUBKY	5332HF_FB
4	1	KRABICE SE SVORKOVNICÍ TECHNOLOGIE	KF 1600 B
5	1	PROFIL "L"	L 45x45x5
6	1	SVÍTIDLO	MARUT S G1 ME 3KO 740 (21W)
7	1	TEPLEM SMRŠTITELNÁ TRUBICE	SR3-55-15

D			
C			
B			
A			
INDEX REVIZE	POPIS REVIZE	DATUM	JMÉNO
NÁZEV AKCE	TR DOMORADICE - MODERNIZACE	Č. STAVBY: 102 0002 640	
STAVEBNÍK	EG.D, a.s., LIDICKÁ 1873/36, 602 00 BRNO	Č. OBJ.: 450 129 6767	
STATUS/STUPĚŇ	DOKUMENTACE PRO PROVÁDĚNÍ STAVBY (DPS)		
ČÁST	D.2 DOKUMENTACE TECHNICKÝCH A TECHNOLOGICKÝCH ZAŘÍZENÍ		
ZHOT. DOKUMENTACE	SPiE Elektrovod, a.s. odštěpný závod Brno, Třatřová 1, 61900 Brno		
KONTAKTNÍ OSOBA	Ing. LIBOR PEK, libor.pek@spieelv.cz		
ARCHIVNÍ ČÍSLO	221 20 091		
ZOD. PROJEKTANT	Ing. PAVEL SCHELLE	DATUM: 08-2021	
VYPRACOVAL	Ing. PETR ŠERÝ	ČÍSLO VÝK/DOK:	
KONTROLOVAL	Ing. JAKUB MAŠEK	D.2.37.2 23	
MÍSTO STAVBY	TR 110/22 KV DOMORADICE, Budějovická 63, 381 01 Český Krumlov	KÓD LOKALITY: DOM	
SO/PS	S037.2 OSVĚTLENÍ TECHNOLOGICKÝCH ČÁSTÍ ROZVODEN	MĚŘÍTKO: 1:25	
MAJETKOVÁ TŘÍDA	CZD00017	FORMÁT: A3	
DRUH DOKUMENTU	POHLED	LIST/CELKEM: 1/1	
NÁZEV DOKUMENTU	UMÍSTĚNÍ SVÍTIDLA NA HOK - SK7	ARCHIVNÍ ČÍSLO EG.D:	