
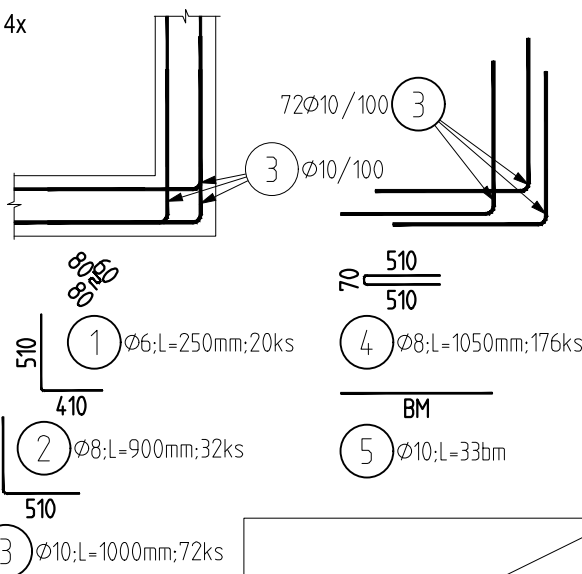


PŮDORYS VN09, KS: 1
M 1:25

VÝZTUŽ ROHŮ ŠACHTY
PREVÁZÁNÍ SÍTOVIN V ROZÍCH


VÝKAZ VÝZTUŽE PRO JEDNÚ ŠACHTU

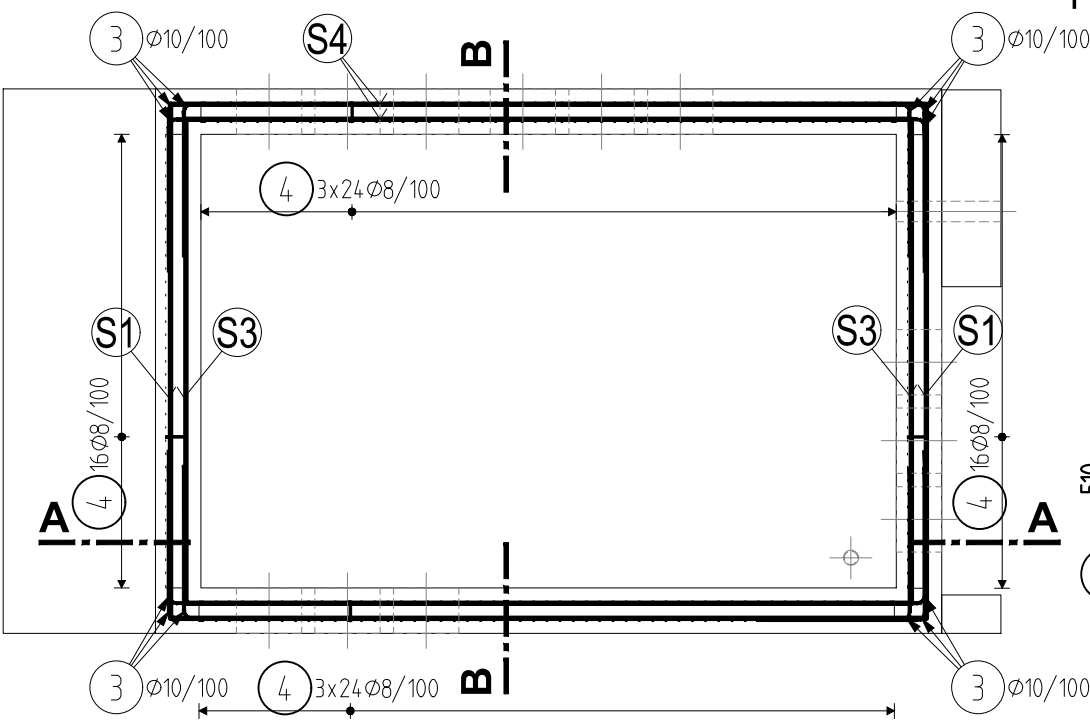


Pol	Profil	Delka [mm]	ks	50		
				6	8	10
1	50	6	250	20	5.0	
2	50	8	900	32		28.8
3	50	10	1000	72		72.0
4	50	8	1050	176		184.8
5	50	10	BM	-		33.0
CELKOVÁ DELKA [m]				5.0	213.6	105.0
HMOTNOST [kg]				1.1	84.3	64.7
CELKOVÁ HMOTNOST [kg]				150.1		

Výkaz Sítí pro jednu šachtu					
Číslo sítě	Typ	Rozměry [m]		Počet [ks]	Plocha
S1	AQ80	1.7	3.70	1	6.2900
S2	AQ80	1.7	2.50	1	4.2500
2xS3	AQ80	1.7	0.55	1	1.8700
4xS4	AQ80	2.5	0.55	1	5.5000
CELKEM				m ²	17.9100
				kg/m ²	7,9
				kg	141.4890

ŘEZ A - A


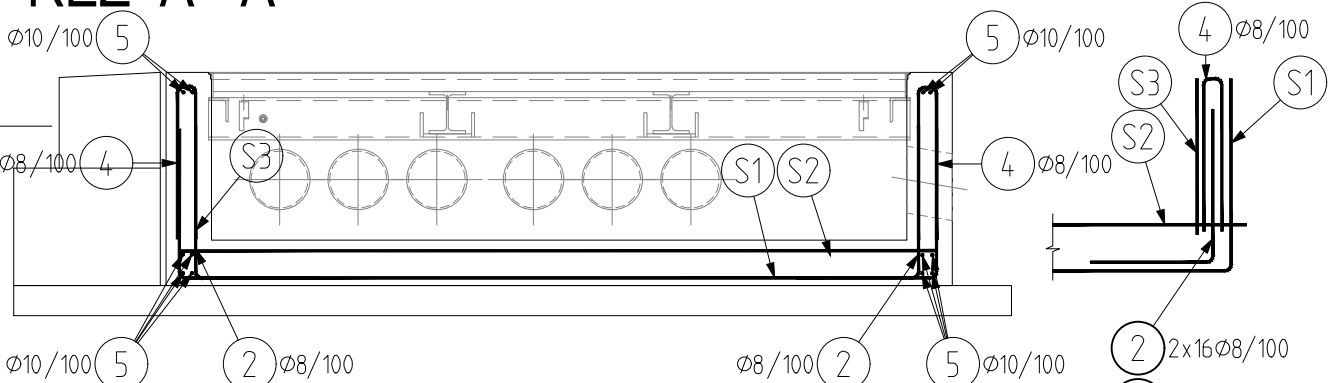


ŘEZ B - B

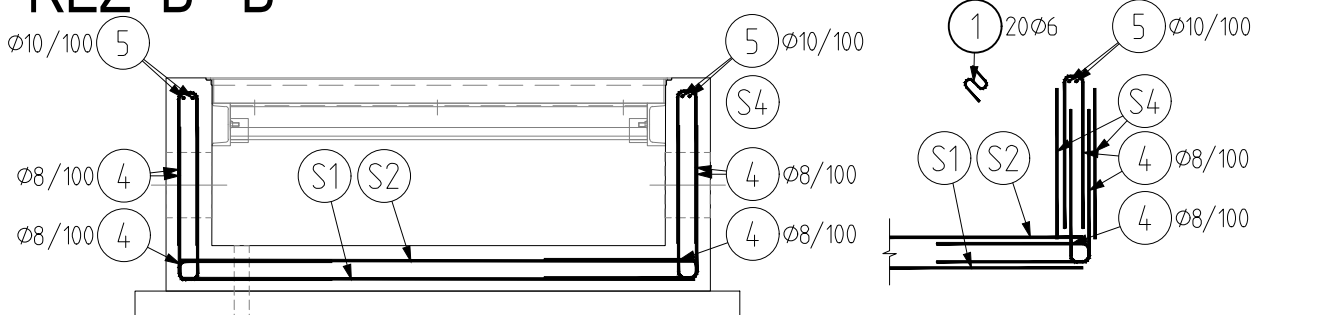

POZNÁMKY KE VN09:

- BETÓNOVAT NA VRSTVU PODKLADNÍHO BETONU
- PŘED BETONÁŽÍ STĚN OŠETŘIT STYKOVOU PLOCHU SE SPODNÍ DESKOU
- PO VYBETONOVÁNÍ STĚN VYHLADIT HORNÍ PLOCHU HLADÍTKEM
- PŘED BETONÁŽÍ UŘEZAT VÝZTUŽ ZASAHOJÍCÍ DO OTVORŮ
- BETONOVÉ KONSTRUKCE VIDITELNÉ A NA STYKU SE VZDUCHEM BUDOU OPATŘENY HYDROFOBNÍM IMPREGNAČNÍM NÁTĚREM TŘÍDY II dle EN 1504
- PLASTOVÁ HDPE TRUBKA Ø200/175mm - 12 VSTUPŮ + Ø40mm - 1VSTUP Ø50mm - 1VSTUP PRE ODTOK

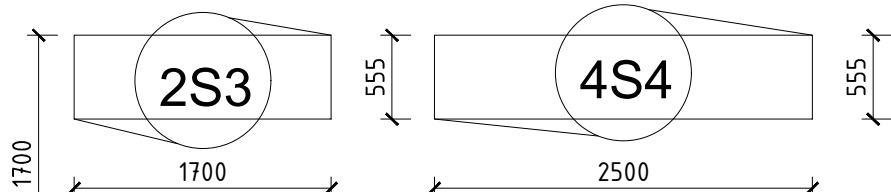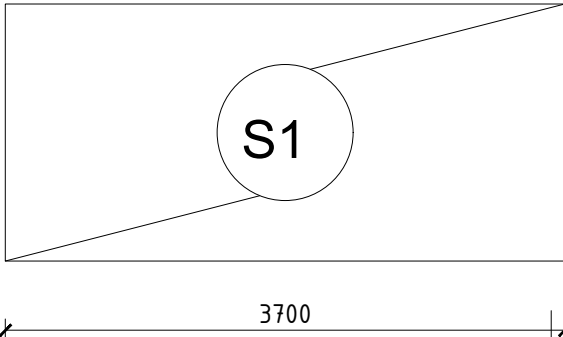

BETON: C25/30- XC2(CZ)- CI 0,4- Dmax 8 1,17 m3
PODKLADNÍ BETON C16/20 - X0 - CI 1,0 - Dmax 16 0,66 m3
VÝZTUŽ: 10505(R)
KŘYTÍ VÝZTUŽE: 50mm
STYKOVÁNÍ KARI SÍTÍ: min 3 OKA nebo min 400 mm

D			
C			
B			
A			
INDEX REVIZE	POPIS REVIZE	DATUM	JMÉNO
NÁZEV AKCE	TR Domoradice - modernizace	Č. STAVBY: 102 0002 640	
STAVEBNÍK	EG.D, a.s., LIDICKÁ 1873/36, 602 00 BRNO	Č. OBJ.: 450 139 6767	
STATUS/STUPEŇ	DOKUMENTACE PRO STAVEBNÍ POVOLENÍ (DSP)	eg.d	
ČÁST	D.1 DOKUMENTACE STAVEBNÍHO NEBO INŽENÝRSKÉHO OBJEKTU		
ZHOT. DOKUMENTACE	SPIE Elektrovod, a.s. odštěpný závod Brno; Traťová 1, 61900 Brno	SPIE	
KONTAKTNÍ OSOBA	Ing. LIBOR PEK, libor.pek@spieelv.cz		
ARCHIVNÍ ČÍSLO	221 20 142	DATUM: 12-2021	
ZOD. PROJEKTANT	Ing. PAVEL SCHELLE		
VYPRACOVAL	Ing. LINDA KÁČEROVÁ	ČÍSLO VÝK/DOK: D.1.31 b) - 23	
KONTROLOVAL	Ing. PETER SZEGEDI		
MÍSTO STAVBY	TR Domoradice	KÓD LOKALITY: DOM	
SO/PS	SO 31 - ROZVODNA 110 KV - STAV. ČÁST	MĚŘÍTKO: M 1:25	
MAJETKOVÁ TŘÍDA	CZD00016	FORMÁT: 2xA4	
DRUH DOKUMENTU	PŮDORYS	LIST/CELKEM: 1/1	
NÁZEV DOKUMENTU	KABELOVÁ ŠACHTA - VÝZTUŽ VN09	ARCHIVNÍ ČÍSLO EG.D:	