




PŮDORYS VN08, KS: 1
M 1:25

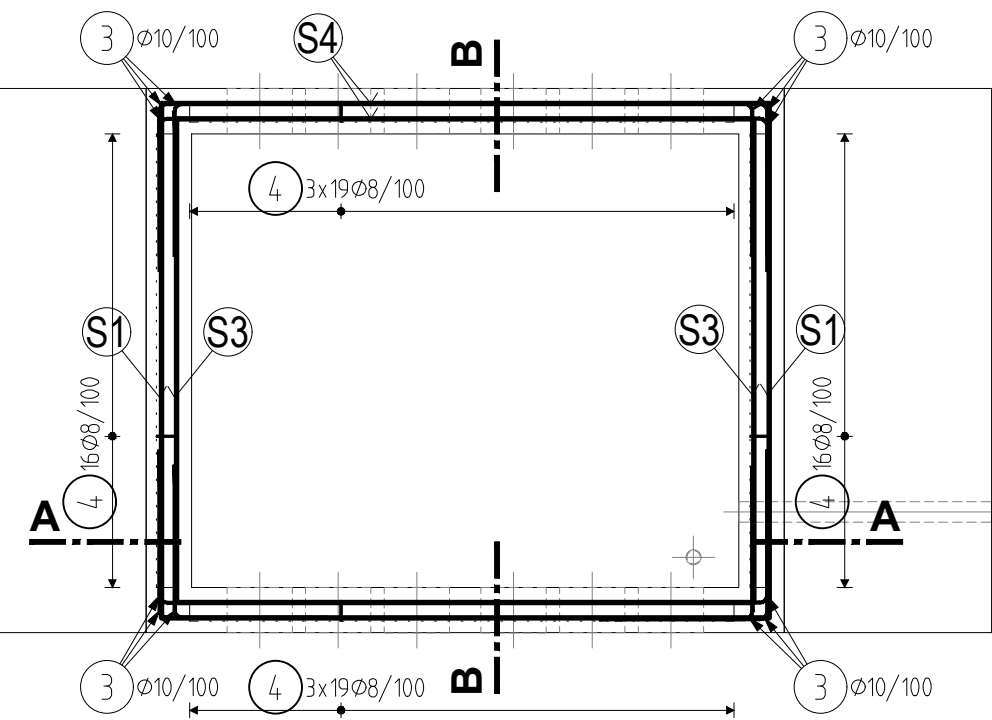

ŘEZ A - A

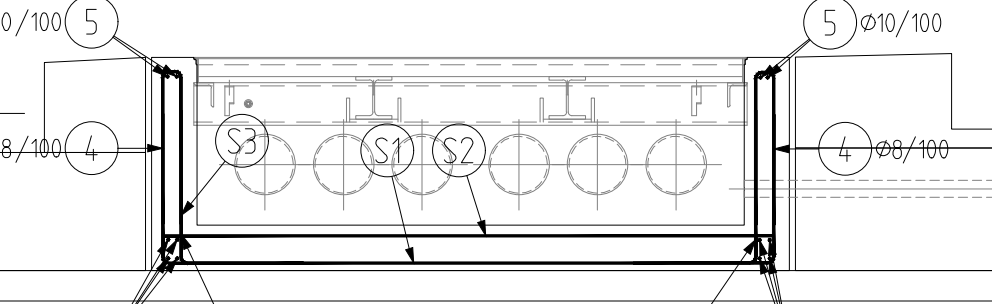


ŘEZ B - B

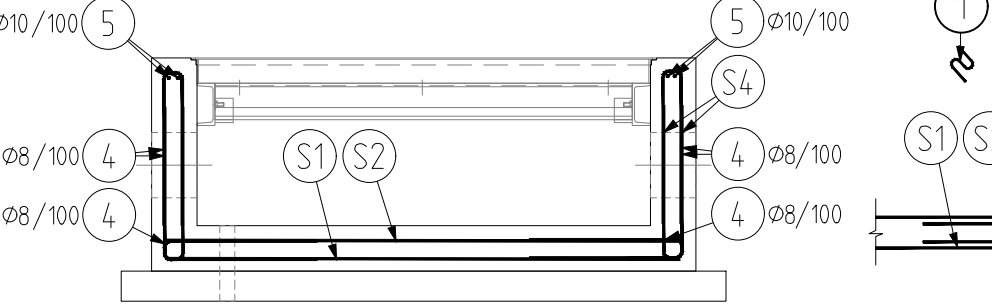

- POZNÁMKY KE VN08:**
- BETÓNOVAT NA VRSTVU PODKLADNÍHO BETONU
 - PŘED BETONÁŽÍ STĚN OŠETŘIT STYKOVOU PLOCHU SE SPODNÍ DESKOU
 - PO VYBETONOVÁNÍ STĚN VYHLADIT HORNÍ POVRCH HLADÍTKEM
 - PŘED BETONÁŽÍ UŘEZAT VÝZTUŽ ZASAHOJÍCÍ DO OTVORŮ
 - BETONOVÉ KONSTRUKCE VIDITELNÉ A NA STYKU SE VZDUCHEM BUDOU OPATŘENY HYDROFOBNÍM IMPREGNAČNÍM NÁTĚREM TŘÍDY II dle EN 1504
 - PLASTOVÁ HDPE TRUBKA Ø200/175mm - 12 VSTUPŮ + Ø40mm - 1VSTUP Ø50mm - 1VSTUP PRE ODTOK


VÝZTUŽ ROHŮ ŠACHTY
PREVÁZÁNÍ SÍTOVIN V ROZÍCH

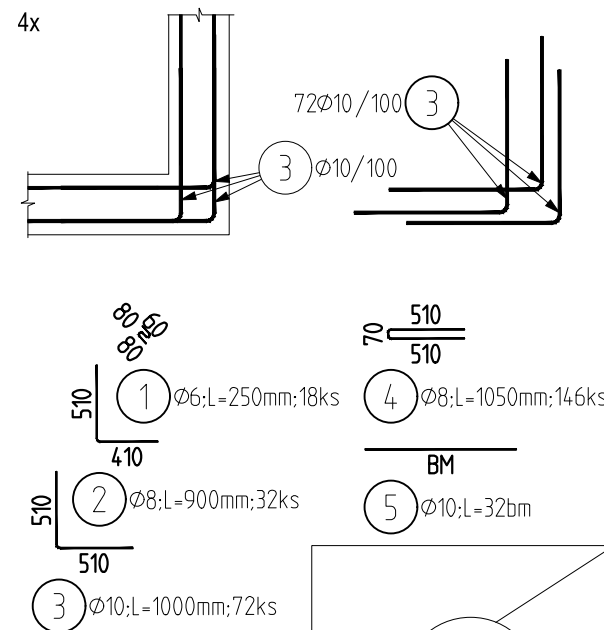

VÝKAZ VÝZTUŽE PRO JEDNÚ ŠACHTU

Pol	Profil	Delka [mm]	ks	50		
				6	8	10
1	50 6	250	18	4.5	28.8	72.0
2	50 8	900	32		153.3	
3	50 10	1000	72			32.0
4	50 8	1050	146			
5	50 10	BM	-			
CELKOVÁ DELKA [m]				4.5	182.1	104.0
HMOTNOST [kg]				1.0	71.9	64.1
CELKOVÁ HMOTNOST [kg]				137.0		

Výkaz Sítí pro jednu šachtu					
Číslo sítě	Typ	Rozměry [m]		Počet [ks]	Plocha
S1	AQ80	1.7	3.20	1	5.4400
S2	AQ80	1.7	2.00	1	3.4000
2xS3	AQ80	1.7	0.55	1	1.8700
4xS4	AQ80	2.0	0.55	1	4.4000
CELKEM				m ²	15.1100
				kg/m ²	7,9
				kg	119.3690

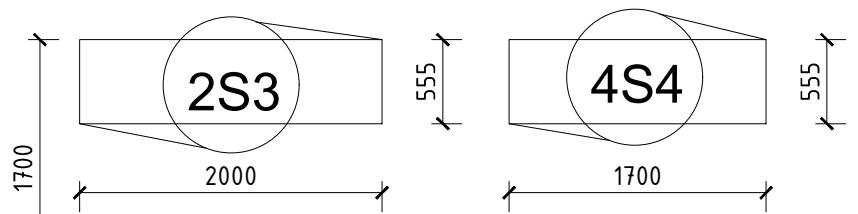

BETON: C25/30- XC2(CZ)- CI 0,4- Dmax 8 1,17 m3
PODKLADNÍ BETON C16/20 - X0 - CI 1,0 - Dmax 16 0,66 m3
VÝZTUŽ: 10505(R)
KŘTÍ VÝZTUŽE: 50mm
STYKOVÁNÍ KARI SÍTÍ: min 3 OKA nebo min 400 mm

AUTORIZACE:

D			
C			
B			
A			
INDEX REVIZE	POPIS REVIZE	DATUM	JMÉNO
NÁZEV AKCE	TR Domoradice - modernizace	Č. STAVBY:102 0002 640	
STAVEBNÍK	EG.D, a.s., LIDICKÁ 1873/36, 602 00 BRNO	Č. OBJ.: 450 139 6767	
STATUS/STUPEŇ	DOKUMENTACE PRO STAVEBNÍ POVOLENÍ (DSP)		
ČÁST	D.1 DOKUMENTACE STAVEBNÍHO NEBO INŽENÝRSKÉHO OBJEKTU		
ZHOT. DOKUMENTACE	SPIE Elektrovod, a.s. odštěpný závod Brno; Traťová 1, 61900 Brno		
KONTAKTNÍ OSOBA	Ing. LIBOR PEK, libor.pek@spieelv.cz		
ARCHIVNÍ ČÍSLO	221 20 142		
ZOD. PROJEKTANT	Ing. PAVEL SCHELLE		
VYPRACOVAL	Ing. LINDA KÁČEROVÁ	DATUM: 12-2021	
KONTOLOVAL	Ing. PETER SZEGEDI	ČÍSLO VÝK/DOK: D.1.31 b) - 21	
MÍSTO STAVBY	TR Domoradice	KÓD LOKALITY: DOM	
SO/PS	SO 31 - ROZVODNA 110 KV - STAV. ČÁST	MĚŘÍTKO: M 1:25	
MAJETKOVÁ TŘÍDA	CZD00016	FORMÁT: 2xA4	
DRUH DOKUMENTU	PŮDORYS	LIST/CELKEM: 1/1	
NÁZEV DOKUMENTU	KABELOVÁ ŠACHTA - VÝZTUŽ VN08	ARCHIVNÍ ČÍSLO EG.D:	