



ŘEZ A-A

[illegible]

PŮDORYS

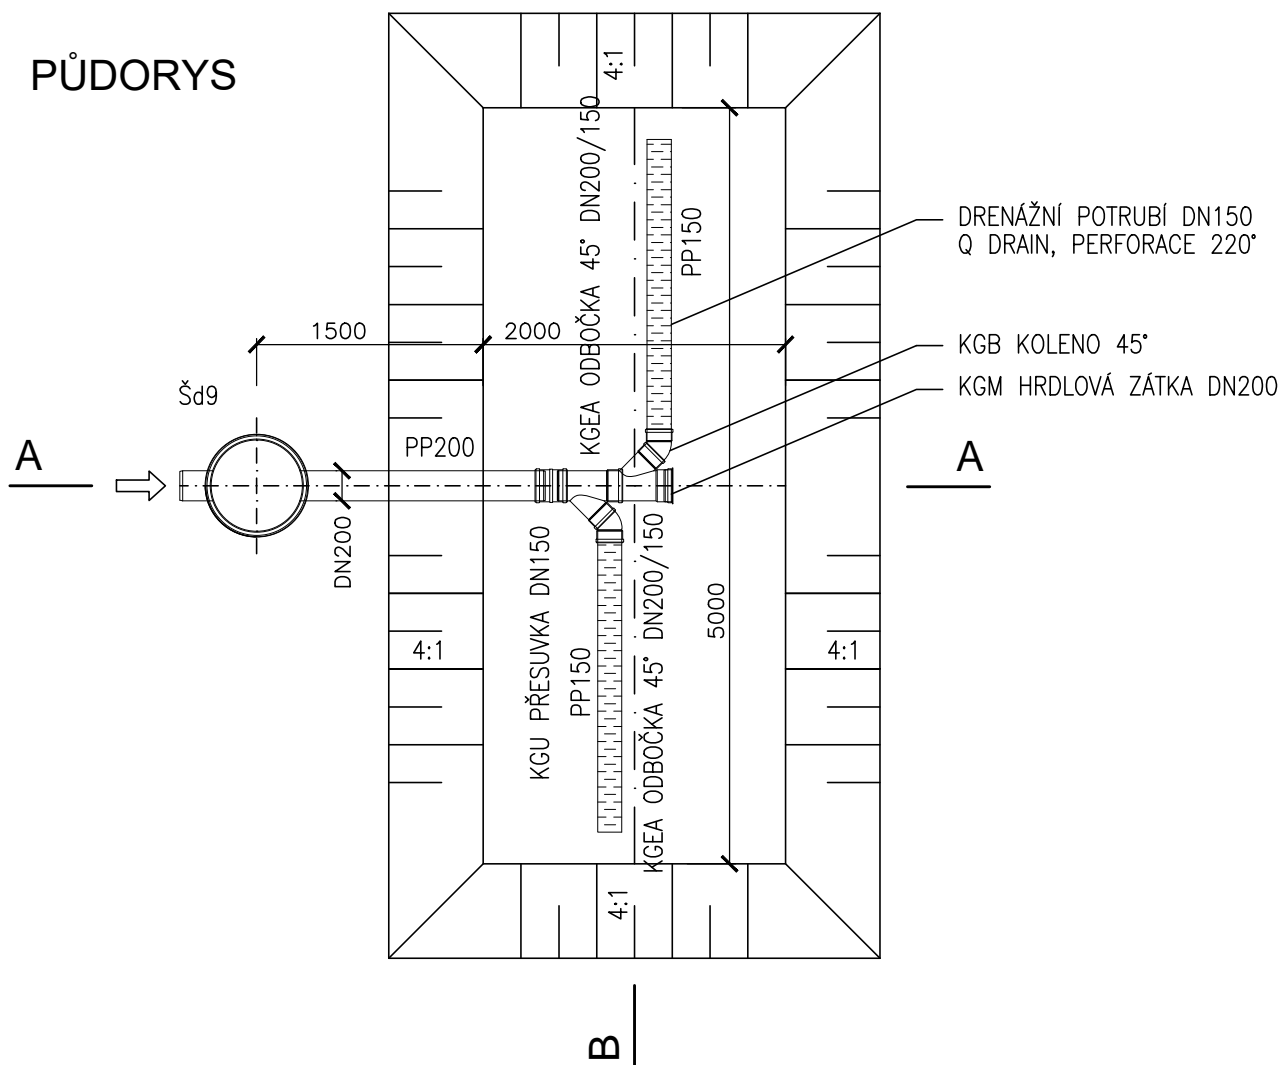


VRT J3

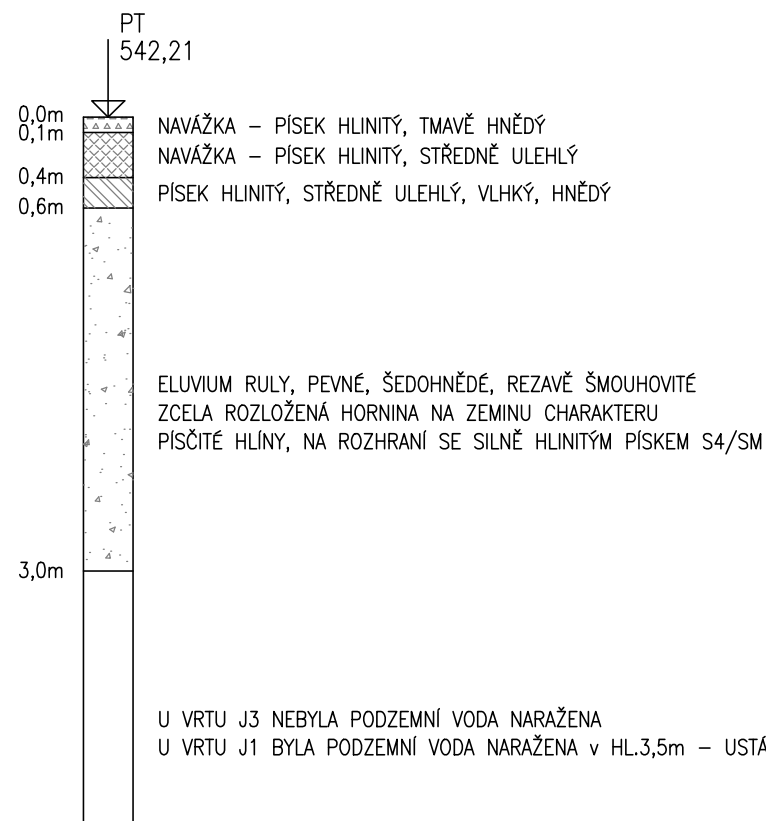

POZNÁMKA:
PRŮBĚH STÁVAJÍCÍCH PODZEMNÍCH SÍTÍ JE V PROJEKTOVÉ DOKUMENTACI ZAKRESLEN
POUZE INFORMATIVNĚ PODLE PODKLADŮ, PŘEDANÝCH JEJICH SPRÁVCI. STAVBYVEDOUČÍ
JE POVINEN PŘED ZAHÁJENÍM VÝKOPOVÝCH PRACÍ ZAJISTIT JEJICH PŘESNÉ VYTÝČENÍ

AUTORIZACE:

Souřadnicový systém : S - JTSK, výškový systém : BpV

D			
C			
B			
A			
INDEX REVIZE	POPIS REVIZE	DATUM	JMÉNO
NÁZEV AKCE	TR Domoradice - modernizace	Č. STAVBY: 102 0002 640	Č. OBJ.: 450 139 6767
STAVEBNÍK	EG.D, a.s., LIDICKÁ 1873/36, 602 00 BRNO		
STATUS/STUPEŇ	DOKUMENTACE PRO PROVÁDĚNÍ STAVBY (DPS)		
ČÁST	D.1 DOKUMENTACE STAVEBNÍHO NEBO INŽENÝRSKÉHO OBJEKTU		
ZHOT. DOKUMENTACE	SPIE Elektrovod, a.s. odštěpný závod Brno; Traťová 1, 61900 Brno		DATUM: 12-2021 ČÍSLO VÝK/DOK: D.1.63 b) - 08
KONTAKTNÍ OSOBA	Ing. LIBOR PEK, libor.pek@spieel.v.cz		
ARCHIVNÍ ČÍSLO	221 20 142		
ZOD. PROJEKTANT	Ing. PAVEL SCHELLE		
VYPRACOVAL	Ing. JAROSLAV RAKUŠAN		
KONTROLOVAL	Ing. PETER SZEGEDI		
MÍSTO STAVBY	TR Domoradice	KÓD LOKALITY: DOM	
SO/PS	SO 63 - KANALIZACE	MĚŘÍTKO: M 1:200/100	
MAJETKOVÁ TŘÍDA	CZD00021	FORMÁT: 4x A4	
DRUH DOKUMENTU	PŮDORYS, ŘEZ	LIST/CELKEM: 1/1	
NÁZEV DOKUMENTU	VSAKOVACÍ OBJEKT		ARCHIVNÍ ČÍSLO EG.D: