


PŮDORYS 1.NP-VODOVOD

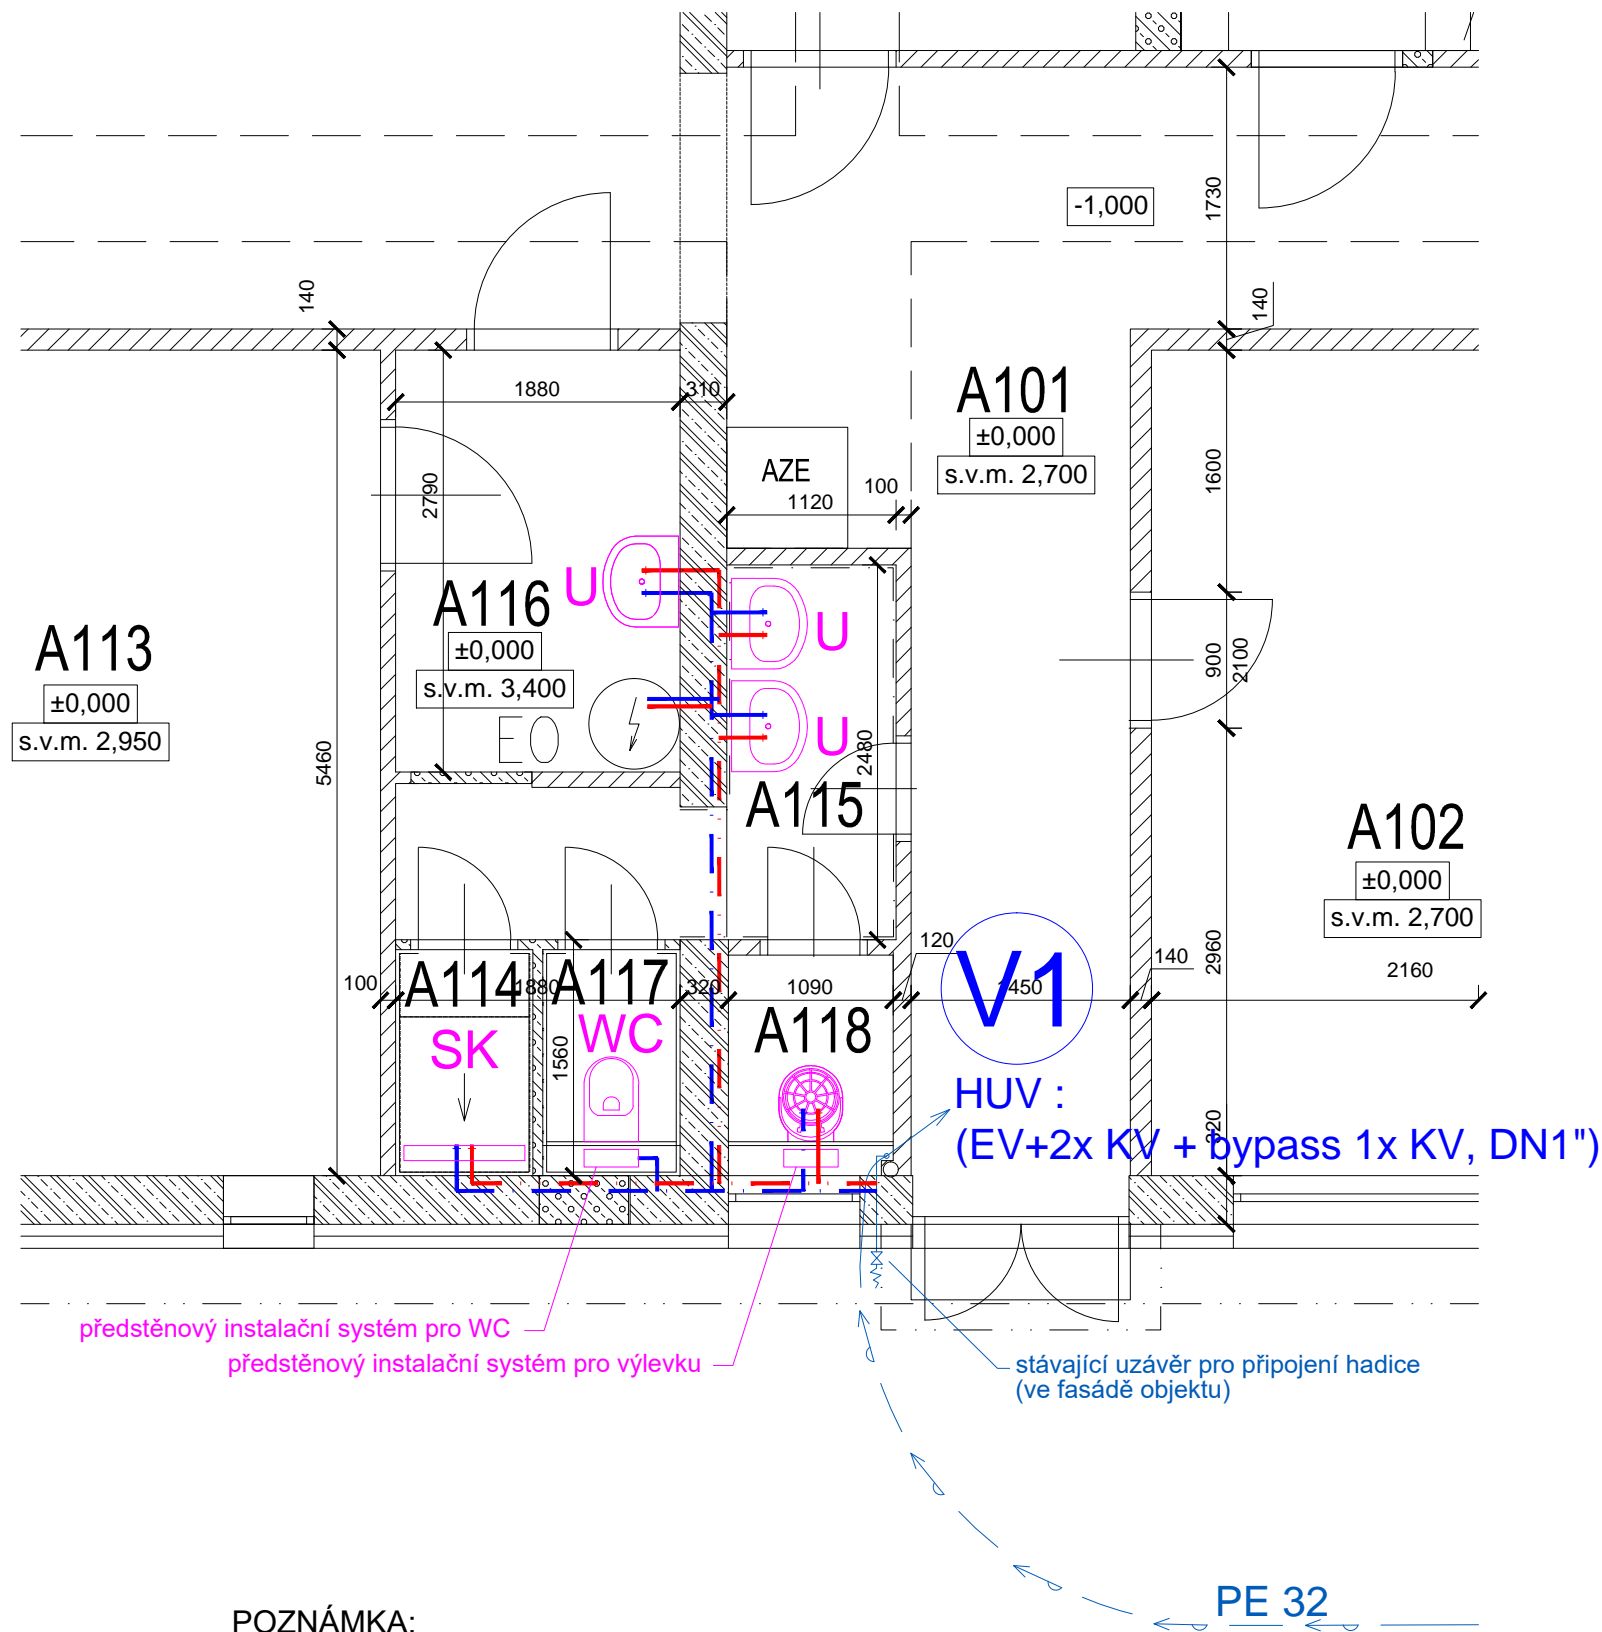

POZNÁMKA:

SPECIFIKACE ELEKTROVENTILU - VIZ.D.1.71 a) - 01 TECHNICKÁ ZPRÁVA

LEGENDA MÍSTNOSTÍ 1.NP

ozn.	MÍSTNOST	m²
A101	CHODBA	20,15
A102	DENNÍ MÍSTNOST	15,83
A113	STANIČNÍ BATERIE	19,92
A114	SPRCHA	1,36
A115	UMÝVÁRNA	4,95
A116	PŘEDSÍŇ	5,25
A117	WC	1,36
A118	VÝLEVKA	1,58

LEGENDA ZAŘÍZENÍ - stávající stav

EO EL.AKUMULAČNÍ OHŘÍVAČ VODY (BOJLER)

LEGENDA ZAŘÍZENÍ - nový stav

WC KLOZET (PŘEDSTĚNOVÝ MONT.SYSTÉM)
U UMYVADLO S PÁKOVOU BATERIÍ
V VÝLEVKA (STOJÍCÍ) S PLASTOVOU MŘÍŽKOU
SK SPRCHOVACÍ KOUT S PÁKOVOU BATERIÍ A ZÁSTĚNOU
EV ELEKTROVENTIL (MPA 20-T, DN1")
KV KULOVÝ VENTIL

LEGENDA POTRUBÍ - STÁV. STAV

STÁV.PŘÍVOD VODY PE32

LEGENDA POTRUBÍ - NOVÝ STAV

STUDENÁ VODA
TEPLÁ VODA (TUV)

AUTORIZACE:

±0,000=542,65

D			
C			
B			
A			
INDEX REVIZE	POPIS REVIZE	DATUM	JMÉNO
NÁZEV AKCE	TR Domoradice - modernizace	Č. STAVBY:102 0002 640	
STAVEBNÍK	EG.D, a.s., LIDICKÁ 1873/36, 602 00 BRNO	Č. OBJ.: 4501396767	
STATUS/STUPEŇ	DOKUMENTACE PRO STAVEBNÍ POVOLENÍ (DSP)		
ČÁST	D.1 DOKUMENTACE STAVEBNÍHO NEBO INŽENÝRSKÉHO OBJEKTU		
ZHOT. DOKUMENTACE	SPIE Elektrovod, a.s. odštěpný závod Brno; Traťová 1, 61900 Brno		
KONTAKTNÍ OSOBA	Ing. LIBOR PEK, libor.pek@spieel.v.cz		
ARCHIVNÍ ČÍSLO	221 20 142		
ZOD. PROJEKTANT	Ing. PAVEL SCHELLE	DATUM: 04-2022	
VYPRACOVAL	Ing. JAROSLAV RAKUŠAN	ČÍSLO VÝK/DOK:	
KONTRLOVAL	Ing. PETER SZEGEDI	D.1.71 b) - 02	
MÍSTO STAVBY	TR Domoradice	KÓD LOKALITY: DOM	
SO/PS	SO 71 - VODOVODNÍ PŘÍPOJKA	MĚŘÍTKO: M 1:50	
MAJETKOVÁ TŘÍDA	CZD00026	FORMÁT: 2x4	
DRUH DOKUMENTU	PŮDORYS	LIST/CELKEM: 1/1	
NÁZEV DOKUMENTU	PŮDORYS 1.NP-VODOVOD	ARCHIVNÍ ČÍSLO EG.D:	