
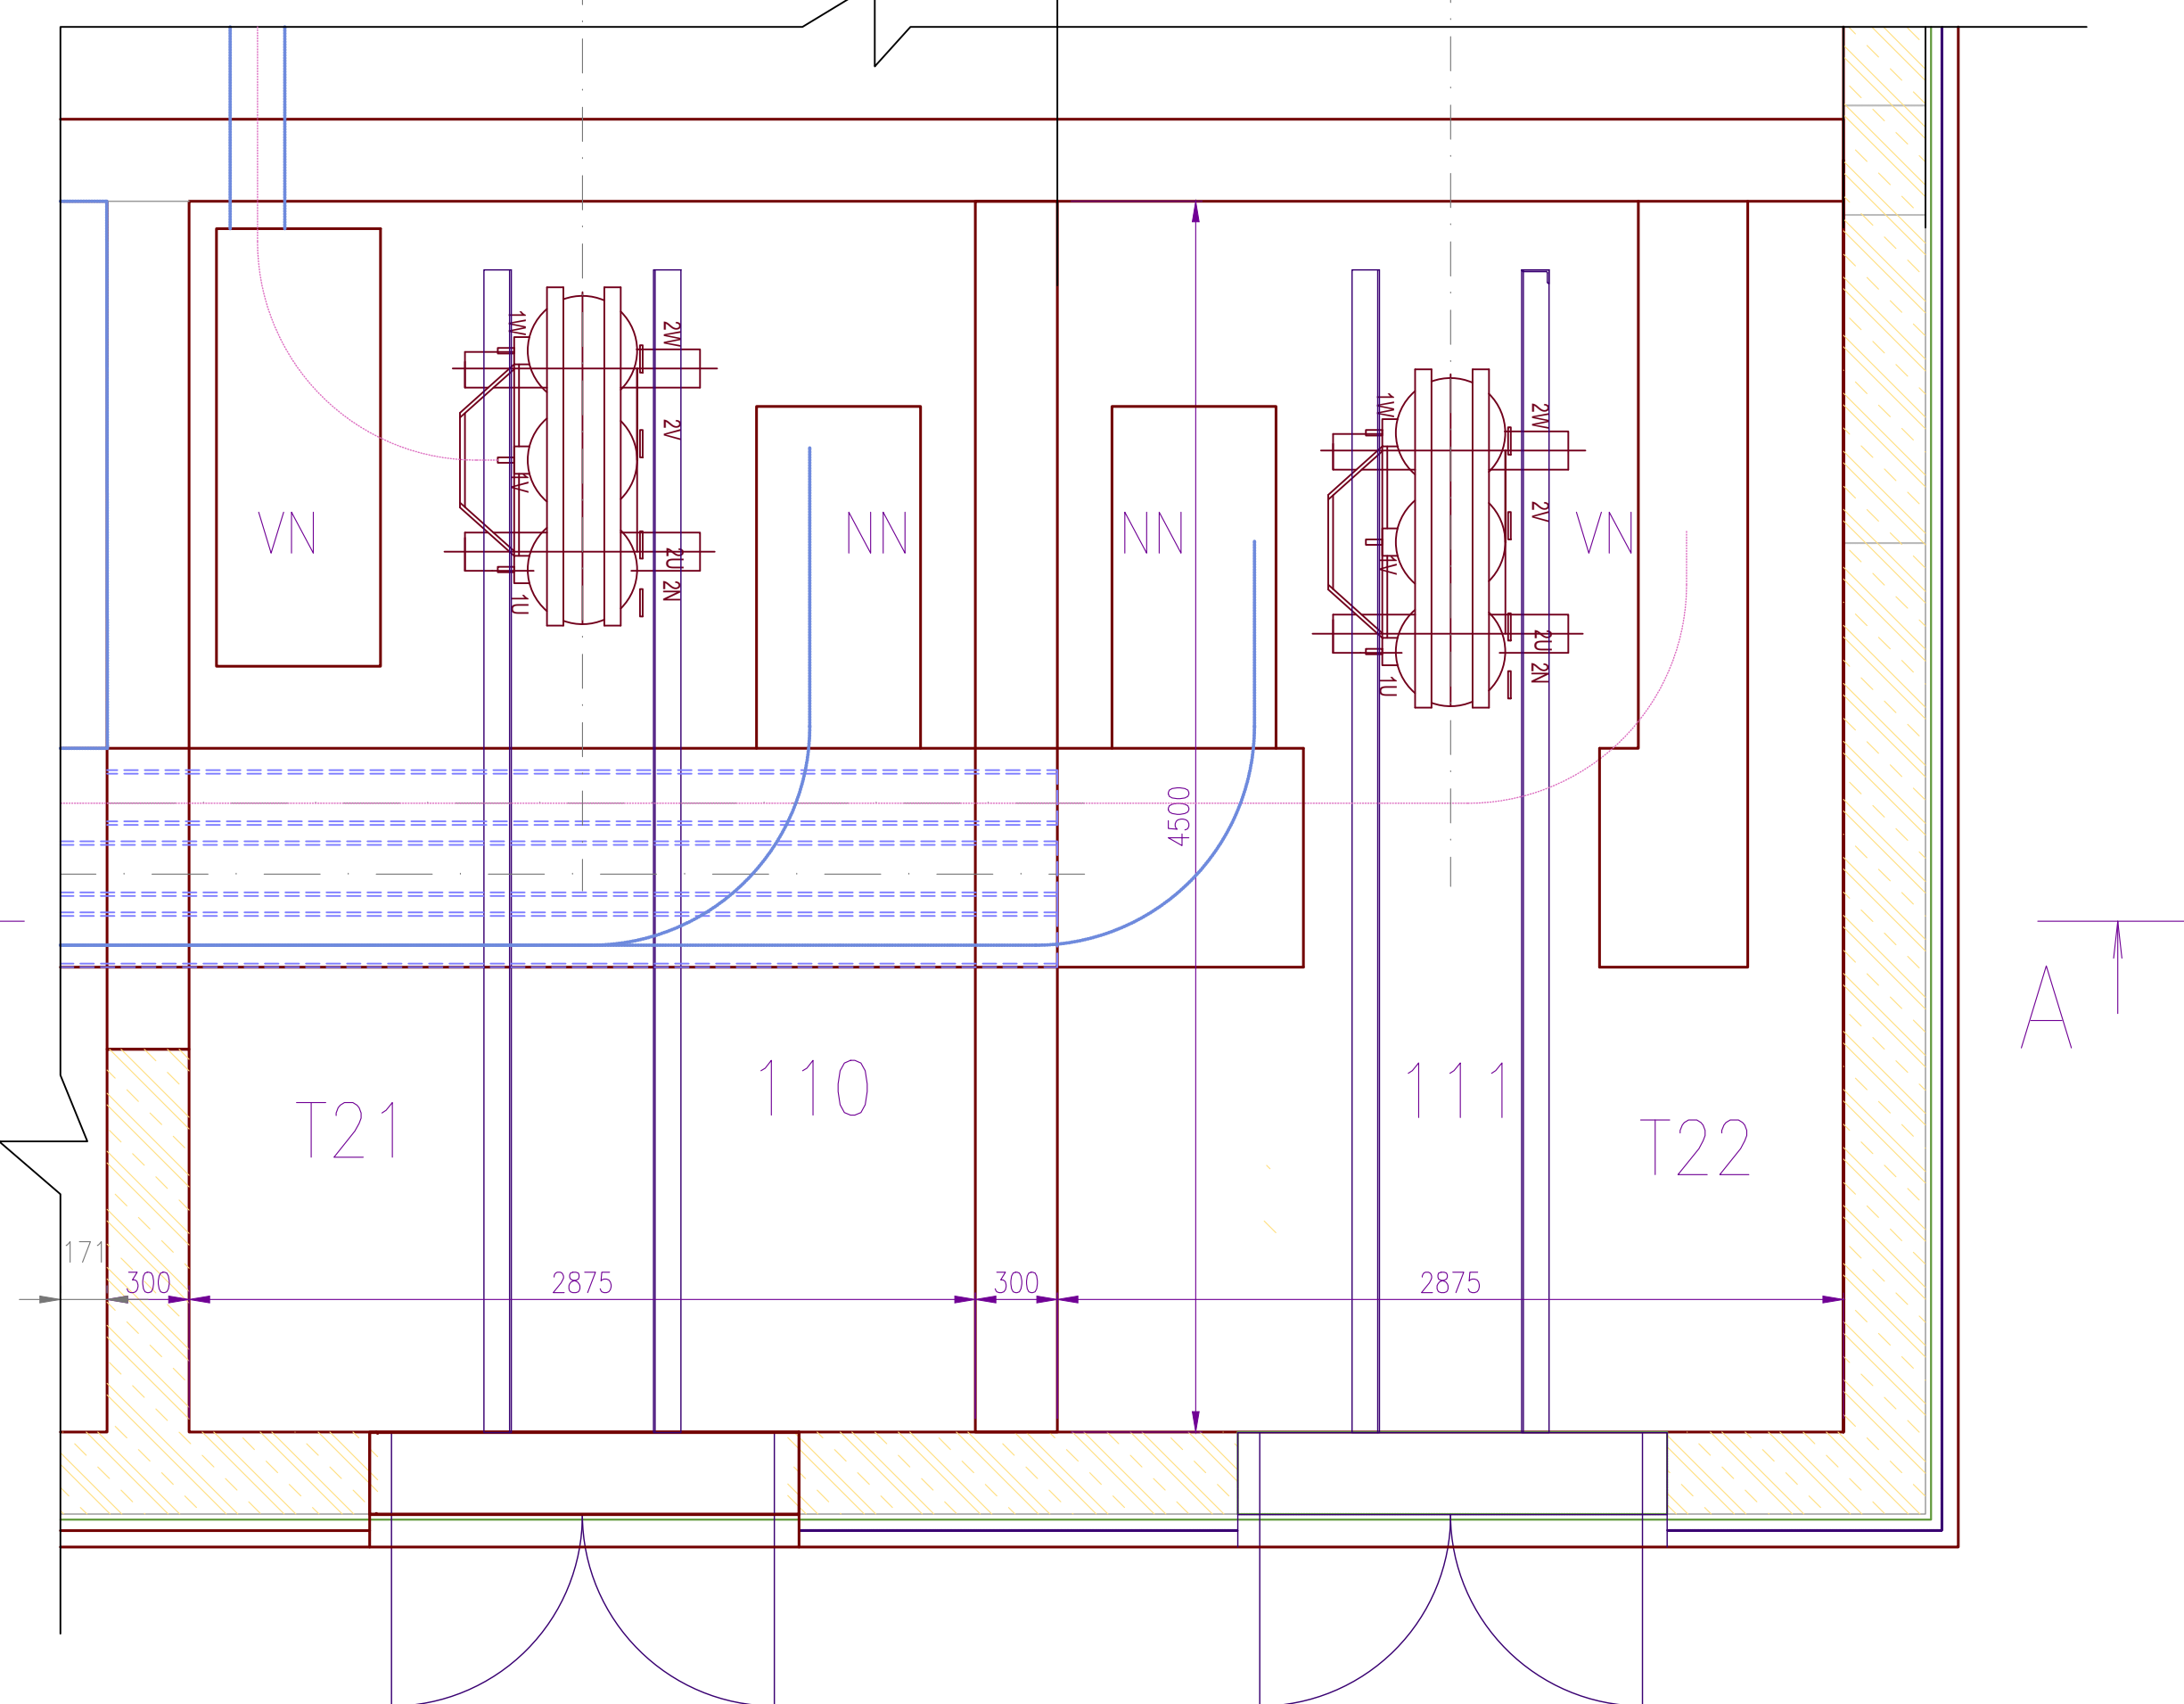



ŘEZ A-A

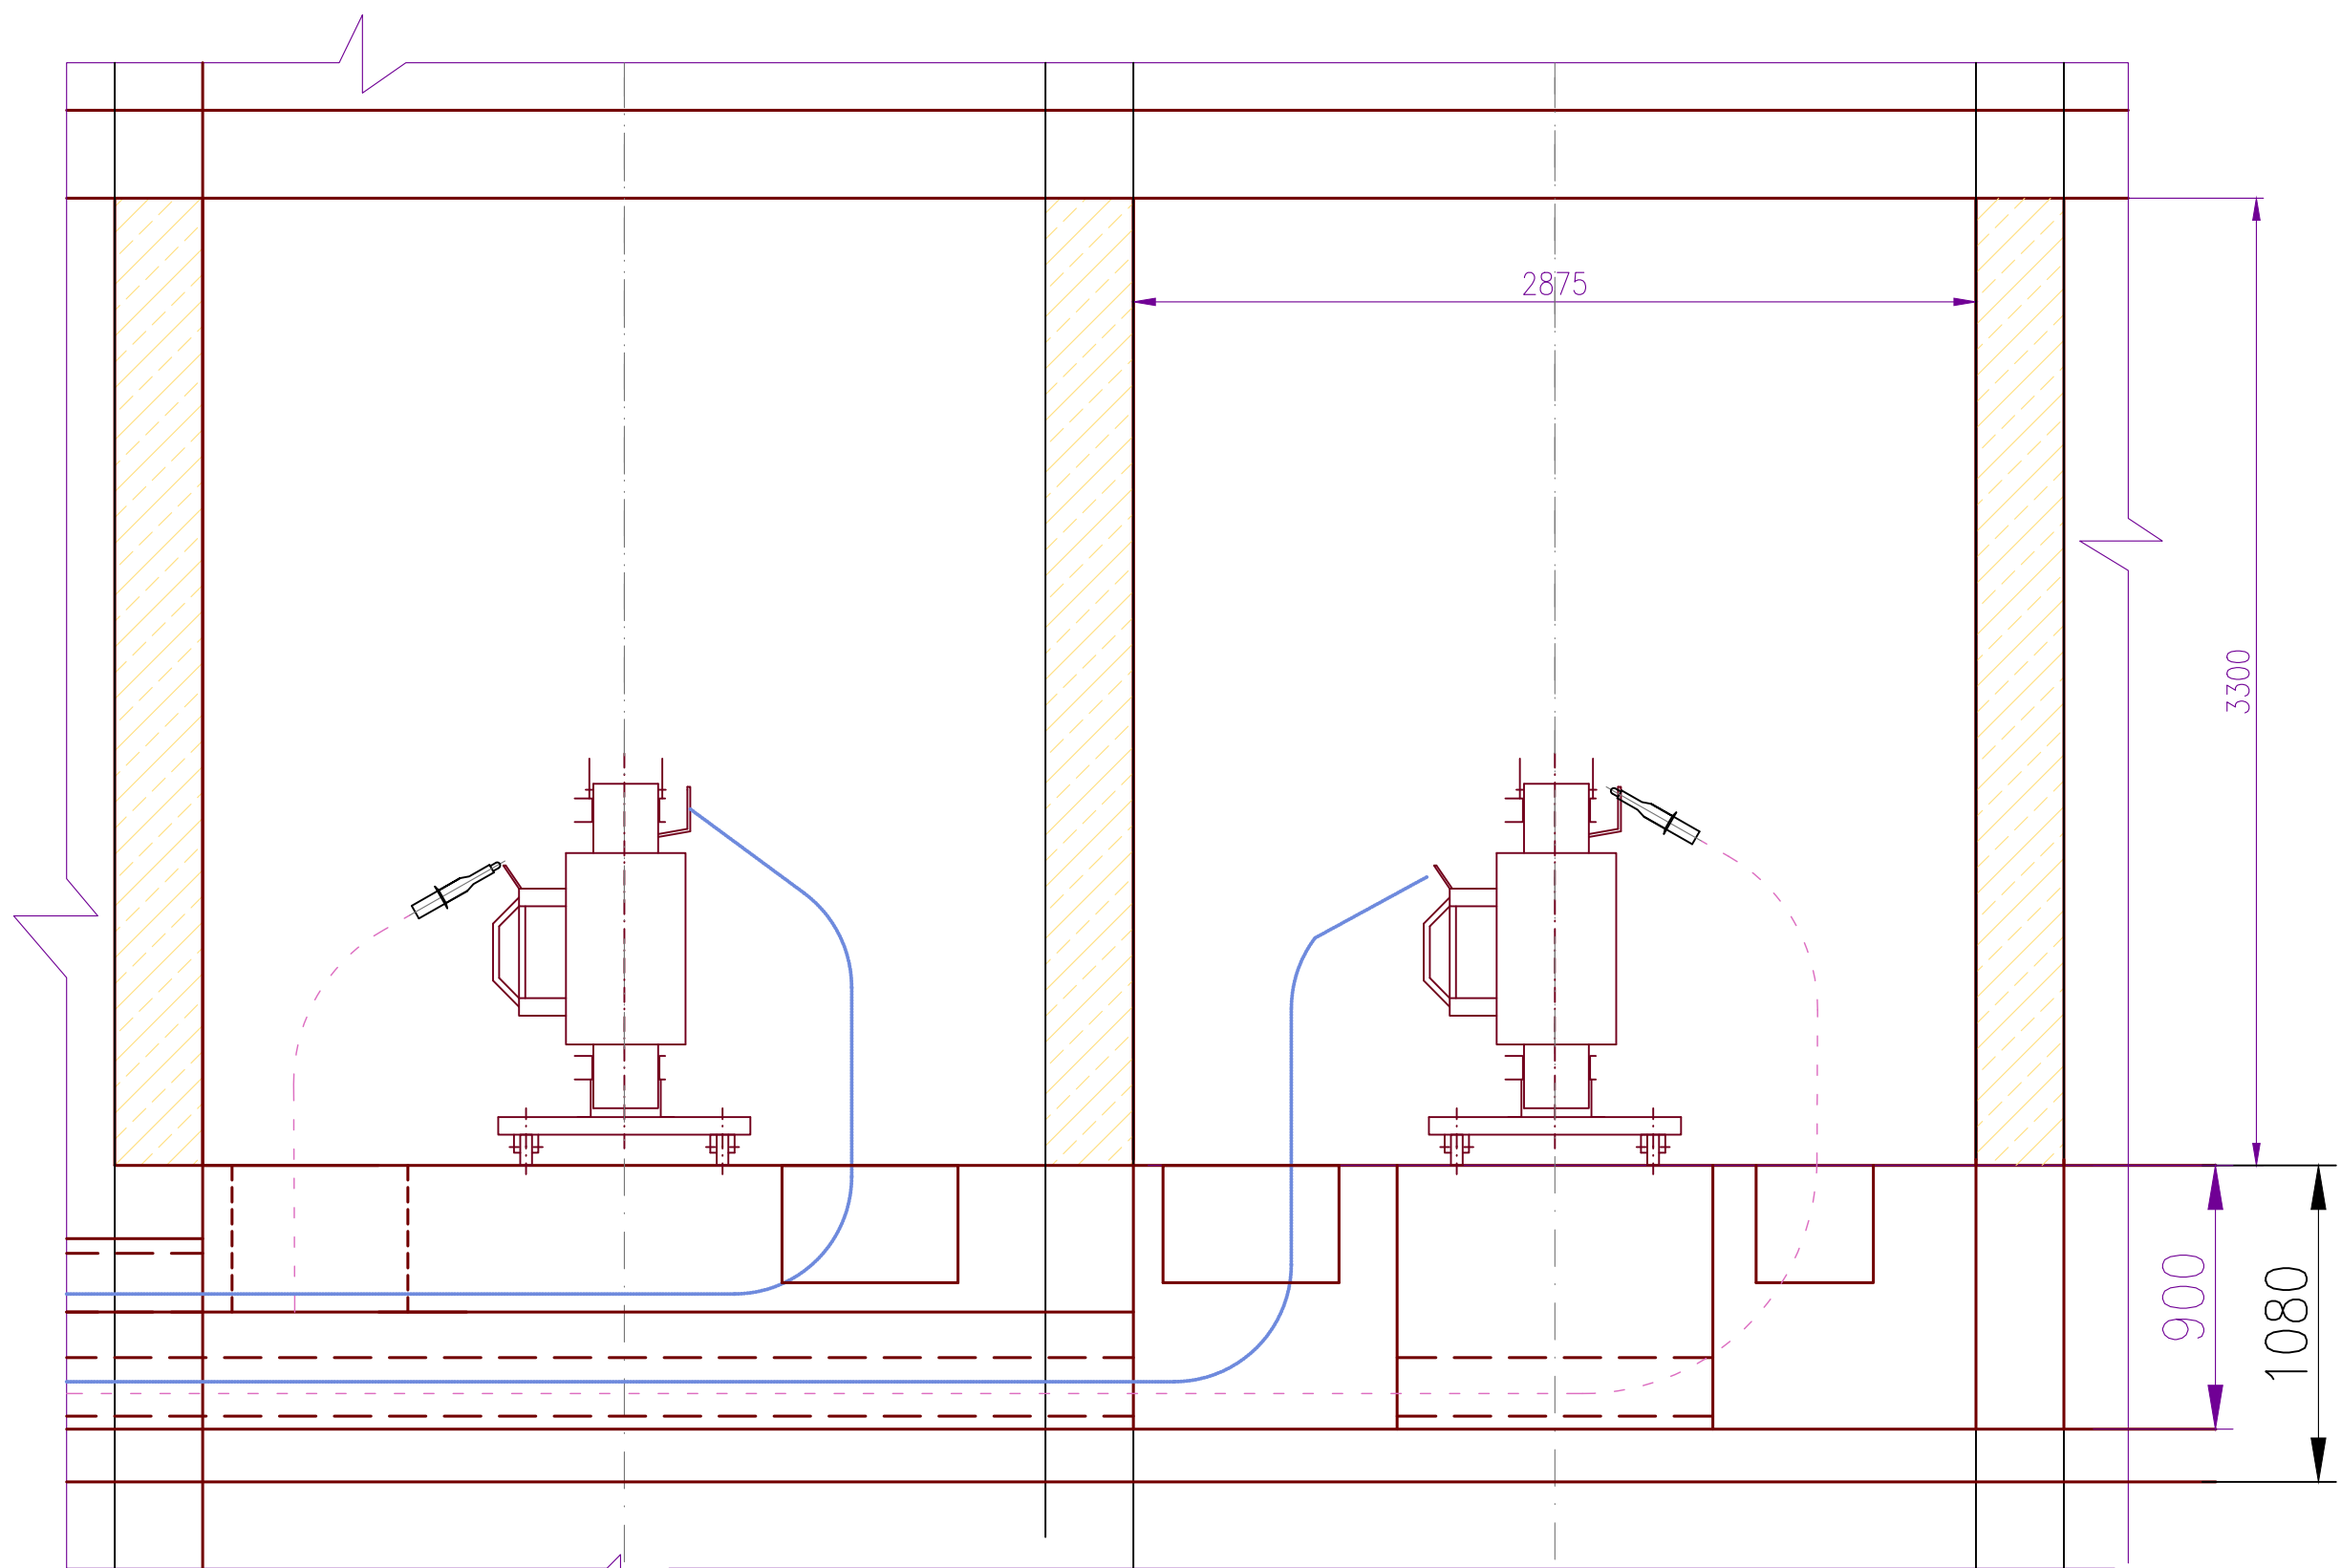

Dveře na stanoviště T21, T22 budou opatřeny tabulkou s nápisem (trojkombinace):  
– VYSOKÉ NAPĚTÍ – ŽIVOTU NEBEZPEČNO DOTÝKAT SE ELEKTRICKÝCH ZAŘÍZENÍ  
– NEHAS VODOU ANI PĚNOVÝMI PŘÍSTROJI  
– NEPOVOLANÝM VSTUP ZAKÁZÁN  
Rozměr tabuly 297x297 Provedení hliník/smalt  
Za dveřmi T21, T22 budou umístěny vždy dvojce zábrany s kontrastním pruhováním červenou a bílou barvou, budou umístěny nad sebou ve výšce 600mm od země a 1200mm od země. Na zábraně bude dále umístěna tabulka  
– VYSOKÉ NAPĚTÍ – ŽIVOTU NEBEZPEČNO  
Rozměr 210x297mm Provedení plast.

Při instalaci T21, T22 bude pásek Al 40/10 ohnut dle potřeby tak, aby bylo možno připojit VN kabelovou koncovku na transformátor.

23					
22					
21					
20	1 m	PROFIL U100			
19					
18					
17					
16	2	Tabulka o rozměrech 210x297			
15	2	Tabulka o rozměrech 297x297			
14	4	DŘEVĚNÁ ZÁBRANA			
13					
12	14	Svorník zkratovací přímý M12x130x100			
11		(katalogové číslo ES 900-22, KZM 1100101892)			
10	4	PROTIPOŽÁRNÍ UTĚSNĚNÍ OTVORU 200x200			
9					
8	2	MONTÁŽNÍ DESKA	FORMZEUG		
7	2	KABELOVÁ PŘÍCHÝTKA KHf/4 24-32	FORMZEUG		
6	2	MONTÁŽNÍ DESKA	FORMZEUG		
5	2	KABELOVÁ PŘÍCHÝTKA PRO 3x KABEL Ø42 KHf/3 32-47	FORMZEUG		
4					
3	1 m	AL PAS 40/5			
2					
1	2	TRANSFORMÁTOR DOTHZIN160 kVA, 22/0,4 kV, SUCHÝ	SGB		
POZ.	ČÁST	KUSŮ	NÁZEV - MATERIÁL	VÝROBCE	[kg]

D				
C				
B				
A				
INDEX REVIZE	POPIS REVIZE	DATUM	JMÉNO	
NÁZEV AKCE	TR Domoradice - modernizace	Č. STAVBY: 0010200026 Č. OBJ.: 4501396767		
STAVEBNÍK	EGD, a.s., LIDICKÁ 1873/36, 602 00 BRNO			
STATUS/STUPĚŇ	DOKUMENTACE PRO PROVÁDĚNÍ STAVBY (DPS)			
ČÁST	D.2 DOKUMENTACE TECHNICKÝCH A TECHNOLOGICKÝCH ZAŘÍZENÍ			
ZHOT. DOKUMENTACE	SPIE Elektrovod, a.s. odštěpný závod Brno, Traťová 1, 61900 Brno			
KONTAKTNÍ OSOBA	Ing. LIBOR PEK, libor.pek@spieelv.cz			
ARCHIVNÍ ČÍSLO	221 20 142			
ZOD. PROJEKTANT	Ing. LIBOR PEK	DATUM: 11.2021		
VYPRACOVAL	Ing. KAREL KRÁL	ČÍSLO VÝK/DOK: D.2.50 b) - 12		
KONTROLOVAL	Ing. KAREL KRÁL			
MÍSTO STAVBY	TR 110/22 kV Domoradice	KÓD LOKALITY: DOM		
SO/PS	PS50 Vlastní spotřeba	MĚŘÍTKO: M 1:25		
MAJETKOVÁ TŘÍDA	CZD000046	FORMÁT: 8x4		
DRUH DOKUMENTU	Půdorys	LIST/CELKEM: 1/1		
NÁZEV DOKUMENTU	Dispozice T21, T22			ARCHIVNÍ ČÍSLO EGD: