


TR LIPNICE - OBNOVA TRANSFORMOVNY  
SO40 - KOMUNIKACE MÍSTNÍ A ÚČELOVÉ  
SITUACE  
M 1:200

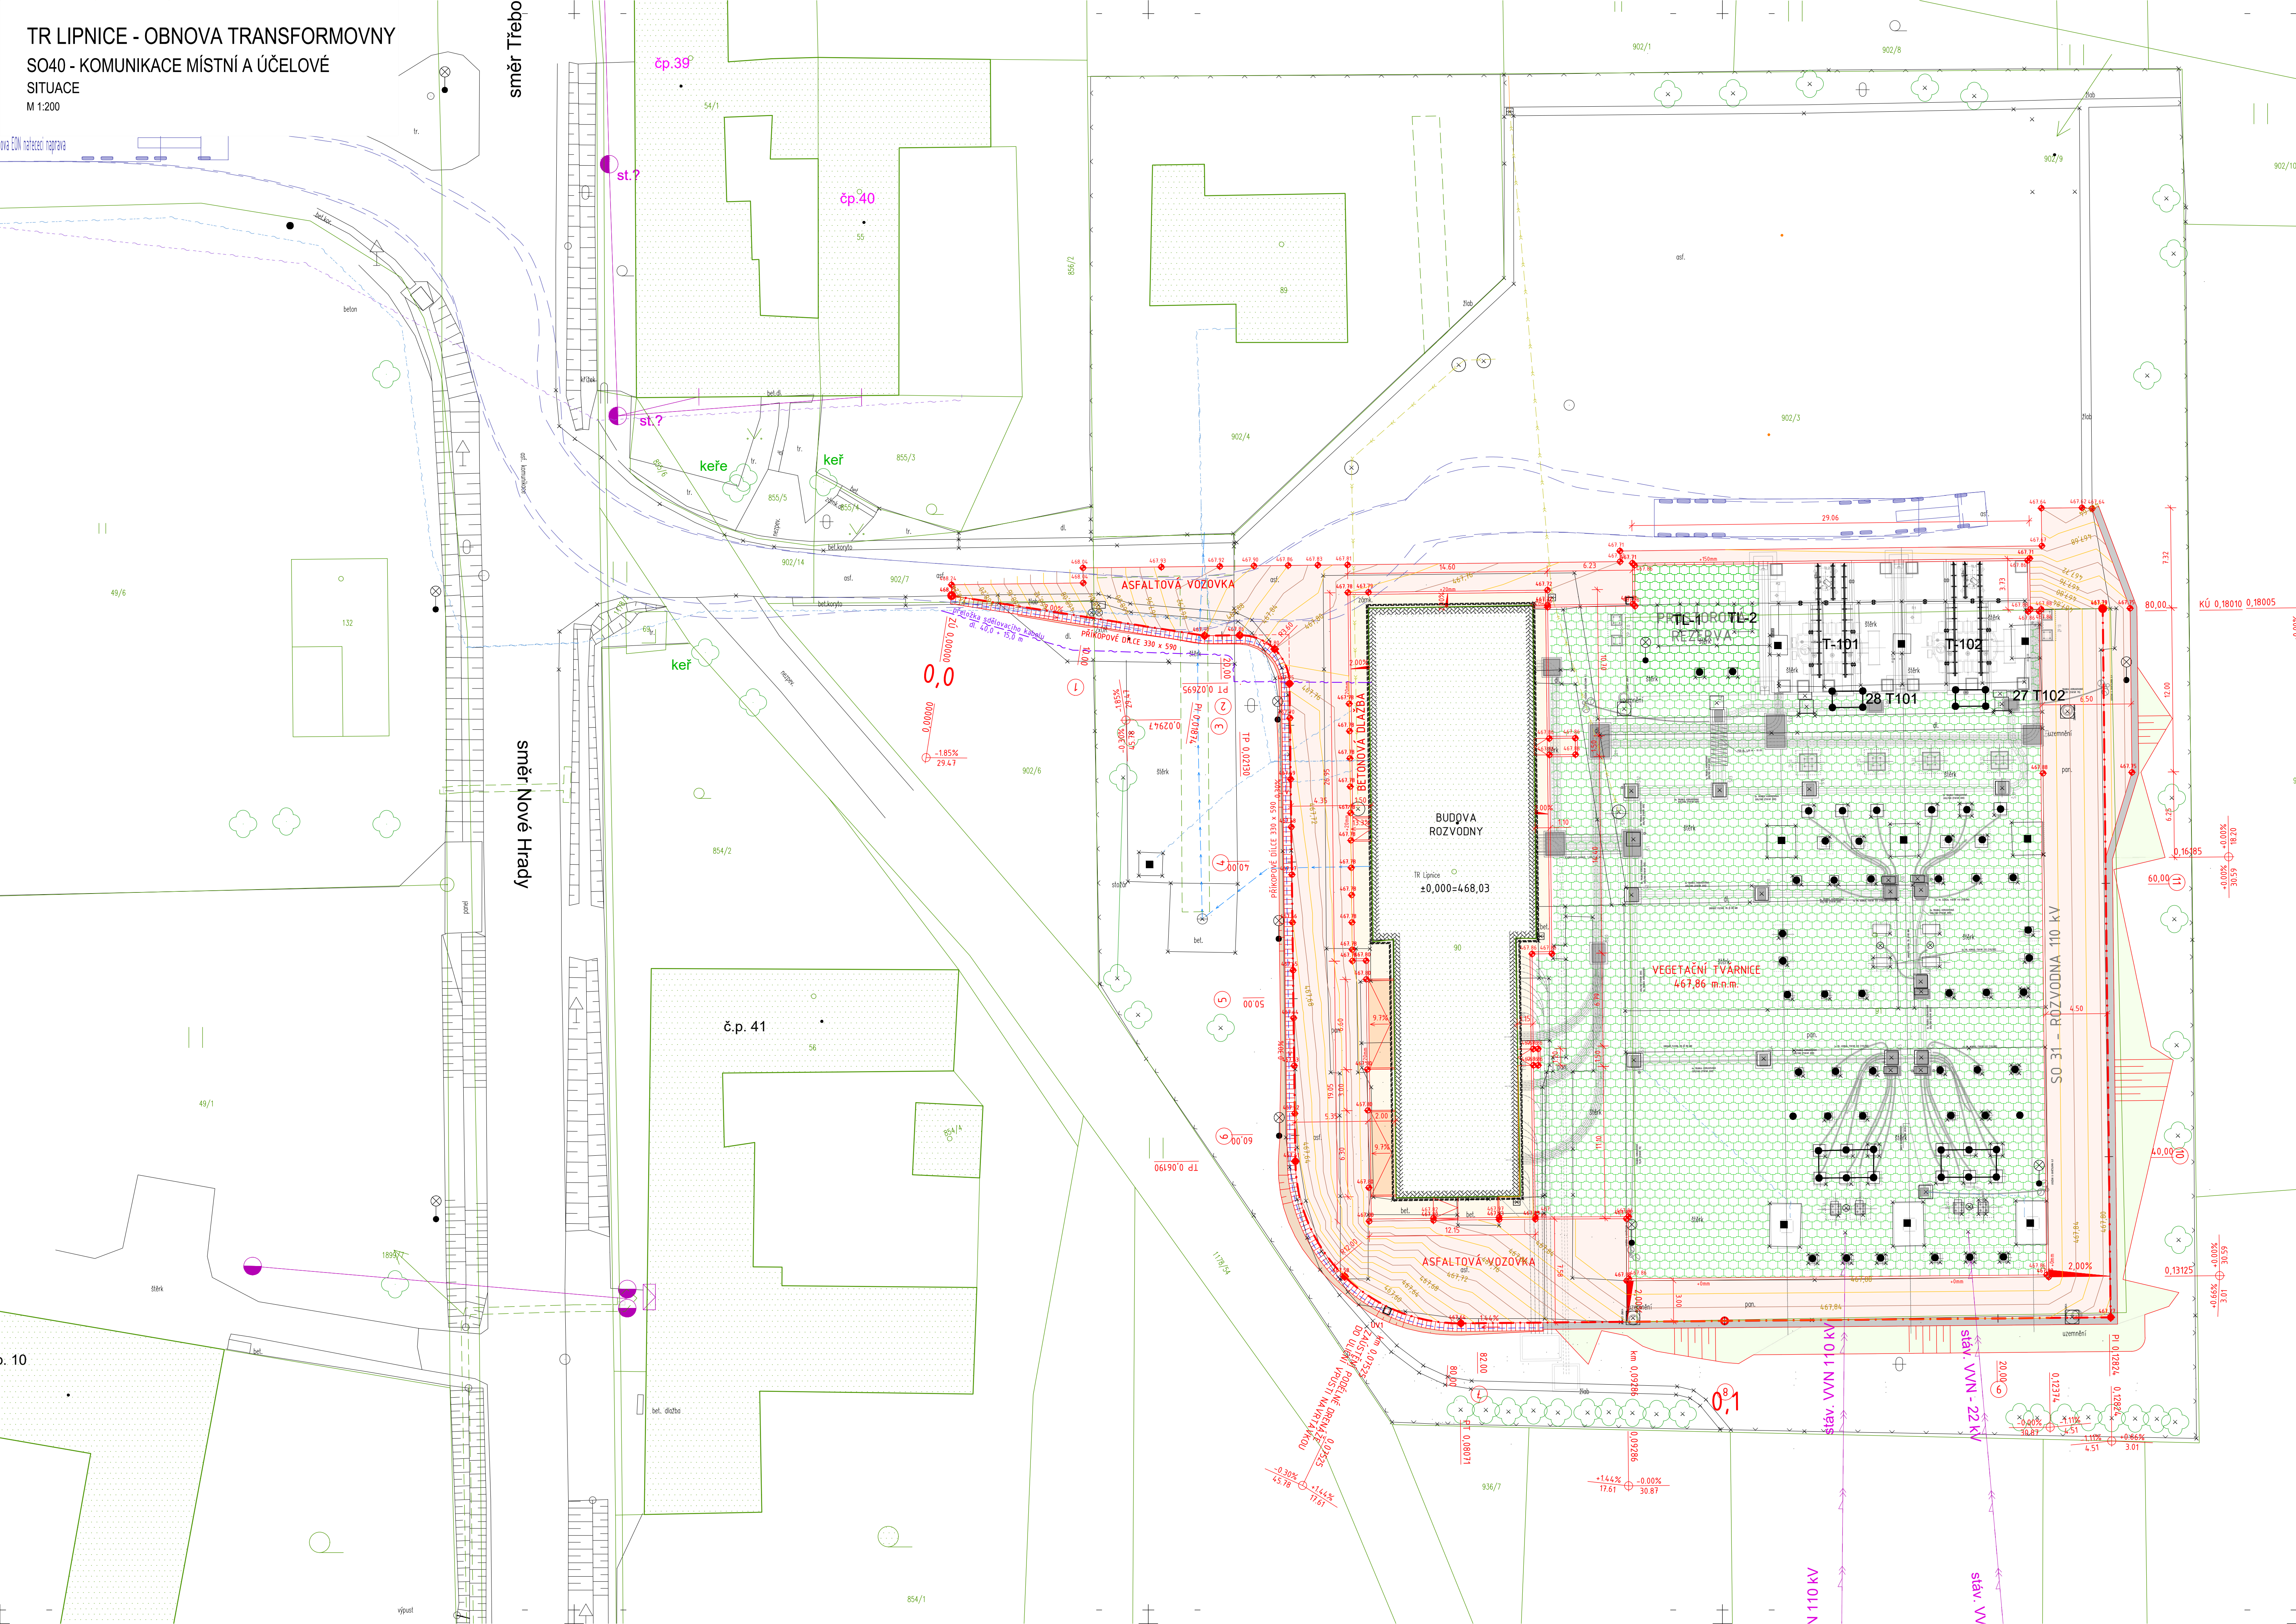

| LEGENDA MATERIÁLŮ                             |  | LEGENDA ČAR A SYMBOLŮ |                  |
|---|--|-----------------------|------------------|
| ASFALTOVÁ VOZOVKA                             |  | HRANY KONSTRUKCE      | NOVÉ OPLOČENÍ    |
| BETONOVÁ TVAROVANÁ (ZÁMKOVÁ) DLAŽBA - CHODNÍK |  | GEODETICKÉ ZAMĚŘENÍ   | PŮVODNÍ OPLOČENÍ |
| BETONOVÁ TVAROVANÁ (ZÁMKOVÁ) DLAŽBA - VJEZD   |  | HRANICE KATASTR. ŮZ   | VLEČNÉ KŘIVKY    |
| VEGETAČNÍ TVÁRNICE BETONOVÉ                   |  | HRANICE PARCEL KÚ     | DRENÁŽ           |
| NÁSYP/REKULTIVACE                             |  |                       |                  |
| VÝKOP   |  |                       |                  |

| LEGENDA INŽENÝRSKÝCH SÍTÍ |  |                       |                             |
|---------------------------|--|-----------------------|-----------------------------|
| VODOVODY A KANALIZACE     |  | SDELOVACÍ SÍTĚ (ETN)  |                             |
| VODOVODY                  |  | KANALIZACE DEŠŤOVÁ    | PRŮBĚH OPTICKÉHO KABELU     |
| VODOVODNÍ ŘÁD PODZEMNÍ    |  | VODOVODNÍ ŘÁD POZEMNÍ | NADZEMNÍ VEDENÍ             |
|                           |  |                       | PRÉLOŽKA SDELOVACÍHO KABELU |

|                   |  |  |                         |
|-------------------|--|--|-------------------------|
| NÁZEV AKCE        |  | TR LIPNICE - OBNOVA TRANSFORMOVNY                      | Č. STAVBY: 102 0002 421 |
| STAVEBNÍK         |  | EGD, a.s., LIDICKÁ 1873/36, 602 00 BRNO                | Č. OBJ.: 14300027035    |
| STATUS/STUPĚŇ     |  | DOKUMENTACE PRO PROVÁDĚNÍ STAVBY                       | eg.d                    |
| ČÁST              |  | D.1.1 ARCHITEKTONICKO-STAVEBNÍ ŘEŠENÍ                  |                         |
| ZHOT. DOKUMENTACE |  | EGD, a.s., LIDICKÁ 1873/36, 602 00 BRNO                | eg.d                    |
| KONTAKTNÍ OSOBA   |  | Ing. PETR ŠPIČÁK, petr.spicak@egd.cz, tel: 535 141 951 |                         |
| ARCHIVNÍ ČÍSLO    |  |  |                         |
| ZHOT. DOKUMENTACE |  | ELEKTROLA s. r. o., Č. P. 1781, 765 02 OTROKOVICE      | elektrola               |
| KONTAKTNÍ OSOBA   |  | Ing. JAKUB MAŠEK, jakub.masek@elektrola.cz             |                         |
| ARCHIVNÍ ČÍSLO    |  | ZO_0016_0033   |                         |
| ZOD. PROJEKTANT   |  | Ing. VÍT RYBÁK   | DATUM: 12-2021          |
| VYPRACOVAL        |  | Ing. TOMÁŠ EFENBERK                                    | ČÍSLO VÝK/DOK:          |
| KONTROLOVAL       |  | Ing. VOJTECH HANÁK                                     | D.1.1. b) - 02          |
| MÍSTO STAVBY      |  | TR 110/220 kV LIPNICE, 373 12 JILOVCE U TRHOVÝCH SVINŮ | KÓD LOKALITY: LIP       |
| SO/PS             |  | SO40 - KOMUNIKACE MÍSTNÍ A ÚČELOVÉ                     | MĚŘÍTKO: M 1:200        |
| MAJETKOVÁ TRÍDA   |  | CZ000014   | FORMÁT: 5 x 2A4         |
| DRUH DOKUMENTU    |  | SITUACE  | LIST/CELKEM: 1/1        |
| NÁZEV DOKUMENTU   |  | SITUACE  | ARCHIVNÍ ČÍSLO EGD.     |