



PŮDORYS

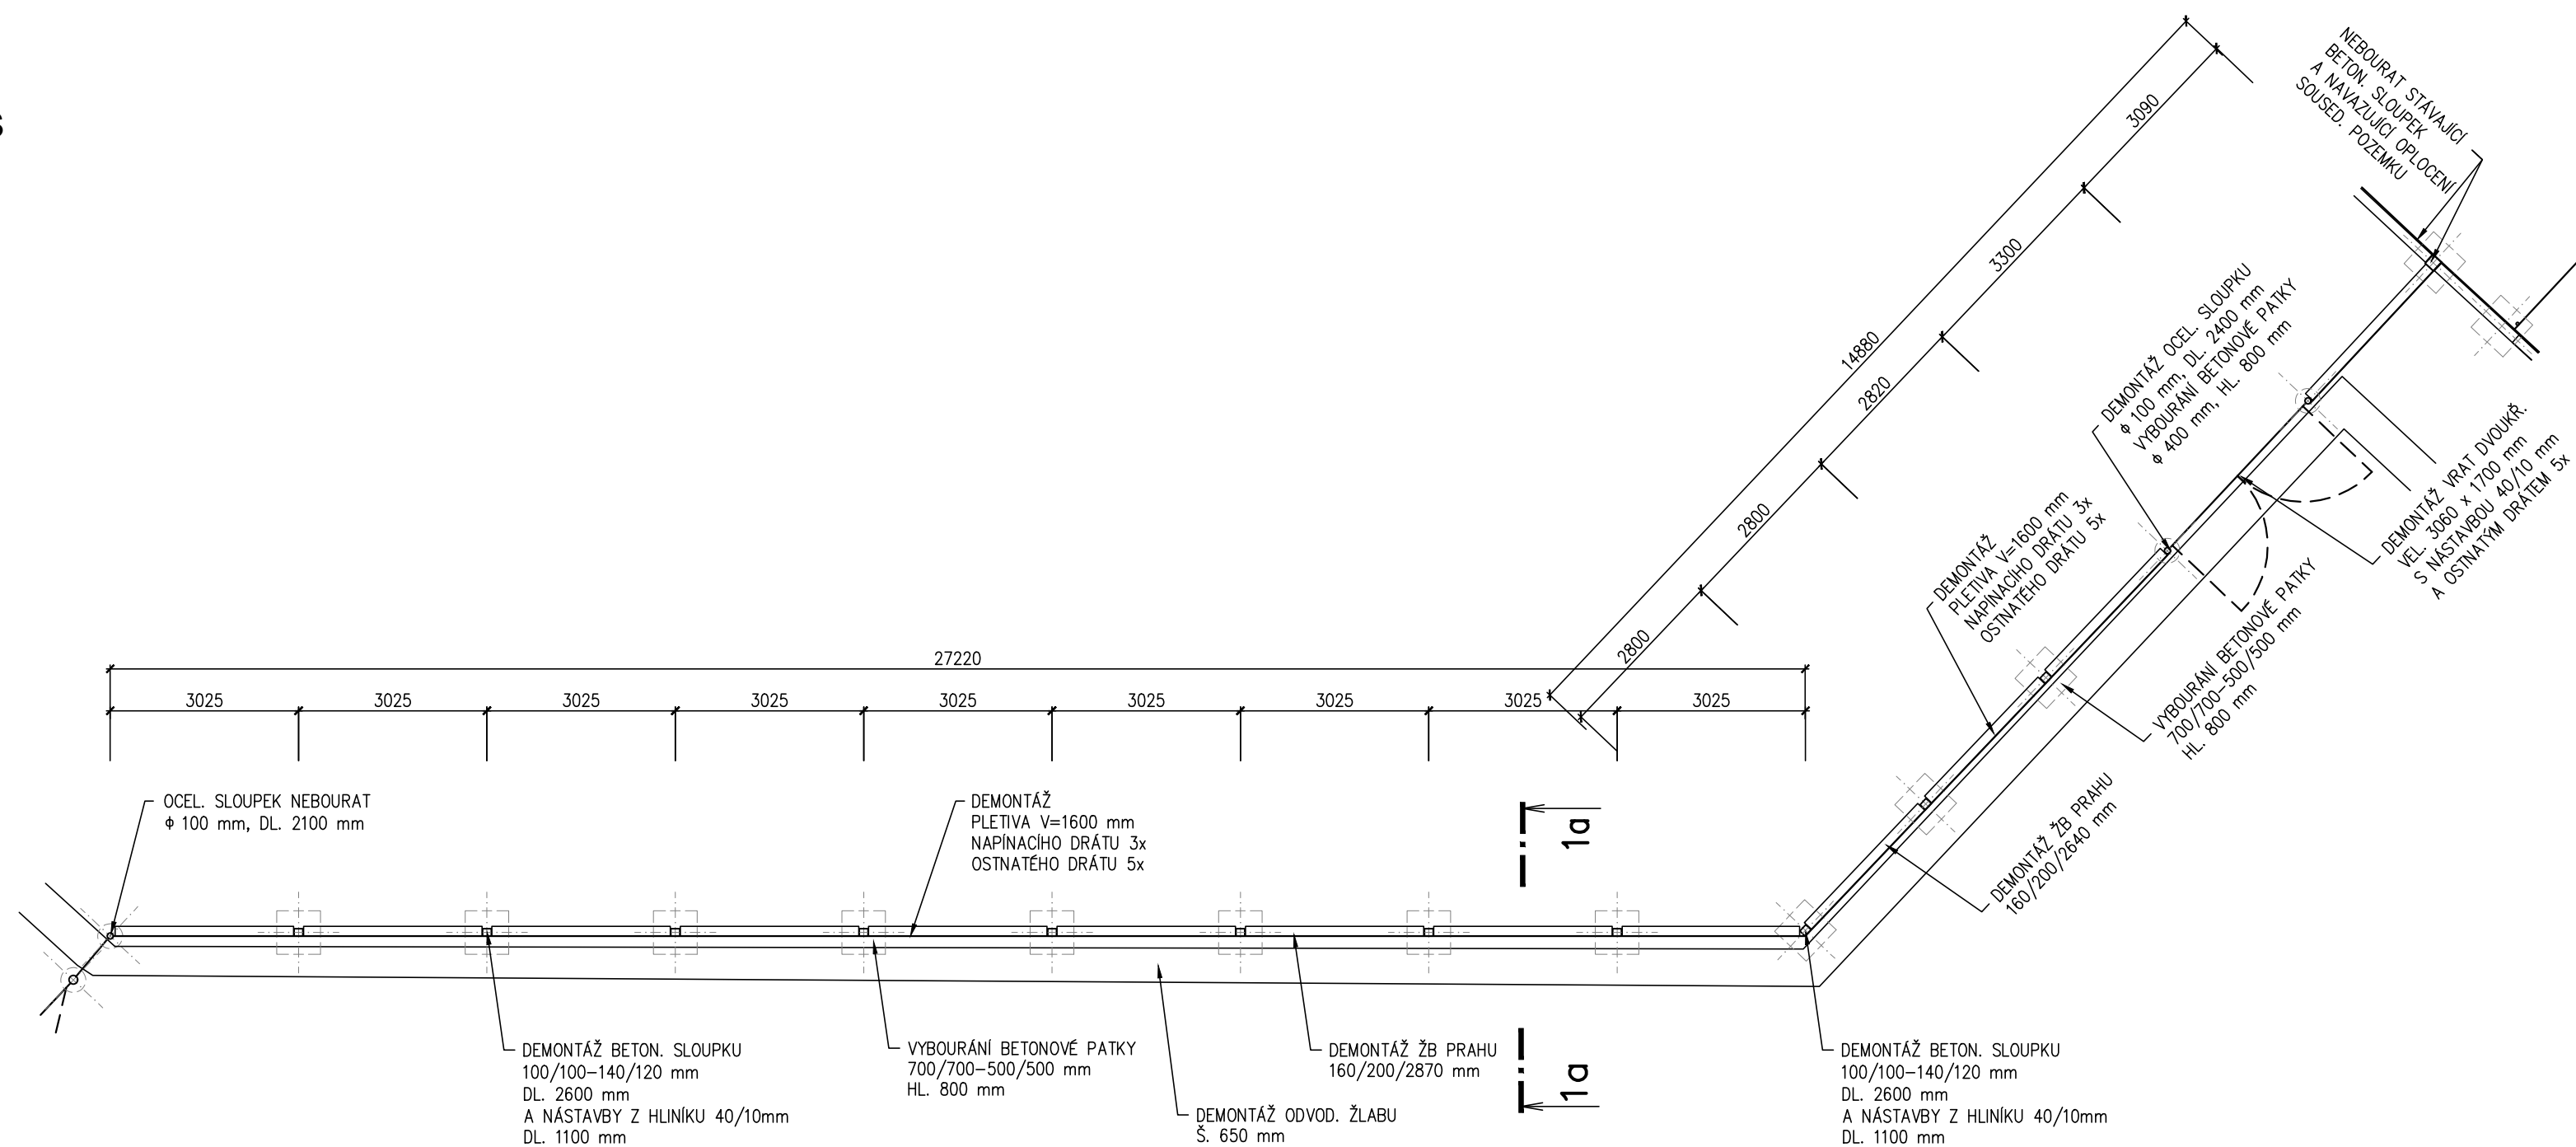


ROZVINUTÝ POHLED

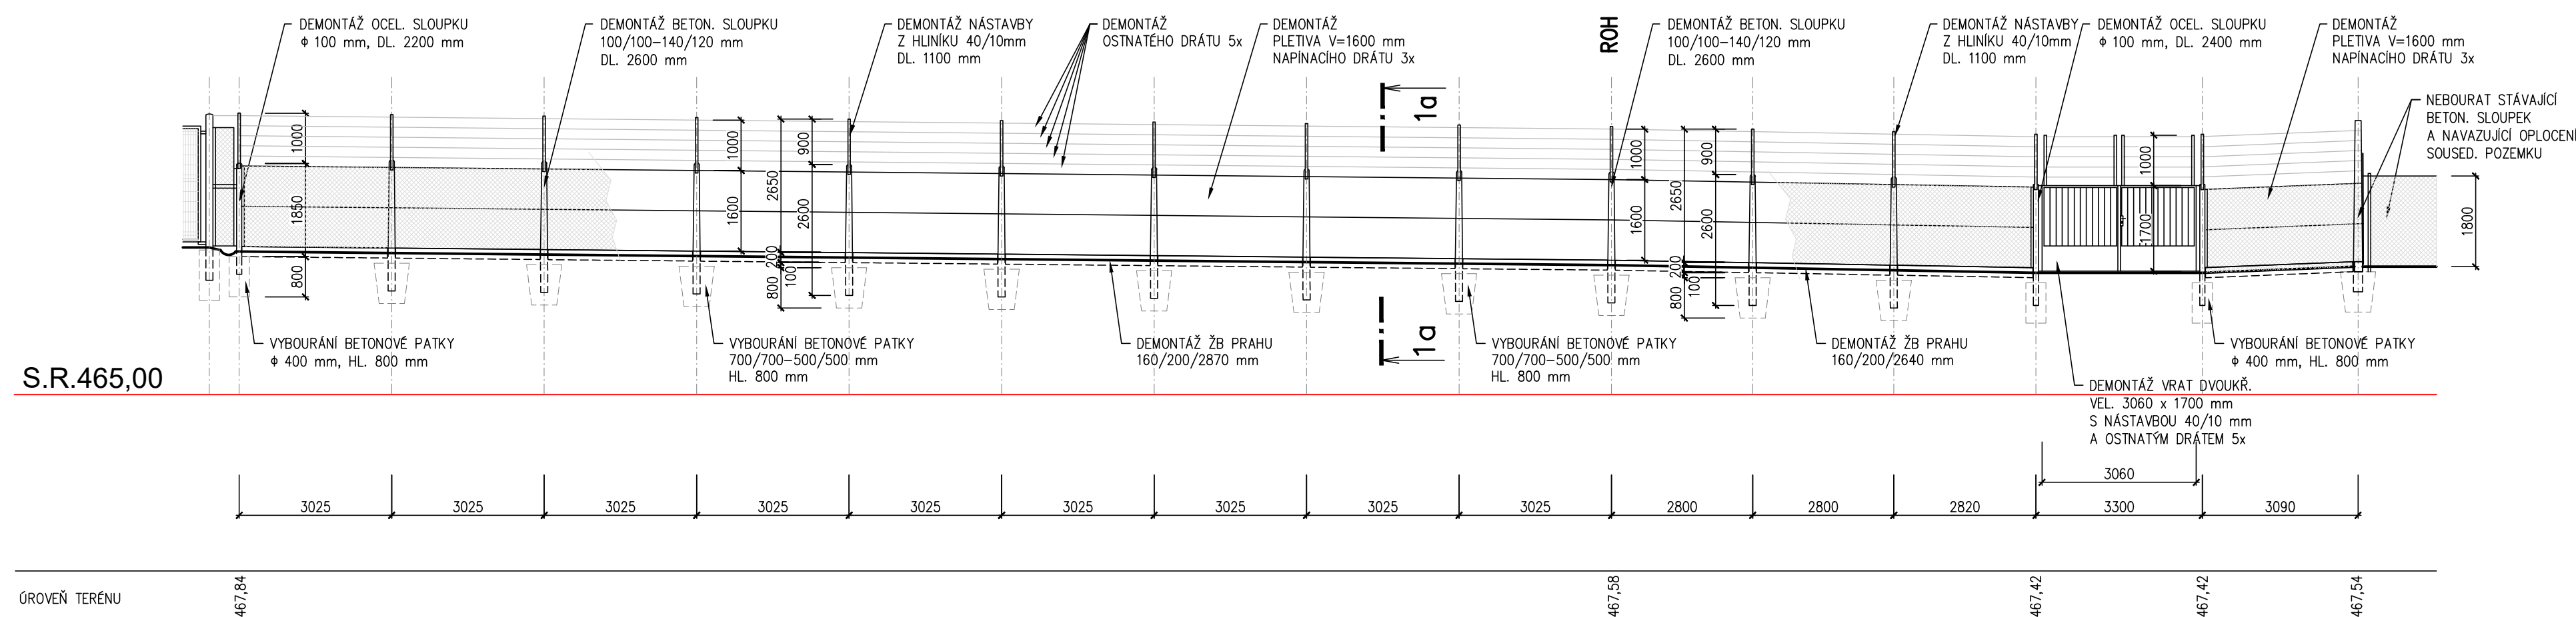

POZNÁMKA

PODĚL OPLOCENÍ BUDE VYROURAN STÁVAJÍCÍ ŽLAB Z PŘÍKOPÝCH TVÁRNIC, ASFALTOVÁ KOMUNIKACE ODŘÍZNUTA CCA 1,3 OD HRANICE POZEMKU A PROVEDEN VÝKOP DO HLUBKY 400 mm OD STÁVAJÍCÍ ÚROVNĚ

ŘEZ 1a-1a

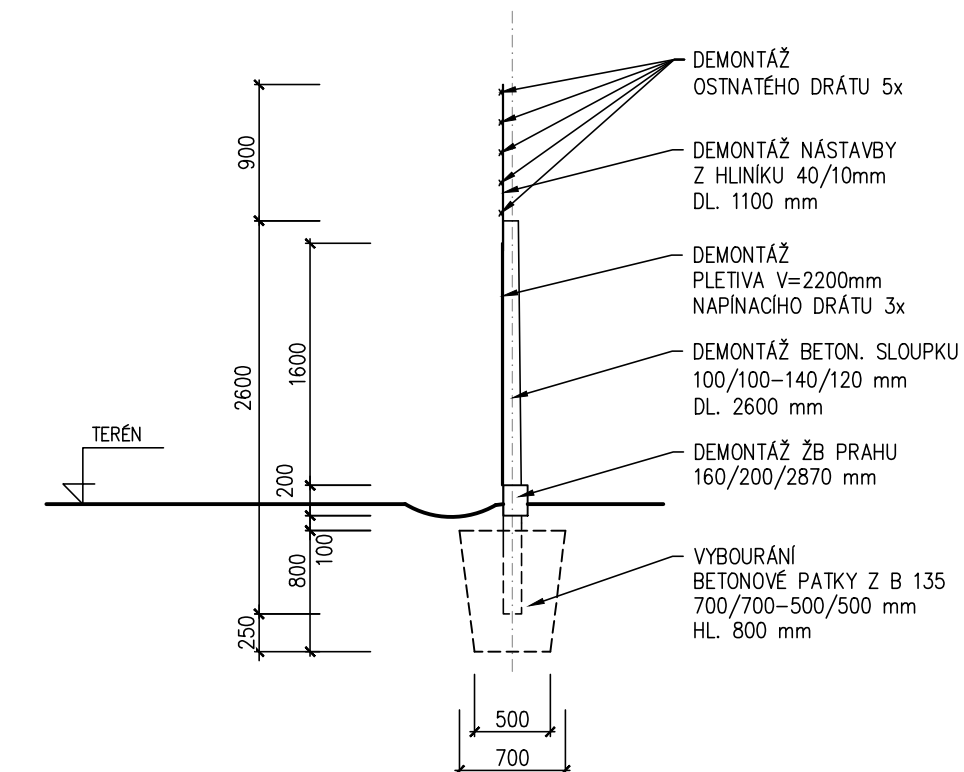

AUTORIZACE:

NÁZEV AKCE	TR LIPNICE – OBNOVA TRANSFORMOVNY	Č. STAVBY:102 0002 421 Č. OBJ.: 1430 002 7035	
STAVEBNÍK	EGD, a.s., LIDICKÁ 1873/36, 602 00 BRNO	eg.d	
STATUS/STUPEŇ	DOKUMENTACE PRO PROVÁDĚNÍ STAVBY (DPS)		
ČÁST	D.1 DOKUMENTACE STAVEBNÍHO NEBO INŽENÝRSKÉHO OBJEKTU		
ZHOT. DOKUMENTACE	EGD, a.s., LIDICKÁ 1873/36, 602 00 BRNO	eg.d	
KONTAKTNÍ OSOBA	Ing. PETR ŠPÍČÁK, petr.spicak@egd.cz, tel.:535 141 951		
ARCHIVNÍ ČÍSLO			
ZOD. PROJEKTANT	Ing. KVĚTOSLAVA ŘEZNÍKOVÁ		DATUM: 05-2022
VYPRACOVAL	Ing. KVĚTOSLAVA ŘEZNÍKOVÁ		ČÍSLO VÝK/DOK: 03
KONTROLOVAL	Ing. PETR ŠPÍČÁK		
MÍSTO STAVBY	TR 110/22 kV LIPNICE, 373 12 JÍLOVICE U TRHOVÝCH SVINŮ	KÓD LOKALITY: LIP	
S0/PS	S047 – OPLOCEŇÍ	MĚŘÍTKO: M 1:100	
MAJETKOVÁ TŘÍDA	CZD000018	FORMÁT: 6x4A	
DRUH DOKUMENTU	PŮDORYS, POHLED	LIST/CELKEM: 1/1	
NÁZEV DOKUMENTU	BOURÁNÍ OPLOCEŇÍ ÚSEK Č. 2	ARCHIVNÍ ČÍSLO EGD:	