



PŮDORYS

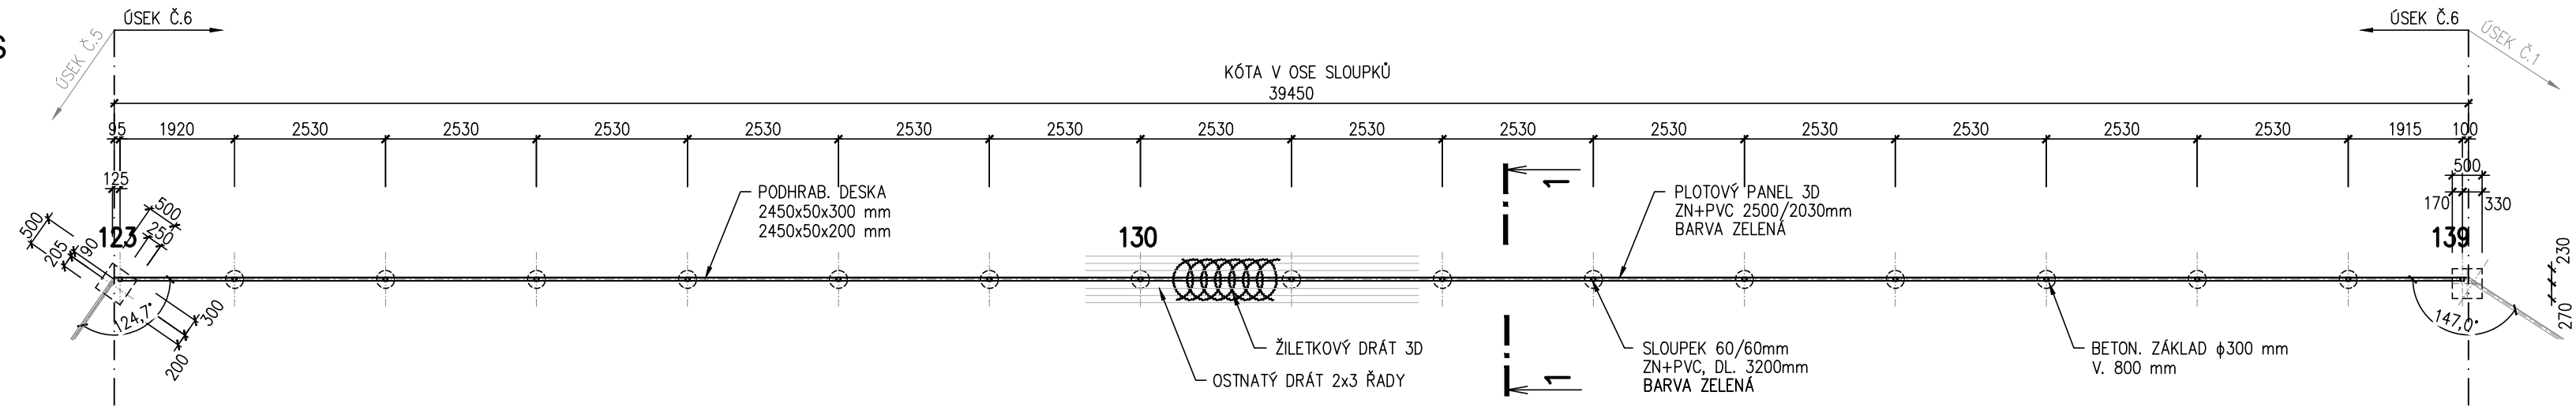

POHLED

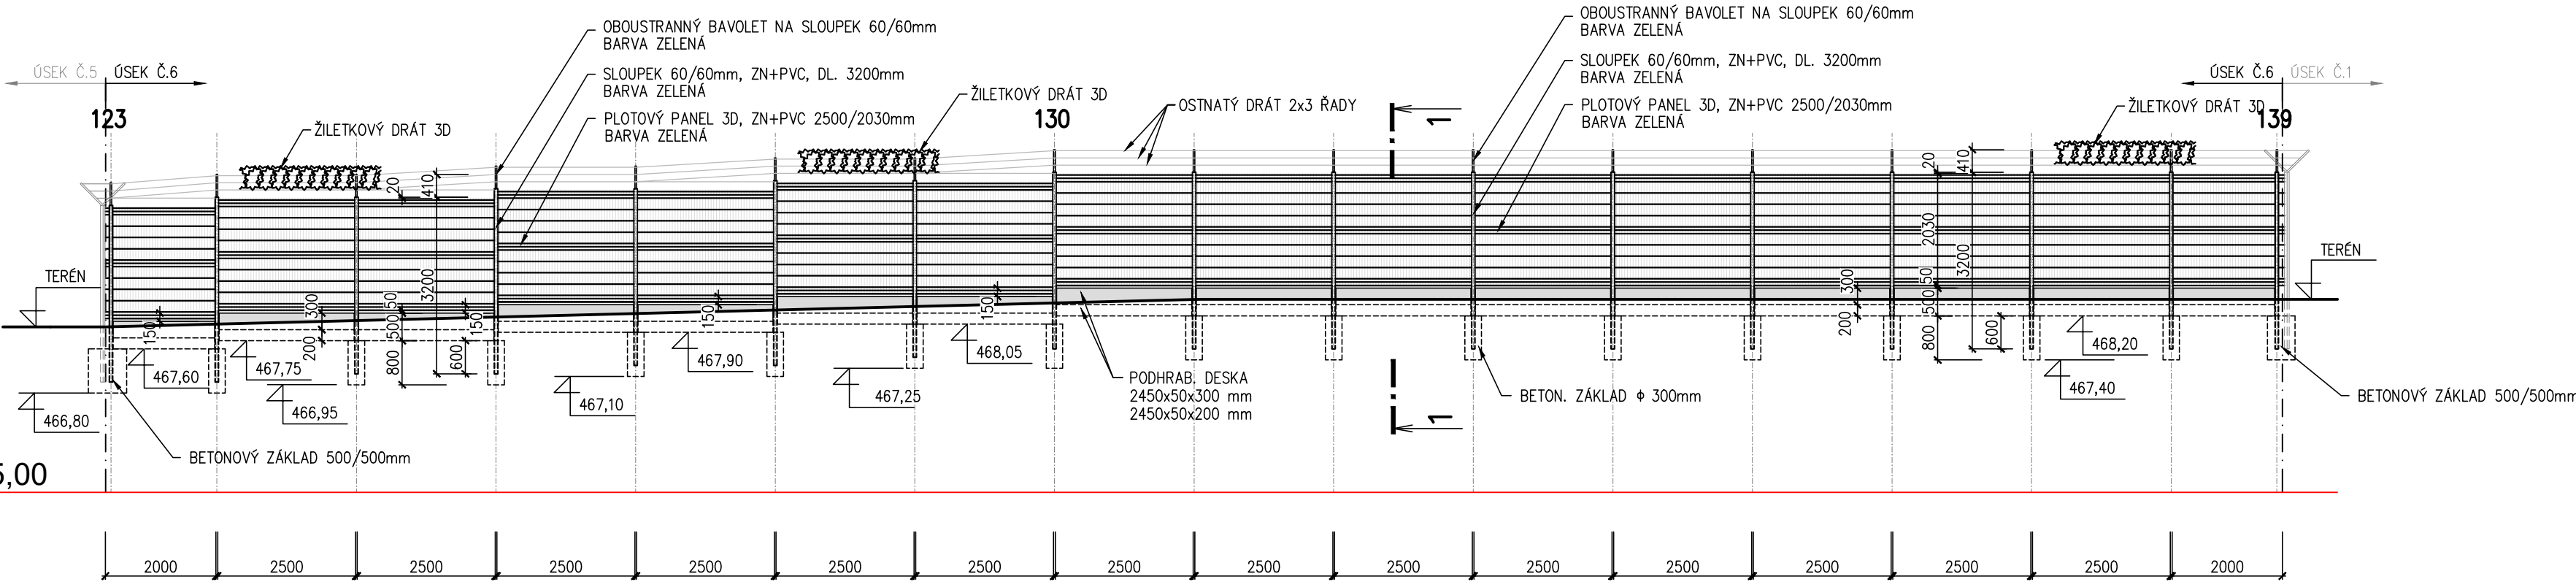


ÚSEK Č. 6

POZNÁMKA

OPLOCENÍ BUDE PROVEDENO DLE TNS 80 9000.1 – TECHNICKÁ OPATŘENÍ – OPLOCENÍ A NAVAZUJÍCÍ TNS 80 9001 AŽ TNS 80 9015
PRO VRTÁNÍ BUDE SEJMUTA ZEMINA V ŠÍŘCE MIN. 600 mm NA ÚROVEŇ HORNÍ HRANY ZÁKLADU
DÍRY ZÁKLADY ϕ 300 mm PRO SLOUPKY BUDOU VRTANÉ, ČTVERCOVÉ A ODBÉLNÍKOVÉ VÝKOPY BUDOU KOPANÉ, ZÁKLADY Z BETONU C 25/30

ŘEZ 1-1
M 1:50

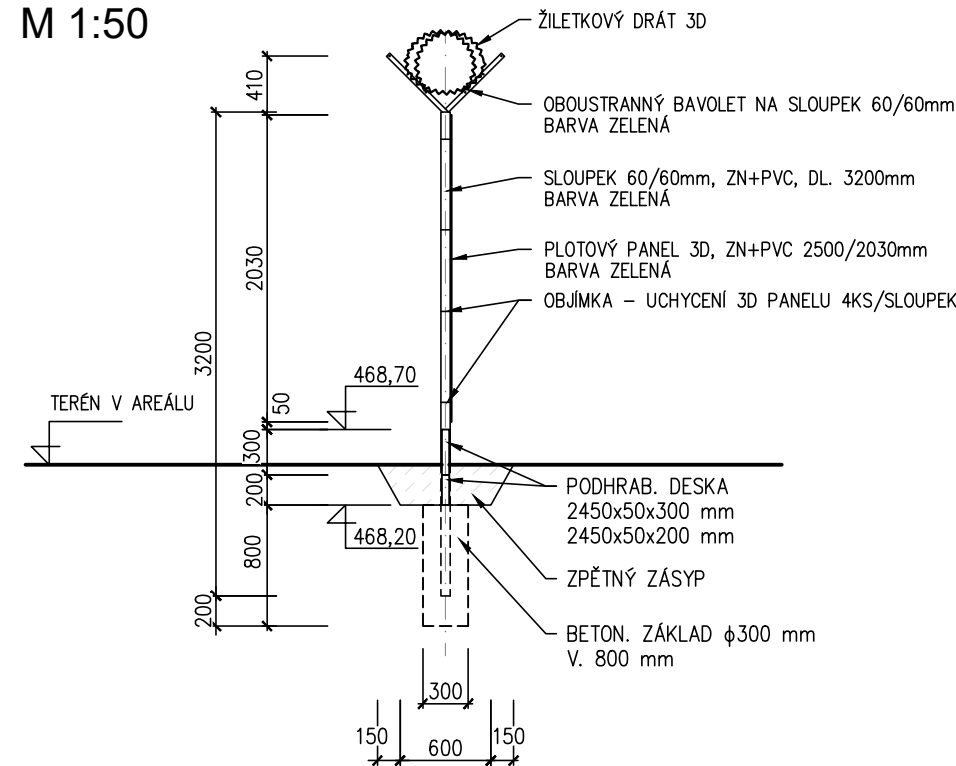

NÁZEV AKCE	TR LIPNICE - OBNOVA TRANSFORMOVNY	Č. STAVBY:102 0002 421
STAVEBNÍK	EG.D, a.s., LIDICKÁ 1873/36, 602 00 BRNO	Č. OBJ.: 1430 002 7035
STATUS/STUPEŇ	DOKUMENTACE PRO PROVÁDĚNÍ STAVBY (DPS)	eg-d
ČÁST	D.1 DOKUMENTACE STAVEBNÍHO NEBO INŽENÝRSKÉHO OBJEKTU	
ZHOT. DOKUMENTACE	EG.D, a.s., LIDICKÁ 1873/36, 602 00 BRNO	eg-d
KONTAKTNÍ OSOBA	Ing. PETR ŠPIČÁK, petr.spicak@egd.cz, tel.:535 141 951	
ARCHIVNÍ ČÍSLO		
ZOD. PROJEKTANT	Ing. KVĚTOSLAVA ŘEZNÍKOVÁ	DATUM: 05-2022
VYPRACOVAL	Ing. KVĚTOSLAVA ŘEZNÍKOVÁ	ČÍSLO VÝK/DOK: 13
KONTROLOVAL	Ing. PETR ŠPIČÁK	
MÍSTO STAVBY	TR 110/22 kV LIPNICE, 373 12 JÍLOVICE U TRHOVÝCH SVINŮ	KÓD LOKALITY: LIP
SO/PS	S047 - OPLOCENÍ	MĚŘÍTKO: M 1:100
MAJETKOVÁ TŘÍDA	CZD00018	FORMÁT: 4xA4
DRUH DOKUMENTU	PŮDORYS, POHLED	LIST/CELKEM: 1/1
NÁZEV DOKUMENTU	NOVÉ OPLOCENÍ ÚSEK Č. 6	ARCHIVNÍ ČÍSLO EG.D: