


POZNÁMKA:
ČERVENĚ VYZNAČENY NOVÉ BLESKOVODY
MODŘE VYZNAČENY STÁVAJÍCÍ KONSTRUKCE BLESKOSVODŮ
FIALOVĚ VYZNAČEN OCHRANNÝ PROSTOR
OCHRANA PŘED BLESKEM ROZVODNÝ 110 kV PODLE ČSN EN 62305–3, POUŽITA
METODA VALÍCÍ SE KOULE O POLOMĚRU 30 METRŮ
ROZVODNA 110 kV BYLA ZAŘAZENA DO LPS TŘÍDY II
JKB – JÍMACÍ KONSTRUKCE BLESKOSVODU
JSB – JÍMACÍ SVOD BLESKOVODU

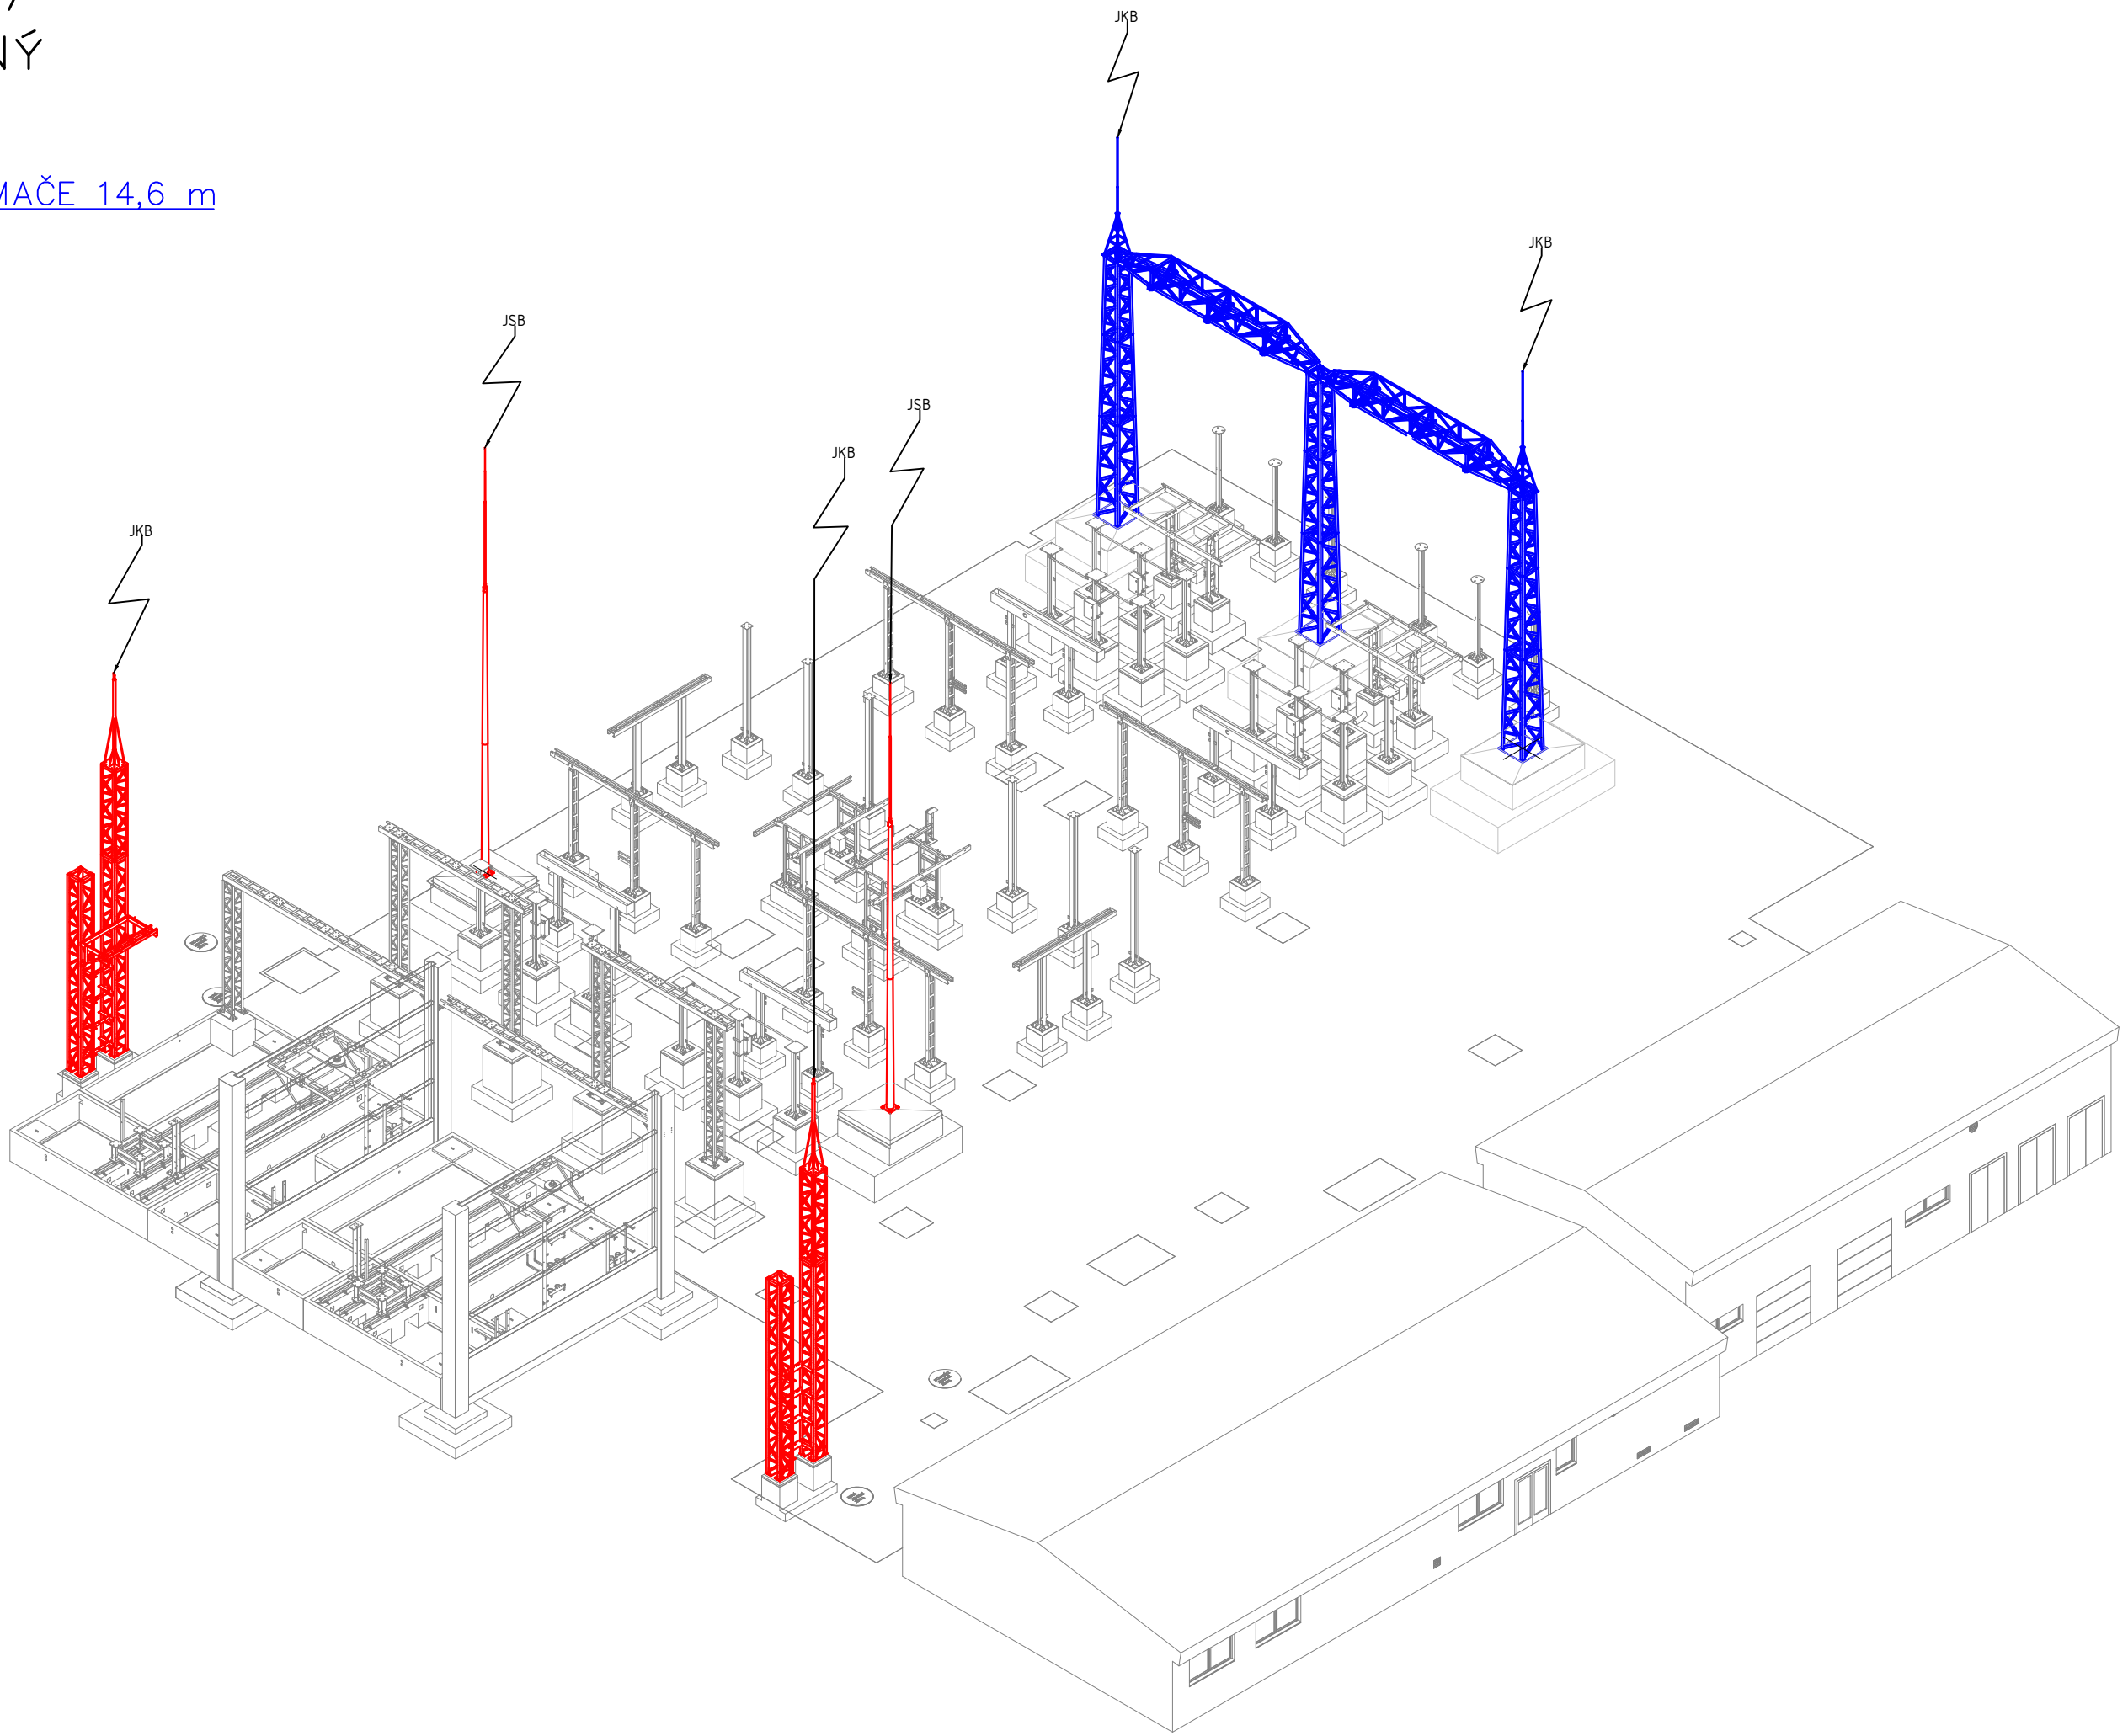

AUTORIZACE:

NÁZEV AKCE	TR LIPNICE - OBNOVA TRANSFORMOVNY	Č. STAVBY: 102 0002 421
STAVEBNÍK	EG.D, a.s., LIDICKÁ 1873/36, 602 00 BRNO	Č. OBJ.: 1430 002 7035
STATUS/STUPEŇ	DOKUMENTACE PRO PROVÁDĚNÍ STAVBY	eg.d
ČÁST	D.2 DOKUMENTACE TECHNICKÝCH A TECHNOLOGICKÝCH ZAŘÍZENÍ	
ZHOT. DOKUMENTACE	EG.D, a.s., LIDICKÁ 1873/36, 602 00 BRNO	eg.d
KONTAKTNÍ OSOBA	Ing. PAVEL DYMÁČEK, pavel.dymacek@egd.cz, tel.: 530 301 474	
ARCHIVNÍ ČÍSLO		
ZOD. PROJEKTANT	ING. PAVEL DYMÁČEK	DATUM: 03-2022
VYPRACOVAL	ING. PAVEL DYMÁČEK, ING. JIŘÍ ČÁSLAVA	ČÍSLO VÝK/DOK:
KONTROLOVAL	ING. PETR ŠPIČÁK	D.2b-16
MÍSTO STAVBY	TR 110/22 kV LIPNICE, 373 12, JÍLOVICE U TRHOVÝCH SVINŮ	KÓD LOKALITY: LIP
SO/PS	PS 09 ROZVODNA 110 kV - TECHNOLOGIE	MĚŘÍTKO: M1:200
MAJETKOVÁ TŘÍDA	CZ00003B	FORMÁT: A1
DRUH DOKUMENTU	PŮDORYS NOVÝ STAV	LIST/CELKEM: 1/1
NÁZEV DOKUMENTU	OCHRANA PŘED BLESKEM 110 kV PŮDORYS - NOVÝ STAV	ARCHIVNÍ ČÍSLO EG.D:

Soubor: LIP_PS09_16_OCHRANA_PŘED_BLESKEM_110_KV_PŮDORYS_NOVÝ_STAV.DWG