

POZNÁMKA:


VÝKRES VZNIKL A SLOUŽÍ POUZE PRO ÚČELY PROVIZORIÍ, NEJEDNÁ SE O VÝKRES SKUTEČNÉHO STAVU TECHNOLOGIE!

ČERVENOU BARVOU JSOU VYZNAČENY NOVÉ PRVKY V R110 KV.

KABEL 22 KV ULOŽIT DLE MOŽNOSTI V SOULADU S PNE 341050

MATERIÁL:

LANOVÉ PROPOJE PROVIZORIA BUDOU PROVEDENY LANEM 362 AL1/59-ST1A (NOVÉ)
KABEL 1x240-AXEKVCEY PRO NAPOJENÍ MOBILNÍ TR BUDE DODÁN Z PROVOZNÍCH REZERV
ODPOJOVAČE OT110 BUDOU DODÁNY Z PROVOZNÍCH REZERV
SVORKOVÝ MATERIÁL BUDE DODÁN NOVÝ
NA ODPOJOVAČÍCH SVORKA LANO-ROUBÍK ELBA 321 337.1

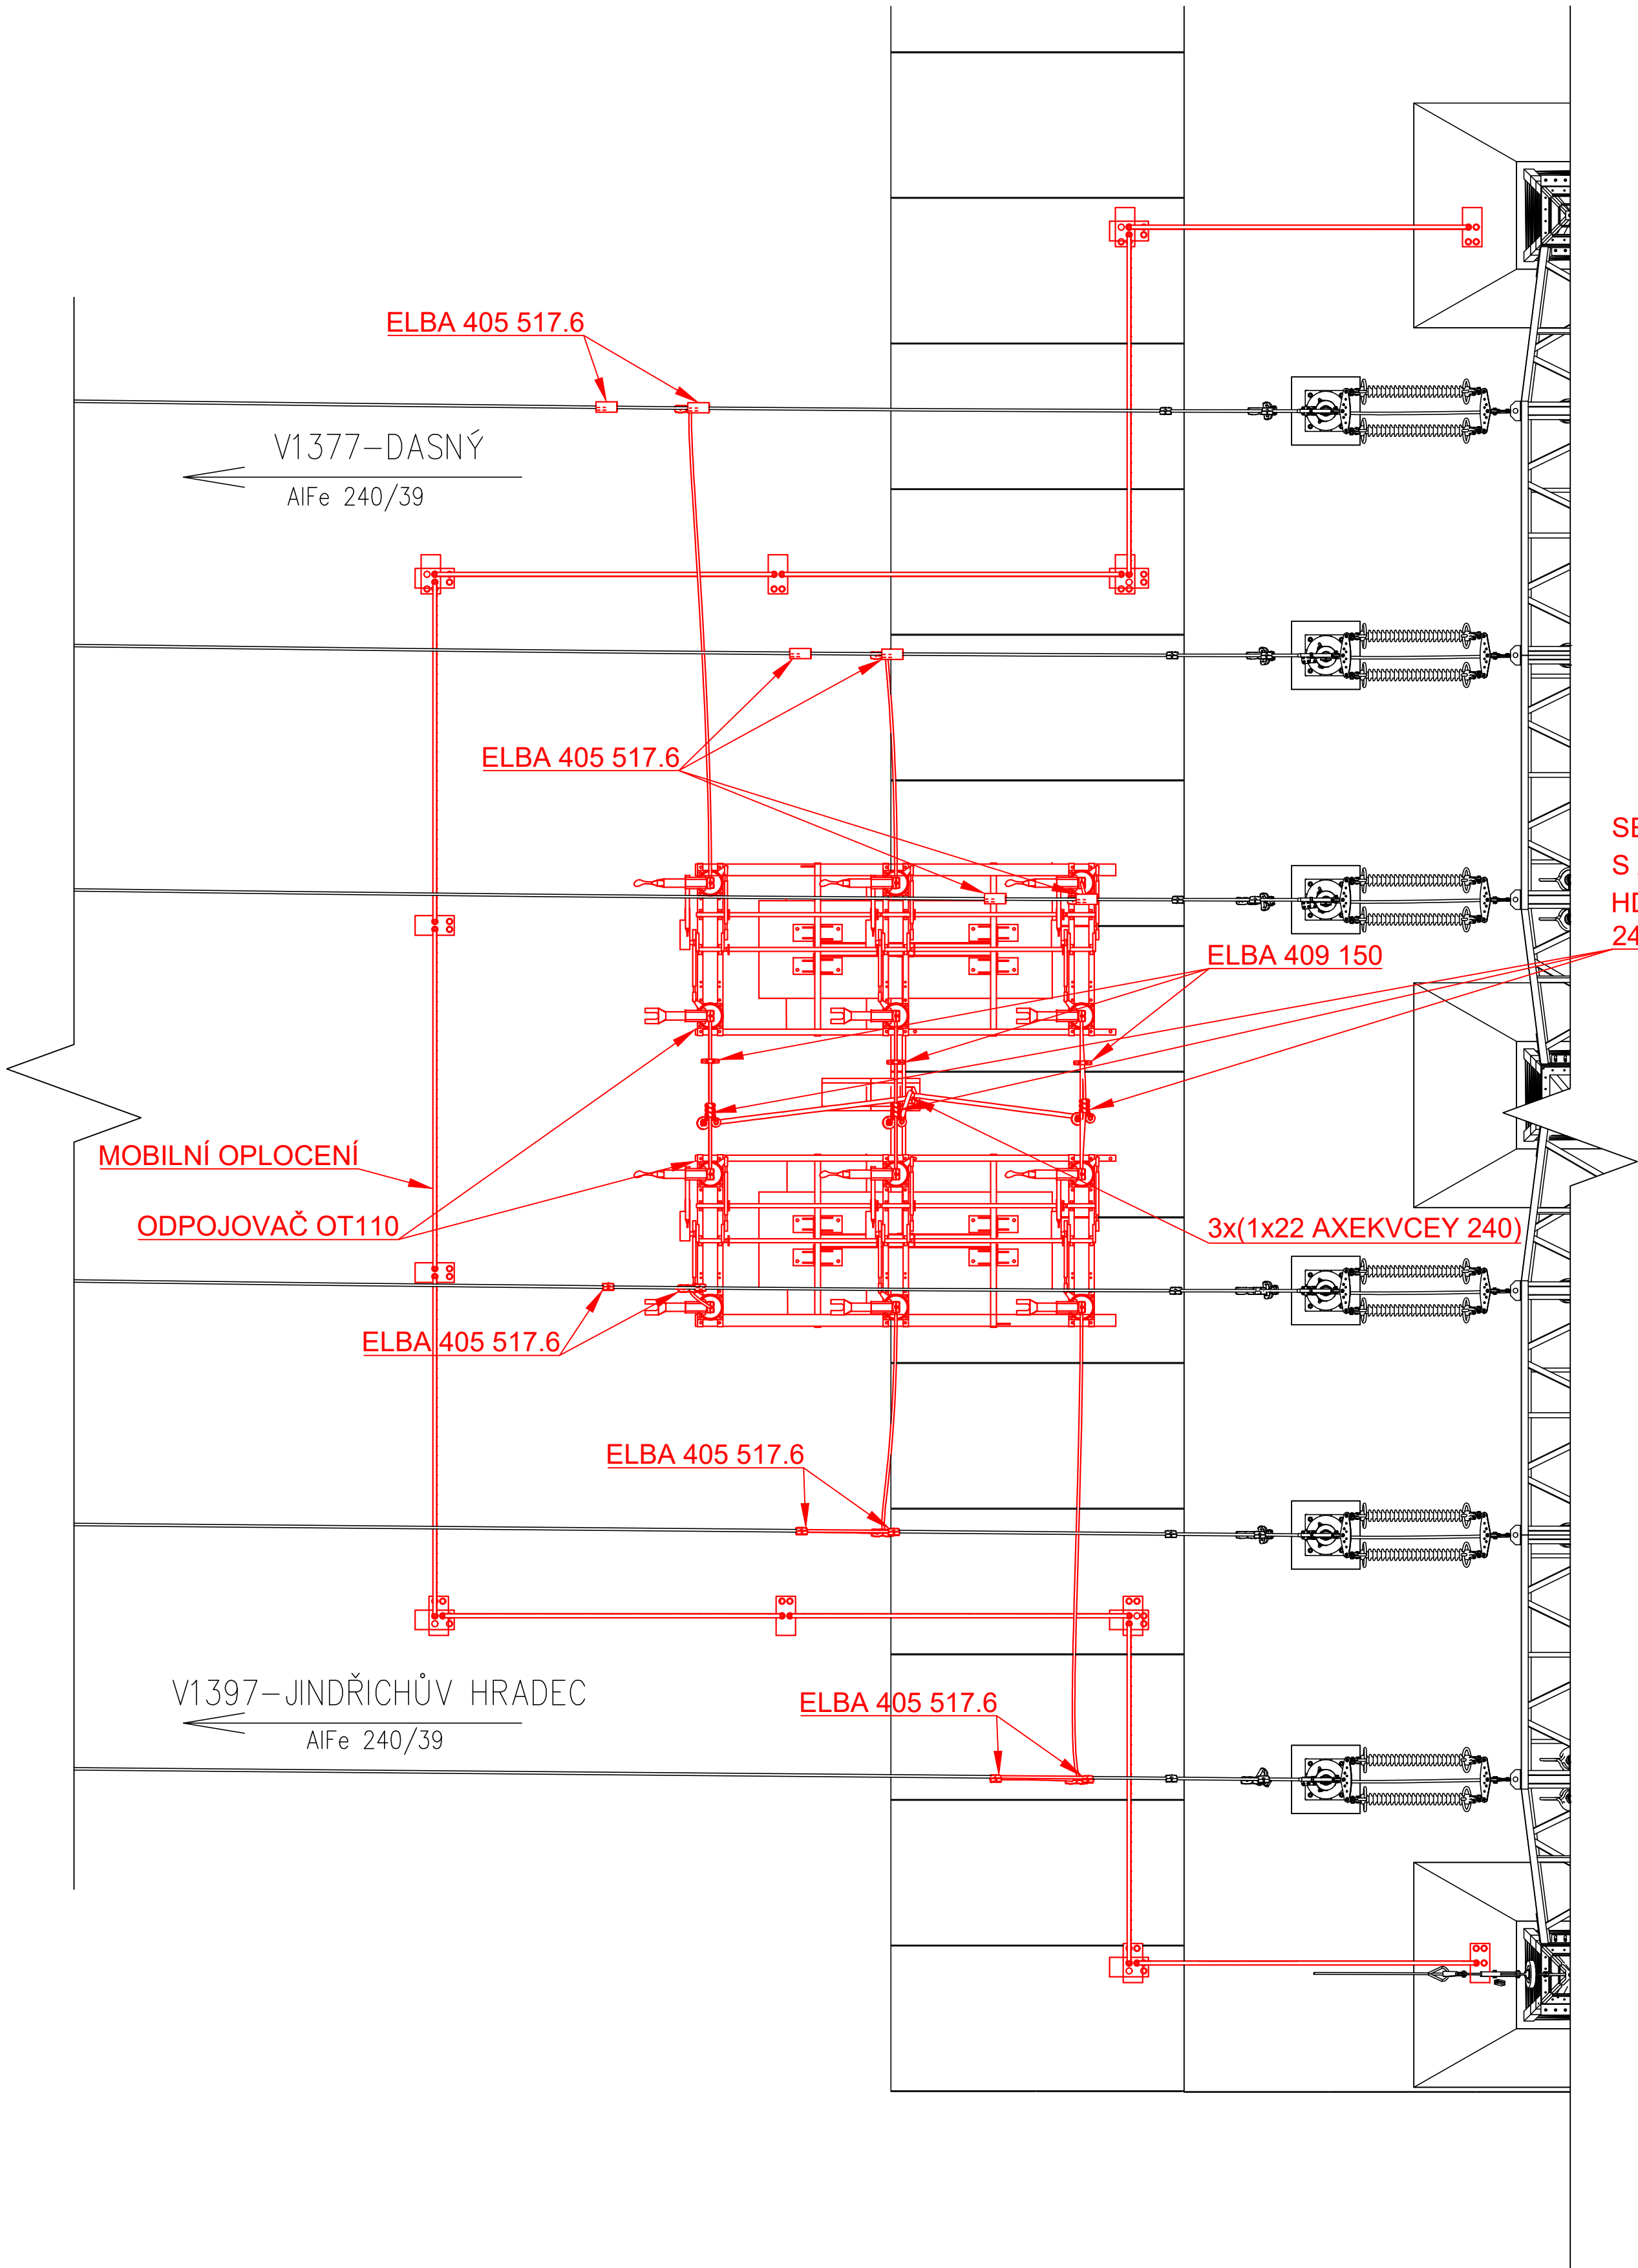

SESTAVA SVORKA LANO-PRAPOREC ELBA 414 237.7
S AL PASEM UMOŽŇUJÍCÍM PŘIPOJENÍ SVODIČE
HDA24-MA A KABELOVÉ KONCOVKY POLT-24D-1X+GPH
240x12 KABELU 22 AXEKVCEY 240

AUTORIZACE:

NÁZEV AKCE	TR LIPNICE - OBNOVA TRANSFORMOVNY	Č. STAVBY: 102 0002 421
STAVEBNÍK	EGD, a.s., LIDICKÁ 1873/36, 602 00 BRNO	Č. OBJ.: 14300027035
STATUS/STUPEŇ	DOKUMENTACE PRO PROVÁDĚNÍ STAVBY	eg-d
ČÁST	D.1 DOKUMENTACE STAVEBNÍCH A INŽENÝRSKÝCH CELKŮ	
ZHOT. DOKUMENTACE	EGD, a.s., LIDICKÁ 1873/36, 602 00 BRNO	eg-d
KONTAKTNÍ OSOBA	Ing. JIŘÍ ČÁSLAVA, jiri.caslava@eqd.cz, tel.: 530 301 254	
ARCHIVNÍ ČÍSLO		
ZOD. PROJEKTANT	ING. JIŘÍ ČÁSLAVA	DATUM: 03/2022
VYPRACOVAL	ING. JIŘÍ ČÁSLAVA	ČÍSLO VÝK/DOK: 20
KONTROLOVAL	ING. JAN POLÁČEK	
MÍSTO STAVBY	TR 110/22 KV LIPNICE, 373 12, JÍLOVICE U TRHOVÝCH SVINŮ	KÓD LOKALITY: LIP
SO/PS	S011 - VEDENÍ 22 KV KABELOVÉ	MĚŘÍTKO: 1:50
MAJETKOVÁ TŘÍDA	CZD00005	FORMÁT: 6x44
DRUH DOKUMENTU	PŮDORYS	LIST/CELKEM: 1/1
NÁZEV DOKUMENTU	PŮDORYS TR 110/22 KV LIP PROVIZORNÍ STAV	ARCHIVNÍ ČÍSLO EGD: