



PŮDORYS M 1:50

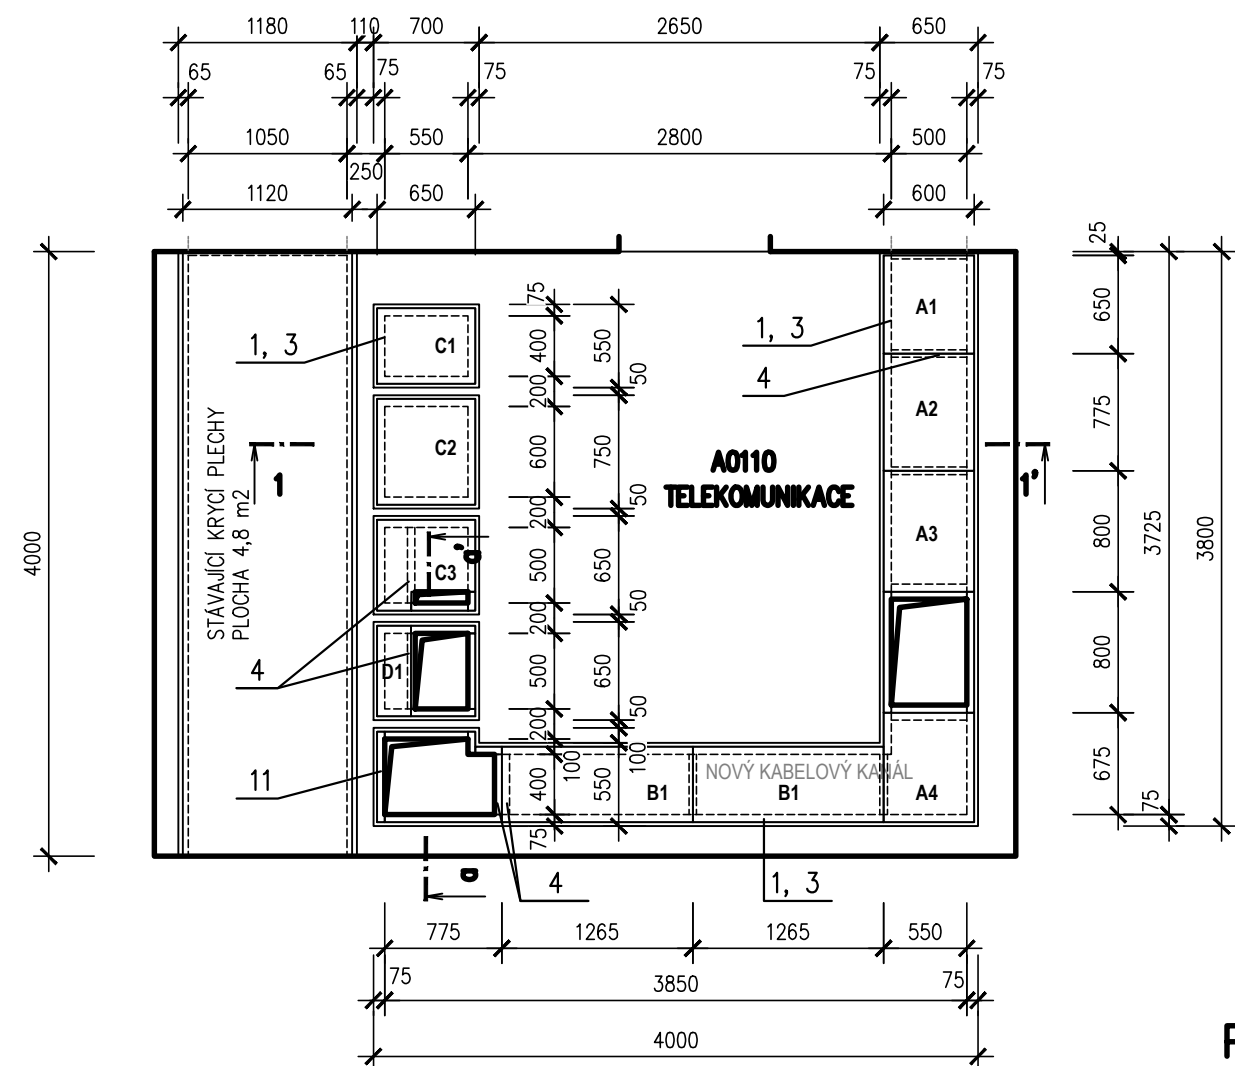


A - PLECHY ŠÍŘKY 600 mm

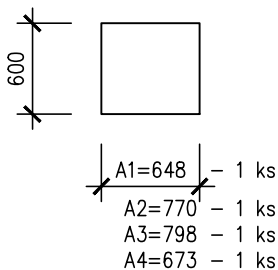


C - PLECHY ŠÍŘKY 650 mm


C3 UPRAVIT DLE POLOHY ROZVÁDĚČE

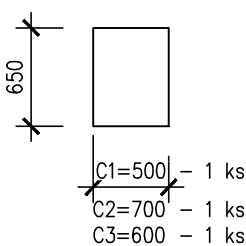


B1 - PLECH - 6 ks

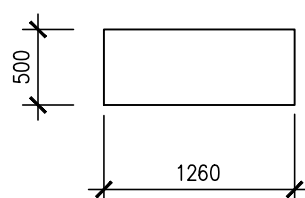


D1 - PLECH - 1 ks

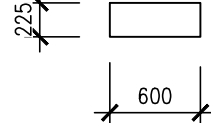

ŘEZ 1-1' M 1:10

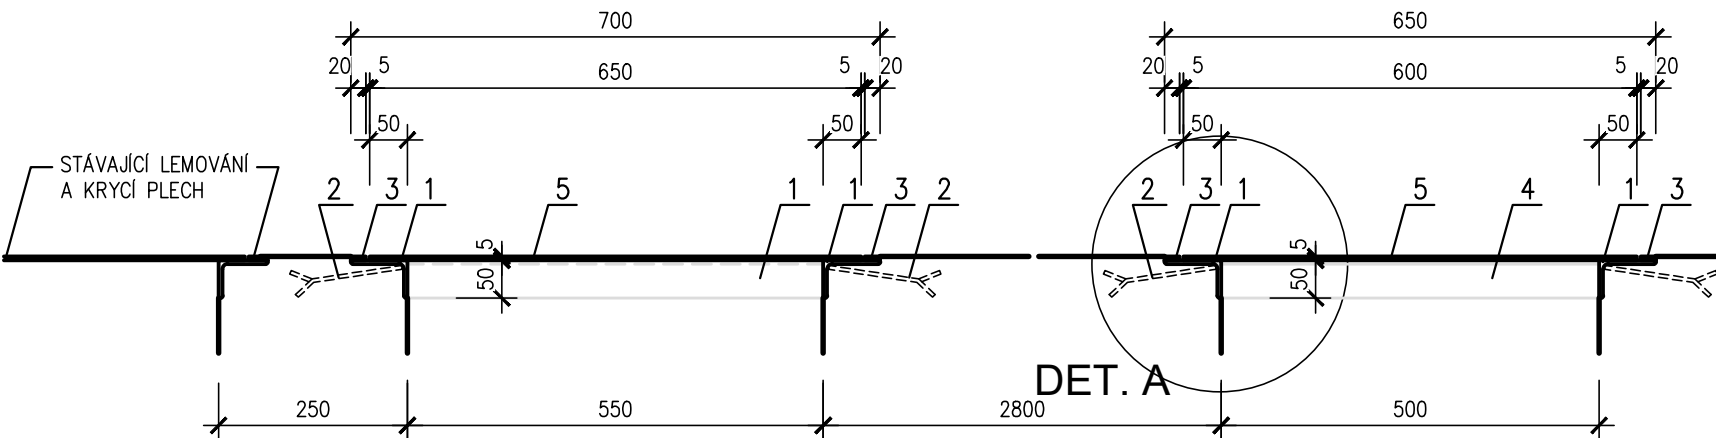


ŘEZ a-a' M 1:10

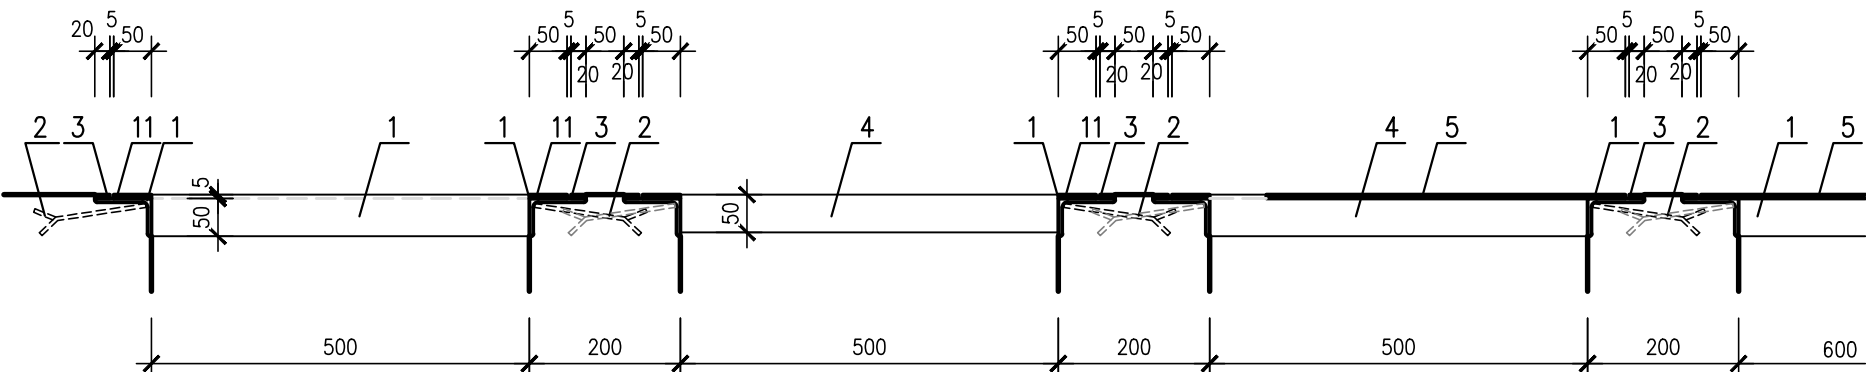

DET. A

M 1:5

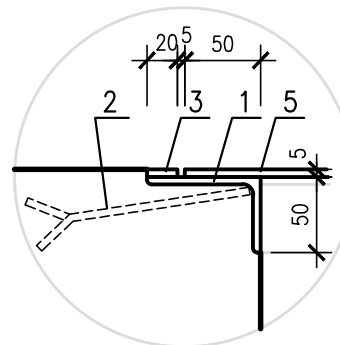

POZNÁMKA

LEMUJÍCÍ RÁMY OSADIT DO PODLAHY PŘI JEJÍ BETONÁŽI
PŘÍČNÍKY BUDOU PŘIVÁŘENY K LEMUJÍCÍMU ÚHELNÍKU V ROZTEČI DLE OSAZOVANÝCH ROZVÁDĚČŮ
OTVORY PRO PROSTUP KABELŮ K TECHNOLOGII MIMO ROZVÁDĚČ BUDOU VYŘEZÁNY, VYVRTÁNY NA MÍSTĚ DLE POTŘEBY
OTVORY PRO KOTVENÍ ROZVÁDĚČŮ BUDOU VYVRTÁNY NA MÍSTĚ DLE POTŘEBY
KRYCÍ PLECHY BUDOU OPATŘENY OTVOREM PRO ZVEDNUTÍ HÁKEM
POVRCHOVÁ ÚPRAVA 1x ZÁKLADNÍ NÁTĚR + 2x SVRCHNÍ NÁTĚR V BARVĚ RAL 7001
ZE STÁVAJÍCÍCH PLECHŮ A LEMUJÍCÍCH ÚHELNÍKŮ, ODSTRANIT NESOUDRŽNÉ NÁTĚRY A PŘETŘÍT MIN. 2x V BARVĚ RAL 7001

VÝPIS MATERIÁLU

OZN.	NÁZEV	MATERIÁL	MNOŽSTVÍ m(2)	HMOTNOST kg/(m(2)	CELKEM kg
1	RÁM – LEMOVACÍ ÚHELNÍK	L 75/50/5 mm	25,75	4,75	122,31
2	PRACNÝ	PÁSOVINA 50/3, dl. 0,150 m á 0,9 m	4,80	1,18	5,66
3	LEMOVÁNÍ – ZARÁŽKA	PÁSOVINA 20/5 mm	26,40	0,785	20,72
4	PŘÍČNÍKY, NOSNÝ RÁM PLECHŮ	L 50/50/5 mm	5,10	3,77	19,23
5	RÝHOVANÝ PLECH	TL. 5 mm	4,34	40,0	173,60
11	LEMOVÁNÍ – POD ROZVÁDĚČI	PÁSOVINA 50/5 mm	4,65	1,96	9,10
CELKEM					350,62
PROŘEZ + SVARY 5%					17,53
CELKEM 1 ks					368,15

±0,000=468,03

NÁZEV AKCE	TR LIPNICE – OBNOVA TRANSFORMOVNY	Č. STAVBY:102 0002 421
STAVEBNÍK	EG.D, a.s., LIDICKÁ 1873/36, 602 00 BRNO	Č. OBJ.: 1430 002 7035
STATUS/STUPEŇ	DOKUMENTACE PRO PROVÁDĚNÍ STAVBY (DPS)	eg.d
ČÁST	D.1.1 ARCHITEKTONICKO STAVEBNÍ ŘEŠENÍ	
ZHOT. DOKUMENTACE	EG.D, a.s., LIDICKÁ 1873/36, 602 00 BRNO	eg.d
KONTAKTNÍ OSOBA	Ing. PETR ŠPIČÁK, petr.spicak@eqd.cz, tel.:535 141 951	
ARCHIVNÍ ČÍSLO		
ZOD. PROJEKTANT	Ing. KVĚTOSLAVA ŘEZNÍKOVÁ	DATUM: 05-2022
VYPRACOVAL	Ing. KVĚTOSLAVA ŘEZNÍKOVÁ	ČÍSLO VÝK/DOK: 30
KONTROLOVAL	Ing. PETR ŠPIČÁK	
MÍSTO STAVBY	TR 110/22 kV LIPNICE, 373 12 JÍLOVICE U TRHOVÝCH SVINŮ	KÓD LOKALITY: LIP
SO/PS	SO30 – TECHNOLOGICKÉ BUDOVY	MĚŘÍTKO: M 1:50
MAJETKOVÁ TŘÍDA	CZD00015	FORMÁT: 3xA4
DRUH DOKUMENTU	PŮDORYS, ŘEZ	LIST/CELKEM: 1/1
NÁZEV DOKUMENTU	ZÁMEČNICKÉ VÝROBKY – Z3 ZAKRYTÍ KABEL. KANÁLŮ M. Č. A0110	ARCHIVNÍ ČÍSLO EG.D: